



D-RDR DETALHE-RAIO DE DRENO DA GARAGEM
ESCALA 1:20

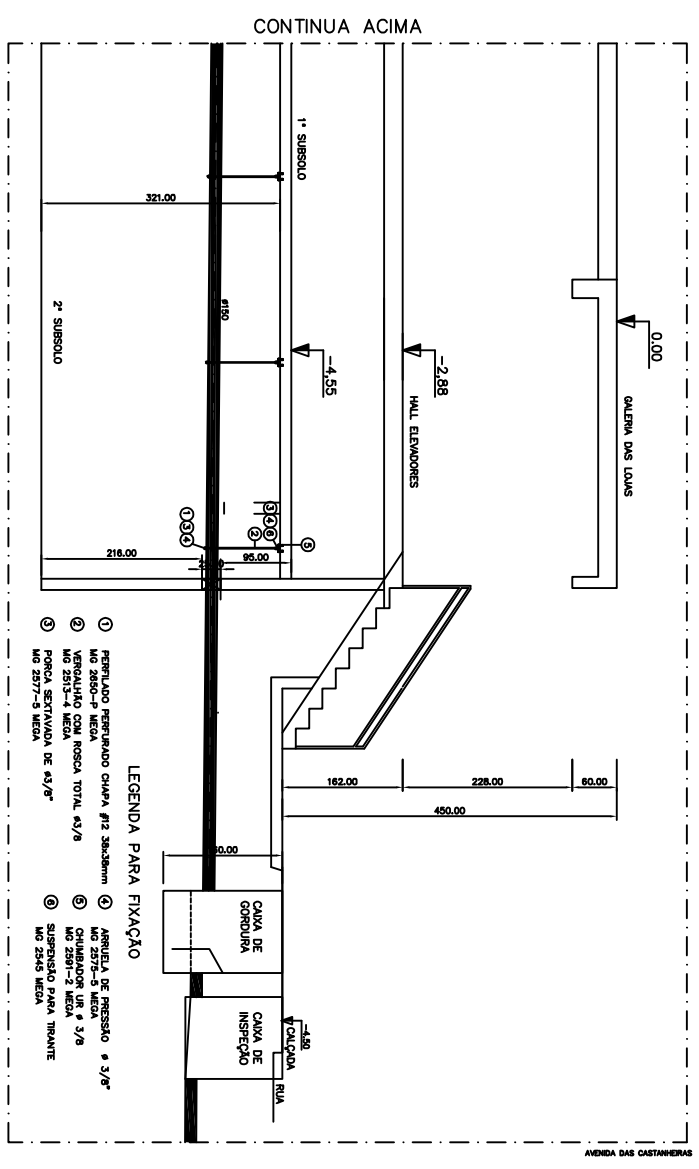


CORTE A-A PARTE 1

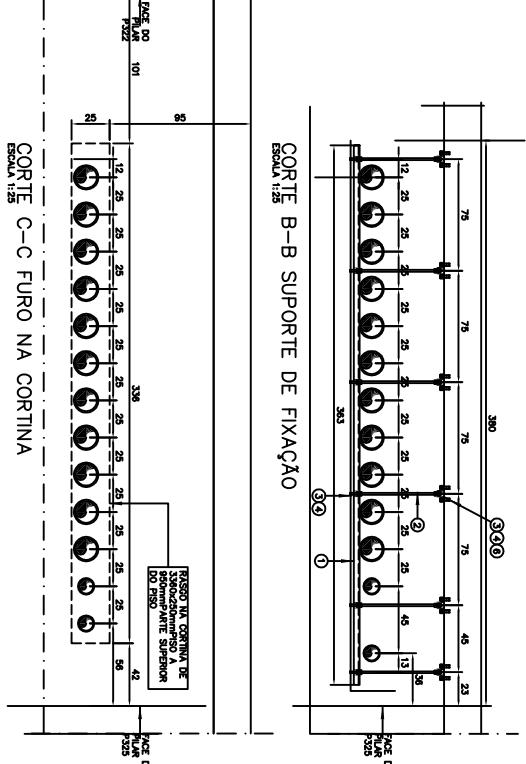


CORTE B-B SUPORTE DE FIXAÇÃO

CORTE C-C FURO NA CORTINA

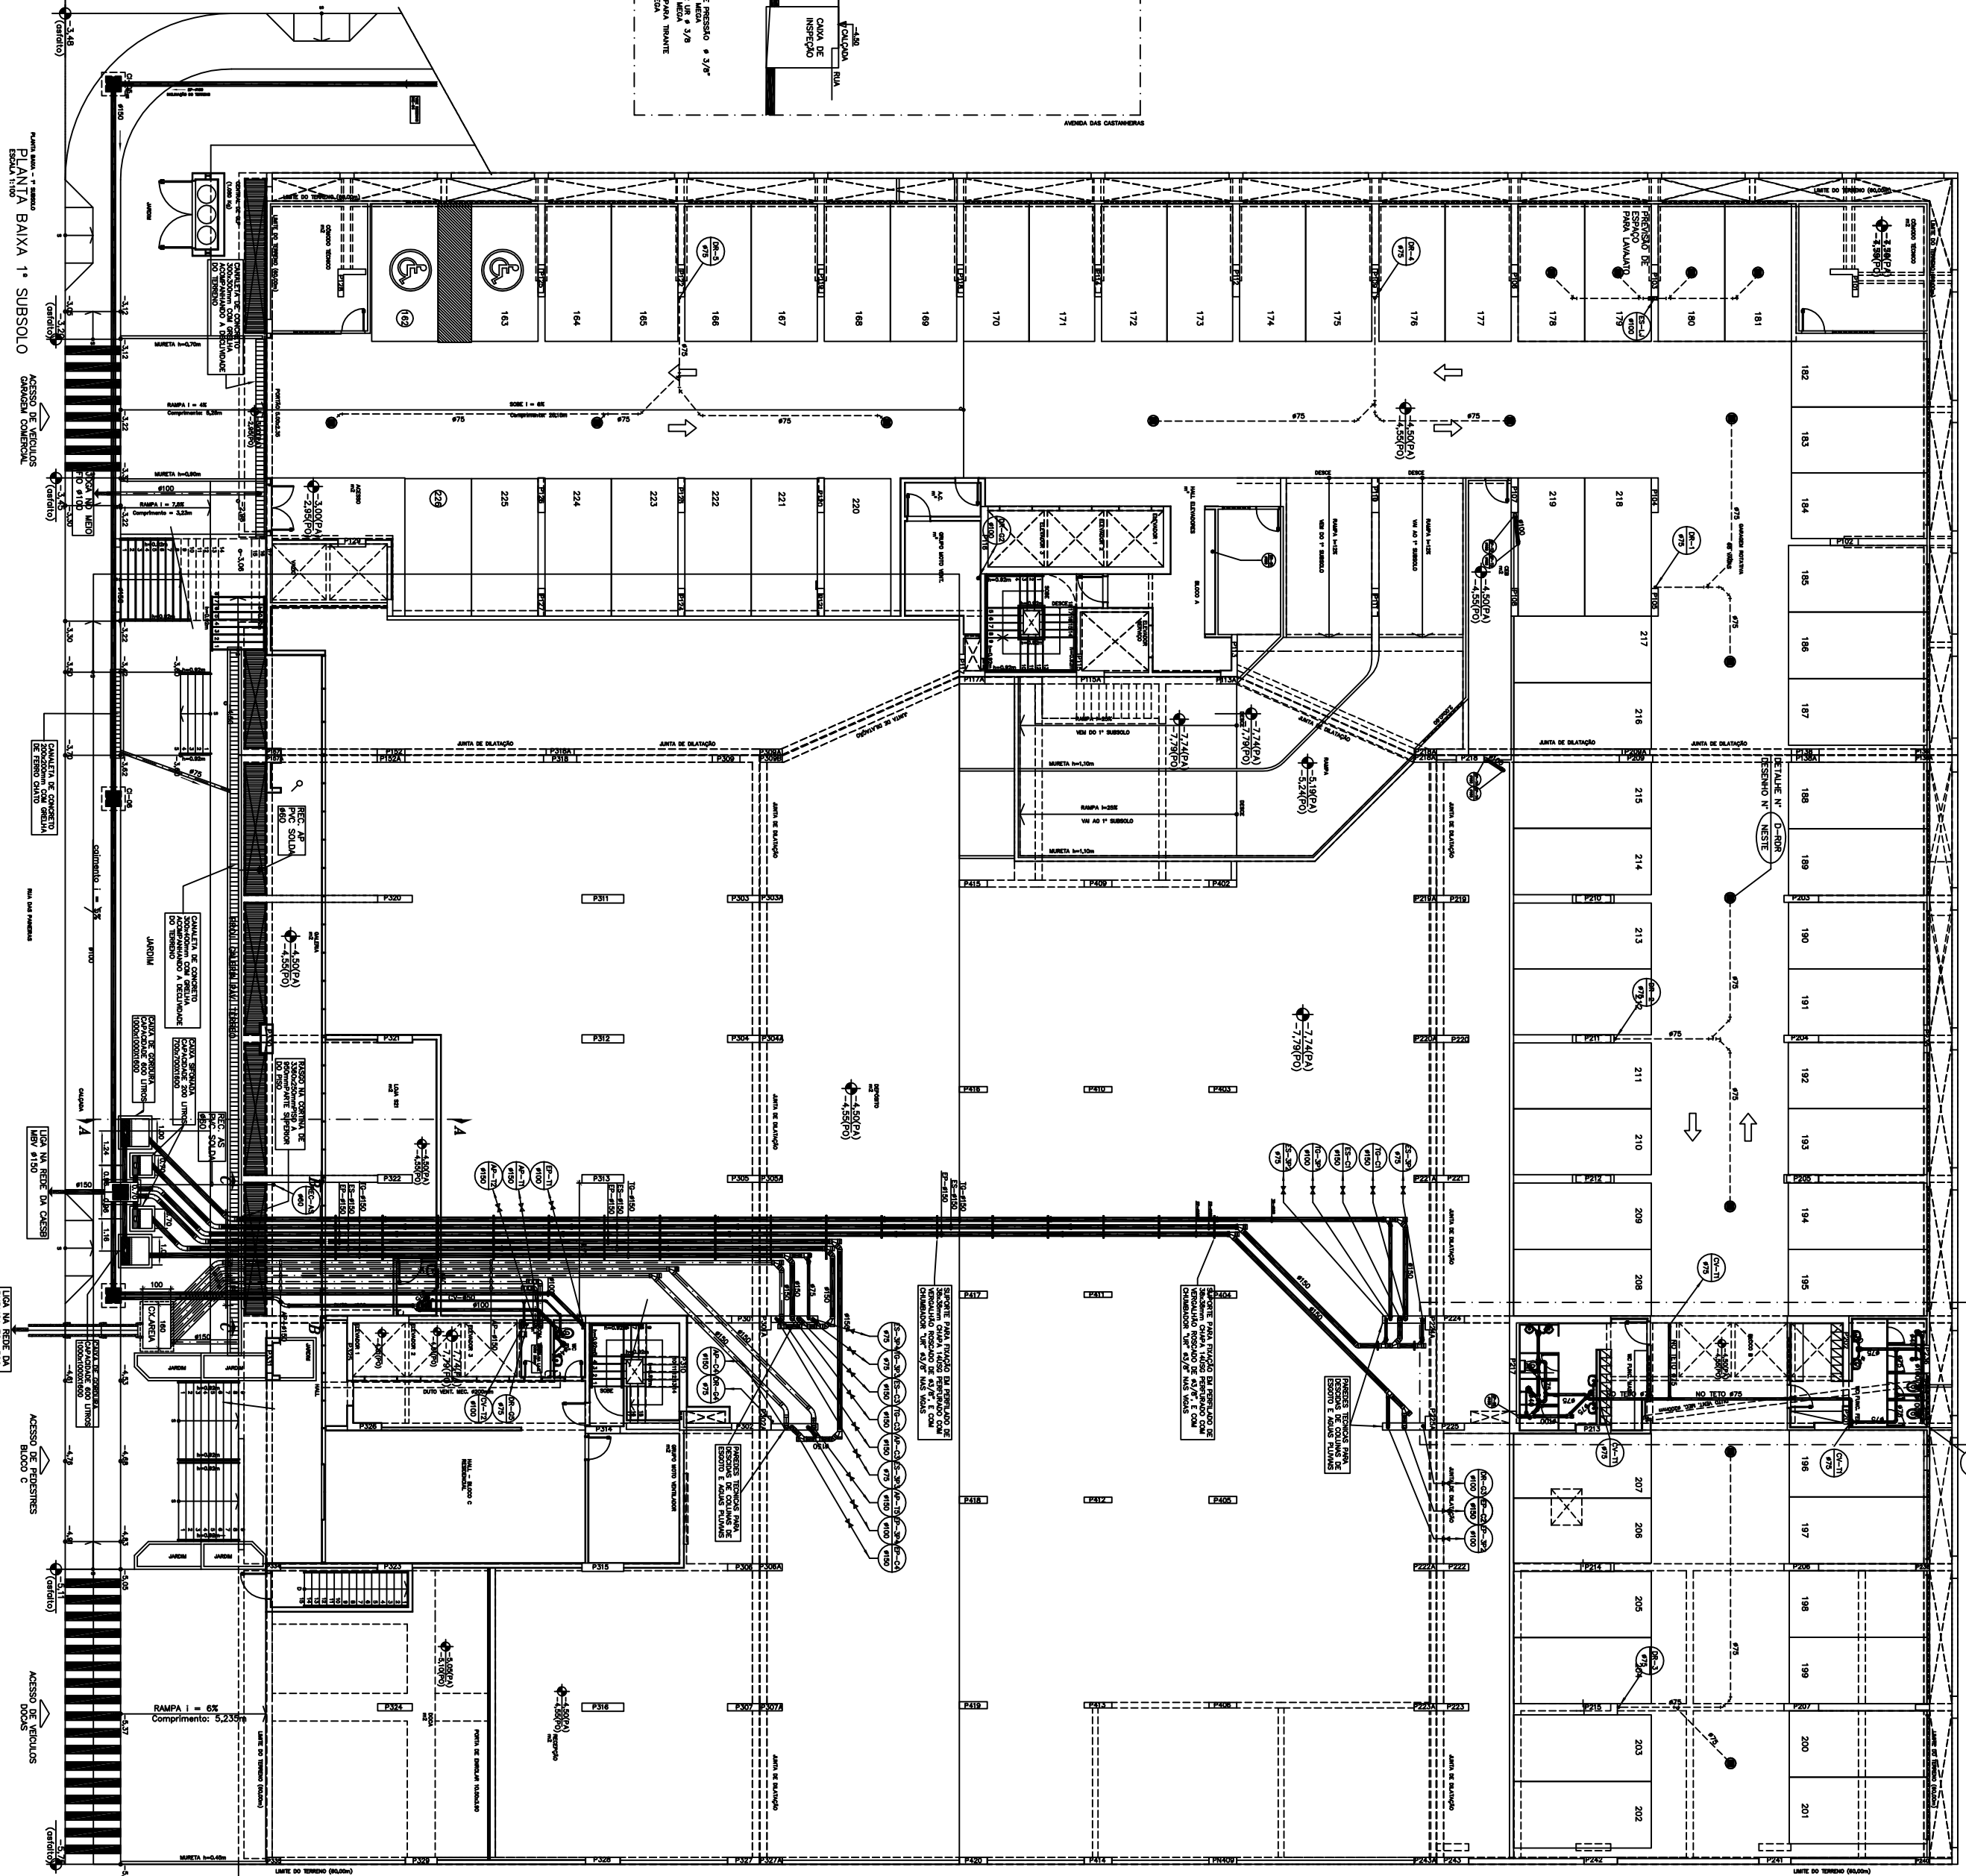

PLANTA BAIXA 1º SUBSÓLO

DETALHE D2

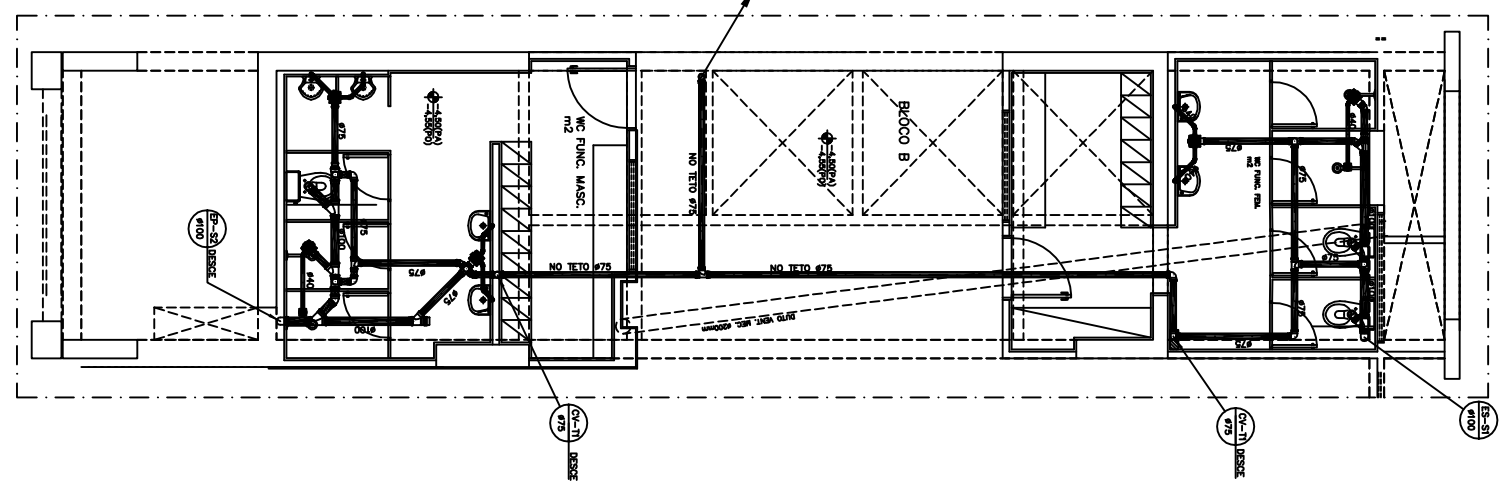

PARA LEGENDAS E NOTAS VIDE DESENHO IHE-01/22

Nº	DATA	ACÓFIÇÕES	Nº	DATA	ACÓFIÇÕES
2	09/11/2012	REVISÃO - ATENDIMENTO À VZ DE COMPARTEILHAMENTO	2	09/11/2012	REVISÃO - ATENDIMENTO À VZ DE COMPARTEILHAMENTO
1	08/11/2012	REVISÃO GERAL COM SUBSTITUIÇÃO DA ARQUITETURA, UTILIZANDO	1	08/11/2012	REVISÃO GERAL COM SUBSTITUIÇÃO DA ARQUITETURA, UTILIZANDO
0	10/01/2011	EMISSÃO	0	10/01/2011	EMISSÃO

N.Tatmer Projetos de Instalações Ltda

Endereço: Rua das Palmeiras, 110 - Jd. Santa Helena - São Paulo - SP

CNPJ: 06.908.111/0001-01

Inscrição Estadual: 13.024.244-0

Inscrição Municipal: 00.000.000-0

Telefone: (011) 3242-5570

SETEOR:	ÁREA COMUM - BARRIL - DISTRITO FEDERAL
PROPRIETÁRIO:	RAIA DAS PALMEIRAS - LOTE 01, RUA 30 NORTE - LOTE 04
AUTOR DO PROJETO:	MATHEUS PROJETOS DE INSTALAÇÕES LTDA
RESPONSÁVEL TÉCNICO:	RODRIGO BORGES ENGENHEIRO LTDA

PROJETO:	RESIDENCIAL COSMOPOLITAN
PROJETO DE:	INSTALAÇÃO DE ESGOTO E ÁGUA QUENTE
PROJETO DE:	PLANTA BAIXA - PAVIMENTO 1º SUBSÓLO

PROJETO:	RESIDENCIAL COSMOPOLITAN
PROJETO DE:	INSTALAÇÃO DE ESGOTO E ÁGUA QUENTE
PROJETO DE:	PLANTA BAIXA - PAVIMENTO 1º SUBSÓLO

PROJETO:	RESIDENCIAL COSMOPOLITAN
PROJETO DE:	INSTALAÇÃO DE ESGOTO E ÁGUA QUENTE
PROJETO DE:	PLANTA BAIXA - PAVIMENTO 1º SUBSÓLO

PROJETO:	RESIDENCIAL COSMOPOLITAN
PROJETO DE:	INSTALAÇÃO DE ESGOTO E ÁGUA QUENTE
PROJETO DE:	PLANTA BAIXA - PAVIMENTO 1º SUBSÓLO