
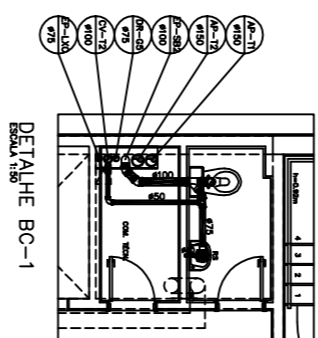
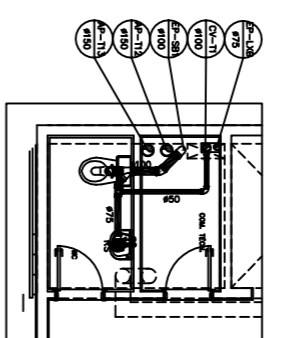
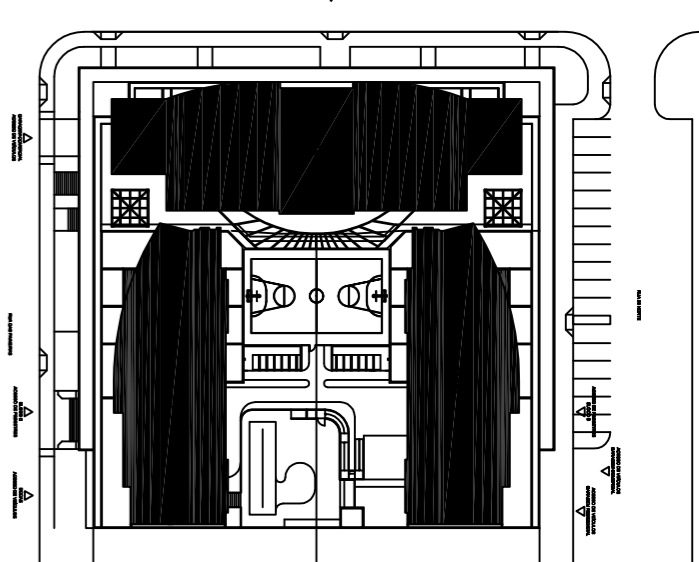


PLANTA BAIXA SOBRELÓJA

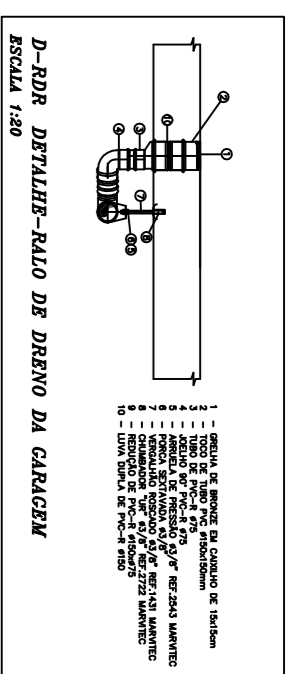

PARA LEGENDAS E NOTAS VIDE DESENHO IHE-01/22

N.º	DATA	MODIFICAÇÕES	N.º	MEMO
1	09/10/2012	REVISÃO - ATENDIMENTO A 1.ª DE COMARTELAZADO DA REQUISIÇÃO DE 18/09/2012		
2	18/09/2012	REVISÃO GERAL COM SUBSTITUIÇÃO DA ARQUITETURA, UTILIZANDO O PROJETO DE 12/05/12		
0	NOV/2011	EMISSÃO		

N.Tarfer Projetos de Instalações Ltda

Rua Toledo, 136 - Centro, São Carlos - SP - 13506-900
 Telefone: (051) 3234-5700
 E-mail: ntarfer@ntarfer.com.br

SETELO: AVULSO CHAVE - BRASILEIA - EXTINTOR FOMENTO
 PROPRIETÁRIO: RUA DAS PARRASIS - LOTE 03, RUA 30 NORTE - LOTE 04
 PROPRIETÁRIO: GENT INCORPORADORA LTDA.
 AUTOR DO PROJETO: N.TARFER PROJETOS DE INSTALAÇÕES LTDA
 RESPONSÁVEL TÉCNICO: FOMENTO BRB ENGENHARIA LTDA

PROJETO: 01/2012
 DATA: 01/2012
 ESCALA: 1:50

CADEN: 01/2012
 DATA: 01/2012
 ESCALA: 1:50

RESIDENCIAL COSMOPOLITAN
 PROJETO DE INSTALAÇÕES
 INSTALAÇÃO DE ESGOTO E ÁGUA FURTIVA
 PLANTA BAIXA - PAVIMENTO SOBRELÓJA
 IHE-06/22