


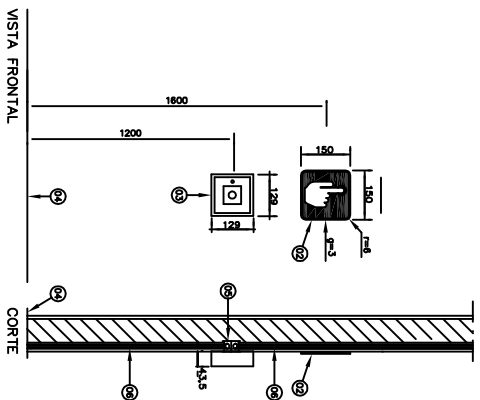


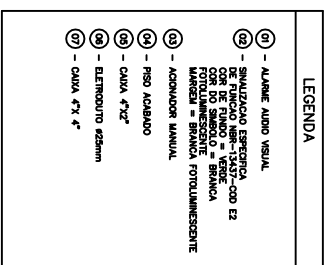

DETALHE D-5 ACIONADOR MANUAL
NOS ANDARES TIPO
SEM ESCALA

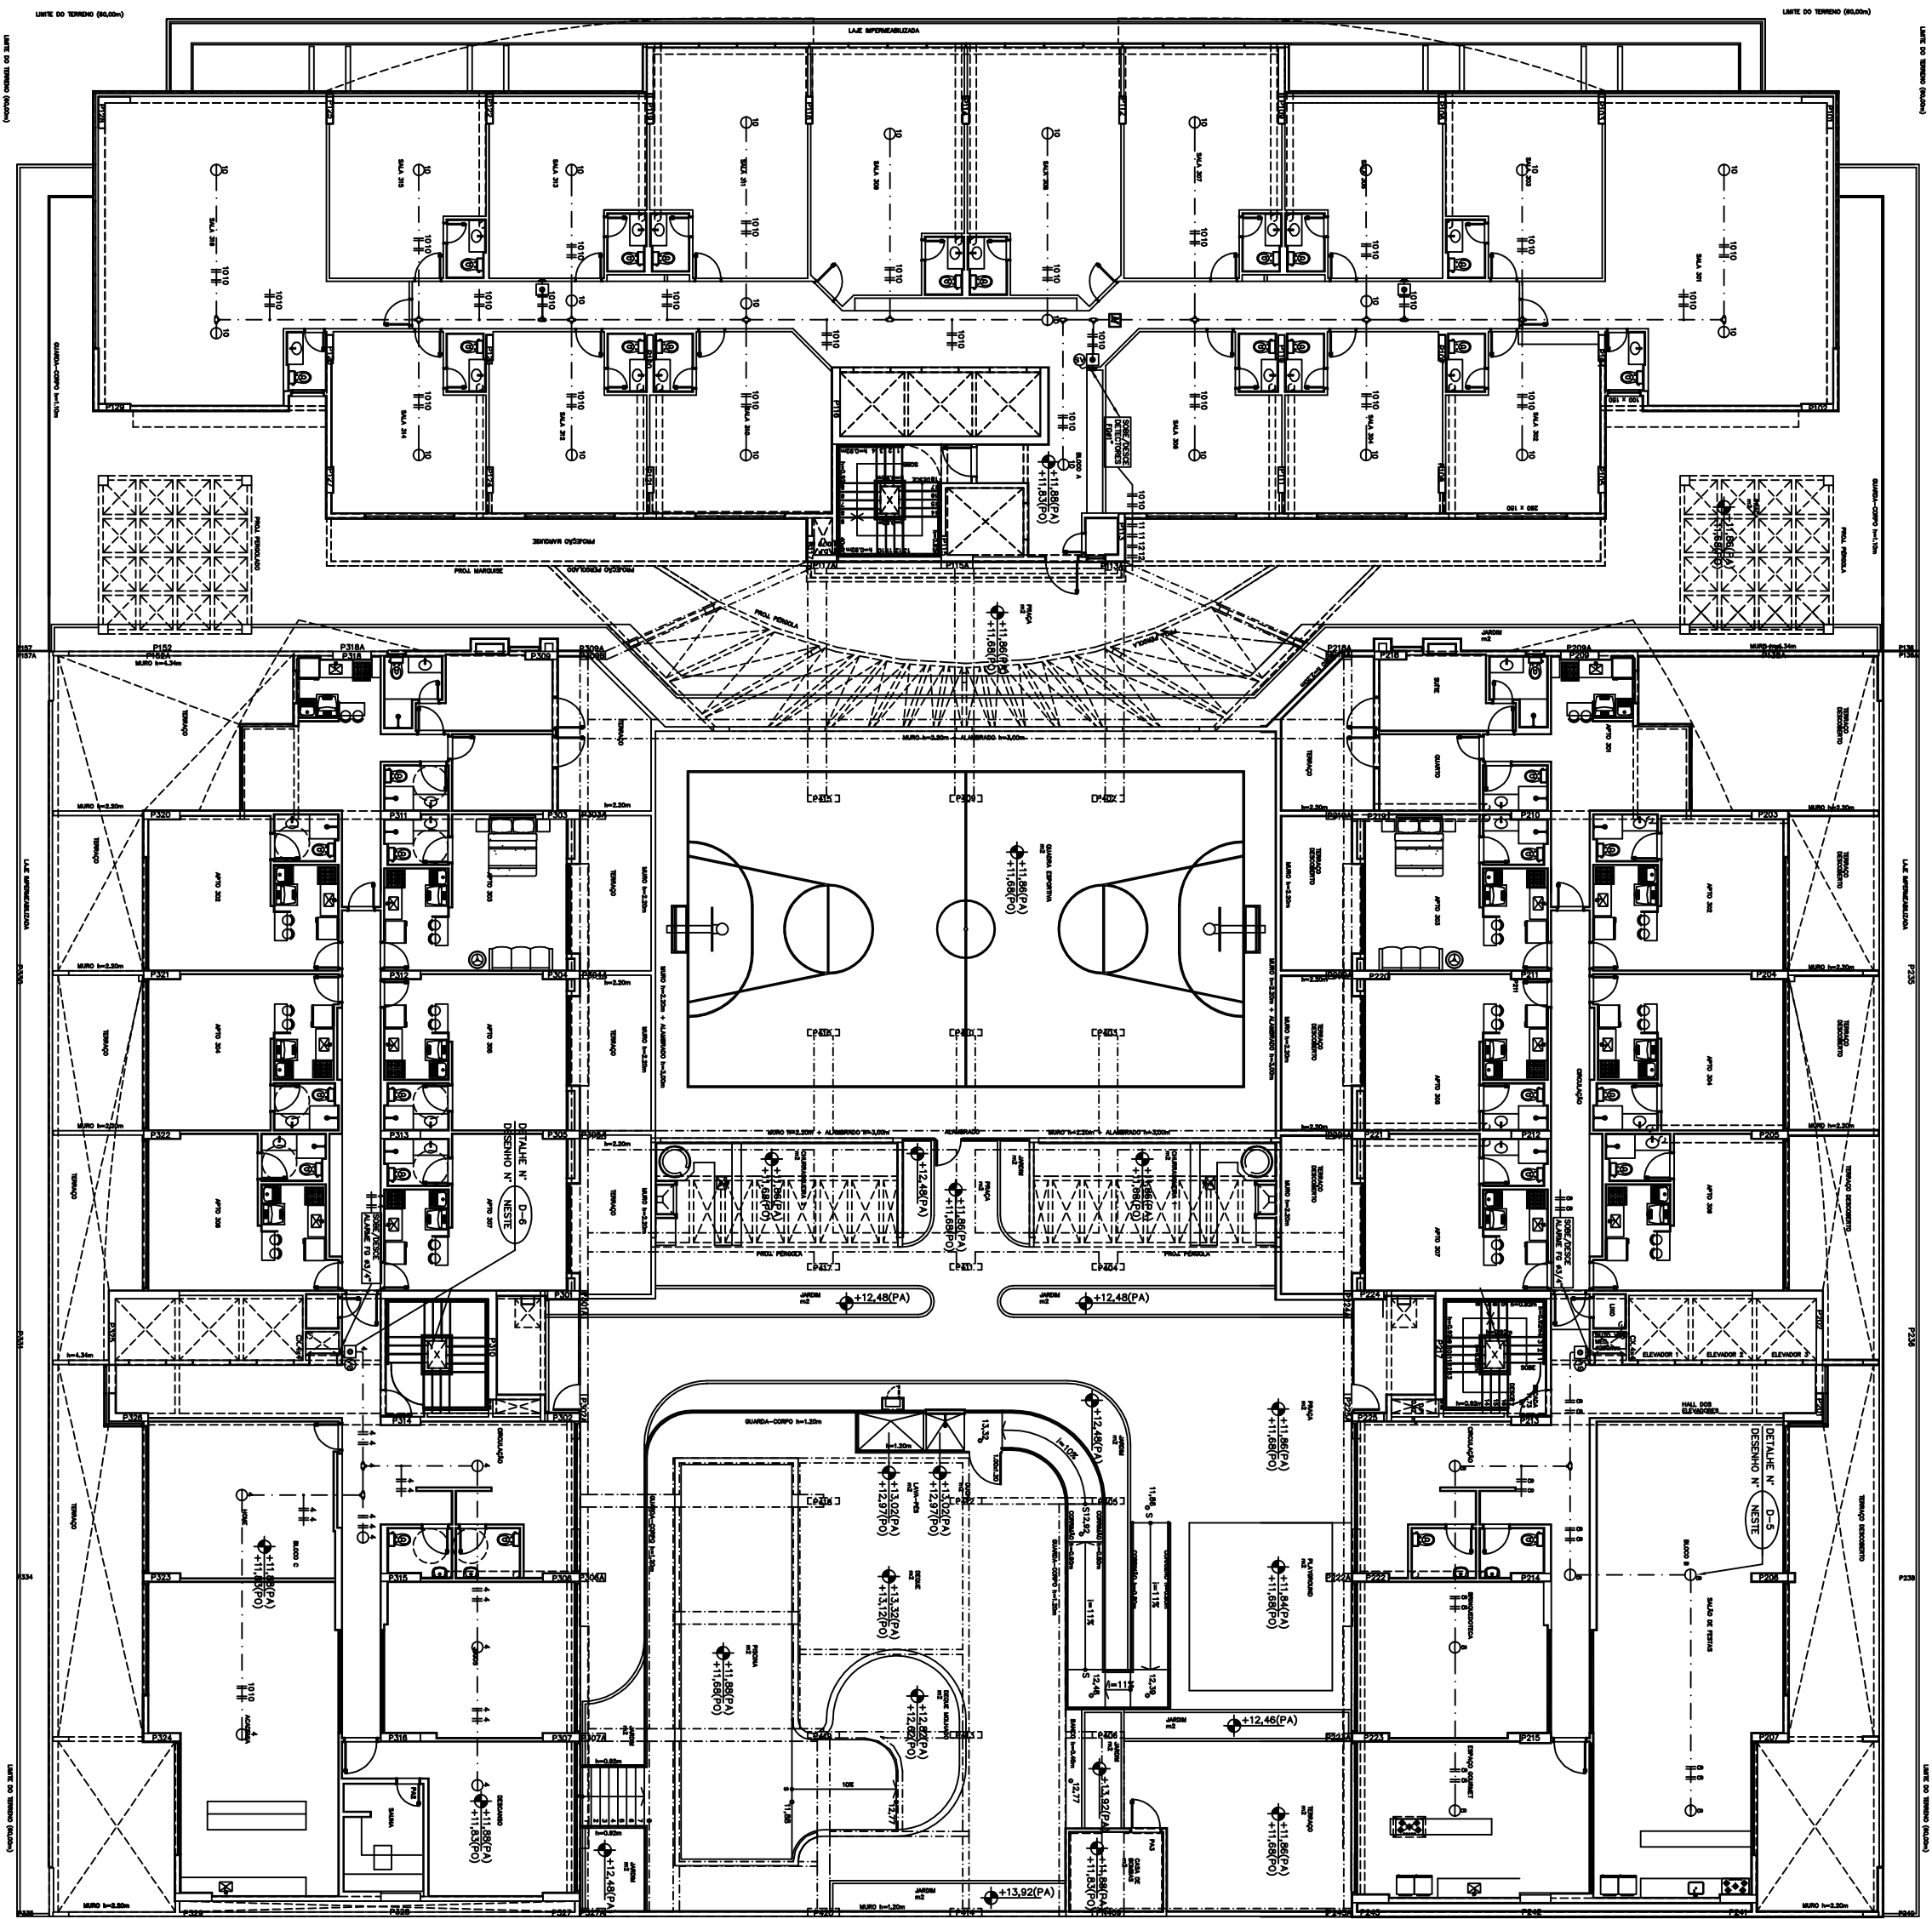

**DETALHE D-6 ACIONADOR MANUAL E ALARME
AUDIO VISUAL NOS ANDARES TIPO
SALA ESCOLA**

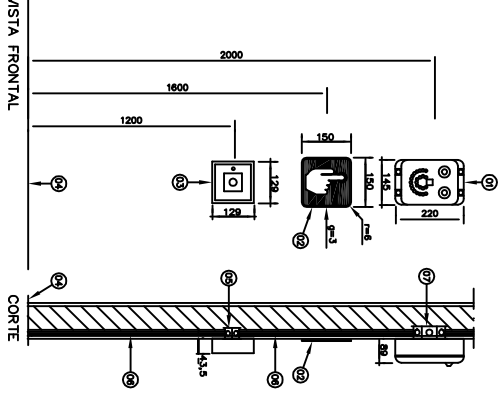

PLANTA BAIXA 3º PAVIMENTO
ESCALA 1:100

Nº	DATA	MODIFICAÇÕES	Nº	VARIANTE
0	NOV/2011	Emissão		
1	ABR/2012	REVISÃO PARA COM SUPLEMENTAÇÃO DA ACQUITTIVA, UTILIZANDO O NOME DE 16/09/2012		
2	06/10/2012	REVISÃO E ATUALIZAÇÃO DA COMPLEMENTAÇÃO		

N.Taffner Projetos de Instalações Ltda

SLA trecho 3 lote 625/695 bloco C sala 22
e-mail: marfimer@globbo.com
Telephone (61) 3234-5570

SEÇÃO:	AGUAS CLARAS - BRASÍLIA - DISTRITO FEDERAL
ENDEREÇO:	RUA DAS PAINÉIRAS - LOTE 02, RUA 30 NORTE - LOTE 04
PROPRIETÁRIO:	GERM INDOBRASOCHA LTDA.
AUTOR DO PROJETO:	NILTONER PROJETOS DE INSTALAÇÕES LTDA
RESPONSÁVEL TÉCNICA PORO BSB ENGENHARIA LTDA	

CONFIDENTIAL

O AUTOR DO PROJETO:	CREA: 6647/D-DF
---------------------	-----------------

O RESPONSÁVEL TÉCNICO: CREA: 7005-RF

	CREA
--	------

CMR#	CMR#

COSMOPOLITAN		ASSOCIO PT.
PROJETO DE INSTALAÇÃO		DET-08/11
INSTALAÇÃO DE DETECTOR E ALARME		
PLANTA BAIXA - 3º PAVIMENTO		
PROJETA	REVIS.	LAJUNTES
INDICADA	SET/2011	
PT-12-0011-GERM-DET-08-303-SAVATO		
K. KLEINER		