



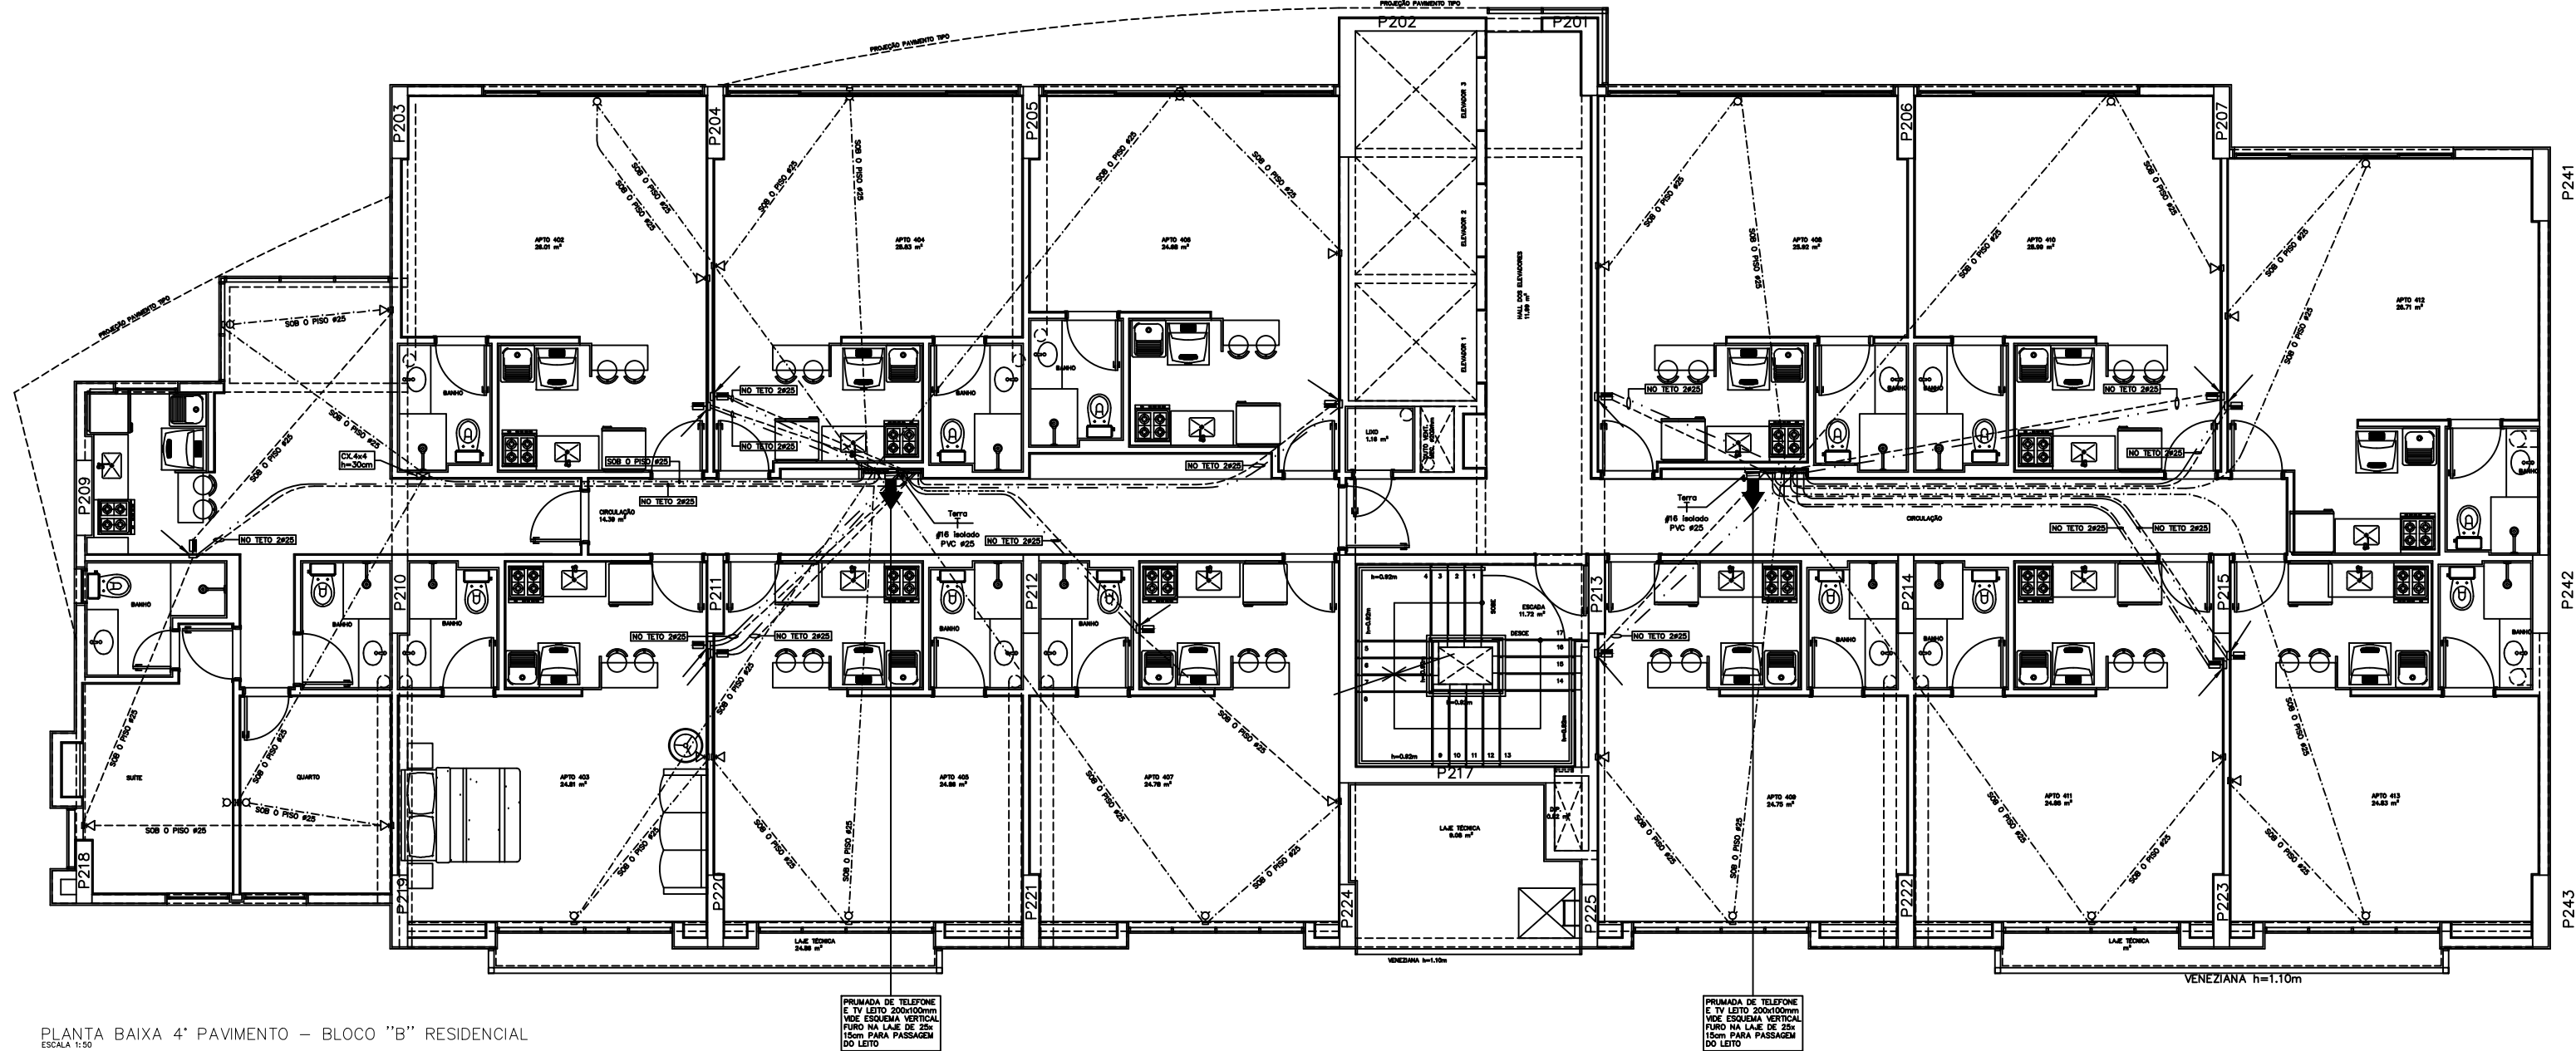

PLANTA BAIXA 4º PAVIMENTO – BLOCO "B" RESIDENCIAL
ESCALA 1:50

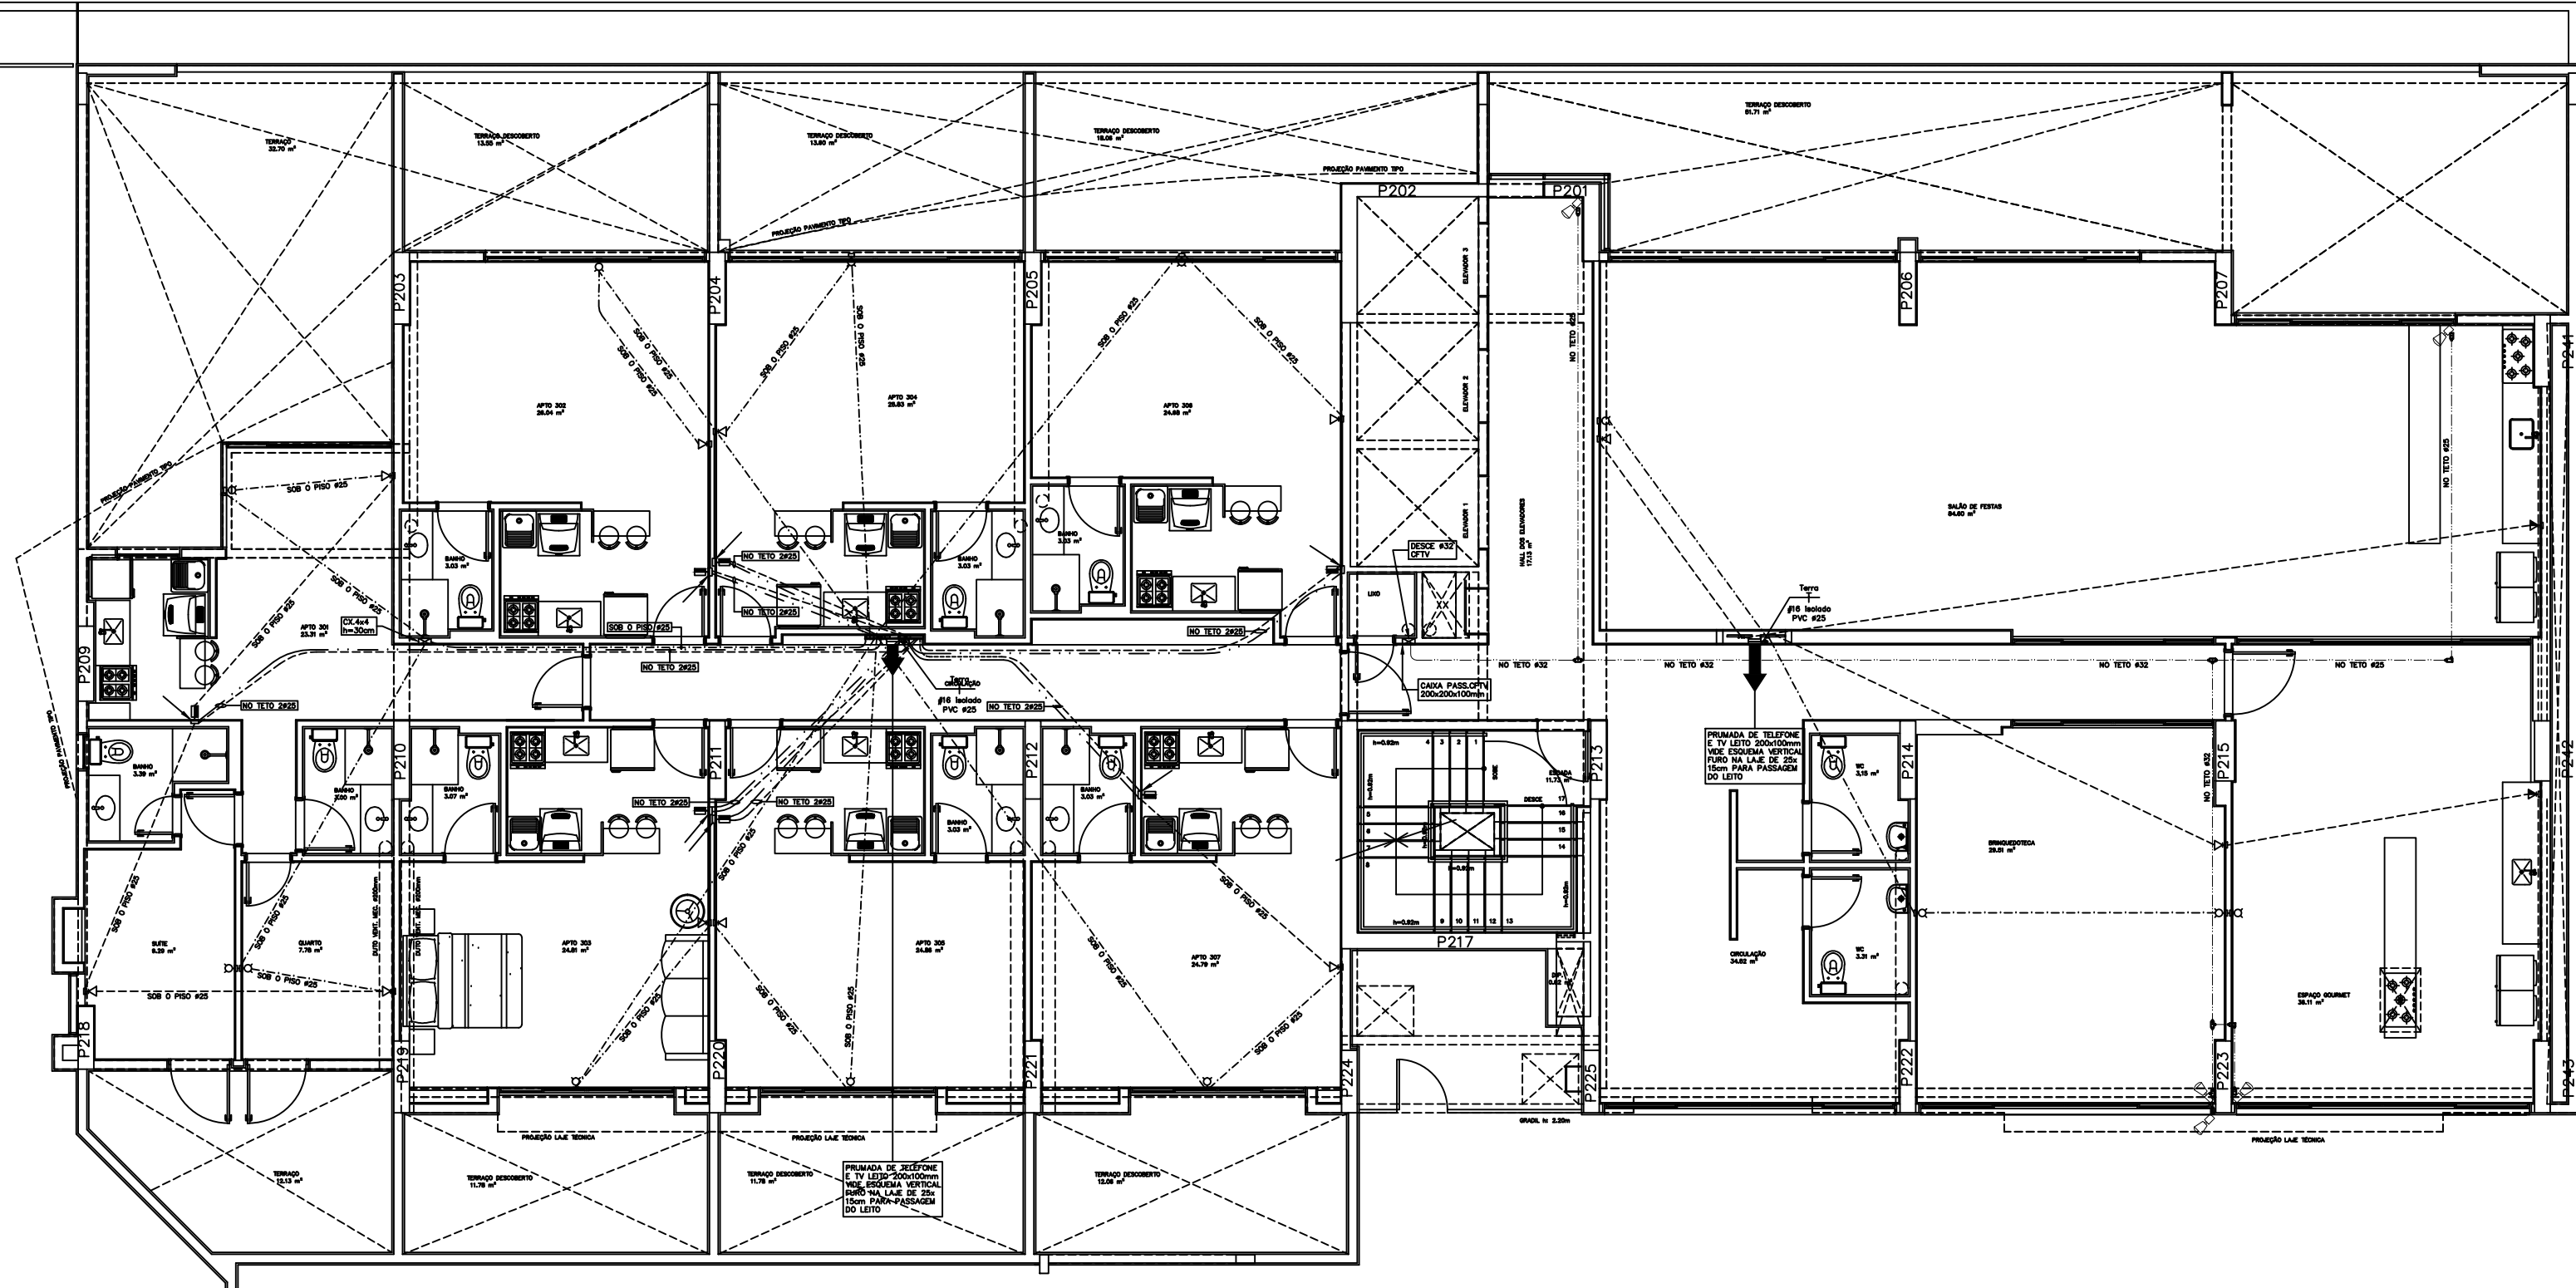

PLANTA BAIXA 3º PAVIMENTO – BLOCO "B" RESIDENCIAL
ESCALA 1:50

PARA LEGENDAS E NOTAS VIDE DESENHO ITE-01/16

2	JUL/2012	REVISÃO 2-ATENDENDO ATA DE REUNIÃO DE 14/06/2012, E ANOTAÇÕES NOS DESENHOS REVISADOS PELA PORTO
1	ABR/2012	REVISÃO GERAL COM SUBSTITUIÇÃO DA ARQUITETURA, UTILIZANDO A ARQUITETURA DE 12/03/12
0	NOV/2011	EMISSION
N.º	DATA	MODIFICAÇÕES

N.Taffner Projetos de Instalações Ltda

SUA: trecho 3 lote 625/695 bloco C sala 221
e-mail: ntaffner@iglobo.com
Telefone: (61) 3234-5570

SETOR:	AGUAS CLARAS – BRASILIA – DISTRITO FEDERAL
ENDEREÇO:	RUA DAS PANDEIRAS – LOTE 03; RUA 30 NORTE – LOTE 04
PROPRIETÁRIO:	GENT INCORPORADORA LTDA.
AUTOR DO PROJETO:	N.TAFFNER PROJETOS DE INSTALAÇÕES LTDA
RESPONSÁVEL TÉCNICO:	PORTO BSB ENGENHARIA LTDA

DESENHADO POR:	DESENHADO EM:
DESENHADO POR:	DESENHADO EM:
RESIDENCIAL COSMOPOLITAN	DESENHO Nº:
PROJETO DE INSTALAÇÕES	ITE-10/16
INSTALAÇÃO DE TELEFONE, TV E CFTV	
BLOCO RESIDENCIAL "B"	
PAVIMENTO TIPO (3º E 4º)	
PROJETO: N.TAFFNER	INDICAÇÃO: DATA: NOV/2011
PROJETO: N.TAFFNER	PROJETO: N.TAFFNER