



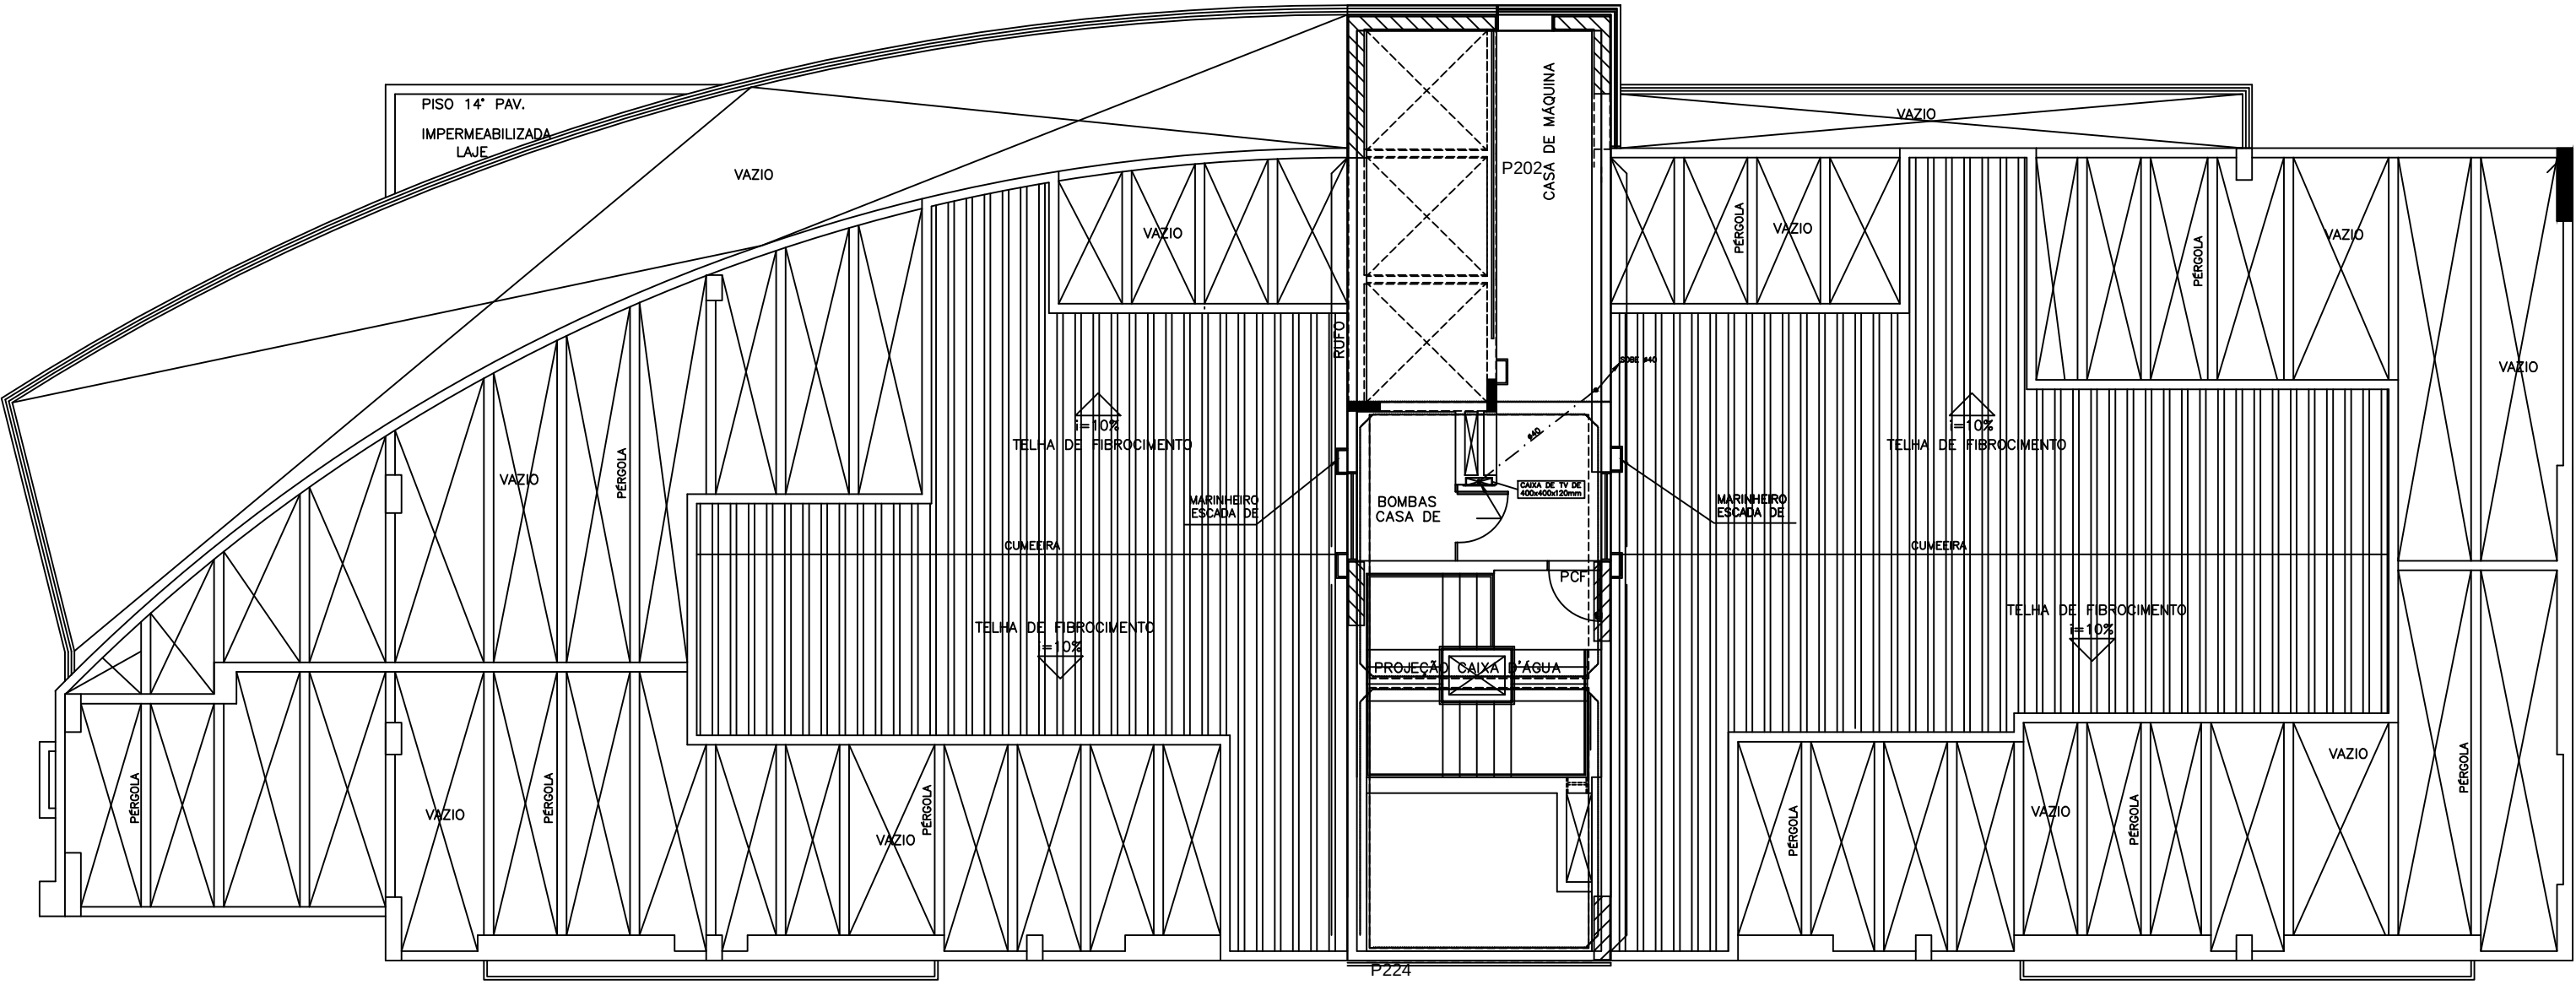

PLANTA BAIXA COBERTURA – BLOCO “B” RESIDENCIAL
ESCALA 1:50

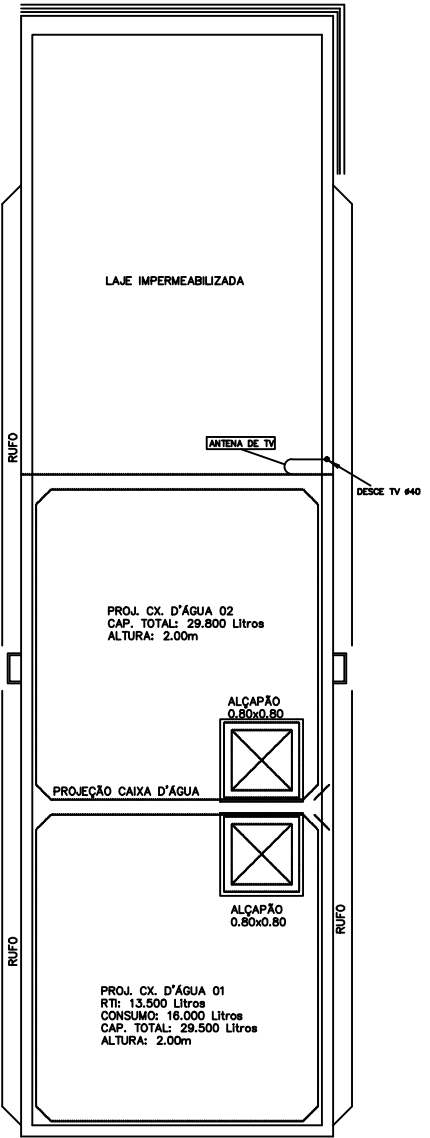

CAIXA D'ÁGUA
ESCALA 1:100

PARA LEGENDAS E NOTAS VIDE DESENHO ITE-01/16

2	JUL/2012	REVISÃO 2-ATENDENDO ATA DE REUNIÃO DE 14/06/2012, E		
1	ABR/2012	ANOTAÇÕES NOS DESENHOS REVISADOS PELA PORTO		
0	NOV/2011	REVISÃO GERAL COM SUBSTITUIÇÃO DA ARQUITETURA, UTILIZANDO A ARQUITETURA DE 12/03/12		
MODIFICAÇÕES			N.º	VISTO

N.Taffner Projetos de Instala-»es Ltda

SUA trecho 3 lote 625/695 bloco C sala 221
e-mail: ntaffner@iglobo.com
Telefone: (61) 3234-5570

SETOR:	ÁGUAS CLARAS – BRASIL – DISTRITO FEDERAL
ENDEREÇO:	RUA DAS PANDEIRAS – LOTE 03; RUA 30 NORTE – LOTE 04
PROPRIETÁRIO:	GENT INCORPORADORA LTDA.
AUTOR DO PROJETO:	N.TAFFNER PROJETOS DE INSTALAÇÕES LTDA
RESPONSÁVEL TÉCNICO:	PORTO BSB ENGENHARIA LTDA

01	DESENHO Nº	6647/D-02
02	DESENHO Nº	6647/D-02
03	DESENHO Nº	6647/D-02

01	DESENHO Nº	6647/D-02
02	DESENHO Nº	6647/D-02
03	DESENHO Nº	6647/D-02

RESIDENCIAL COSMOPOLITAN		DESENHO Nº	ITE-12/16
PROJETO DE INSTALAÇÕES			
INSTALAÇÃO DE TELEFONE, TV E CFTV			
BLOCO RESIDENCIAL “B”			
PAVIMENTOS TIPO(16” E COBERTURA)			
PROJETA	DATA	PROJETA	DATA
N.TAFFNER	NOV/2011	N.TAFFNER	NOV/2011