




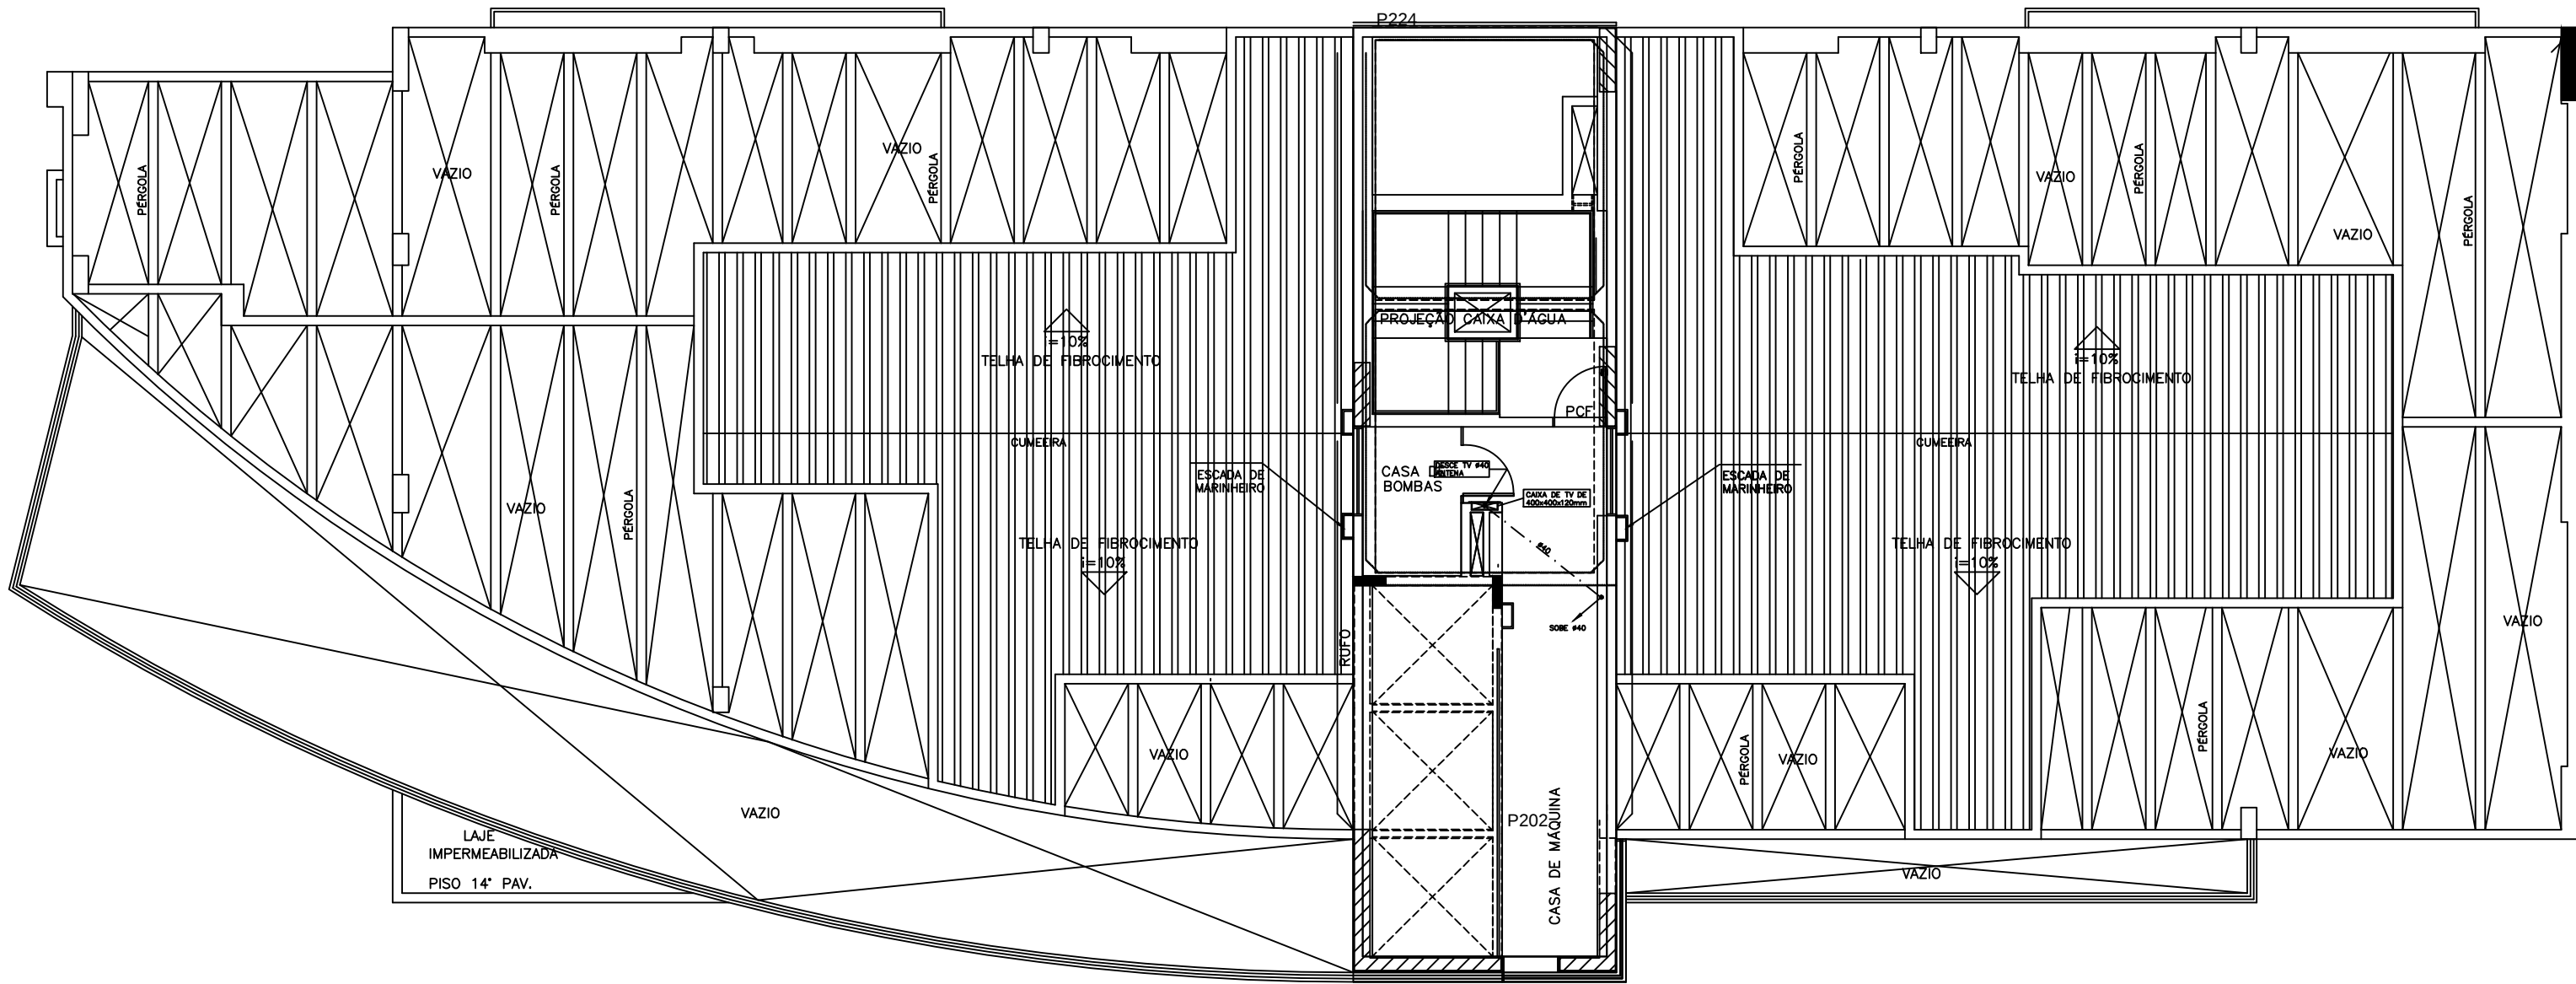

PLANTA BAIXA COBERTURA – BLOCO "C" RESIDENCIAL
ESCALA 1:50

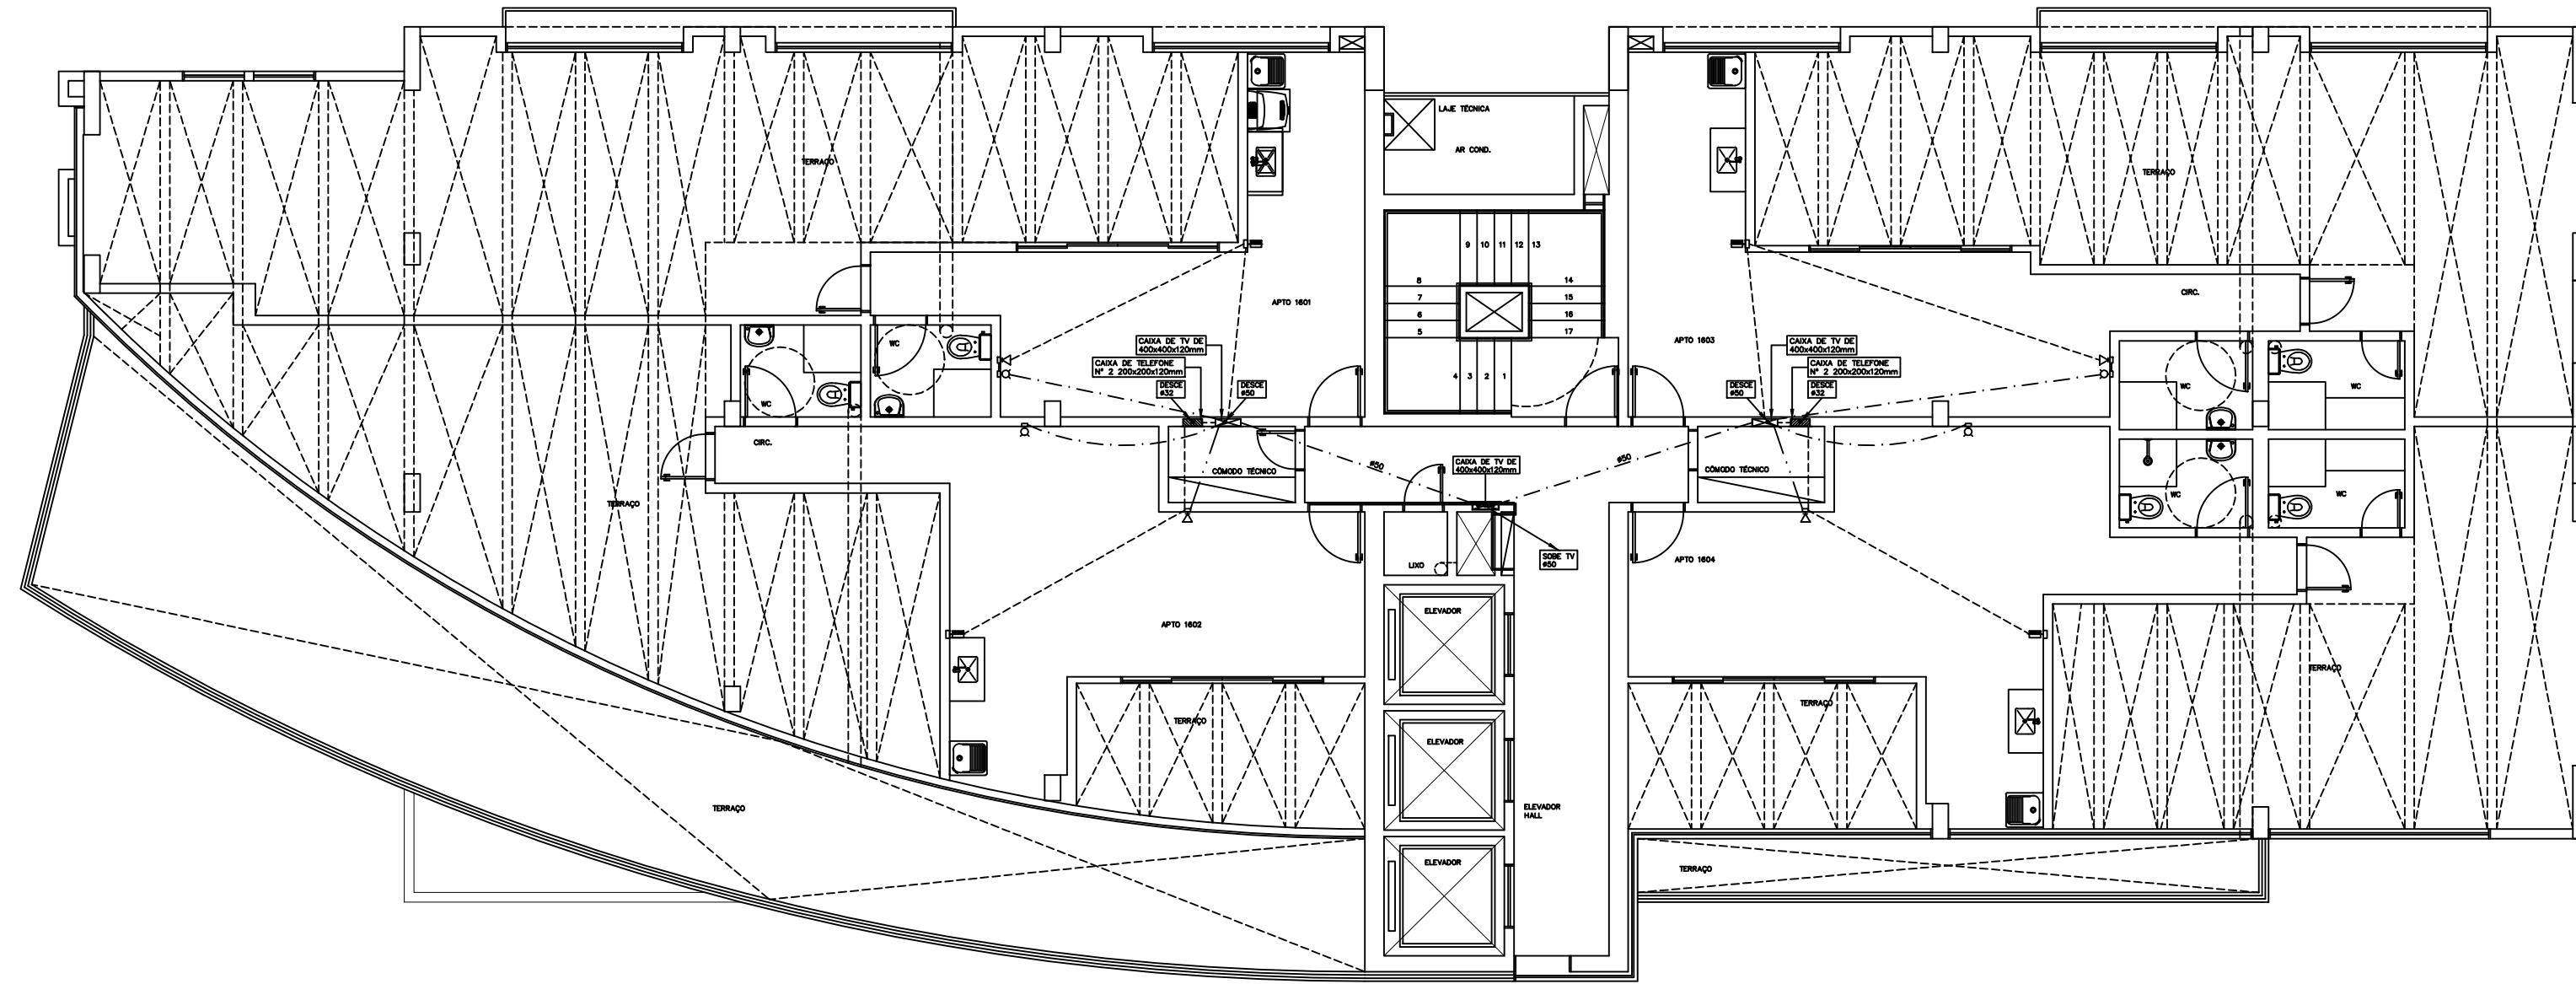

PLANTA BAIXA 16° PAVIMENTO – BLOCO "C" RESIDENCIAL
ESCALA 1:50

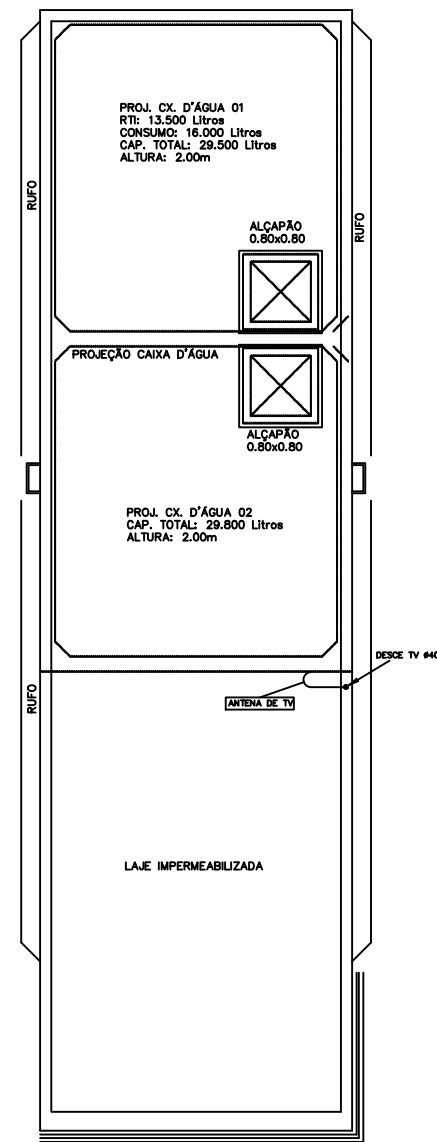

COB.CAIXA D'AGUA
ESCALA 1:100

PARA LEGENDAS E NOTAS VIDE DESENHO ITE-01/16

2	JUL/2012	REVISÃO 2-ATENDENDO ATA DE REUNIÃO DE 14/06/2012, E
1	ABR/2012	ANOTAÇÕES NOS DESENHOS REVISADOS PELA PORTO
0	NOV/2011	REVISÃO GERAL COM SUBSTITUIÇÃO DA ARQUITETURA, UTILIZANDO A ARQUITETURA DE 12/03/12
N.O	DATA	MODIFICAÇÕES
N.O		VISTO

N.Taffner Projetos de Instalações Ltda

SUA: trecho 3 lote 625/695 bloco C sala 221
e-mail: ntaffner@iglobo.com
Telefone: (61) 3234-5570

SETOR:	ÁGUAS CLARAS – BRASIL – DISTRITO FEDERAL
ENDEREÇO:	RUA DAS PANEIRAS – LOTE 03; RUA 30 NORTE – LOTE 04
PROPRIETÁRIO:	GENT INCORPORADORA LTDA
AUTOR DO PROJETO:	N.TAFFNER PROJETOS DE INSTALAÇÕES LTDA
RESPONSÁVEL TÉCNICO:	PORTO BSB ENGENHARIA LTDA

DESENHO Nº:	ITE-15/16
PROJETO DE INSTALAÇÕES	
INSTALAÇÃO DE TELEFONE, TV E CFTV	
BLOCO RESIDENCIAL "C"	
PAVIMENTOS TIPO(16° E COBERTURA)	
PROJETA	INDICA
DATA	NOV/2011
PROJETO	ITE-16-2011-GENT-ITE-16-202-BL.B-16-COB

DESENHO Nº:	ITE-15/16
PROJETO DE INSTALAÇÕES	
INSTALAÇÃO DE TELEFONE, TV E CFTV	
BLOCO RESIDENCIAL "C"	
PAVIMENTOS TIPO(16° E COBERTURA)	
PROJETA	INDICA
DATA	NOV/2011
PROJETO	ITE-16-2011-GENT-ITE-16-202-BL.B-16-COB