




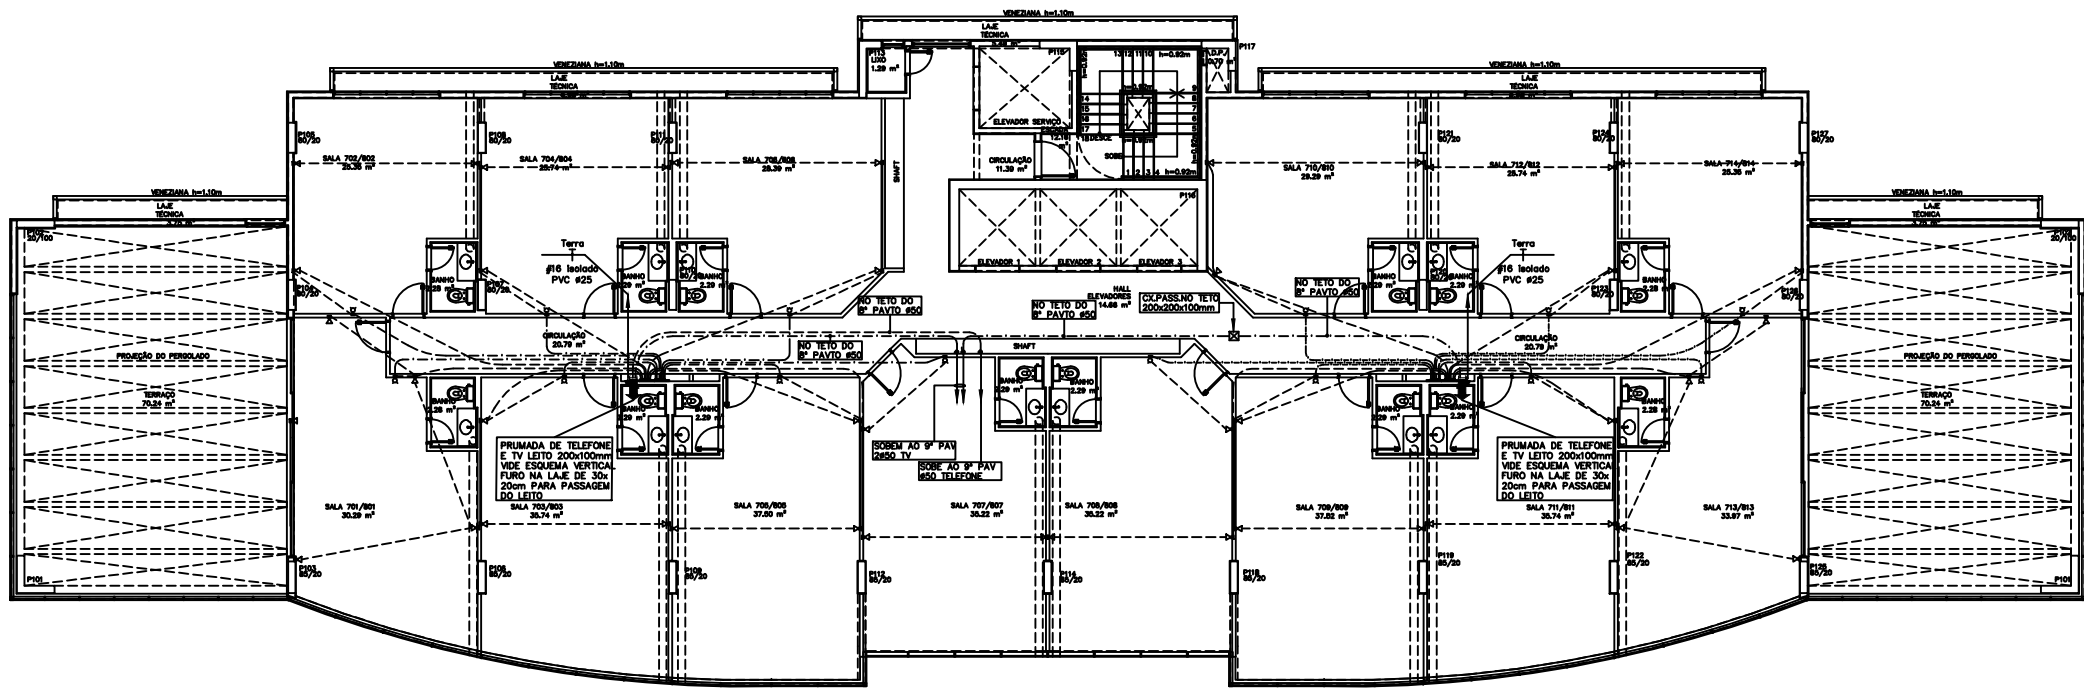


PLANTA BAIXA 7º E 8º PAVIMENTO – BLOCO "A" COMERCIAL
ESCALA 1:100

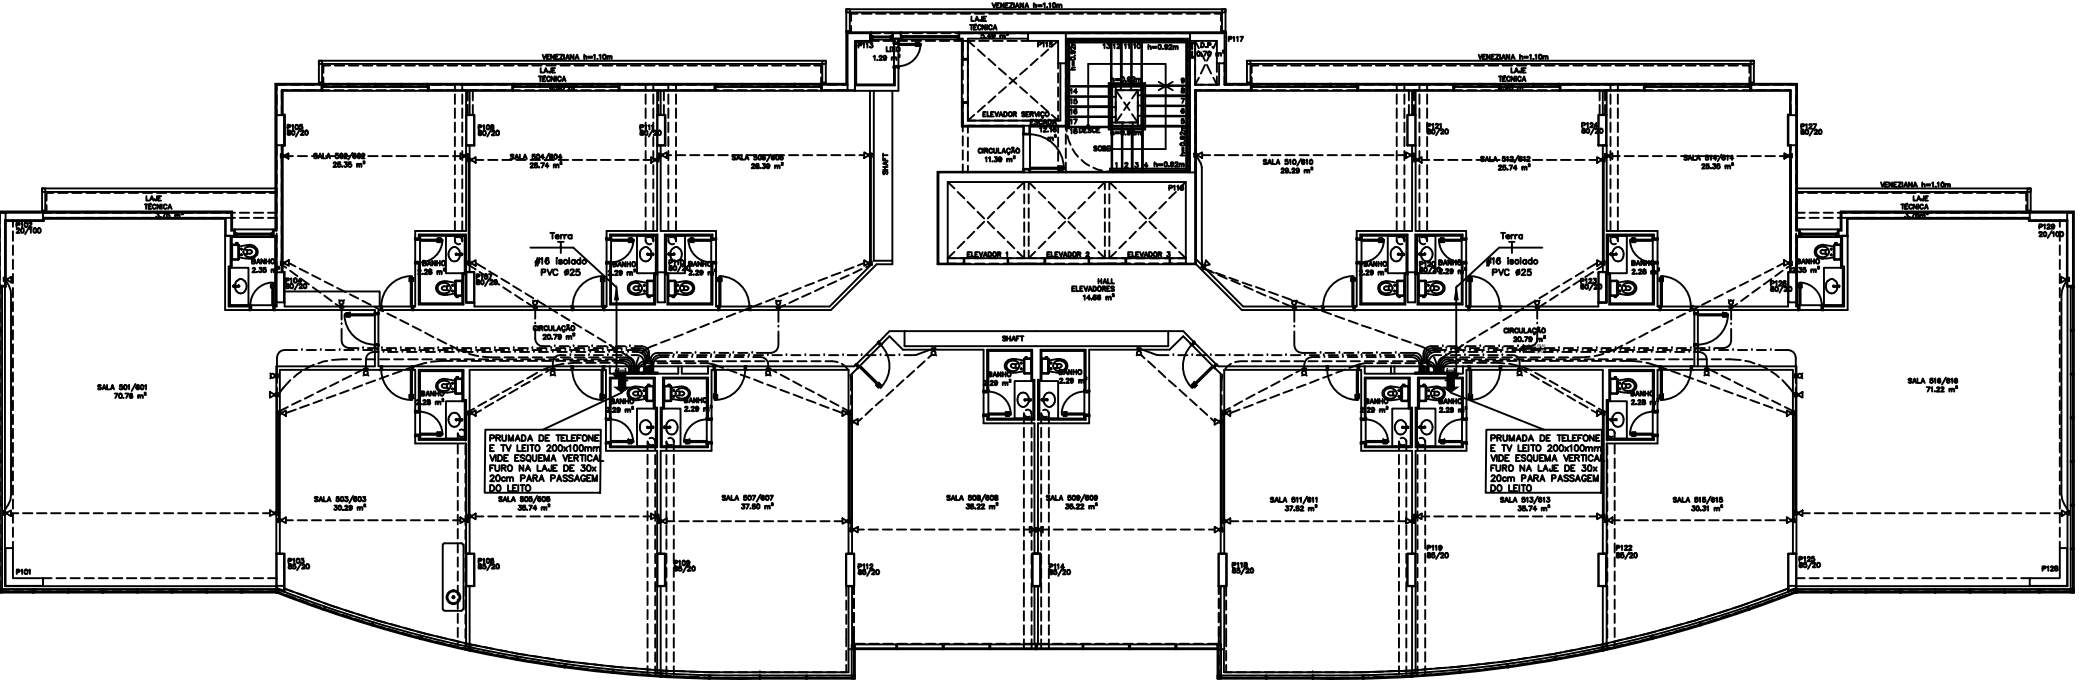


PLANTA BAIXA PAVIMENTO 5º AO 6º – BLOCO "A" COMERCIAL
ESCALA 1:100

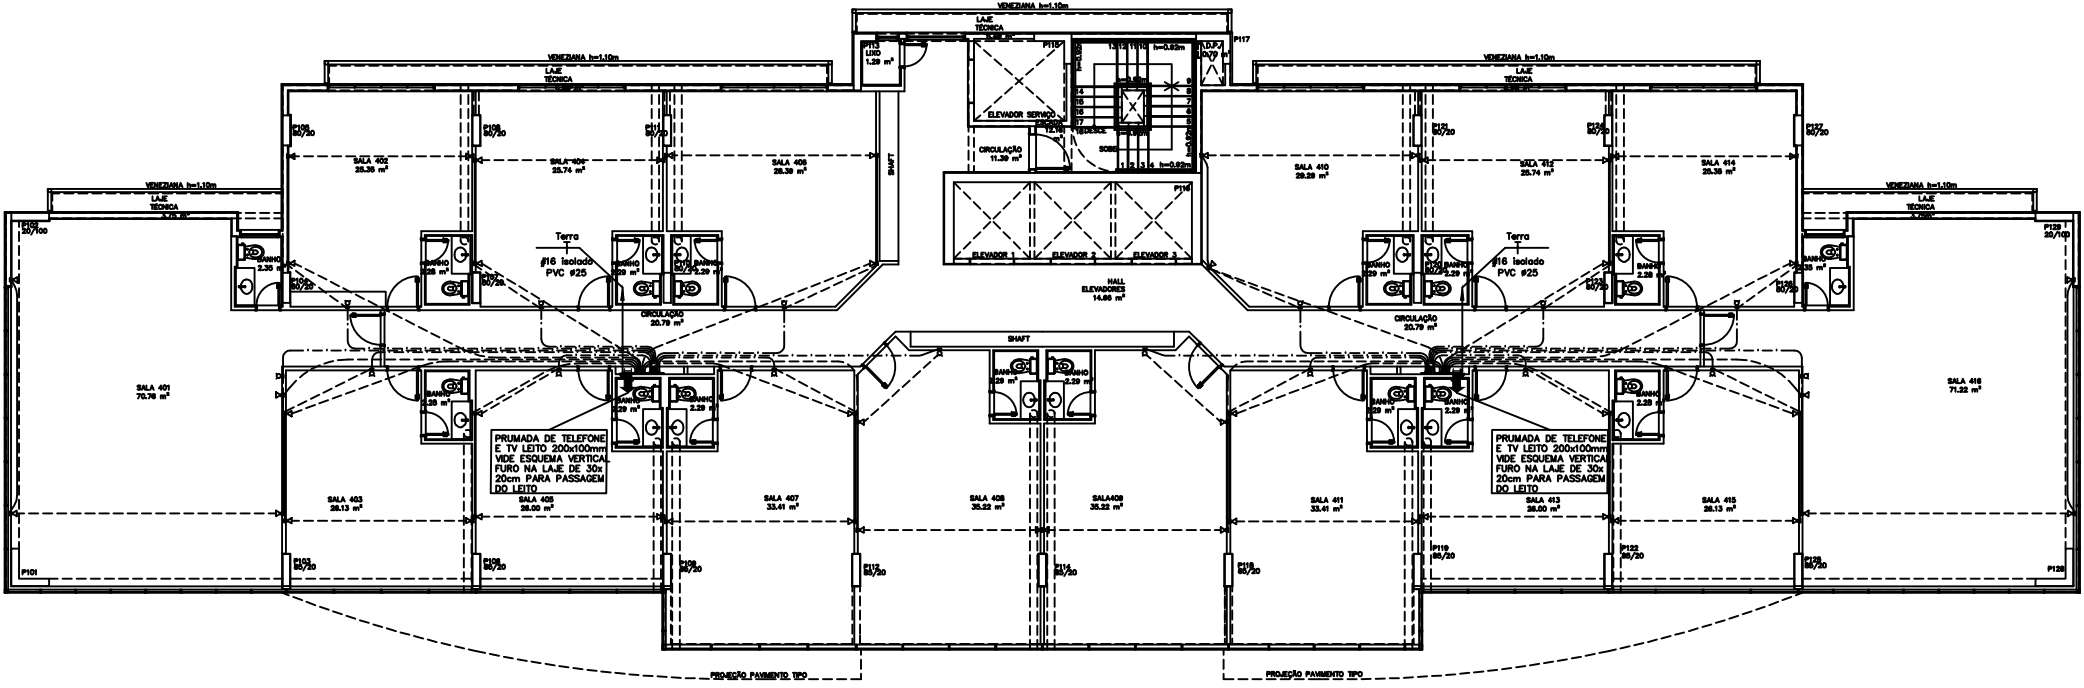


PLANTA BAIXA PAVIMENTO 4º – BLOCO "A" COMERCIAL
ESCALA 1:100

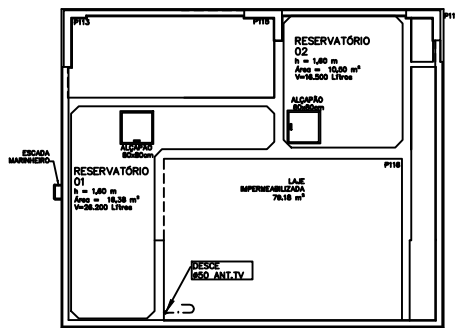


PLANTA BAIXA COBERTURA CS.MAQ.
ESCALA 1:50

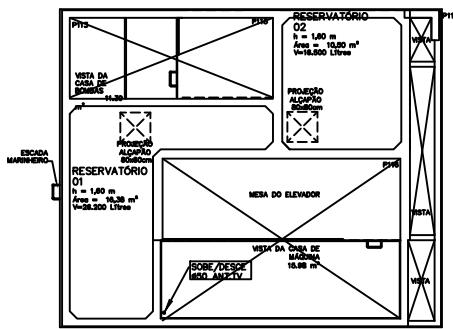

PLANTA BAIXA CX D'AGUA
ESCALA 1:50

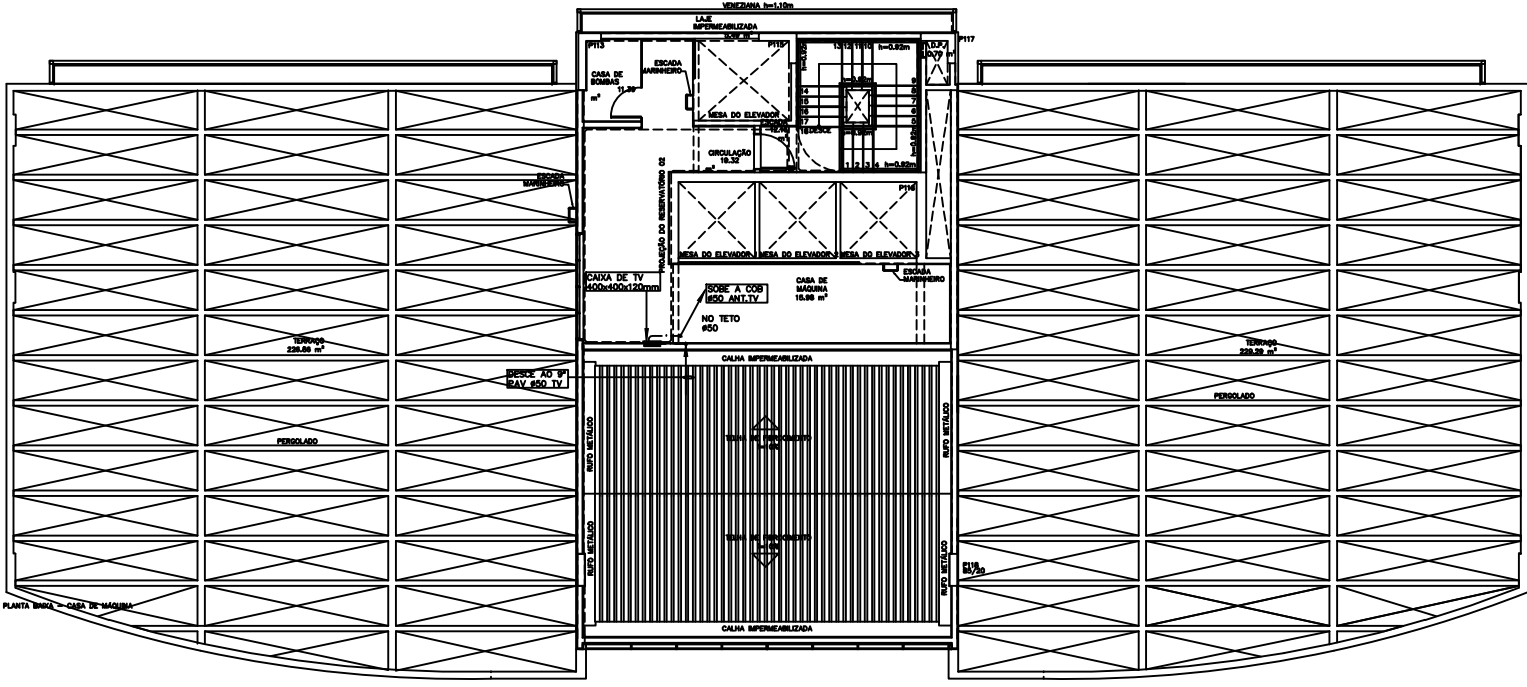

PLANTA BAIXA COBERTURA – BLOCO "A"
ESCALA 1:100

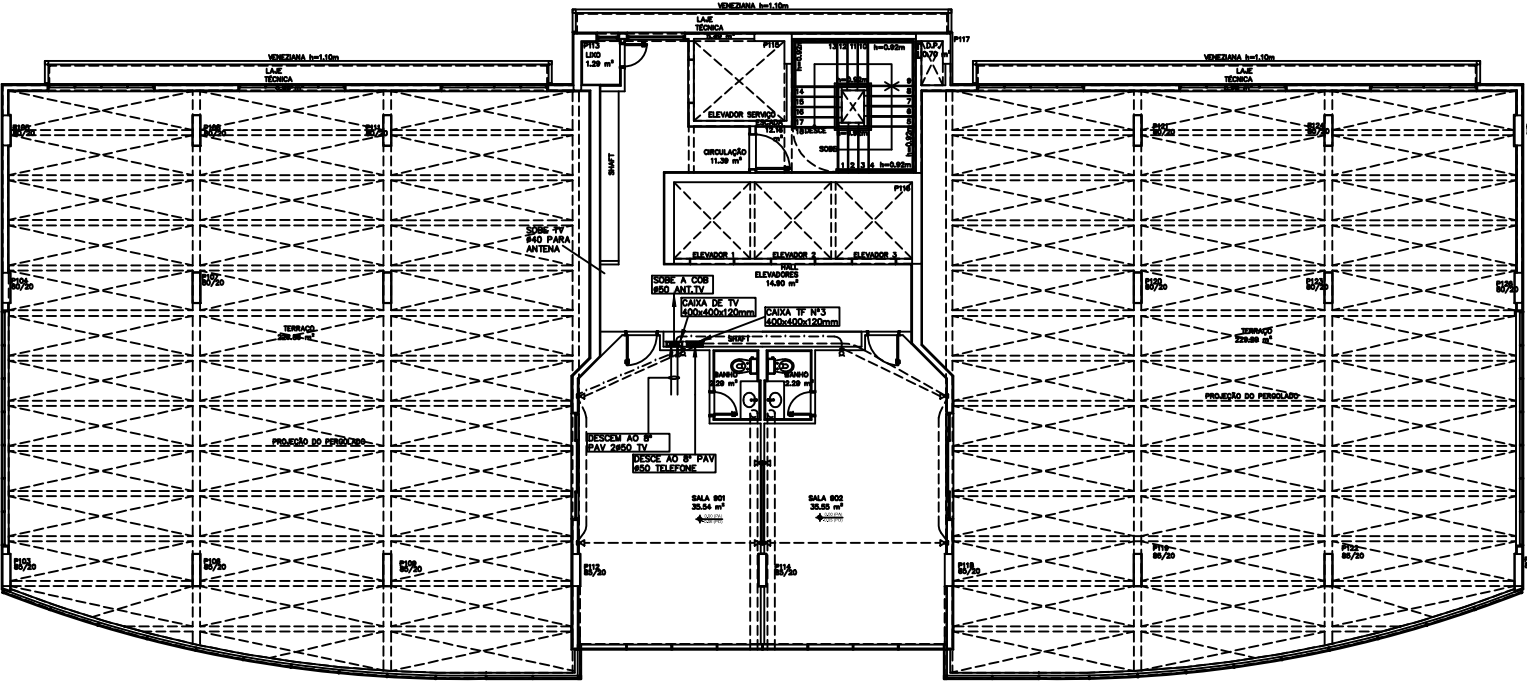

PLANTA BAIXA 9º PAVIMENTO – BLOCO "A"
ESCALA 1:100

PARA LEGENDAS E NOTAS VIDE DESENHO ITE-01/16

2	JUL/2012	REVISÃO 2-ATENDENDO ATA DE REUNIÃO DE 14/06/2012, E ANOTAÇÕES NOS DESENHOS REVISADOS PELA PORTO	N.º	VISTO
1	ABR/2012	REVISÃO GERAL COM SUBSTITUIÇÃO DA ARQUITETURA, UTILIZANDO A ARQUITETURA DE 12/03/12		
0	NOV/2011	EMISSION		
DATA		MODIFICAÇÕES		

N.Taffner Projetos de Instalações Ltda

SIA trecho 3 lote 625/695 bloco C sala 221
e-mail: ntaffner@iglobo.com
Telefone: (61) 3234-5570

SETOR:	ÁGUAS CLARAS – BRASILIA – DISTRITO FEDERAL
ENDEREÇO:	RUA DAS PANDEIRAS – LOTE 03; RUA 30 NORTE – LOTE 04
PROPRIETÁRIO:	GENT INCORPORADORA LTDA.
AUTOR DO PROJETO:	N.TAFFNER PROJETOS DE INSTALAÇÕES LTDA
RESPONSÁVEL TÉCNICO:	PORTO BSB ENGENHARIA LTDA

PROJETO DE INSTALAÇÕES	6647/D-02
PROJETO DE INSTALAÇÕES	7053-RF

01	CREA
	DRFO

RESIDENCIAL COSMOPOLITAN		DESENHO Nº
PROJETO DE INSTALAÇÕES		ITE-09/16
INSTALAÇÃO DE TELEFONE, TV E CFTV		
BLOCO COMERCIAL "A"		
PAVIMENTOS TIPO(4º AO 9º E COBERTURA)		
PROJETA	DATA	APROVADO
N.TAFFNER	NOV/2011	ITE-09-2011-GENT-ITE-09-002-BLA-TIPO-COB