




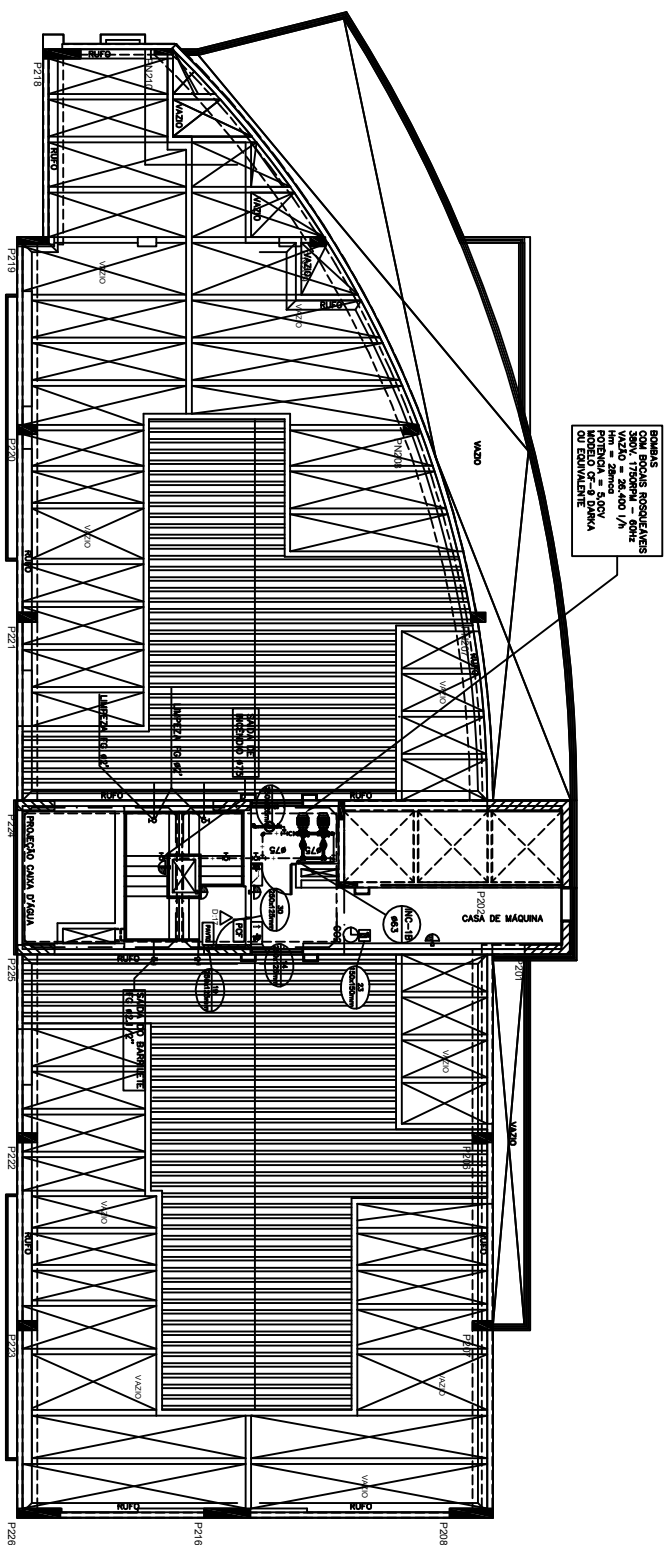


PLANTA BAIXA COBERTURA – BLOCO “B” RESIDENCIAL
ESCALA 1:50

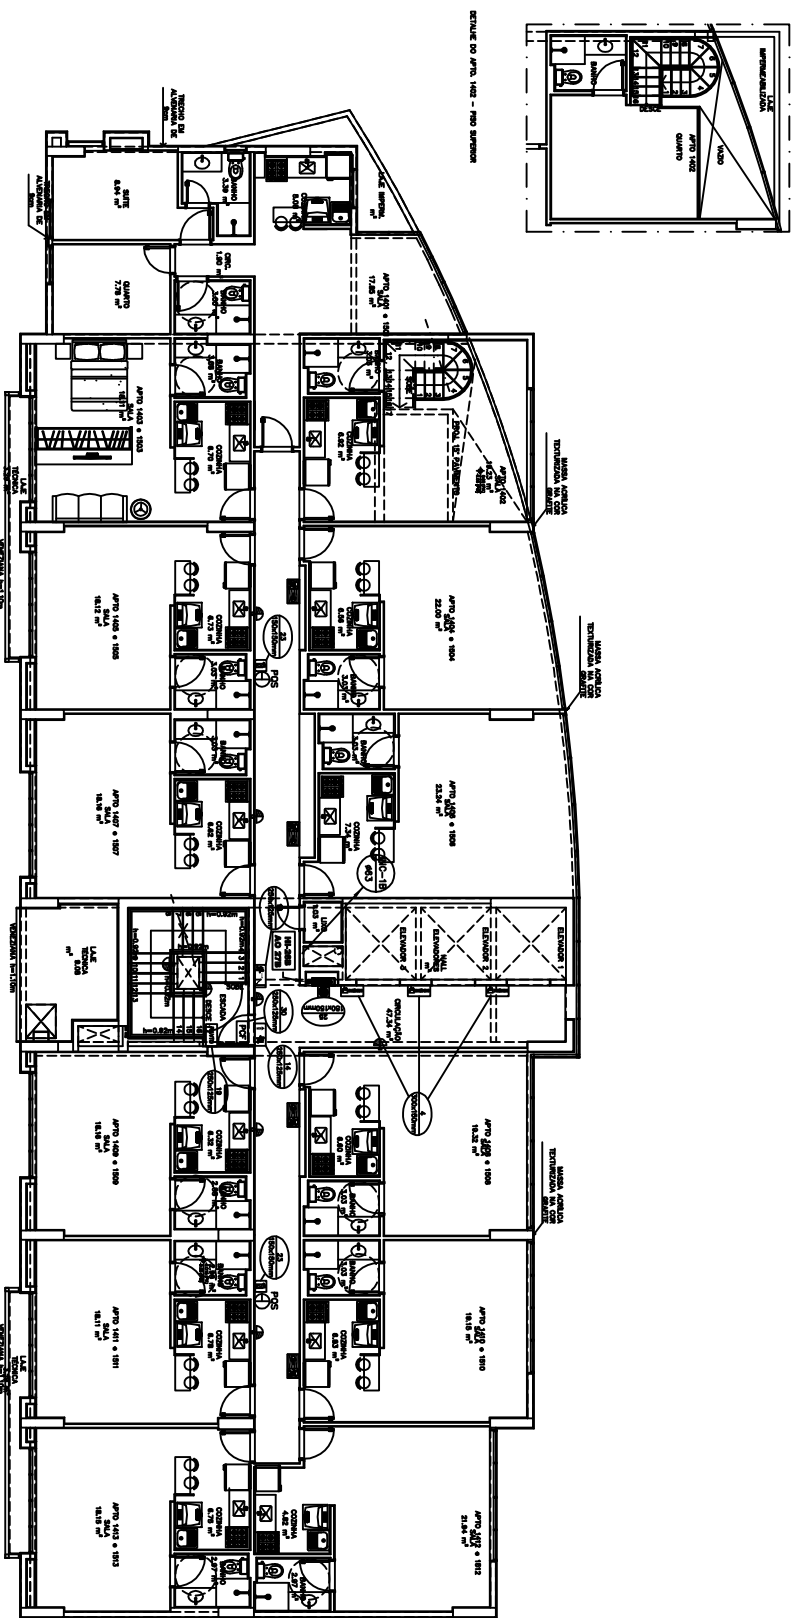



PLANTA BAIXA 14º ao 15º PAVIMENTO – BLOCO "B" RESIDENCIAL
ESCALA 1:100

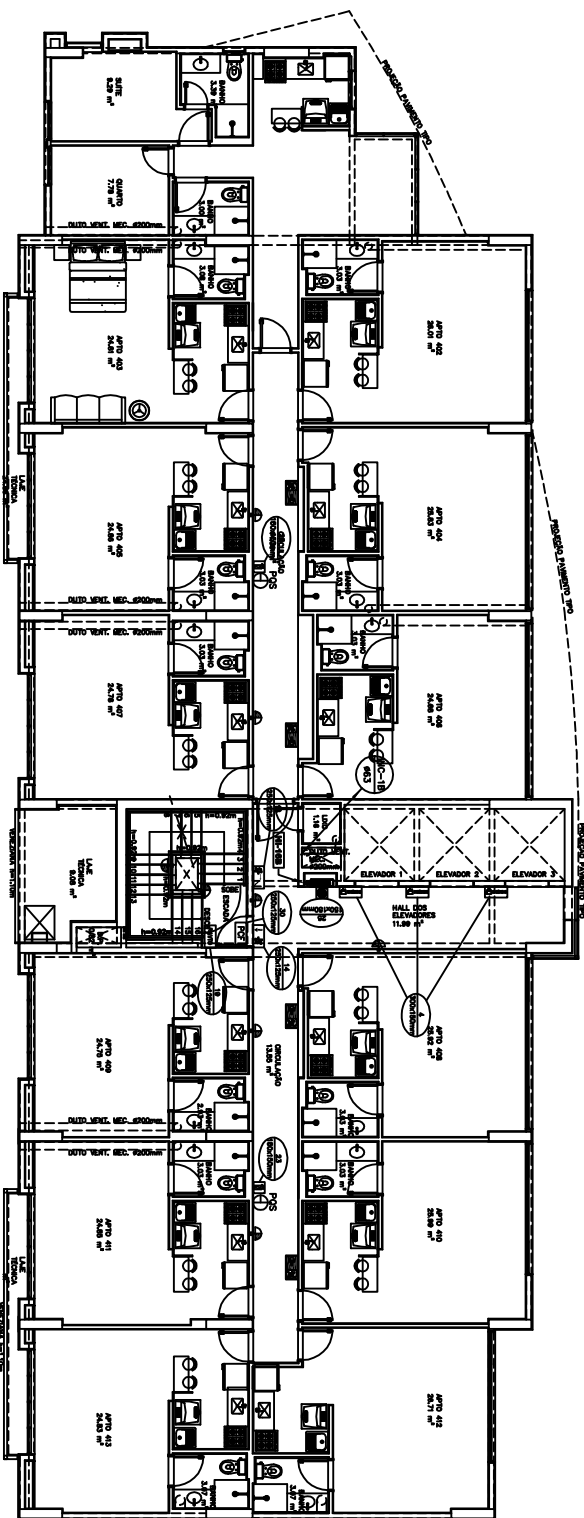


PLANTA BAIXA 4° PAVIMENTO – BLOCO “B” RESIDENCIAL
ESCALA 1:100

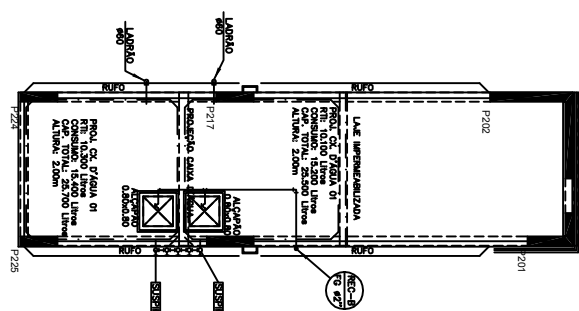

COBERTURA DA CASA DE MÁQUINAS
BLOCO "B" RESIDENCIAL
ESCALA 1:100

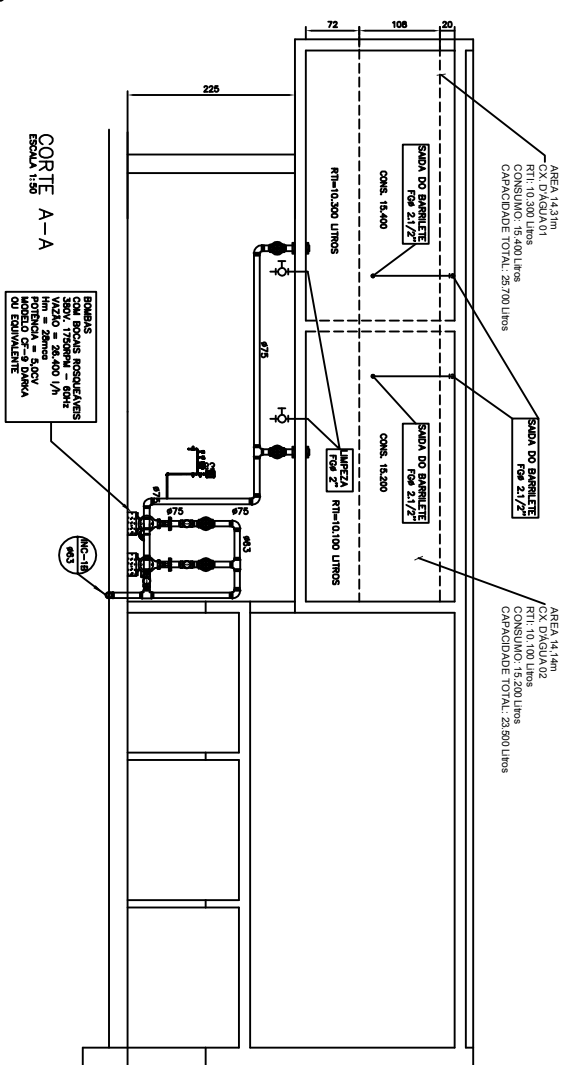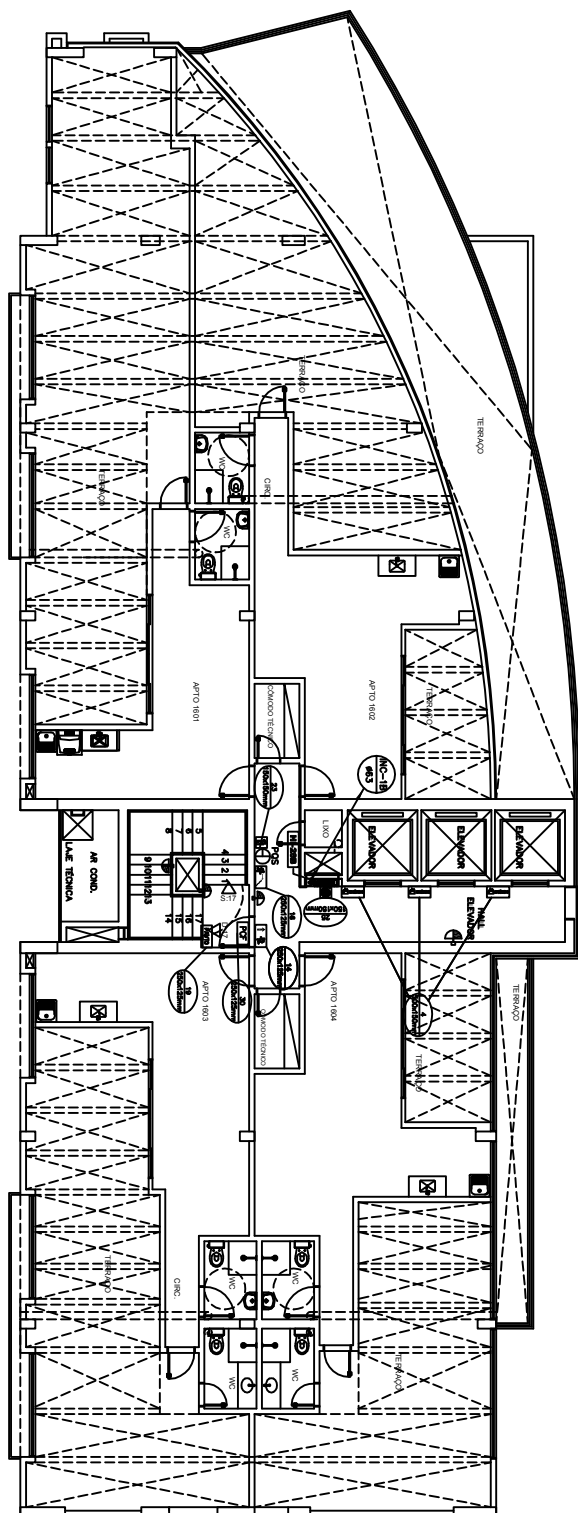CORTE A-A
ESCALA 1:50

PLANTA BAIXA 16º PAVIMENTO – BLOCO “B” RESIDENCIAL
ESCALA 1:100

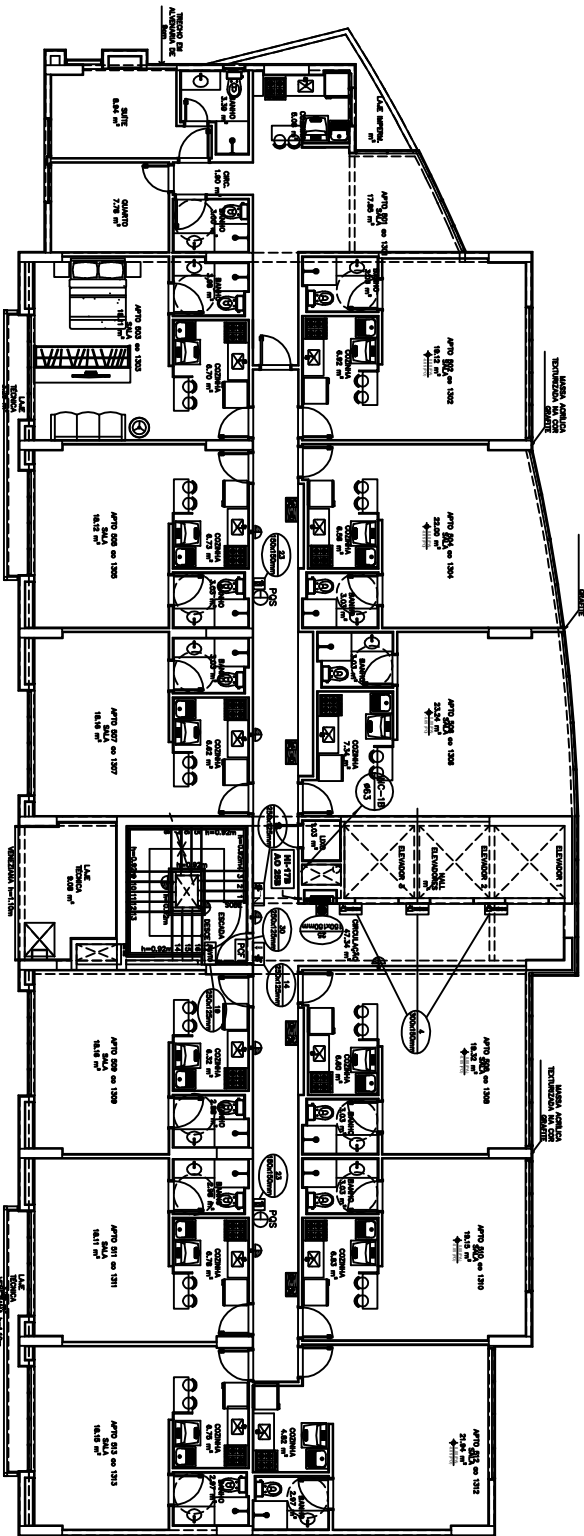

PLANTA BAIXA 5.º AO 13.º PAVIMENTO – BLOCO "B" RESIDENCIAL

BLOCO B									
CÁLCULO DA BOMBA - CLASSE PREBIA									
TÉCNO	M3/1000	COMPONENTES			PREÇO UNIT.		PREÇO TOTAL	PREÇO UNIT.	PREÇO TOTAL
		7,5L	10,5L	13,5L	EXC.	TOTAL			
A-B	75	440	74,0	13,50	24,40	0,112	2,73	0,48	1,06
B-C	83	440	5,10	18,50	24,40	0,112	0,48	0,18	0,28
C-D	83	220	24,00	11,50	15,50	0,038	0,48	0,18	0,28
E-E	83	220	3,00	14,50	17,50	0,038	0,48	0,18	0,28
B-F	83	220	82,00	17,50	17,50	0,038	0,48	0,18	0,28
UNIDADE	16	220	30,00	-	30,00	0,24	-	7,20	-
SUBTOTAL	16	220	-	-	-	-	-	17,20	-

[illegible]

o	Nº	DATA	MODIFICAÇÕES	Nº	VERSO
3		09/06/2012	REVISÃO ATRIBUINDO RESPONSABILIDADE AO GERENTE RESPONSÁVEL NRECA-2012 E/ANEXO EDITORIAL DA CADA EDA ANEXADA		
2		09/10/2012	REVISÃO DE 18.09/2012 COMPARAÇÃO DA CADA EDA ANEXADA		
1		04/07/2012	REVISÃO GERADA COM SUBSTITUIÇÃO DA ABREVIATURA, UTILIZANDO O NOME COMPLETO		
0		NOV/2011	REVISÃO DE 12/05/12		

SITIO:	AGUA CLARA - BRASILIA - DISTRITO FEDERAL
ENDEREÇO:	RUA DAS PAINHAS - LOTE 16 - RUA 14 - LOTE 10
PROPRIETÁRIO:	CENTRO NOROCCIDENTAL
AUTOR DO PROJETO:	NAIFARA PINHEIRO DE ARAUJO SILVA
RESPONSÁVEL TÉCNICO:	PARTO BASS ENGENHARIA LTDA

0. <u>PROBING ISSUES</u>	
0. <u>W/IN TO PROBLEMS</u>	001, 001.5-0*
0. <u>RESPONSIBLE ISSUES</u>	001, 001.5*
001-001.5*	

RESIDENCIAL COSMOPOLITAN	ASSINADO P/
PROJETO DE INSTALAÇÕES	INC-10/13
INSTALAÇÃO DE INCENDIO, SINALIZAÇÃO E ROTA DE FUGA PÚBLICO RESIDENCIAL B PAVIMENTAÇÃO TIPO C 4º AO 16º E COBERTURA	
PROJETO ELABORADO POR	
INDICAÇÃO	
DATA 09/07/2011	
PROJ-18-2011-GRAT-INC-10-008-BLB-TIPO-COB- PUB-RES-PAV-TIPO-C	