



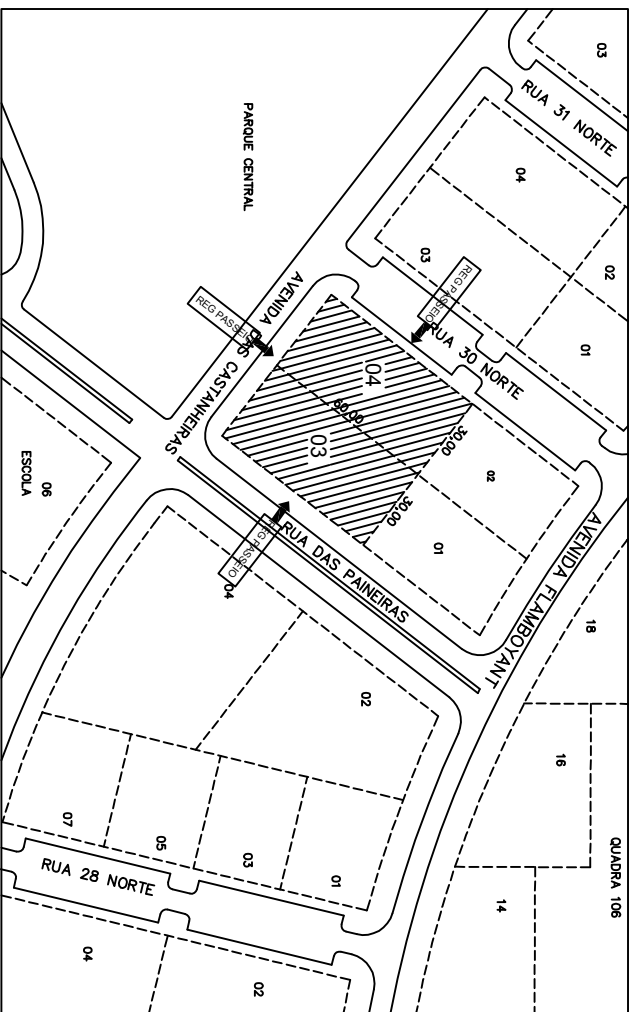

PLANTA BAIXA – PLANTA DE SITUAÇÃO
ESCALA 1:1000

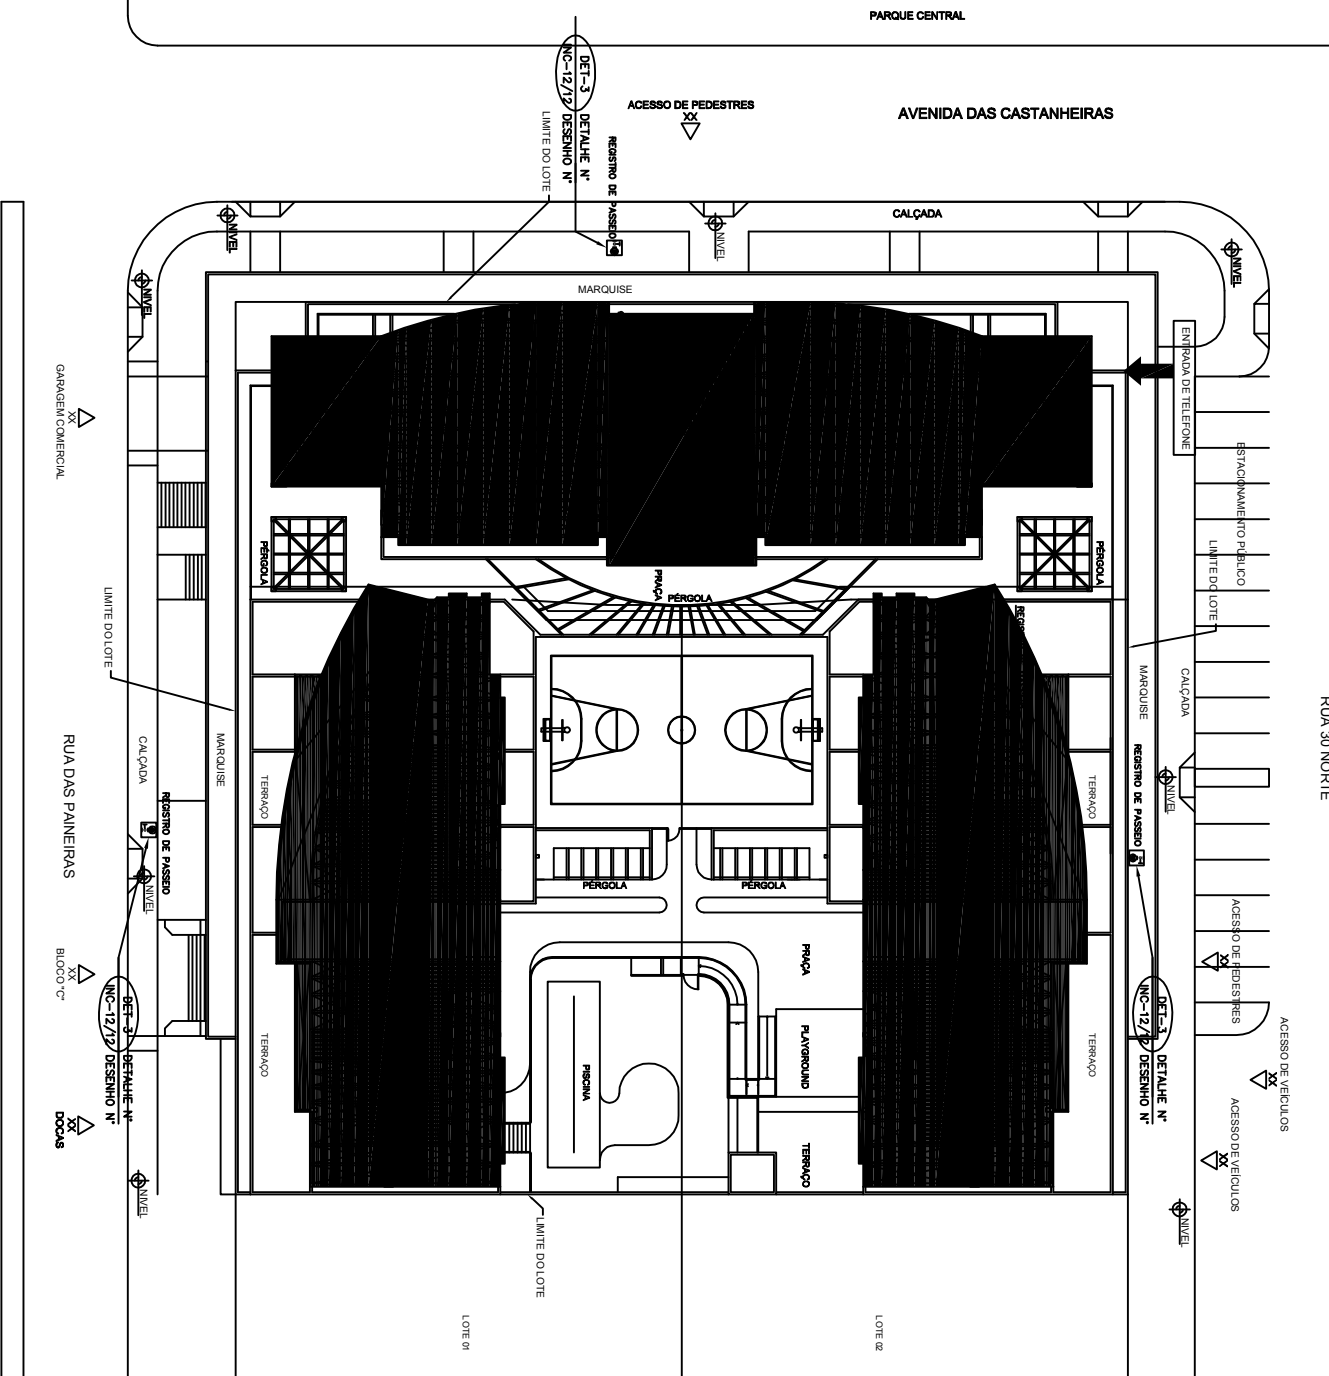

PLANTA BAIXA - LOCAÇÃO
ESCALA 1:200

SINALIZACAO DE EQUIPAMENTO			
Item	Imagem	Descrição	Dimensões
20		Proibido Fogo Aberto	15 x 15 cm
21		Proibido Fumar	15 x 15 cm
23		Proibido Fogo Aberto	15 x 15 cm
25		Proibido Fogo Aberto	15 x 15 cm
27		Proibido Fogo Aberto	15 x 15 cm
INDICACAO DAS CONDICÕES DE USO DE PORTAS CORTA-FOGO			
30		Proibido Fogo Aberto	15 x 15 cm
SINALIZACAO DE PROIBICAO			
4		Proibido Fogo Aberto	15 x 15 cm
SINALIZACAO DE ORIENTACAO E SALVAMENTO			
12		Sinal de Saída	15 x 15 cm
13		Sinal de Saída	15 x 15 cm
14		Sinal de Saída	15 x 15 cm
16		Sinal de Saída	15 x 15 cm
17		Sinal de Saída	15 x 15 cm
19		Sinal de Saída	15 x 15 cm

[illegible][illegible]

--

N.º	DATA	MODIFICAÇÕES	VISÃO
3	20/11/2013	REVISÃO-ACERTO DA NOTA DA PGF	
2	09/10/2012	REVISÃO-ATENDENDO ATA DE COMARTEBUIZACÃO	
1	ABR/2012	REVISÃO GERAL, COM SUBSTITUIÇÃO DA ARQUITETURA, UTILIZANDO A ARQUITETURA DE 12/03/12	
0	NOV/2011	baseado	

N Taffner Projetos de Instalações Ltda SUA Avenida 3 Rua 43-6965 Bairro C- sala 121 Teléfono (61) 3242-6579	
SECCION:	AGUAS CALIENTES - BOMBAS - DESMOTO FREGAL
EMPRESA:	RAM DAS PAREDEIRAS - LOTE 03, RUA 30 NORO - LOTE 04
PROYECTO:	GRAT INCORPORACION TUBA
AUTORE DO PROYECTO:	N TAFFNER PROYECTO DE INSTALACIONES LTDA
RESPONSABLE TECNICO:	PONTO BOM ENGRANDIENDO TUBA
o PROYECTO FINITO o ALTERN DO PROYECTO	CALC. 48/10/79 CALC. 19/03/88

CS&W	CS&A
------	------

[illegible]