
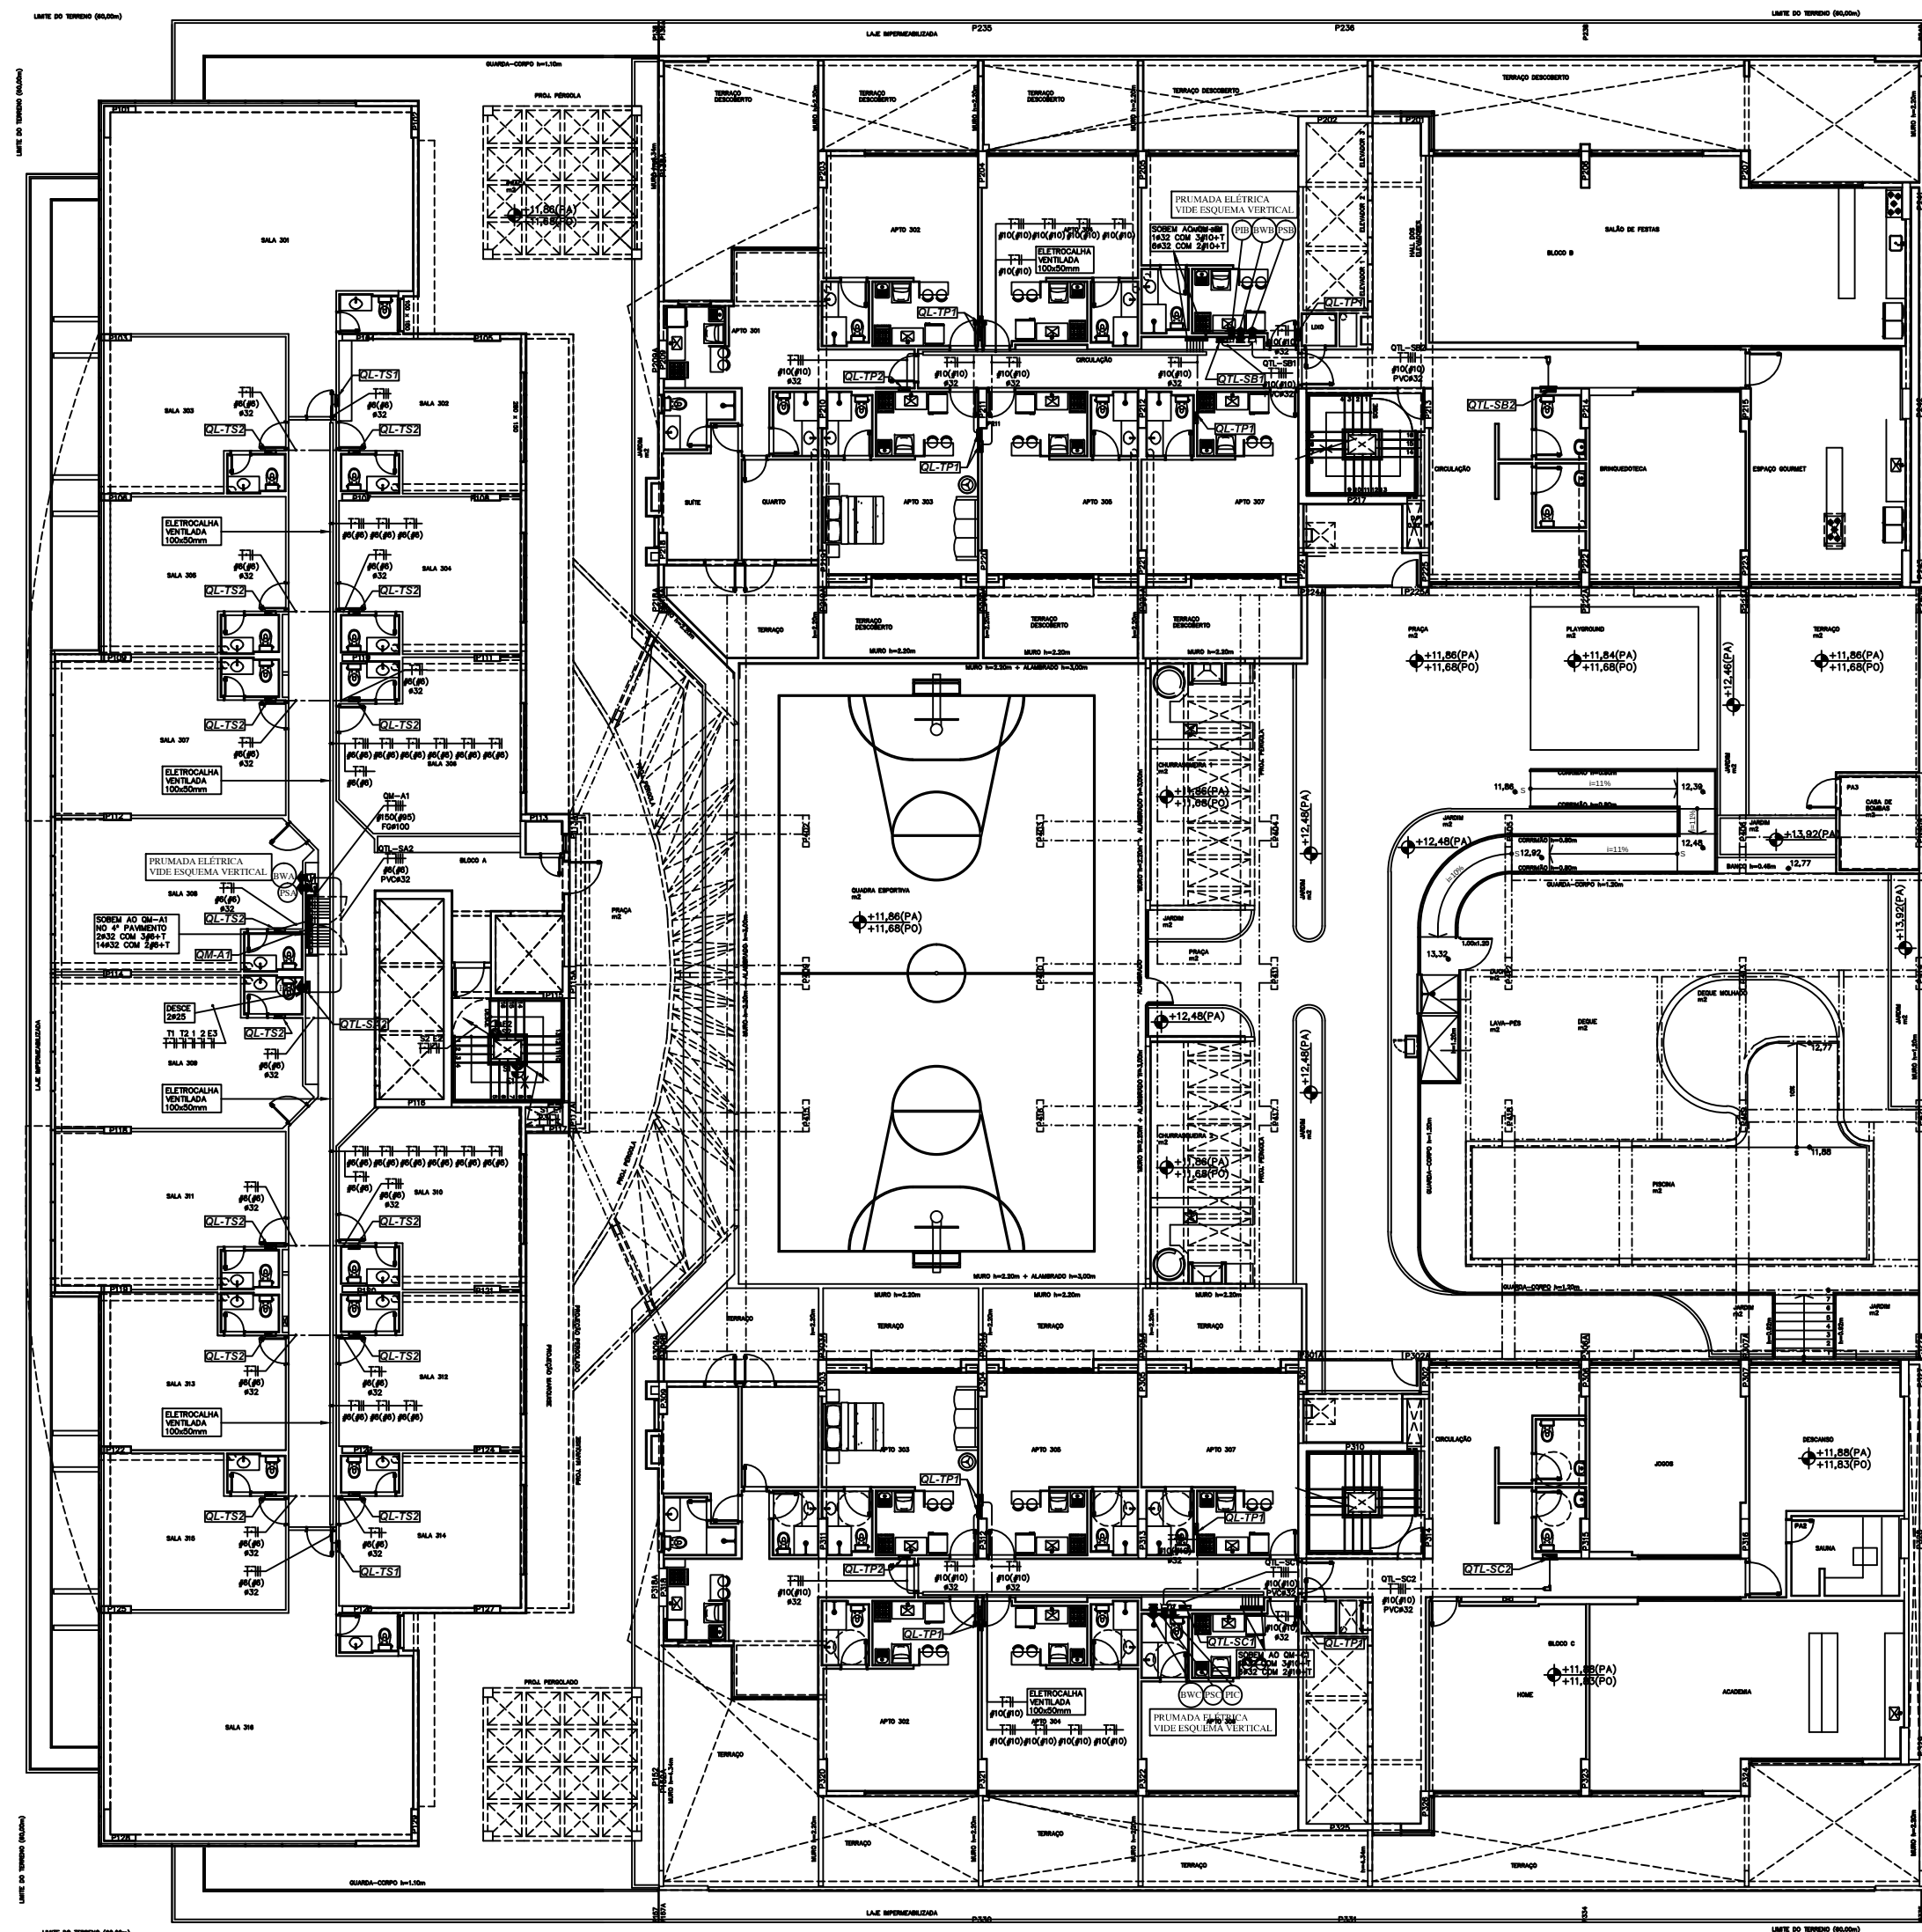


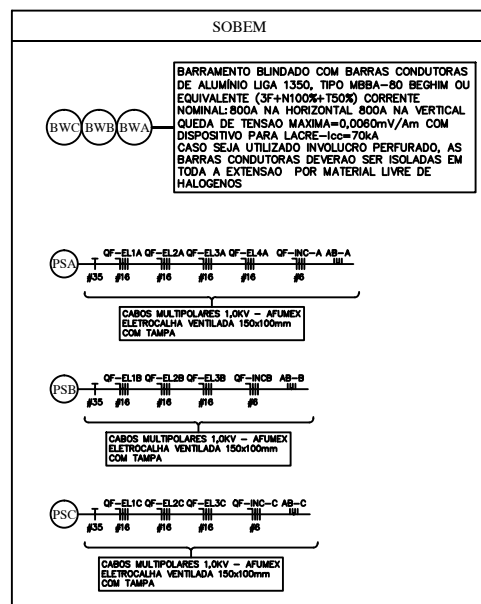

PLANTA BAIXA 3º PAVIMENTO
ESCALA 1:100

NOTAS:

- 1- PARA LEGENDAS E NOTAS GERAIS VIDE DESENHO ILI-01/31;
- 2- TUBULIAÇÃO (O) NI O COTADA SERÇ DE $\bar{N}25$ (3/4") PVC RIGIDO QUANTO APARENTE;
- 3- TUBULIAÇÃO (E) SOBRE FORNO E EMBUTIDAS NA ALVENARIA PODER O SER EXECUTADOS COM TUBO DE PVC FLEXIVEL, CORRUGADO TIGREFOX OU EQUIVALENTE COM DIAMETRO DE 100 (4")
- 4- FIAE (I) INTERNA, EM ELEUTRODUTO NI O COTADA PARA ILUMINAE (I) O E TOMADAS SERÇ EM CABO SUPERATICE FLEXIVEL $\bar{N}2$ mm², CLASSE 5, 600V/50V, PRYSMIAN OU EQUIVALENTE;
- 5- FIAE (O) INTERNA, EM ELEUTRODUTO PERFORADO NI O COTADA PARA ILUMINAE (O) E TOMADAS SERÇ EM CABO AFUMEX FLEXIVEL $\bar{N}2$ mm², CLASSE 5, 600V/1000V PRYSMIAN OU EQUIVALENTE;
- 6- AS COTAS DAS TUBULIAÇÕES (E) DE PVC ESTI O INDICADAS EM MILIMETROS, E REFEREM-SE AO DIAMETRO EXTERNO;
- 7- AS COTAS DAS TUBULIAÇÕES (E) DE FERRO GALVANIZADO ESTI O INDICADAS EM MILIMETROS, E REFEREM-SE AO DIAMETRO INTERNO;
- 8- AS COTAS DAS FIAES (E) ESTI O INDICADAS EM MM;
- 9- OS CONDUTORES PARA FIAE (I) O E ILUMINAE (I) O E TOMADAS NAS GARAGEM SERÇ O EXECUTADOS EM PERIFILADO GALVANIZADO ELEUTROLITICO PERFORADO DE SUBSTRATE REF. MG-250000 MEGA OU EQUIVALENTE;
- 10- OS CONDUTORES PARA CABOS DE FORA (I) GERAIS SERÇ O EXECUTADOS EM ELEUTROCALHA GALVANIZADA ELEUTROLITICA PERFORADA REF. MG-200 MEGA OU EQUIVALENTE;
- 11- OS CONDUTIMENTOS DOS QUADROS GERAEIS E PARÇAIS SERÇ O DO TIPO TAP AFUMEX FLEXIVEL, CLASSE 5, 600V/1000V, PRYSMIAN OU EQUIVALENTE;

01	09/10/2012	REVISÃO--ATENDENDO ATA DE COMPATIBILIZAÇÃO DA REUNIÃO DE 18/09/2012		
0	NOV/2011	EMISSION		
N.o	DATA	MODIFICAÇÕES	N.o	VISTO

N.Taffner Projetos de Instalações Ltda

SIA trecho 3 lote 625/695 bloco C sala 221
e-mail: ntaffner@globo.com
Telefone (61) 3234-5570

SETOR:	ÁGUAS CLARAS - BRASÍLIA - DISTRITO FEDERAL.
ENDEREÇO:	RUA DAS PANDEIRAS - LOTE 03; RUA 30 NORTE - LOTE 04
PROPRIETÁRIO:	GENT INCORPORADORA LTDA.
AUTOR DO PROJETO:	N.TAFFNER PROJETOS DE INSTALAÇÕES LTDA
RESPONSÁVEL TÉCNICO:	PORTO 858 ENGENHARIA LTDA

2. FILL IN THE BLANKS	
2. A) OR B) TO SHOW IT	SEE PAGE 6647/2-02
2. FILL IN THE BLANKS	SEE PAGE 7063-RF

CEB	CREA
	DRUFO

COSMOPOLITAN		DESENHO Nº:	
PROJETO DE INSTALAÇÃO		IEL-12/31	
INSTALAÇÃO ELÉTRICA			
PLANTA BAIXA - 3º PAVIMENTO - FORÇA			
DESENHO: N.TAFFNER	REVISTA: INDICADA	DATA: SET/2011	ABRIGUO: NT-16-2011-CENT-IEL-12-RO1-SPAYTO-FORÇA