



PLANTA BAIXA COBERTURA E CASA DE MAQUINAS - BLOCO C
ESCALA 1:50

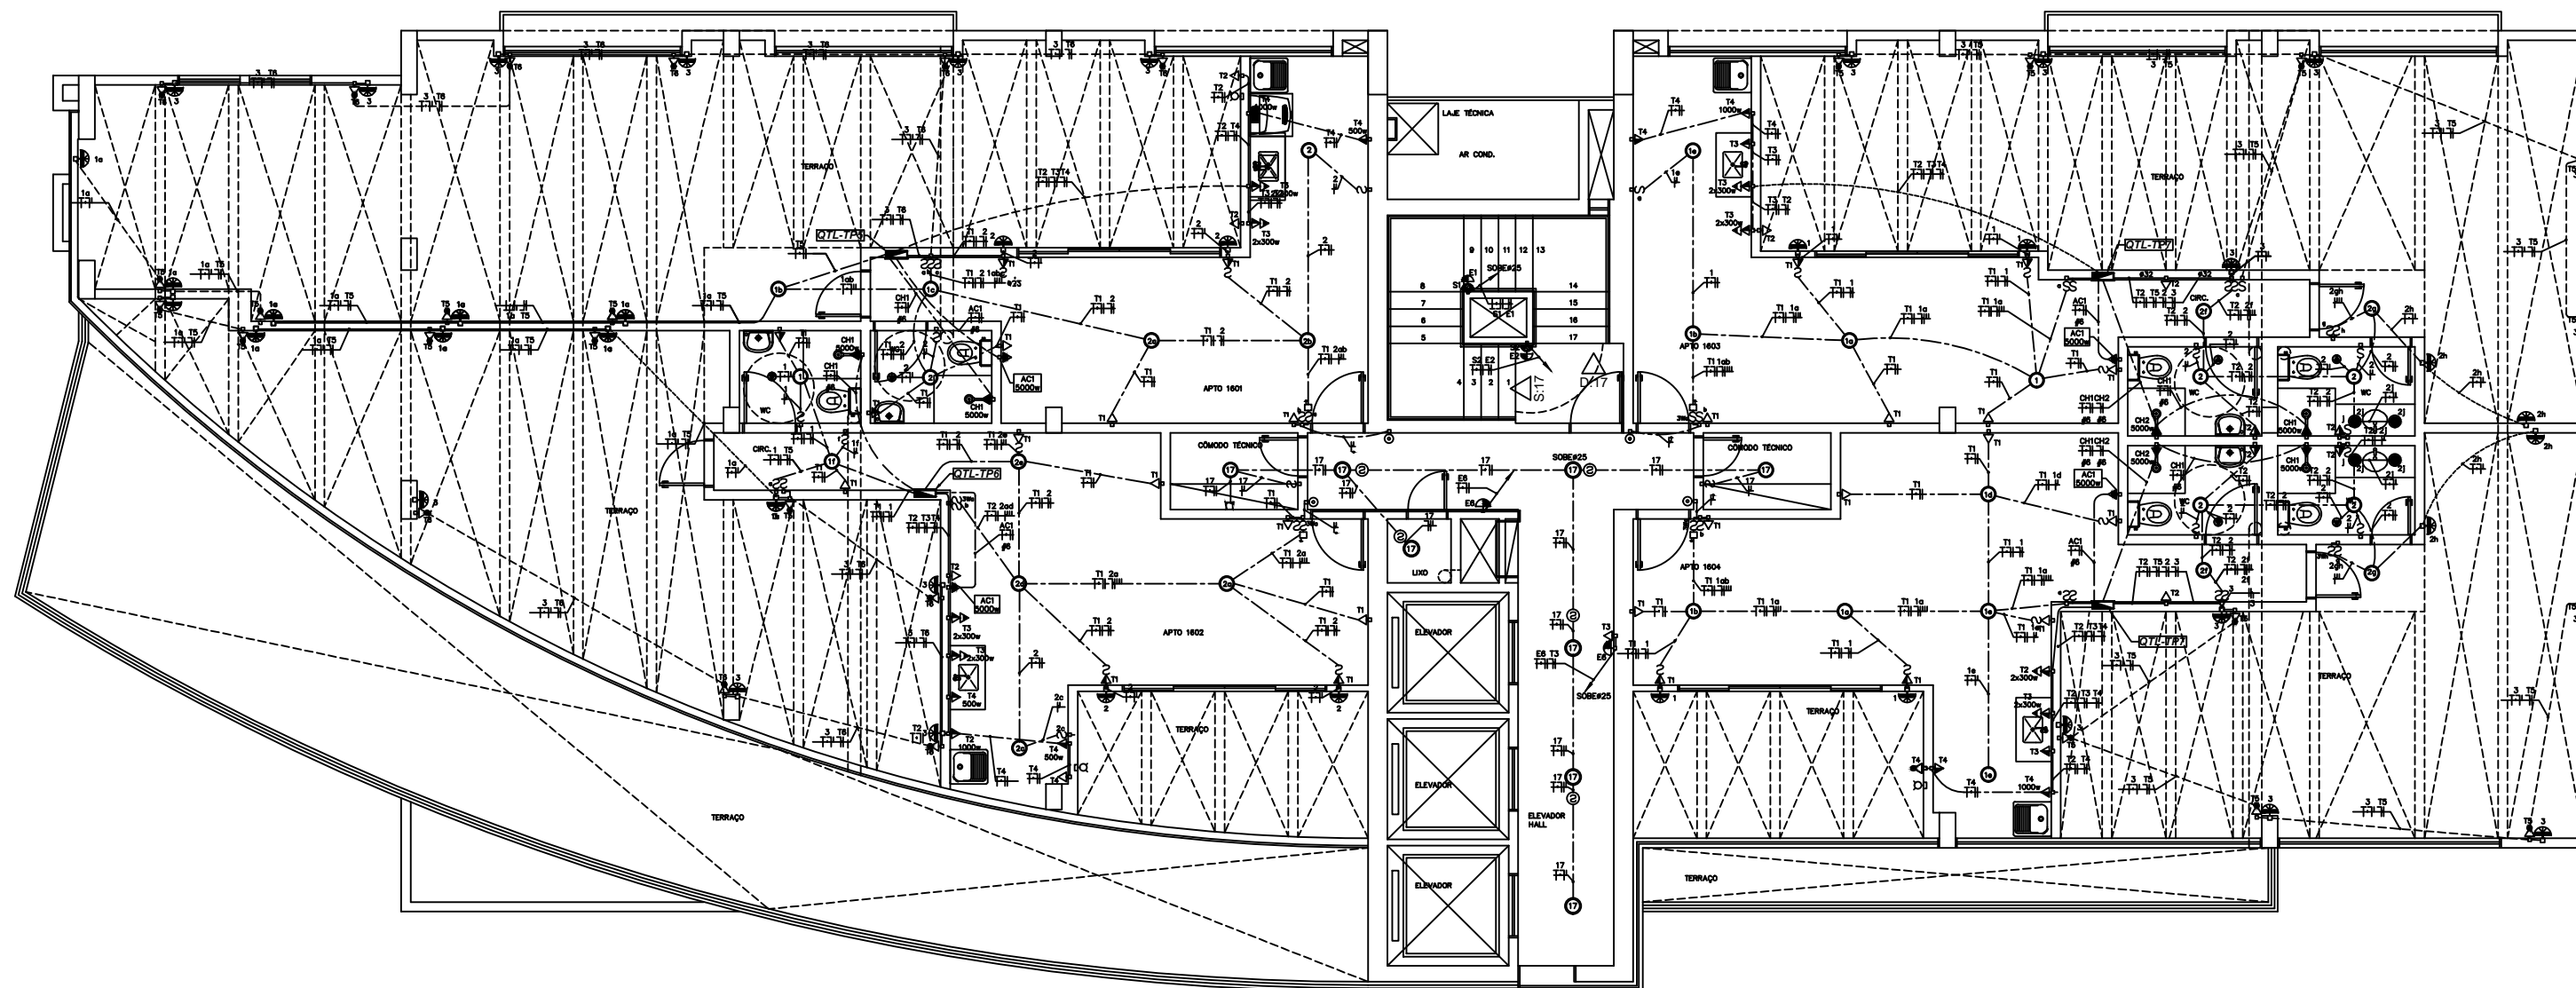

PLANTA BAIXA 16º PAVIMENTO - BLOCO C
ESCALA 1:50

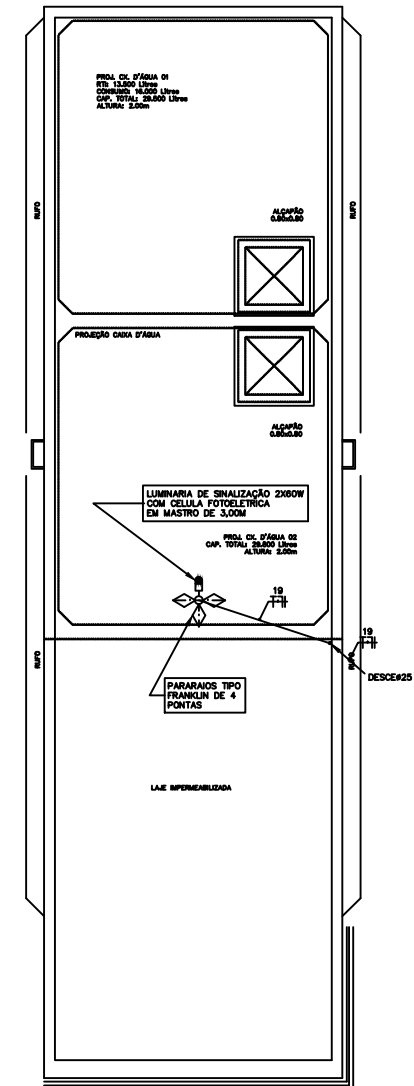

PLANTA BAIXA COB. CASA DE MAQUINAS - BLOCO C
ESCALA 1:50

NOTAS:
 1- PARA LEGENDAS E NOTAS GERAIS VIDE DESENHO IEL-01/31;
 2- PARA LEGENDAS E NOTAS GERAIS VIDE DESENHO IEL-01/31;
 3- PARA LEGENDAS E NOTAS GERAIS VIDE DESENHO IEL-01/31;
 4- PARA LEGENDAS E NOTAS GERAIS VIDE DESENHO IEL-01/31;
 5- PARA LEGENDAS E NOTAS GERAIS VIDE DESENHO IEL-01/31;
 6- PARA LEGENDAS E NOTAS GERAIS VIDE DESENHO IEL-01/31;
 7- PARA LEGENDAS E NOTAS GERAIS VIDE DESENHO IEL-01/31;
 8- PARA LEGENDAS E NOTAS GERAIS VIDE DESENHO IEL-01/31;
 9- PARA LEGENDAS E NOTAS GERAIS VIDE DESENHO IEL-01/31;
 10- PARA LEGENDAS E NOTAS GERAIS VIDE DESENHO IEL-01/31;
 11- PARA LEGENDAS E NOTAS GERAIS VIDE DESENHO IEL-01/31;
 12- PARA LEGENDAS E NOTAS GERAIS VIDE DESENHO IEL-01/31;
 13- PARA LEGENDAS E NOTAS GERAIS VIDE DESENHO IEL-01/31;
 14- PARA LEGENDAS E NOTAS GERAIS VIDE DESENHO IEL-01/31;
 15- PARA LEGENDAS E NOTAS GERAIS VIDE DESENHO IEL-01/31;
 16- PARA LEGENDAS E NOTAS GERAIS VIDE DESENHO IEL-01/31;
 17- PARA LEGENDAS E NOTAS GERAIS VIDE DESENHO IEL-01/31;
 18- PARA LEGENDAS E NOTAS GERAIS VIDE DESENHO IEL-01/31;
 19- PARA LEGENDAS E NOTAS GERAIS VIDE DESENHO IEL-01/31;
 20- PARA LEGENDAS E NOTAS GERAIS VIDE DESENHO IEL-01/31;

| Nº | DATA | MODIFICAÇÕES | Nº | VISTO |
|----|------------|--|----|-------|
| 01 | 09/10/2012 | REVISÃO - ATENDENDO ATA DE COMPATIBILIZAÇÃO DA REUNIÃO DE 18/09/2012 - RELOCAÇÃO DOS QFB-AS E QFB-AP | | |
| 02 | MAIO/2012 | REVISÃO GERAL COM SUBSTITUIÇÃO DA ARQUITETURA, UTILIZANDO A ARQUITETURA DE 12/03/12 | | |
| 00 | NOV/2011 | EMISSION | | |

P(O)chpt' Rtqlgqu'f' g'hpwrc;g'u'Nf'c
 SIA trecho 3 lote 625-695 bloco C sala 221
 e-mail: maffner@igol.com
 Telefone: (61) 3234-5570

SETOR: AGUAS CLARAS - BRASLIA - DISTRITO FEDERAL
 ENDEREÇO: RUA DAS PANDEIRAS - LOTE 03: RUA 30 NORTE - LOTE 04
 PROPRIETÁRIO: GENT INCORPORADORA LTDA.
 AUTOR DO PROJETO: NAFFNER PROJETOS DE INSTALAÇÕES LTDA
 RESPONSÁVEL TÉCNICO: PORTO BSB ENGENHARIA LTDA

PROJETO Nº: 6647/12-02
 DATA: 09/10/2012

| | |
|-----|------|
| CEB | CREA |
| | DRFO |

COSMOPOLITAN
 PROJETO DE INSTALAÇÃO
 INSTALAÇÃO ELÉTRICA
 PLANTA BAIXA - 16º PAVIMENTO E COBERTURA - ILUMINAÇÃO
 BLOCO C - RESIDENCIAL
 PROJETO Nº: IEL-23/31
 DATA: 09/10/2012
 PROJETO Nº: 6647/12-02