




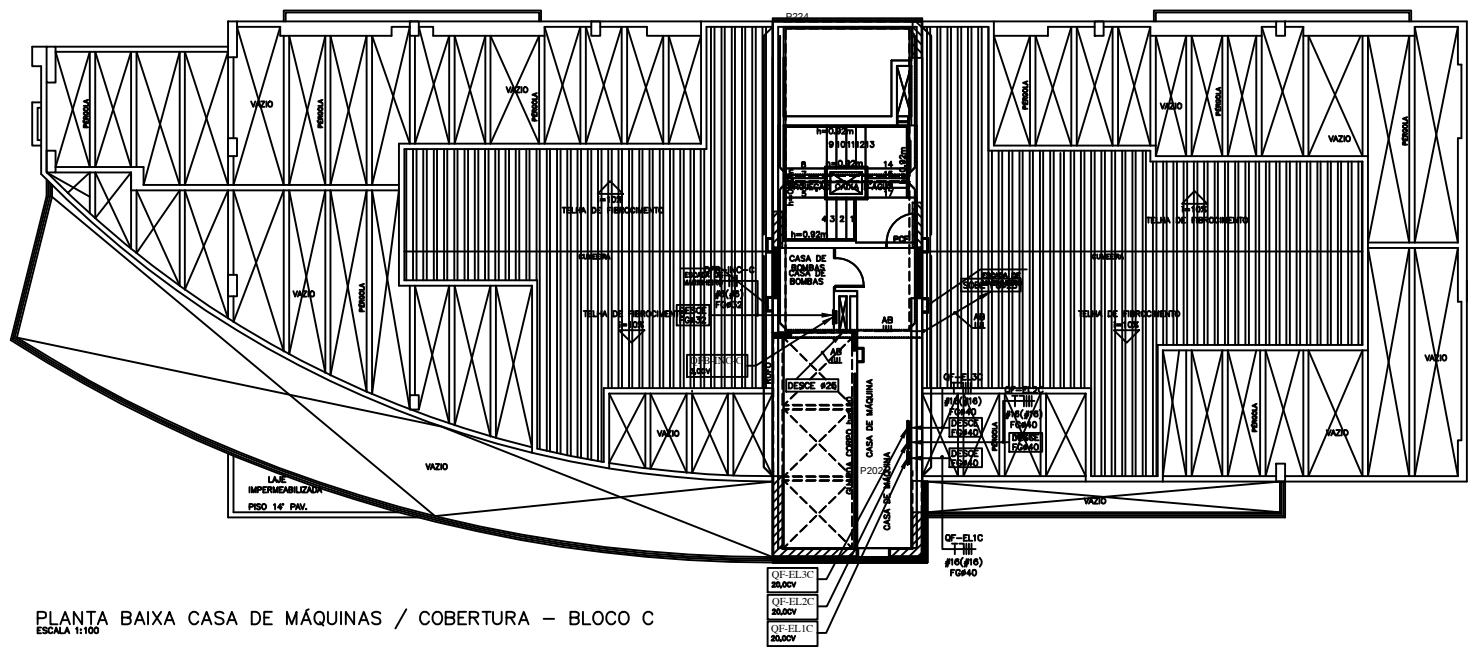


PLANTA BAIXA CASA DE MÁQUINAS / COBERTURA - BLOCO C
ESCALA 1:100

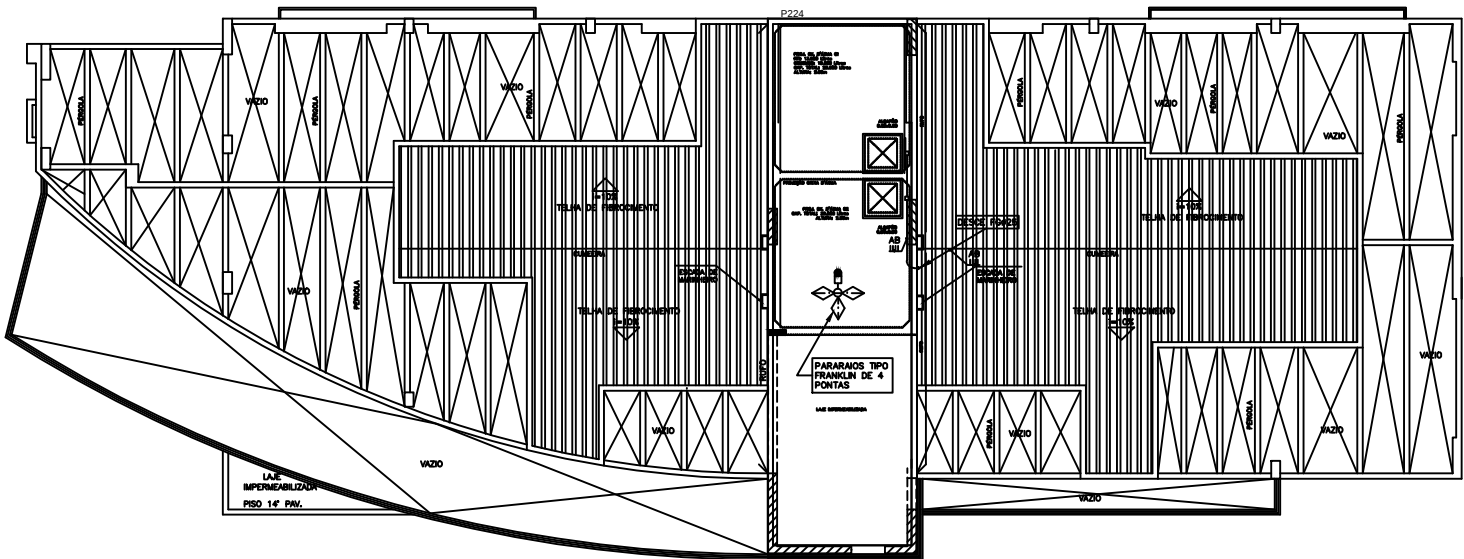


PLANTA BAIXA COBERTURA - BLOCO C
ESCALA 1:100

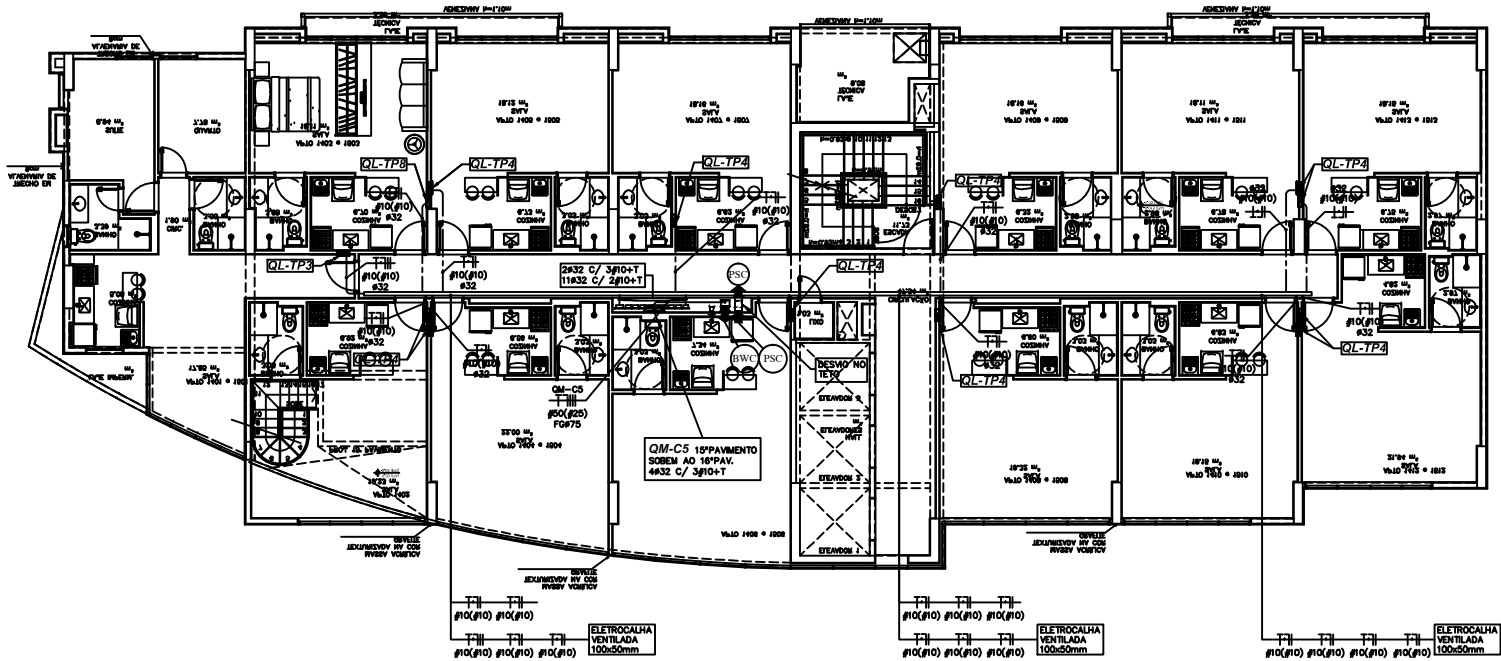


PLANTA BAIXA 14ª E 15ª PAVIMENTO - BLOCO C
ESCALA 1:100

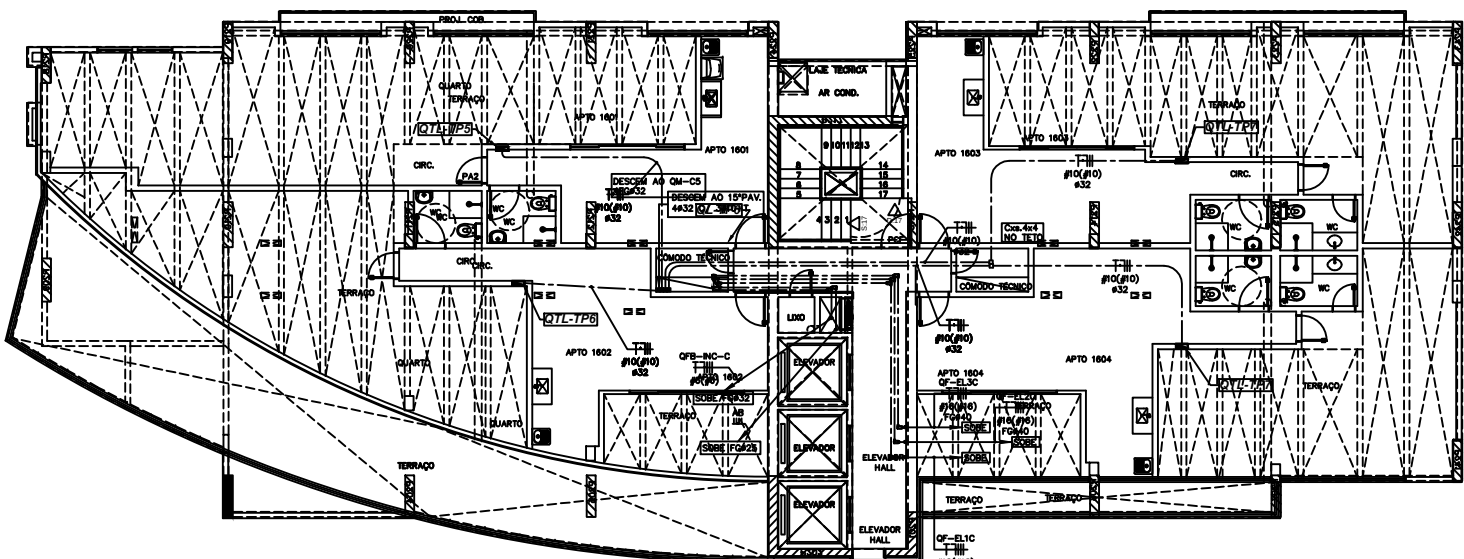


PLANTA BAIXA 16ª PAVIMENTO - BLOCO C
ESCALA 1:100

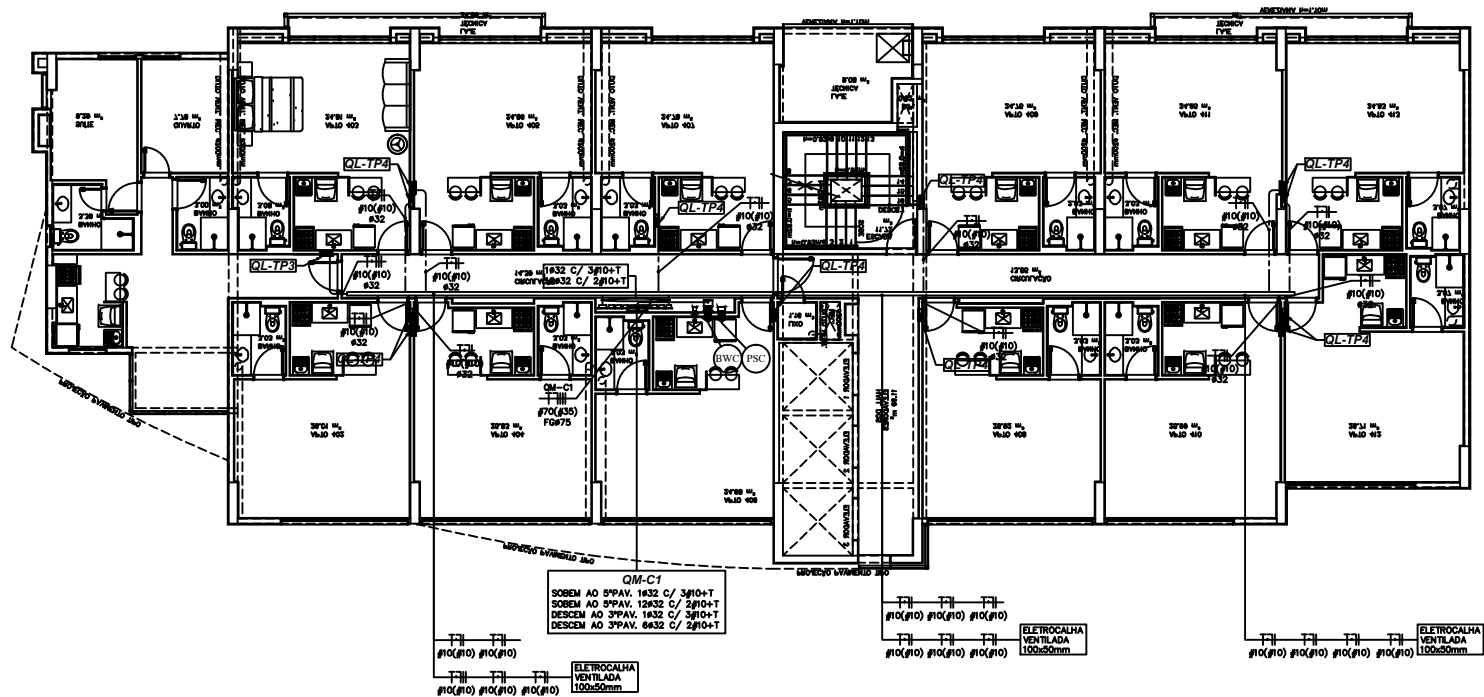

PLANTA BAIXA 4ª PAVIMENTO - BLOCO C
ESCALA 1:100

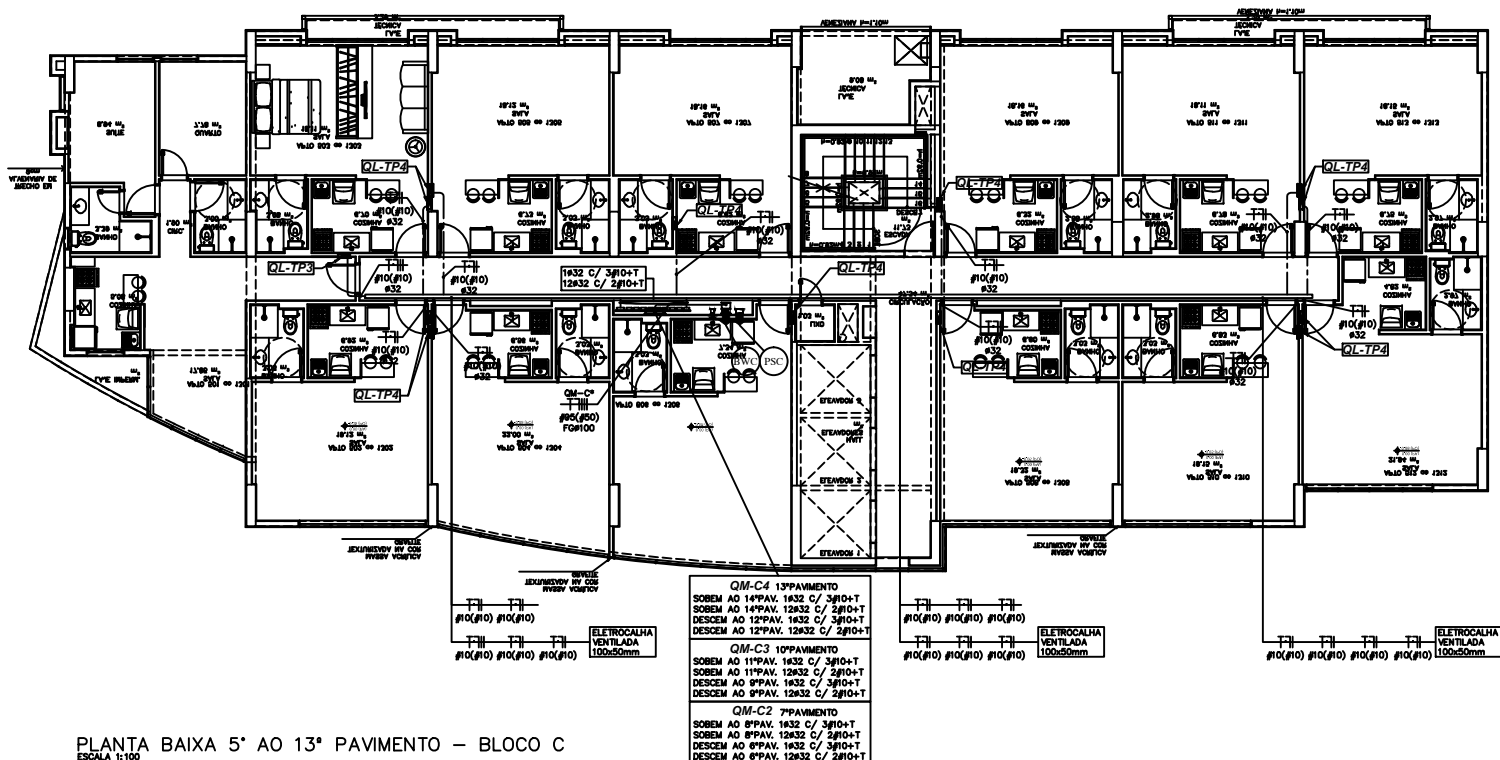

PLANTA BAIXA 5ª AO 13ª PAVIMENTO - BLOCO C
ESCALA 1:100

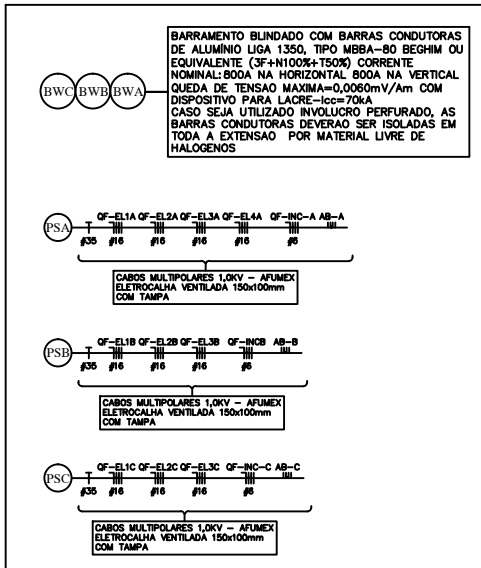

- NOTAS :**
- 1- PARA LEGENDAS E NOTAS GERAIS VIDE DESENHO IEL-01/31;
 - 2- TUBULAÇÃO NÃO COTADA SERÁ DE Ø25 (Ø3/4) PVC RÍGIDO QUANDO APARENTE;
 - 3- TUBULAÇÕES SOBRE FORRO E EMBUTIDAS NA ALVENARIA PODERÃO SER EXECUTADAS COM TUBO DE PVC FLEXÍVEL CORRUGADO TIGREFLEX OU EQUIVALENTE COM BITOLA MÍNIMA Ø25mm (Ø 3/4)
 - 4- FIAÇÃO INTERNA EM ELETRODUTO NÃO COTADA PARA ILUMINAÇÃO E TOMADAS SERÁ EM CABO SUPERSTIC FLEXÍVEL #2,5mm², CLASSE 5,450/750V, PRYSMIAM OU EQUIVALENTE;
 - 5- FIAÇÃO INTERNA EM PERFILADO PERFORADO NÃO COTADA PARA ILUMINAÇÃO E TOMADAS SERÁ EM CABO AFUMEX FLEXÍVEL #2,5mm², CLASSE 5, 600/1000V PRYSMIAM OU EQUIVALENTE;
 - 6- AS COTAS DAS TUBULAÇÕES DE PVC ESTÃO INDICADAS EM MILÍMETROS, E REFEREM-SE AO DIÂMETRO EXTERNO;
 - 7- AS COTAS DAS TUBULAÇÕES DE FERRO GALVANIZADO ESTÃO INDICADAS EM MILÍMETROS, E REFEREM-SE AO DIÂMETRO INTERNO;
 - 8- AS COTAS DAS FIAÇÕES ESTÃO INDICADAS EM mm;
 - 9- OS CONDUTORES PARA FIAÇÃO DE ILUMINAÇÃO E TOMADAS NAS GARAGEM SERÃO EXECUTADOS EM PERFILADO GALVANIZADO ELETROLÍTICO PERFORADO DE 38x38mm, REF. MG-2650-P MEGA OU EQUIVALENTE;
 - 10- OS CONDUTORES PARA CABOS DE FORÇA (GERAIS) SERÃO EXECUTADOS EM ELETROCALHA GALVANIZADA ELETROLÍTICO PERFORADA REF. MG-2000 MEGA OU EQUIVALENTE;
 - 11- OS CABOS ALIMENTADORES DOS QUADROS GERAIS E PARCIAIS SERÃO DO TIPO AFUMEX FLEXÍVEL, CLASSE 5, 600/1000V, PRYSMIAM OU EQUIVALENTE;

1	09/10/2012	REVISÃO--ATENDENDO ATA DE COMPATIBILIZAÇÃO DA REUNIÃO DE 18/09/2012--RELOCAÇÃO DOS QFB--AS E QFB--AP
0	NOV/2011	EMIÇÃO
N.º	DATA	MODIFICAÇÕES

N.Taffner Projetos de Instalações Ltda

SLA Brecho 3 Lote 625/695 bloco C sala 221
e-mail: ntaffner@nbtlo.com
Telefone (61) 3234-5570

SETOR: AGUAS CLARAS - BRASILIA - DISTRITO FEDERAL
ENDEREÇO: RUA DAS PANDEIRAS - LOTE 03; RUA 30 NORTE - LOTE 04
PROPRIETÁRIO: GENT INCORPORADORA LTDA
AUTOR DO PROJETO: N.TAFFNER PROJETOS DE INSTALAÇÕES LTDA
RESPONSÁVEL TÉCNICO: PORTO BSB ENGENHARIA LTDA

CEB	CREA
	DRFO

COSMOPOLITAN
PROJETO DE INSTALAÇÃO
INSTALAÇÃO ELÉTRICA
PLANTA BAIXA - BLOCO C - FORÇA

PROJETO: N.TAFFNER	REVISÃO: INDICADA	DATA: 28/11/2011	ASSINATURA: 17-18-2011-GENT-IEL-24-BLC-FORÇA
--------------------	-------------------	------------------	--