

- 1

LUMINÁRIA FLUORESCENTE DE INDUSTRIAL REFERÊNCIA 4100 DA ITAM OU EQUIVALENTE CORPO EM COUÇA DE AÇO TRATADA ZINCO E ELETROSTÁTICA BRANCA COM 2 LÂMPADAS FLUORESCENTES DE 32W

2

REATOR ELETRÔNICO DUPLO APF-PARTIDA RÁPIDA 2x32W

3

PERFILADO LISO 26x30mm COM 3 FIOS NAS EXTREMIDADES ELETROLÍTICO REFERÊNCIA MG 2550-1 MEGA OU EQUIVALENTE

4

CABO CONOPLAST 3x1,5mm²

5

GANCHO PARA PERFILADO REFERÊNCIA MG 2562 MEGA

6

GANCHO PARA LUMINÁRIA REFERÊNCIA MG 2552 MEGA

7

VERSALHAO ROSCA TOTAL REFERÊNCIA MG 2553-2 # 1/4" MEGA

8

CHAMADOR AUTO PERFORANTE ROSCA INTERNA #1/4"

9


FORÇA SEXTAVADA #1/4"X0,0000 114 REF-48 MOPA

10


CABA DE TOMADA REF.MG 2563 COM UMA TOMADA DE 3P+T MEGA

11


FORÇA LOZANGULAR REF.MG 2561.3 #1/4 COM FORÇA MEGA

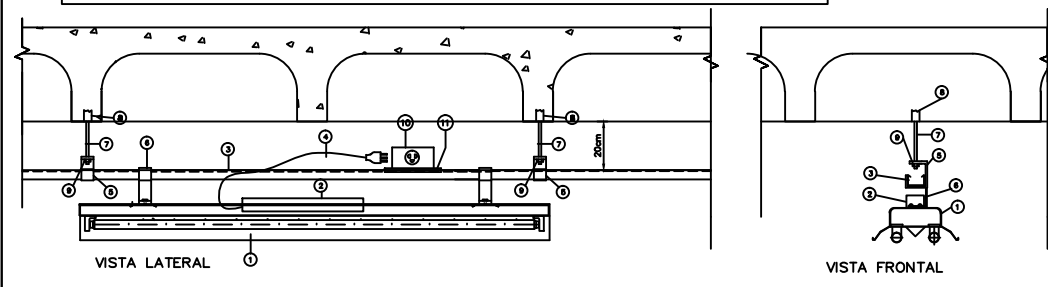


D-1 DETALHE 1- LUMINARIA DE FLUORESCENTE EM PERFILADO SEM ESCALA

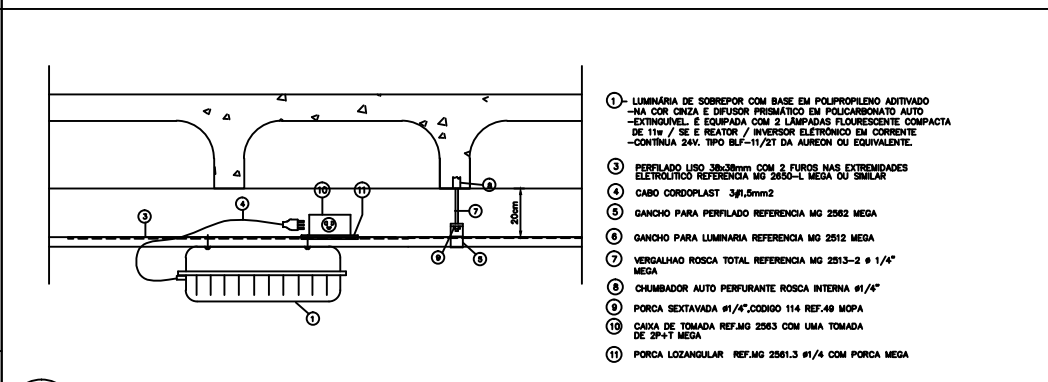


D-2 DETALHE 2- LUMINARIA DE EMERGENCIA AUTONOMA EM PERFILADO SEM ESCALA

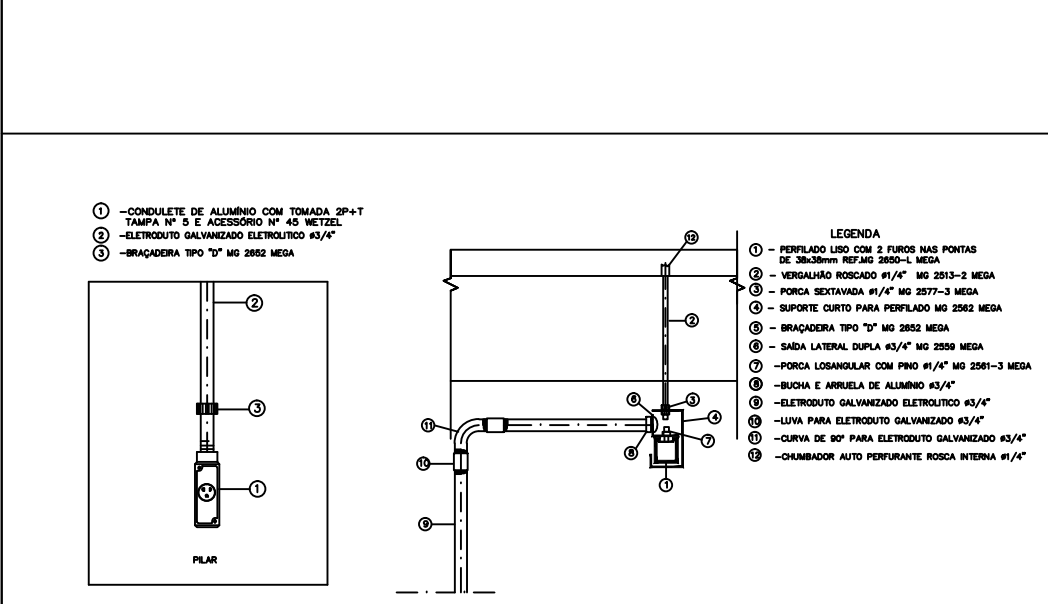


D-3 DETALHE DE TOMADA APARENTE EM PILAR NA GARAGEM SEM ESCALA

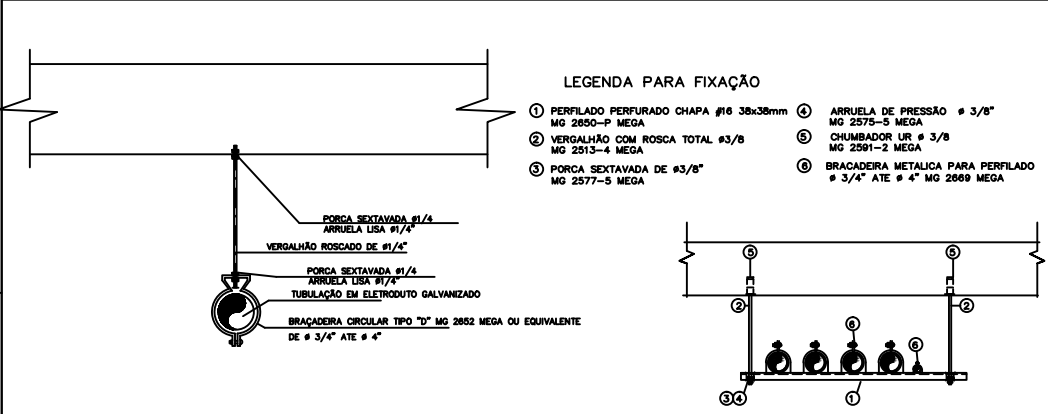









D-4 DETALHE 4- LUMINARIA FLUORESCENTE DE SOBREPOR NO TETO 2x14w T5 COM SENSOR SEM ESCALA

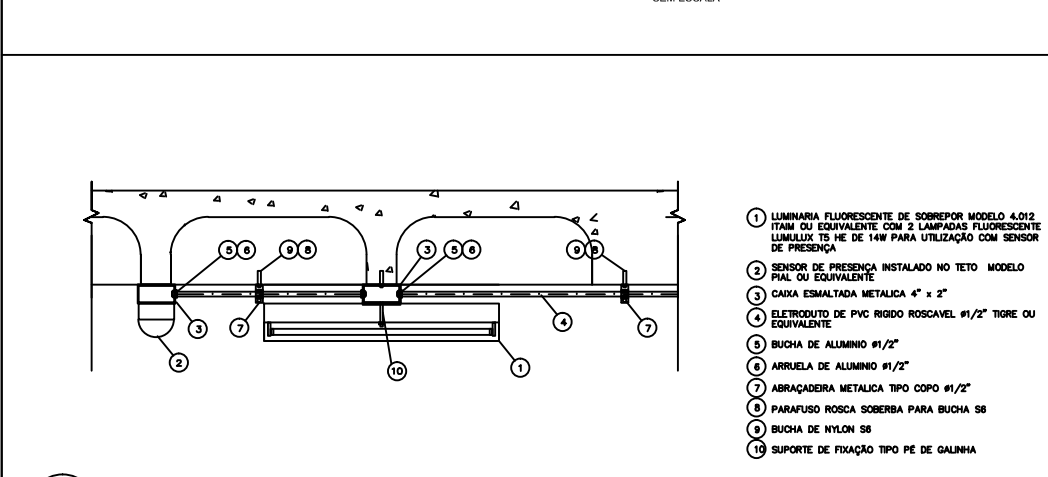

D-5 DETALHE 5- LUMINARIA FLUORESCENTE DE SOBREPOR NO TETO 2x14w T5 COM SENSOR SEM ESCALA

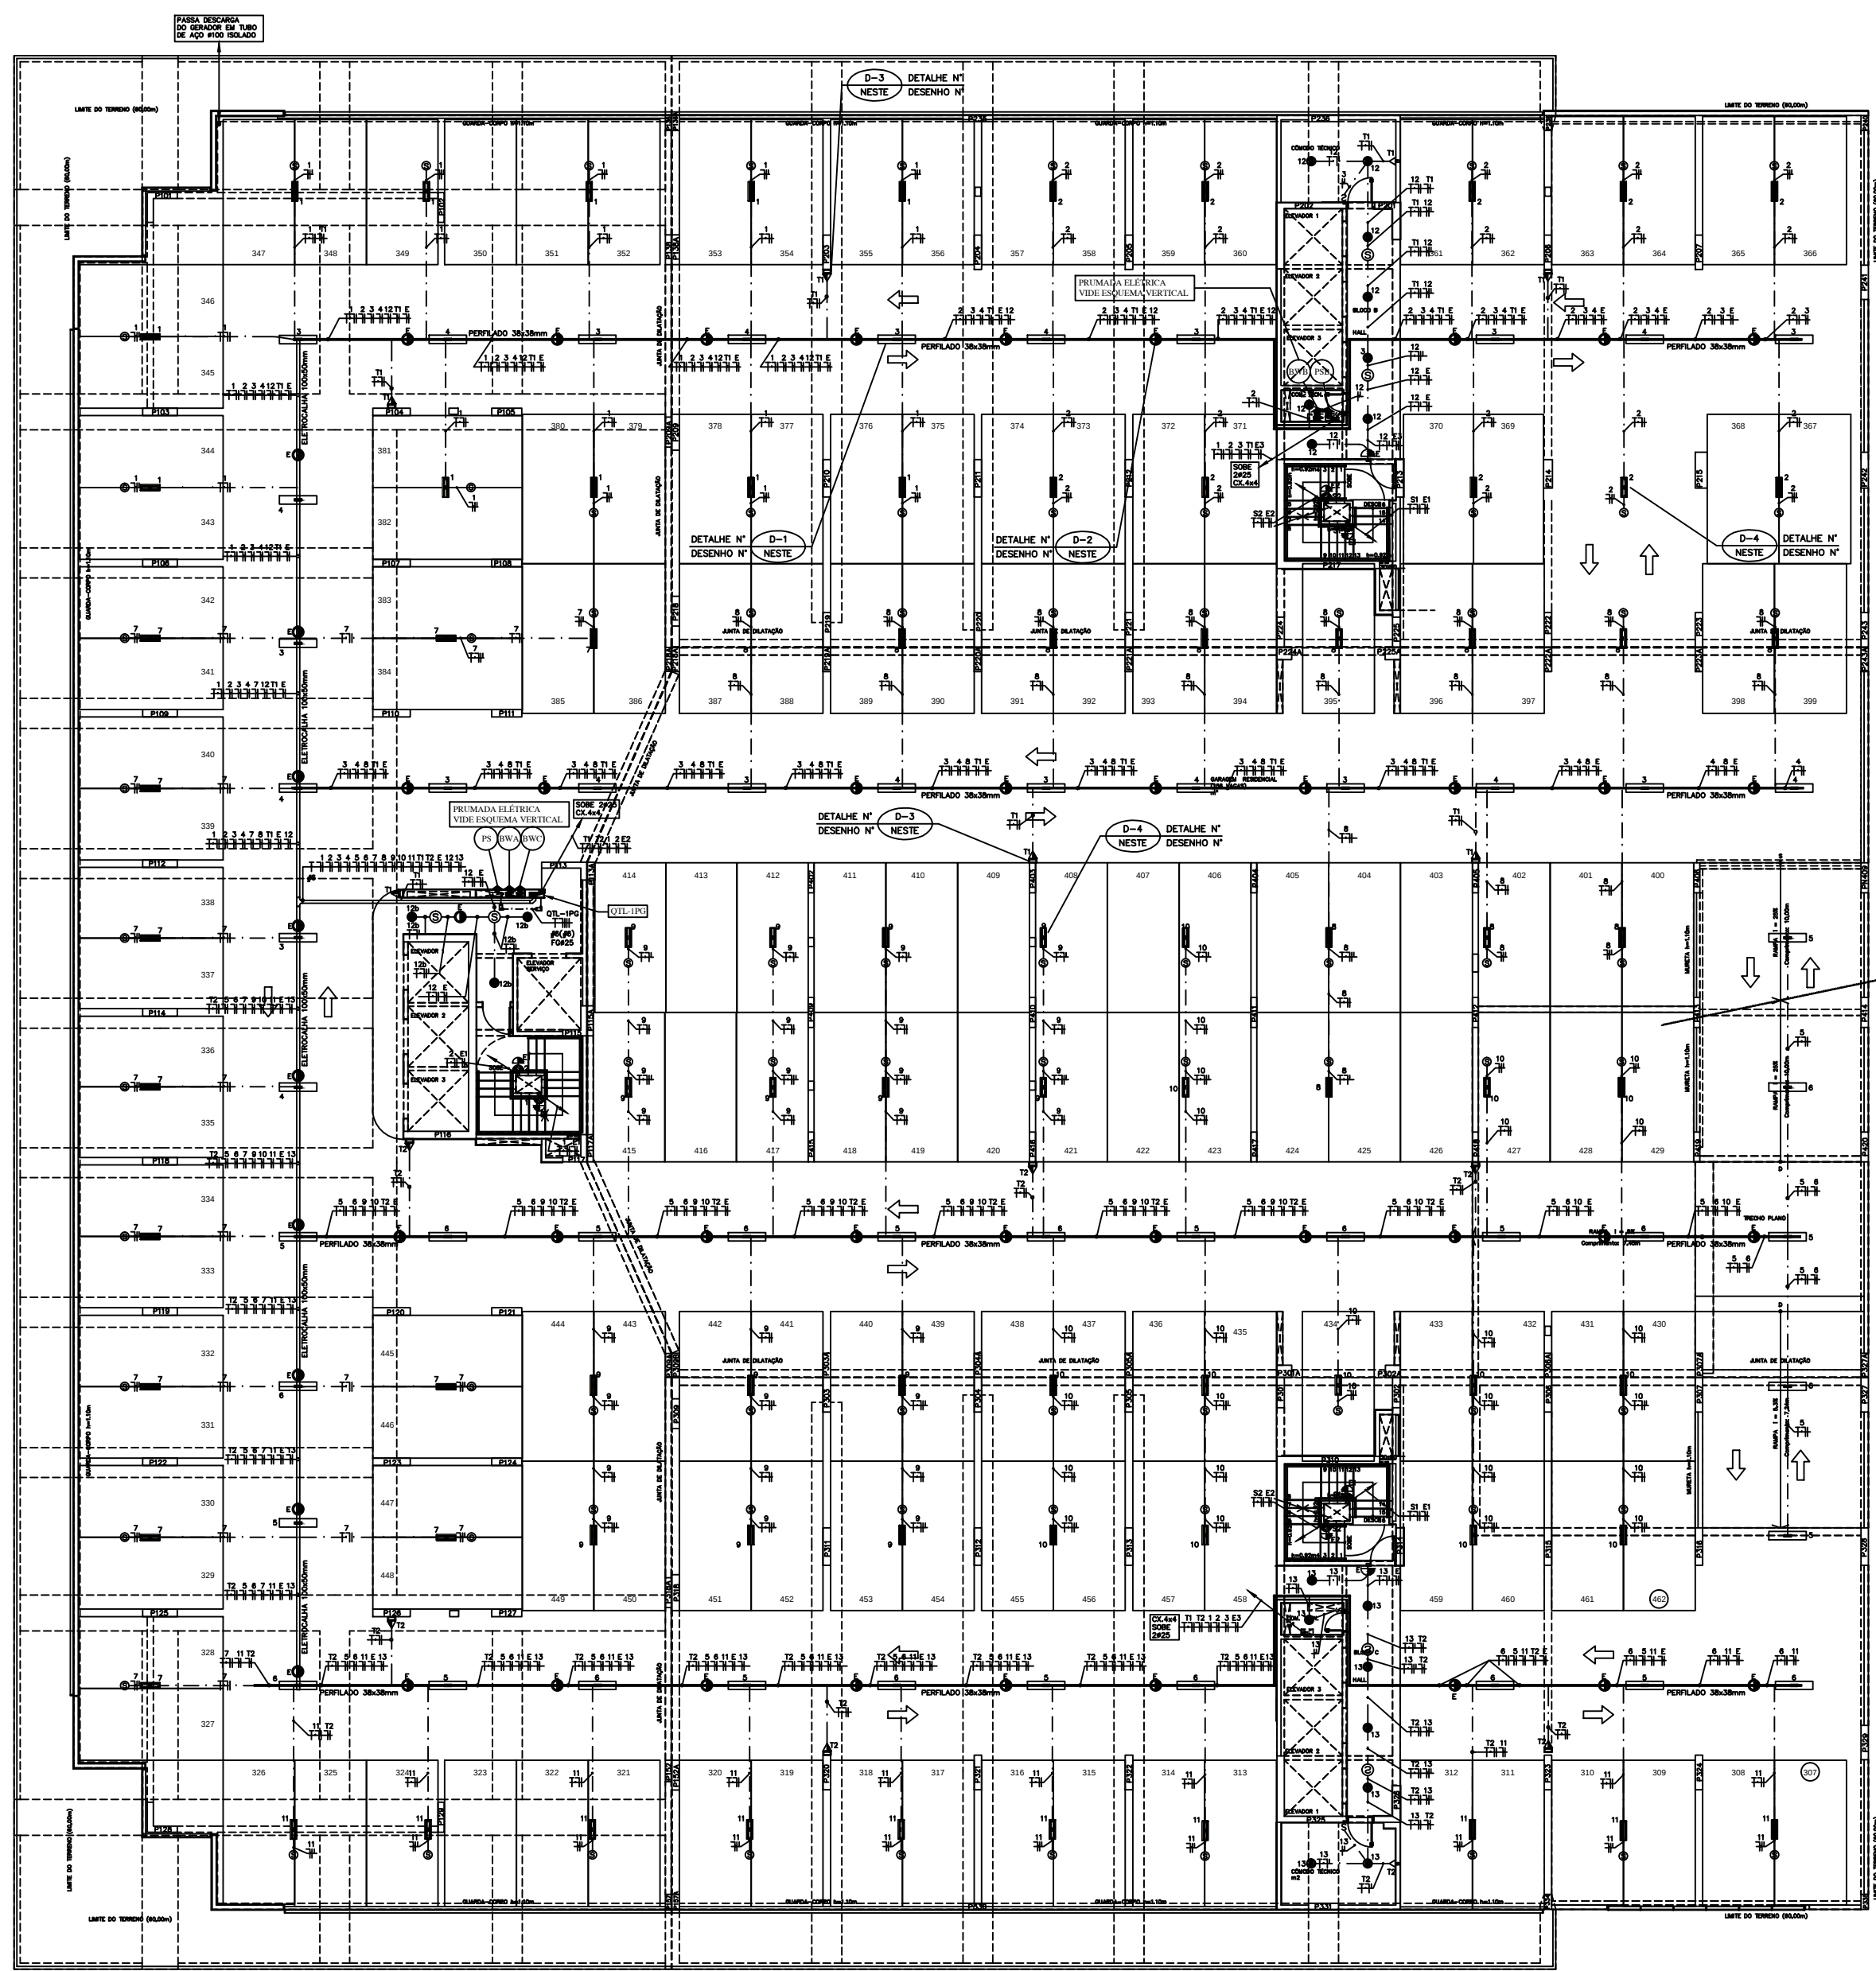

PLANTA BAIXA 1º PAVIMENTO ESCALA 1:100

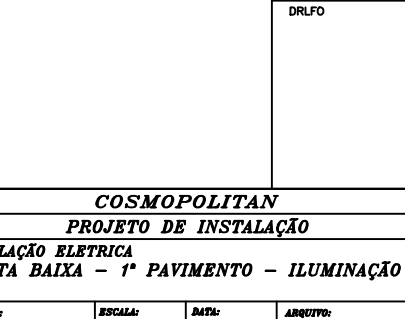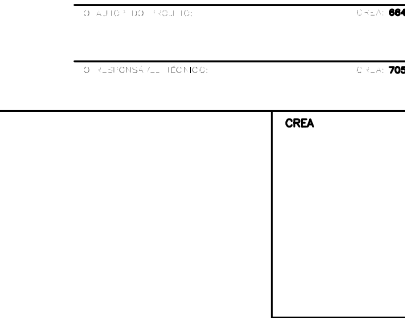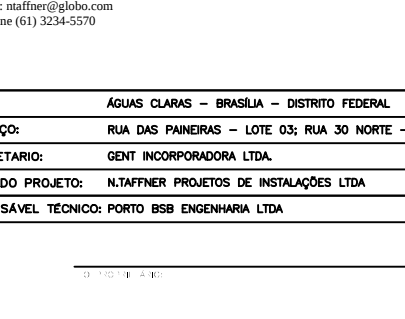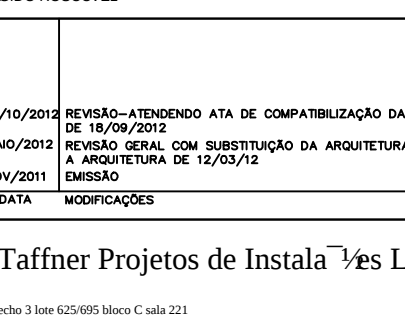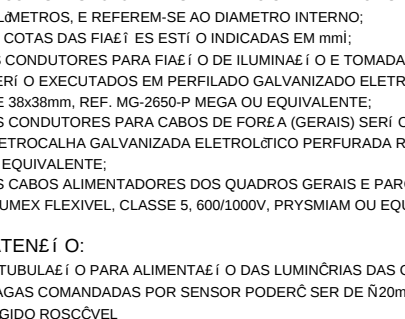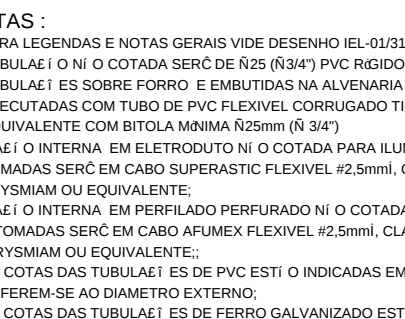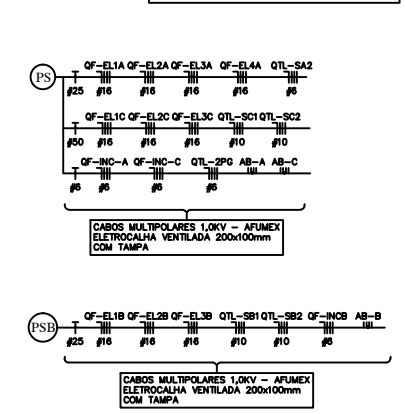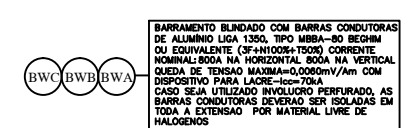

- NOTAS :
- PARA LEGENDAS E NOTAS GERAIS VIDE DESENHO IEL-01/31;
 - TUBULAE I O NI O COTADA SERÇ DE R25 (R3/4) PVC RÍGIDO QUANDO APARENTE;
 - TUBULAE I ES SOBRE PORRO E EMBUTIDAS NA ALVENARIA PODER I O SER EXECUTADAS COM TUBO DE PVC FLEXIVEL CORRUGADO TIGREFLEX OU EQUIVALENTE COM BITOLA MÍNIMA R25mm (R 3/4")
 - FAIE I O INTERNA EM ELETRODUTO NI O COTADA PARA ILUMINAE I O E TOMADAS SERÇ EM CABO SUPERASTIC FLEXIVEL #2,5mmI, CLASSE 5.450/750V, PRYSMIAM OU EQUIVALENTE;
 - FAIE I O INTERNA EM PERFILADO PERFORADO NI O COTADA PARA ILUMINAE I O E TOMADAS SERÇ EM CABO AFUMEX FLEXIVEL #2,5mmI, CLASSE 5. 600/1000V PRYSMIAM OU EQUIVALENTE;
 - AS COTAS DAS TUBULAE I ES DE PVC ESTI O INDICADAS EM MILÍMETROS, E REFEREM-SE AO DIÂMETRO EXTERNO;
 - AS COTAS DAS TUBULAE I ES DE FERRO GALVANIZADO ESTI O INDICADAS EM MILÍMETROS, E REFEREM-SE AO DIÂMETRO INTERNO;
 - AS COTAS DAS FAIE I ES ESTI O INDICADAS EM mmI;
 - OS CONDUTORES PARA FAIE I O DE ILUMINAE I O E TOMADAS NAS GARAGEM SERI O EXECUTADOS EM PERFILADO GALVANIZADO ELETROLÍTICO PERFORADO DE 38x38mm, REF. MG-2550-P MEGA OU EQUIVALENTE;
 - OS CONDUTORES PARA CABOS DE FORA E (GERAIS) SERI O EXECUTADOS EM ELETROCALHA GALVANIZADA ELETROLÍTICO PERFORADA REF. MG-2000 MEGA OU EQUIVALENTE;
 - OS CABOS ALIMENTADORES DOS QUADROS GERAIS E PARCIAIS SERI O DO TIPO AFUMEX FLEXIVEL, CLASSE 5, 600/1000V, PRYSMIAM OU EQUIVALENTE;
- 12 ATENÊ I O:
- A TUBULAE I O PARA ALIMENTAE I O DAS LUMINÔRCIAS NAS GARAGENS SOBRE VAGAS COMANDADAS POR SENSOR PODERÇ SER DE R20mm (R1/2") EM PVC RÍGIDO ROSCÔVEL

2	09/10/2012	REVISÃO-ATENDENDO ATA DE COMPATIBILIZAÇÃO DA REUNIÃO DE 18/09/2012		
01	MAIO/2012	REVISÃO GERAL COM SUBSTITUIÇÃO DA ARQUITETURA, UTILIZANDO A ARQUITETURA DE 12/03/12		
00	NOV/2011	EMIÇÃO		
N.o	DATA	MODIFICAÇÕES	N.o	VISTO

N.Taffner Projetos de Instalações Ltda	
S/A Trecho 3 lote 625/695 bloco C sala 221 e-mail: ntaffner@iglobo.com Telefone: (61) 3234-5570	
SETOR:	ÁGUAS CLARAS - BRASIL - DISTRITO FEDERAL
ENDEREÇO:	RUA DAS PALMEIRAS - LOTE 03; RUA 30 NORTE - LOTE 04
PROPRIETÁRIO:	GENT INCORPORADORA LTDA.
AUTOR DO PROJETO:	N.TAFFNER PROJETOS DE INSTALAÇÕES LTDA
RESPONSÁVEL TÉCNICO:	PORTO BSB ENGENHARIA LTDA
CEB	CREA
DR/FO	
COSMOPOLITAN PROJETO DE INSTALAÇÃO INSTALAÇÃO ELÉTRICA PLANTA BAIXA - 1º PAVIMENTO - ILUMINAÇÃO E FORÇA	
PROJETO: N.TAFFNER	REVISÃO: INDICADA DATA: SET/2011 AUTOR: PT-18-2011-GENT-IEL-08-ROZ-1P/ATTO