




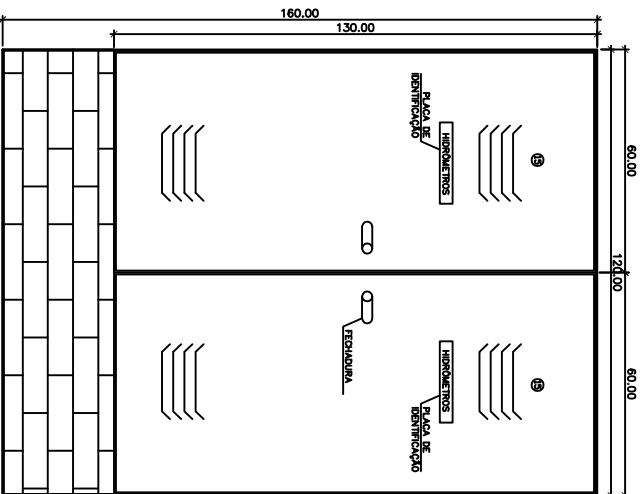


VISTA FRONTAL DOS ARMÁRIOS
PARA PARA 7 HIDRÔMETROS
TUBULA 11/10

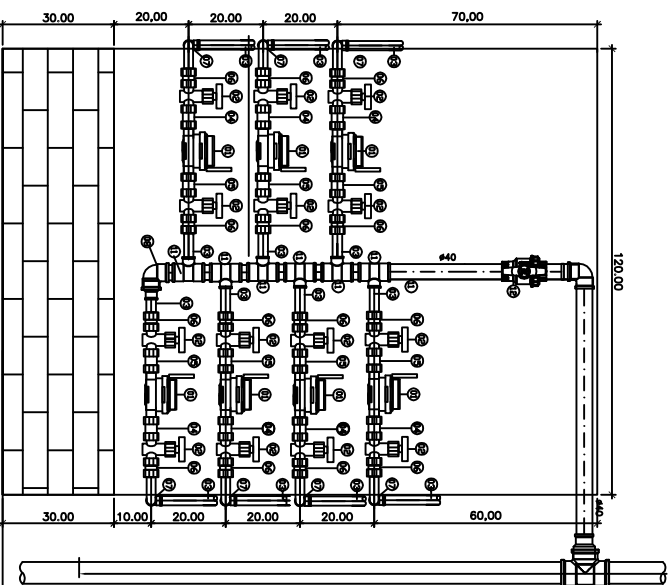


(I) DETALHE DE 7 HDROMETROS BLOCOS B/C (X 26)
DETALHE 1:10

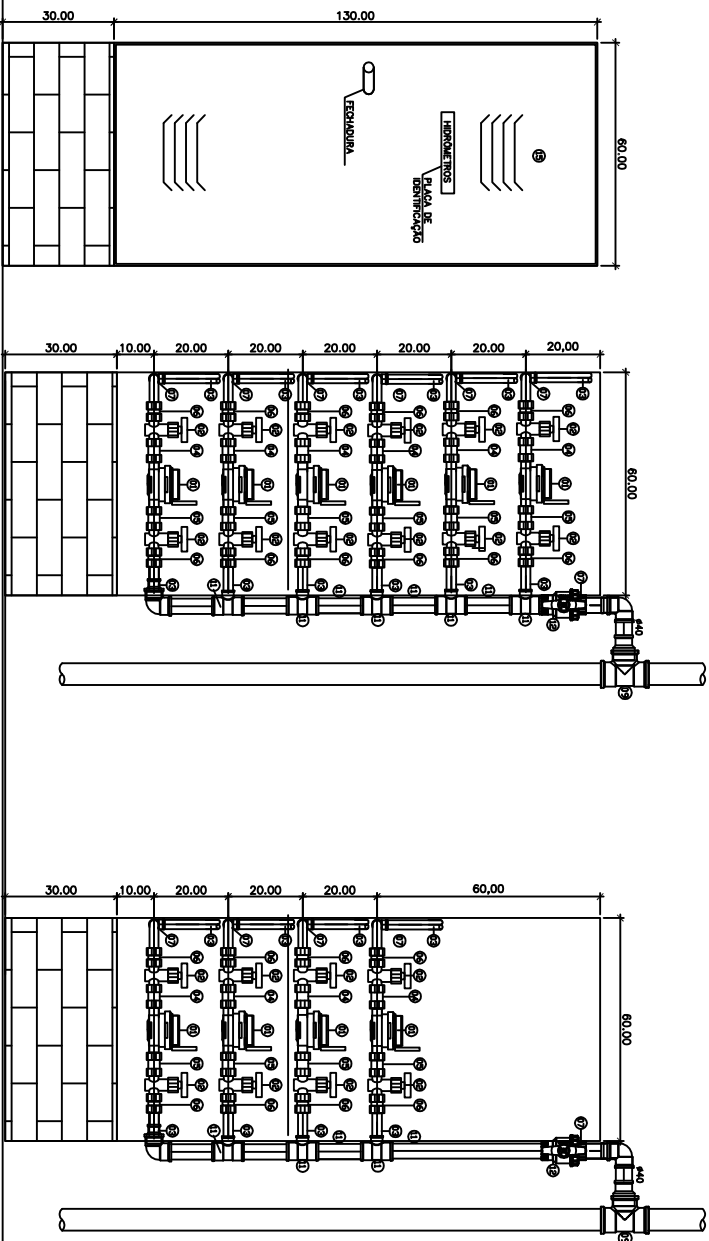



VISTA FRONTAL DOS ARMÁRIOS
PARA 2/4/6 HIDRÔMETROS
ESCALA 1:10

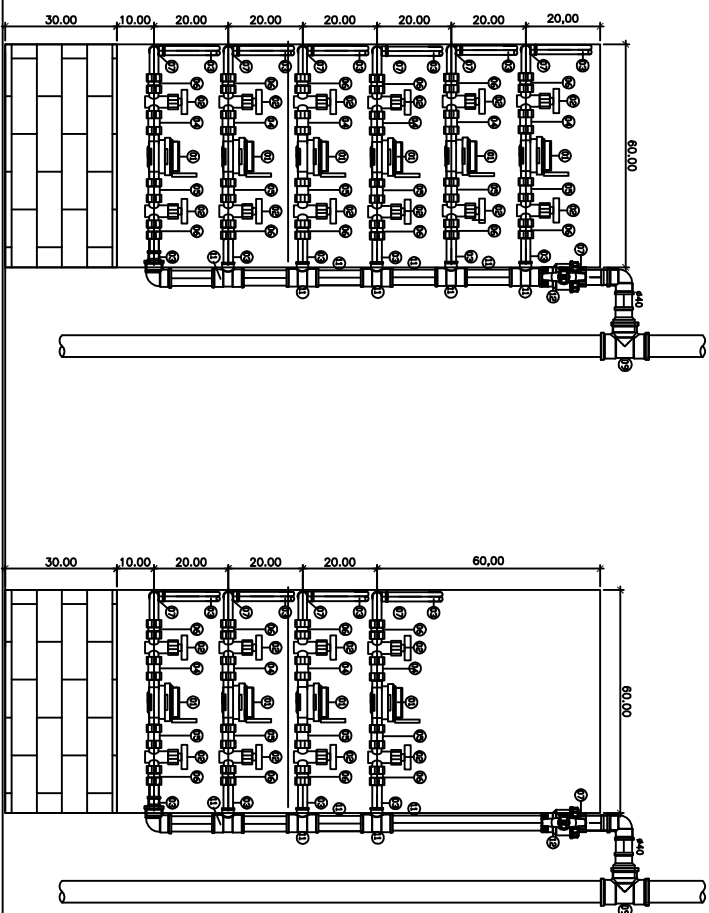


II **BLOCOS B/C (X 24)**
ESCALA 1:10

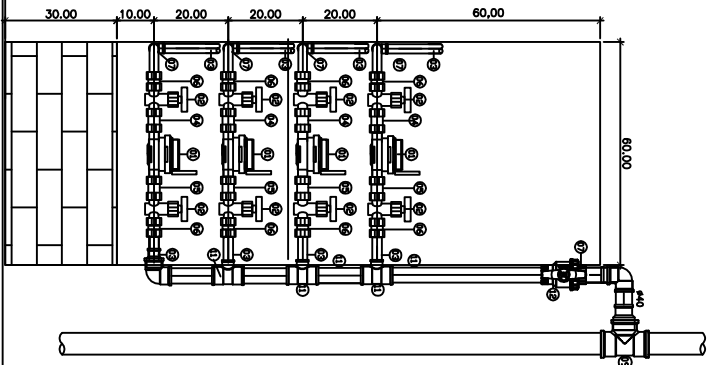

 BLOCOS B/C (x 2)
ESCALA 1:10

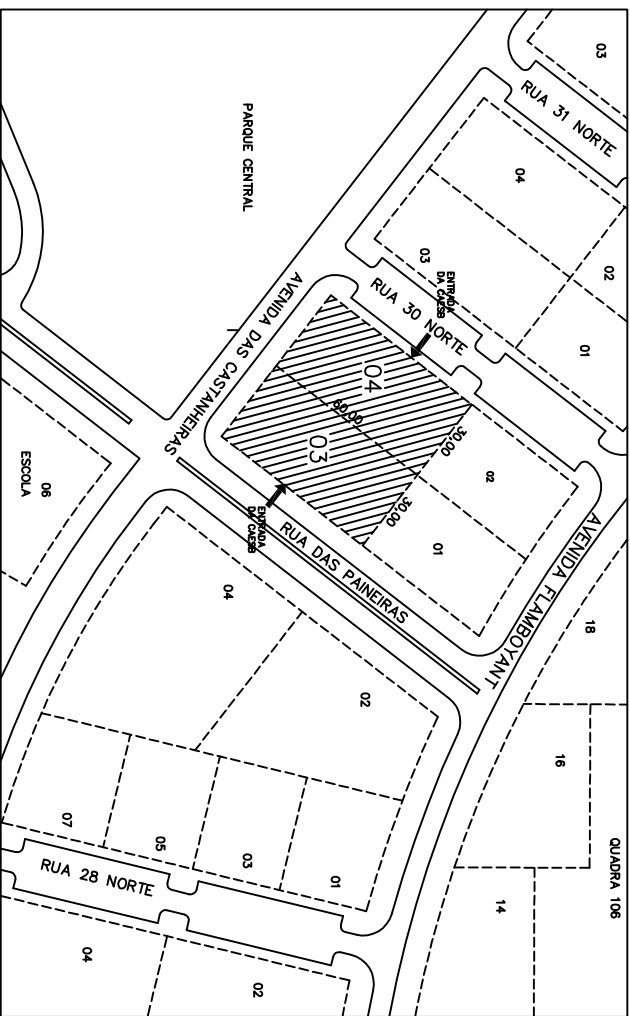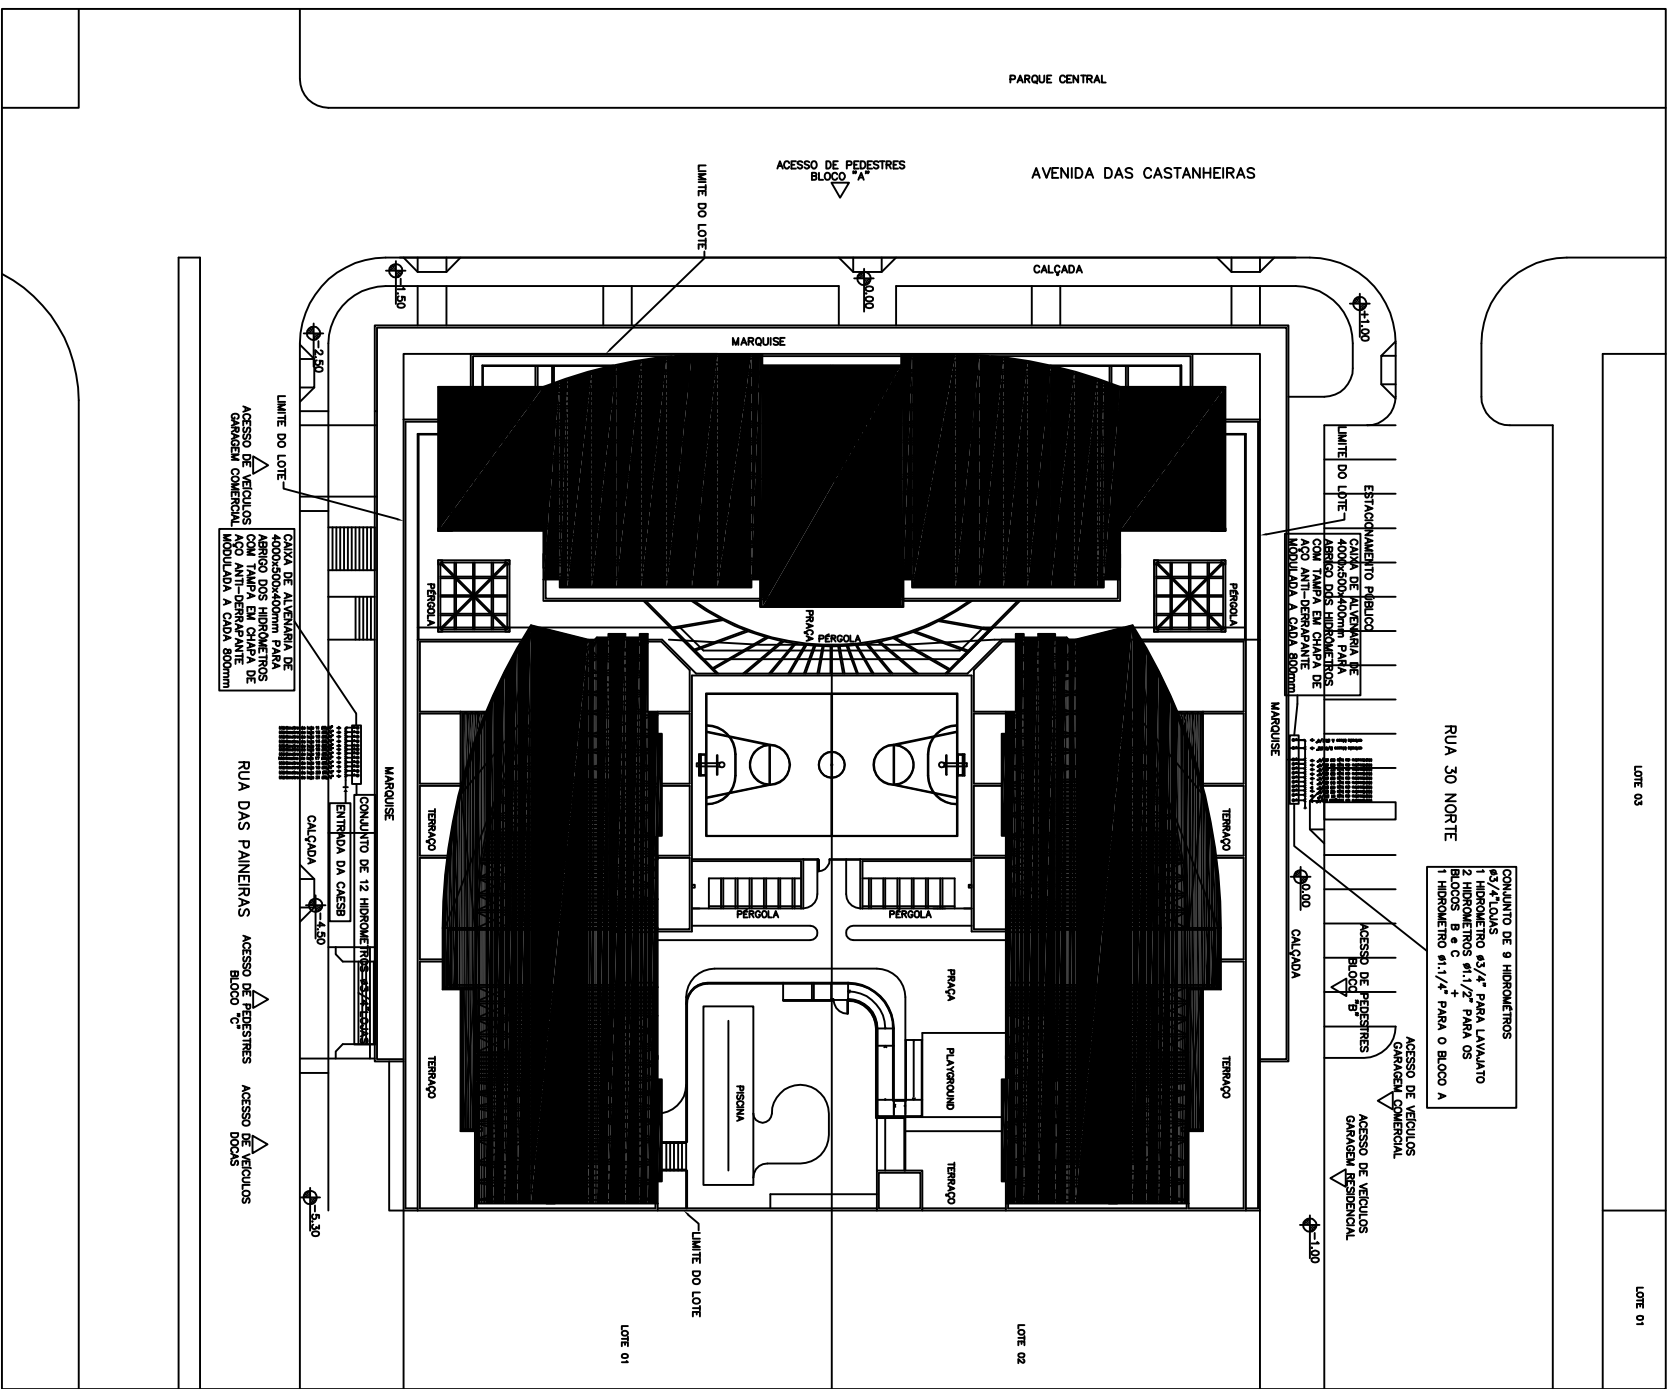

PLANTA BAIXA – PLANTA DE SITUAÇÃO
ESCALA 1:1000

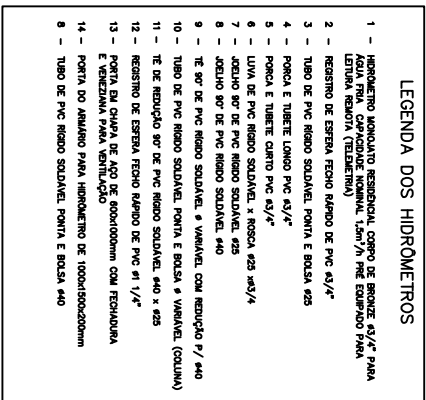

LEGENDAS	
SIMBOLOGIA	DECRIÇÃO
—	UTILIZAÇÃO PARA ÁGUA FRIA – PISC. SOLAREL
—A—	UTILIZAÇÃO DE ÁGUA VENTILADA DO BARRILETE
—A—	UTILIZAÇÃO COM DERIVAÇÃO EM TE
—O—	UTILIZAÇÃO COM RENOVÇÃO EM TE DESLIZO
—HO—	UTILIZAÇÃO COM DERIVAÇÃO EM TE SUBINO
—J—	UTILIZAÇÃO COM AQUELO 90°
—JO—	UTILIZAÇÃO COM AQUELO 90° SUBINO
—H—	UTILIZAÇÃO COM AQUELO 90° DESLIZO
—H—	UTILIZAÇÃO COM TE E AQUELO SUBINO
—HT—	REGISTO DE GAVETA COM UNIO
—IT—	REGISTO DE PRESSÃO
—O—	REGISTO DE GAVETA COM UNIO
—A—	REGISTO DE GAVETA NA REGIÃO DA UTILIZAÇÃO
—H—	TOMADA DE PRESSÃO 1/2" PARA LARGURA A SOM DO PISO
—HO—	REGISTO DE GAVETA COM UNIO EM DERIVTE
—O—	REGISTO DE PRESSÃO EM DERIVTE
—H—	HIDRÔMETRO
—O—	REGISTO DE GAVETA
—H—	REGISTO DE PRESSÃO
—H—	REGISTO DE PRESSÃO
—H—	TOMADA DE BOLA
—H—	PISO RELATIVO DO PONTO DE UTILIZAÇÃO
—H—	TOMADA DE LAVABO
—H—	LAVATÓRIO
—H—	VASO
—H—	DOULA INGENÇA
—H—	TANQUE
—H—	MAQUINA DE LAVAR LOÇA
—H—	MAQUINA DE LAVAR ROUPA
—H—	PIA
—H—	ÁGUA FRIA
—H—	RECULOE
—H—	INICIO DO RETRTE INICIO
—H—	INICIO DO DESLIZO DO RETRTE INICIO
—H—	INDICAÇÃO DE COLUNA DE ÁGUA FRIA
—H—	INDICAÇÃO DE COLUNA DE RECULOE EM TERMO GALVANIZADO

NOTAS DE ÁGUA

- 1 - TOTAL TUBULAÇÃO DE DISTRIBUIÇÃO DE ÁGUA FRIA SERÁ EM PVC SOLUVEL, INDEPENDENTE DO TIPO DE TUBULAÇÃO DE DISTRIBUIÇÃO DE ÁGUA QUENTE.
- 2 - O PVC SOLUVEL COM RIGIDEZ DE QUAISQUER TIPO NÃO DEVE SER UTILIZADO PARA TUBULAÇÃO DE ÁGUA QUENTE.
- 3 - EM TODOS OS REGISTROS DE LANTERNA SERÁ NECESSÁRIA UMA UNIDADE DE 1/2" DE DIÂMETRO, PARA O TIPO DE TUBULAÇÃO DE PVC E 3/4" DE DIÂMETRO PARA O TIPO DE DIÂMETRO EXTENSIVO.
- 4 - TODAS AS INFORMAÇÕES DO PROJETO DEVERÃO SER CONFERIDAS NA EXECUÇÃO DO TRABALHO.
- 5 - TODA TUBULAÇÃO QUE CORRE NO TETO SERÁ EM ALUMÍNIO, SENDO AQUELA DE 1/2" DE DIÂMETRO PARA TUBULAÇÃO DE ÁGUA FRIA E 3/4" PARA TUBULAÇÃO DE ÁGUA QUENTE.
- 6 - AS TUBULAÇÕES E CONEXÕES PARA REDESADE SÃO DE ALUMÍNIO GALVANIZADO, SENDO AS TUBULAÇÕES DE 1/2" DE DIÂMETRO E 3/4" DE DIÂMETRO INTERNO.
- 7 - AS TUBULAÇÕES E CONEXÕES PARA REDESADE SÃO DE ALUMÍNIO GALVANIZADO, SENDO AS TUBULAÇÕES DE 1/2" DE DIÂMETRO E 3/4" DE DIÂMETRO INTERNO.

TABELA DE CONVERSÕES	
Ø TUBULAÇÃO DE PVC SOLDADEL, mm	EQUIVALÊNCIA EM PÓLEGADAS
20	3/4"
32	1"
40	1 1/4"
50	1 1/2"
63	2"
75	2 1/2"
85	3"
110	4"

Nº	DATA	MODIFICAÇÕES	Nº	WSTO
3	02/07/2013	REVISÃO-SEPARAÇÃO DAS ENTRADAS DE ÁGUA DOS BLOCOS DE HABITAÇÃO, REVISÃO DO PROJETO DE REDE DE ABASTECIMENTO DE ÁGUA E PASSAGEM A VAZÃO DOS HIDRÔMETROS DO BLOCO A E PASSAGEM A VAZÃO DOS HIDRÔMETROS DO BLOCO B E PASSAGEM A VAZÃO DOS HIDRÔMETROS DO BLOCO C DE 3,00m³/h PARA 1,0m³/h, SENDO EXIGÊNCIA		
2	09/05/2012	REVISÃO-ATENDENDO A 1ª DE COMATIALIZAÇÃO DA REUNIÃO DE 18/09/2012		
1	04/01/2012	REVISÃO GERAL DO SUBSISTEMA DA ARQUITETURA, UTILIZANDO REQUISITO TÉCNICO DE 12/05/12		
Nº	DATA	MODIFICAÇÕES	Nº	WSTO

N.Taffner Projetos de Instalações Ltda

SIA trecho 3 lote 625/695 bloco C sala 221
e-mail: rafaelnet@globo.com
Telefone (61) 3234-5570

SETOR:	AGUAS CLARAS - BRASIL - DISTRITO FEDERAL
ENDEREÇO:	RUA DAS PÁMERAS - LOTE 03; RUA DO NORTE - LOTE 04
PROPRIETÁRIO:	GRUPO NOROCCORRUM LTDA.
AUTOR DO PROJETO:	N. INTERVEN PRODUTOS DE INSTALAÇÕES LTDA
RESPONSÁVEL TÉCNICO:	PONTES 888 ENGENHARIA LTDA

0 PROPRIETARIO	
0 ALIQUOT DO PRODUTO	CARX 4815V-D-04
0 RESPONSÁVEL TÉCNICO	CARX 1003-1F

636

RESIDENCIAL COSMOPOLITAN	SERIESE Nº:
PROJETO DE INSTALAÇÕES	IHA-01/18
INSTALAÇÃO DE ÁGUA POTÁVEL,	
PLANTIA BARRA LOCAÇÃO E SITUAÇÃO	
LICENÇAS E NOTAS	
PROJETA	DATUM:
AUTORIZAÇÃO: 9614-CPN-PR-187-013-OTR-700-18	