




D-9 DETALHE 9- PROJETORES MEM POSTE PARA ILUMINAÇÃO DA QUADRA ESCALA 1:50

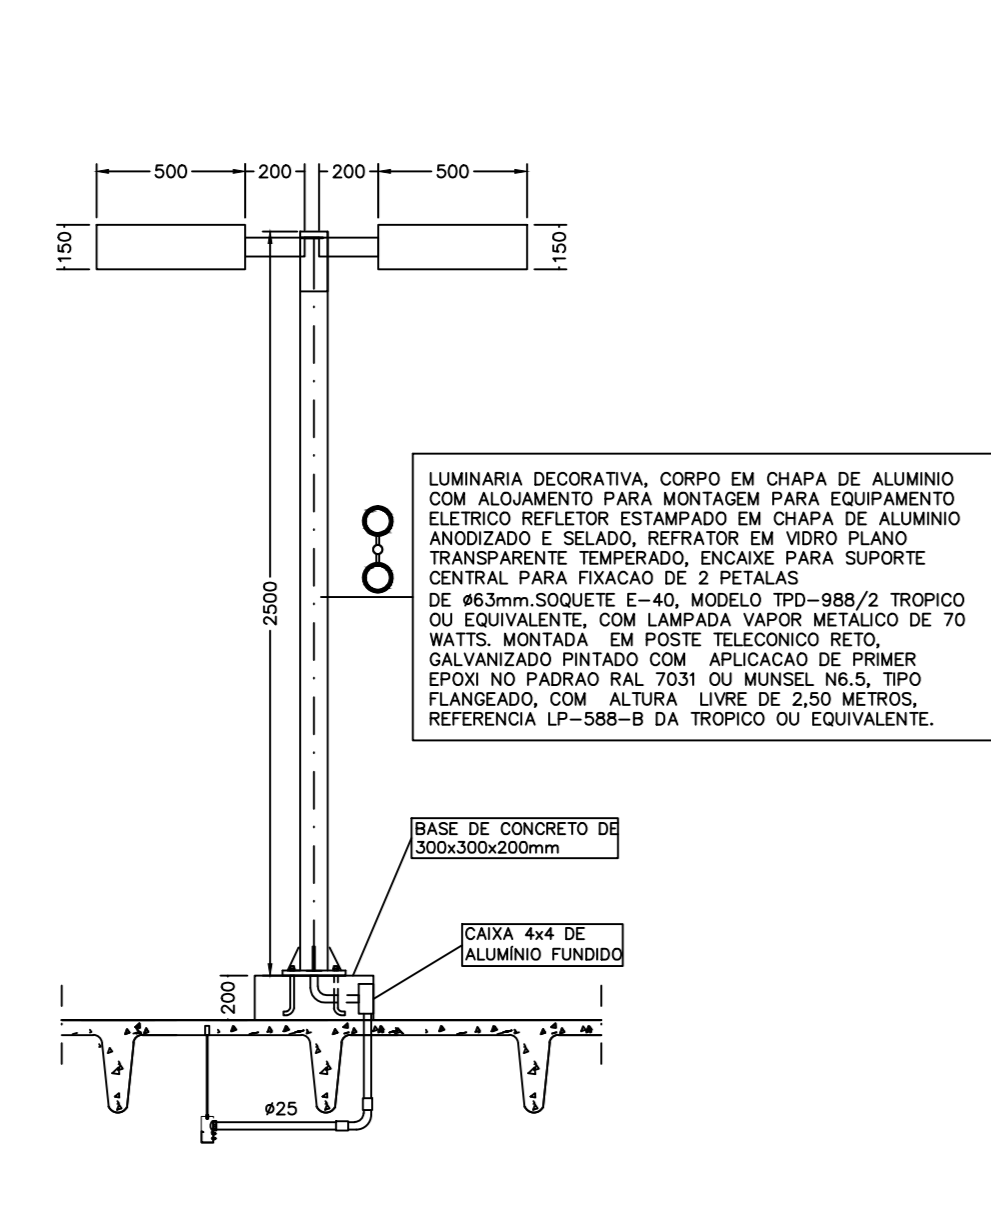


D-10 DETALHE 10- LUMINARIA DECORATIVA EM POSTE PARA ILUMINAÇÃO DA ÁREA DE LAZER ESCALA 1:50

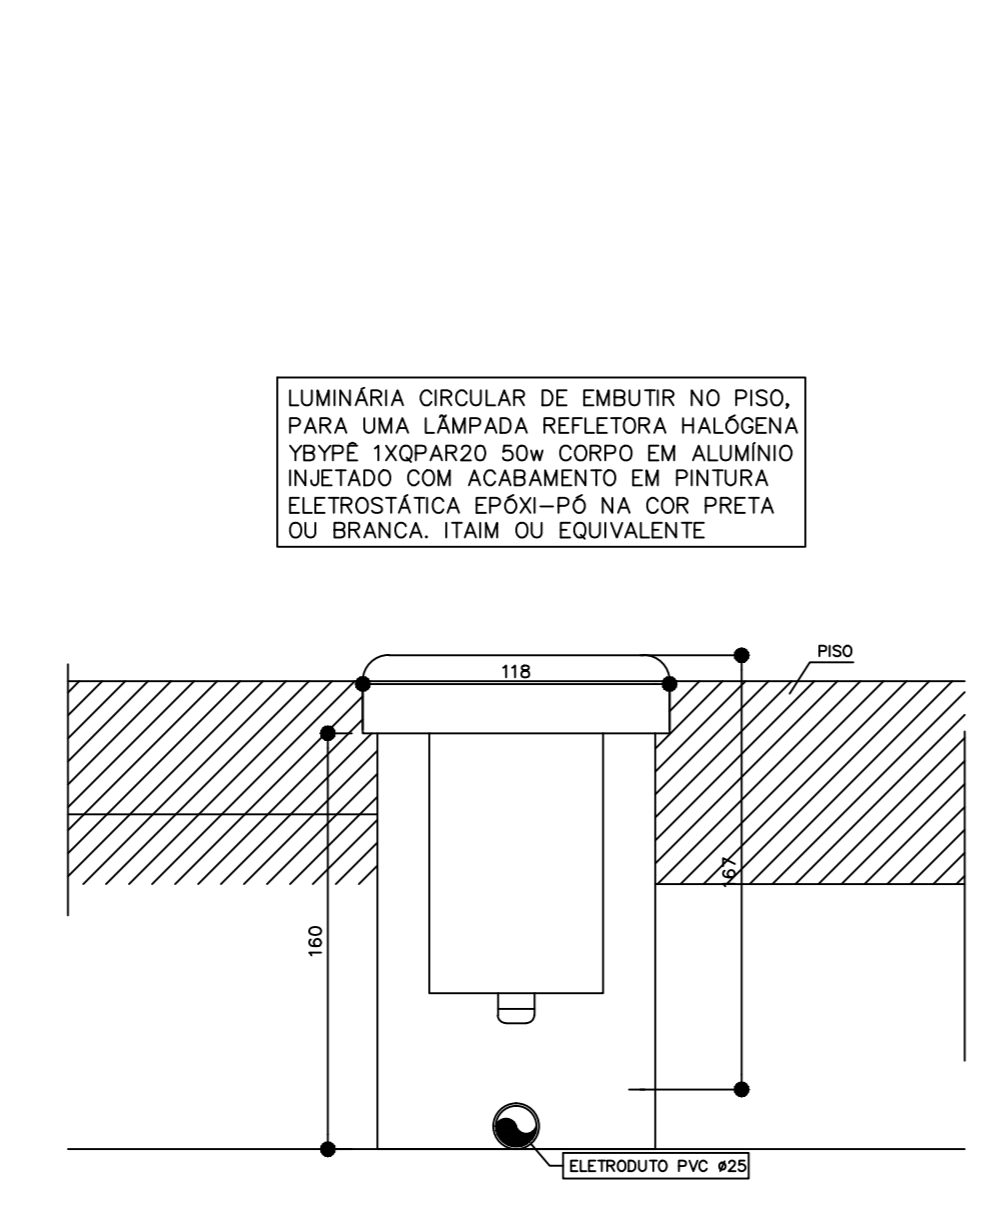


D-11 DETALHE 11- LUMINARIA NO PISO DO DECK ESCALA 1:20

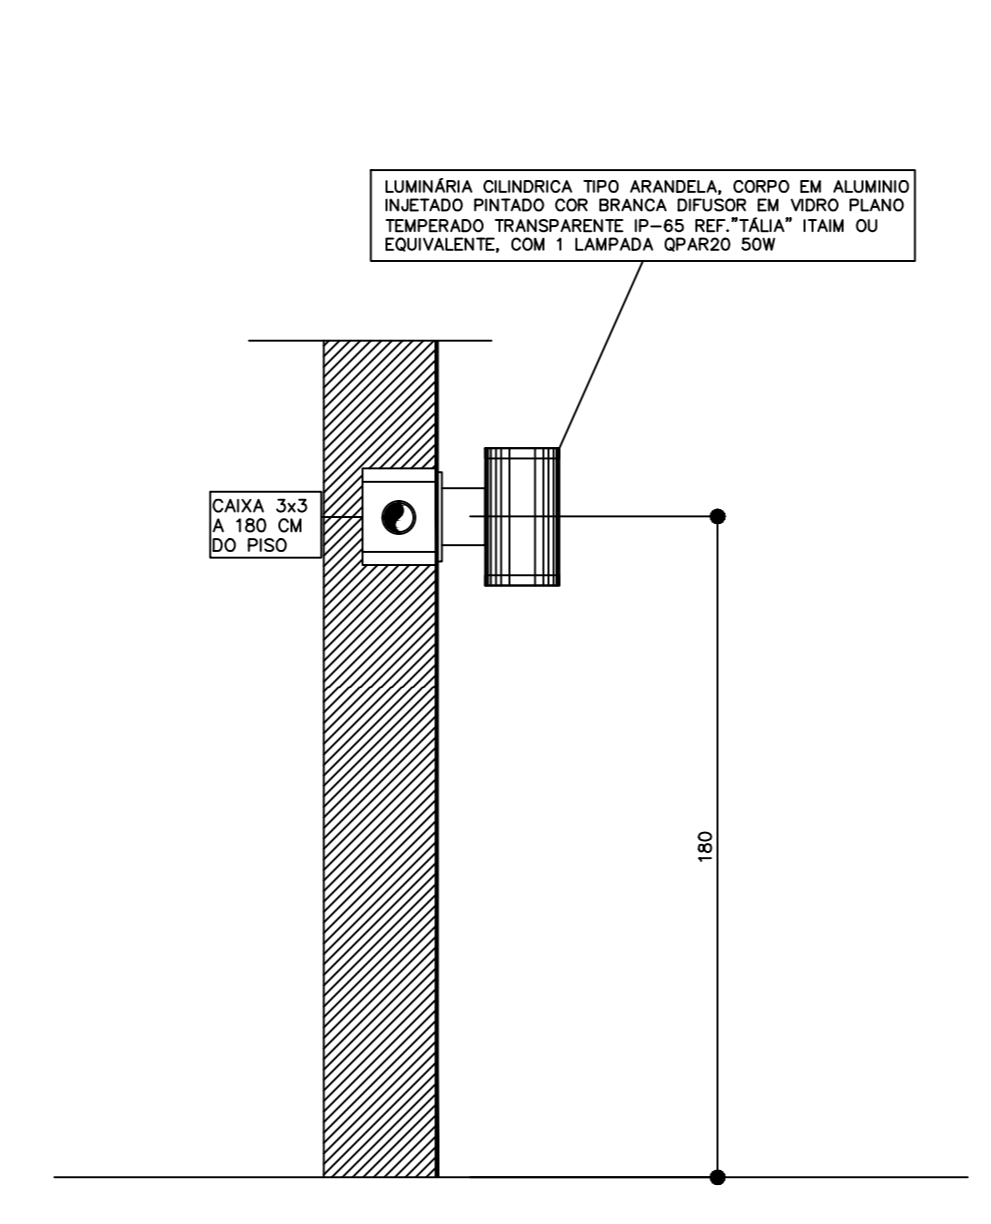


D-12 DETALHE 12- LUMINARIA NA PAREDE EXTERNA ESCALA 1:20

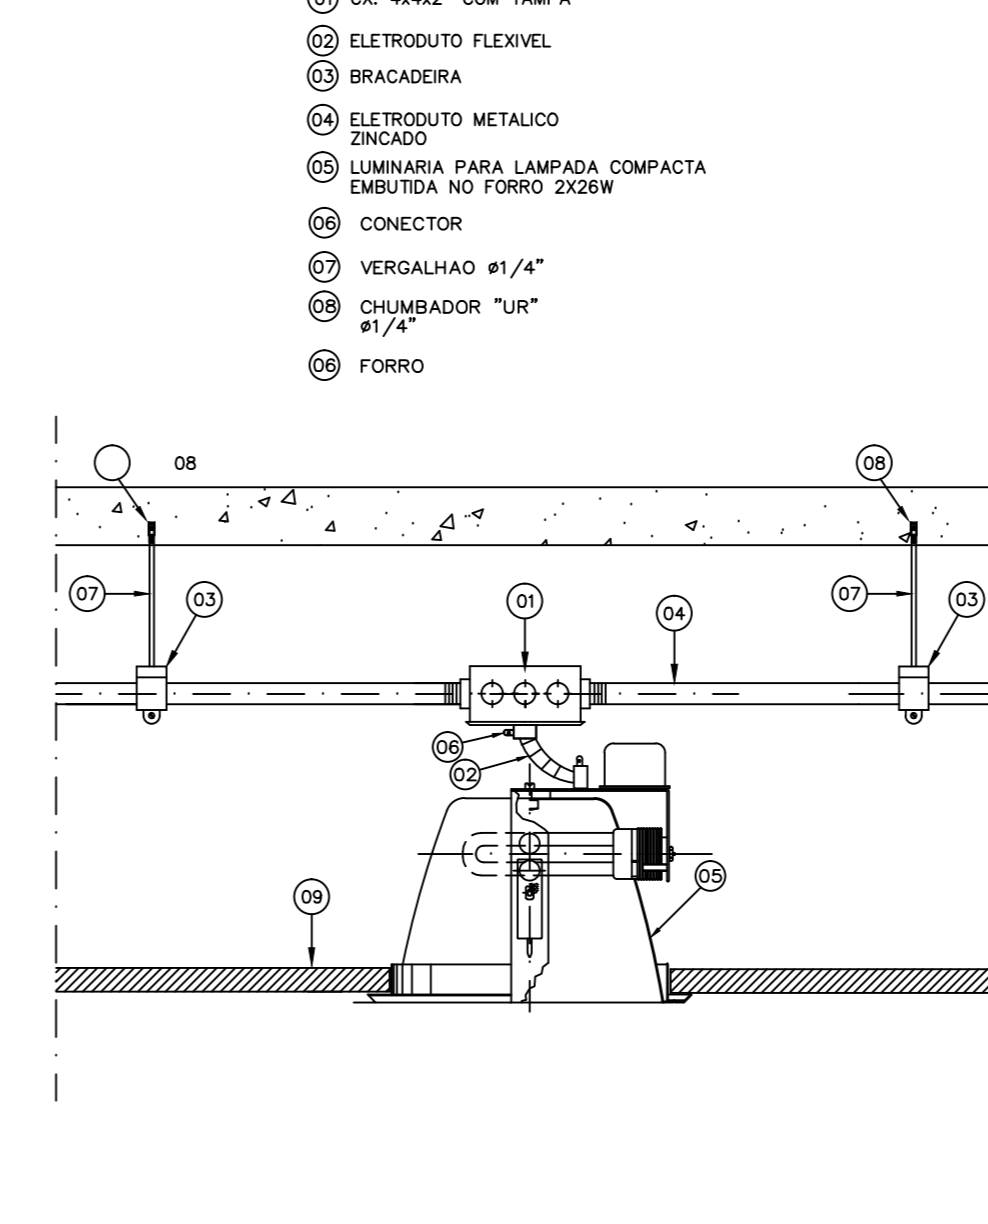

D-13 DETALHE 13- LUMINARIA EMBUTIDA NO FORRO PARA LAMPADA ELETRONICA ESCALA 1:50

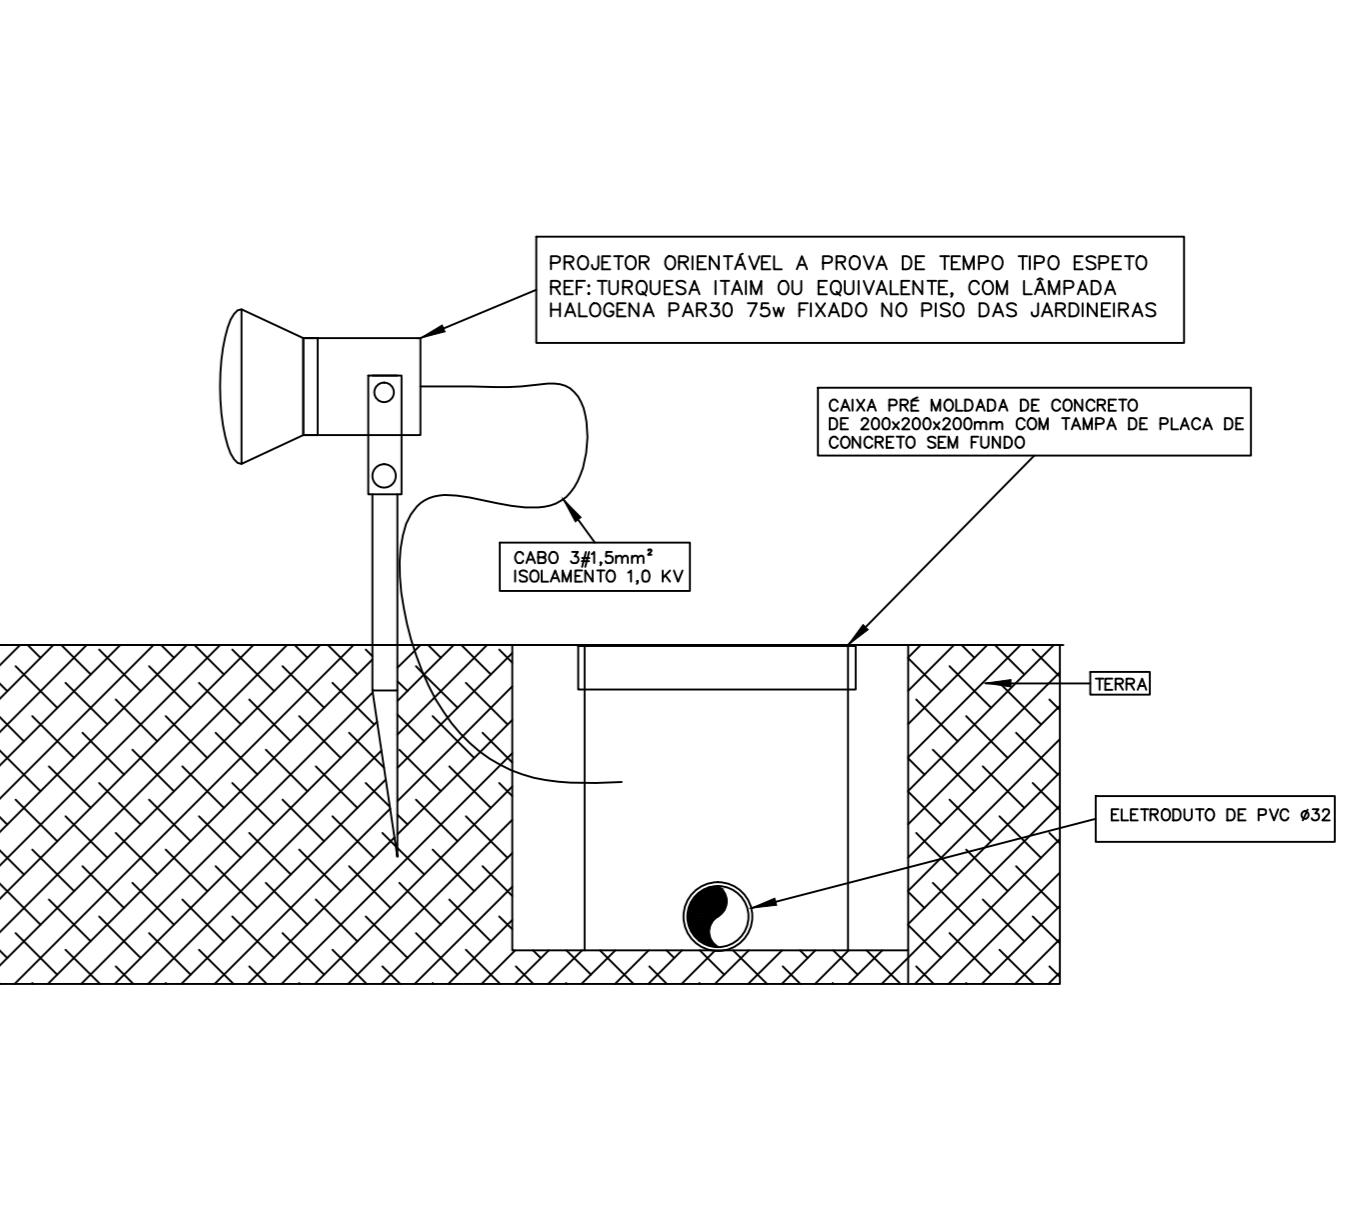

D-14 DETALHE 14- PROJETOR NAS JARDINEIRAS SEM ESCALA

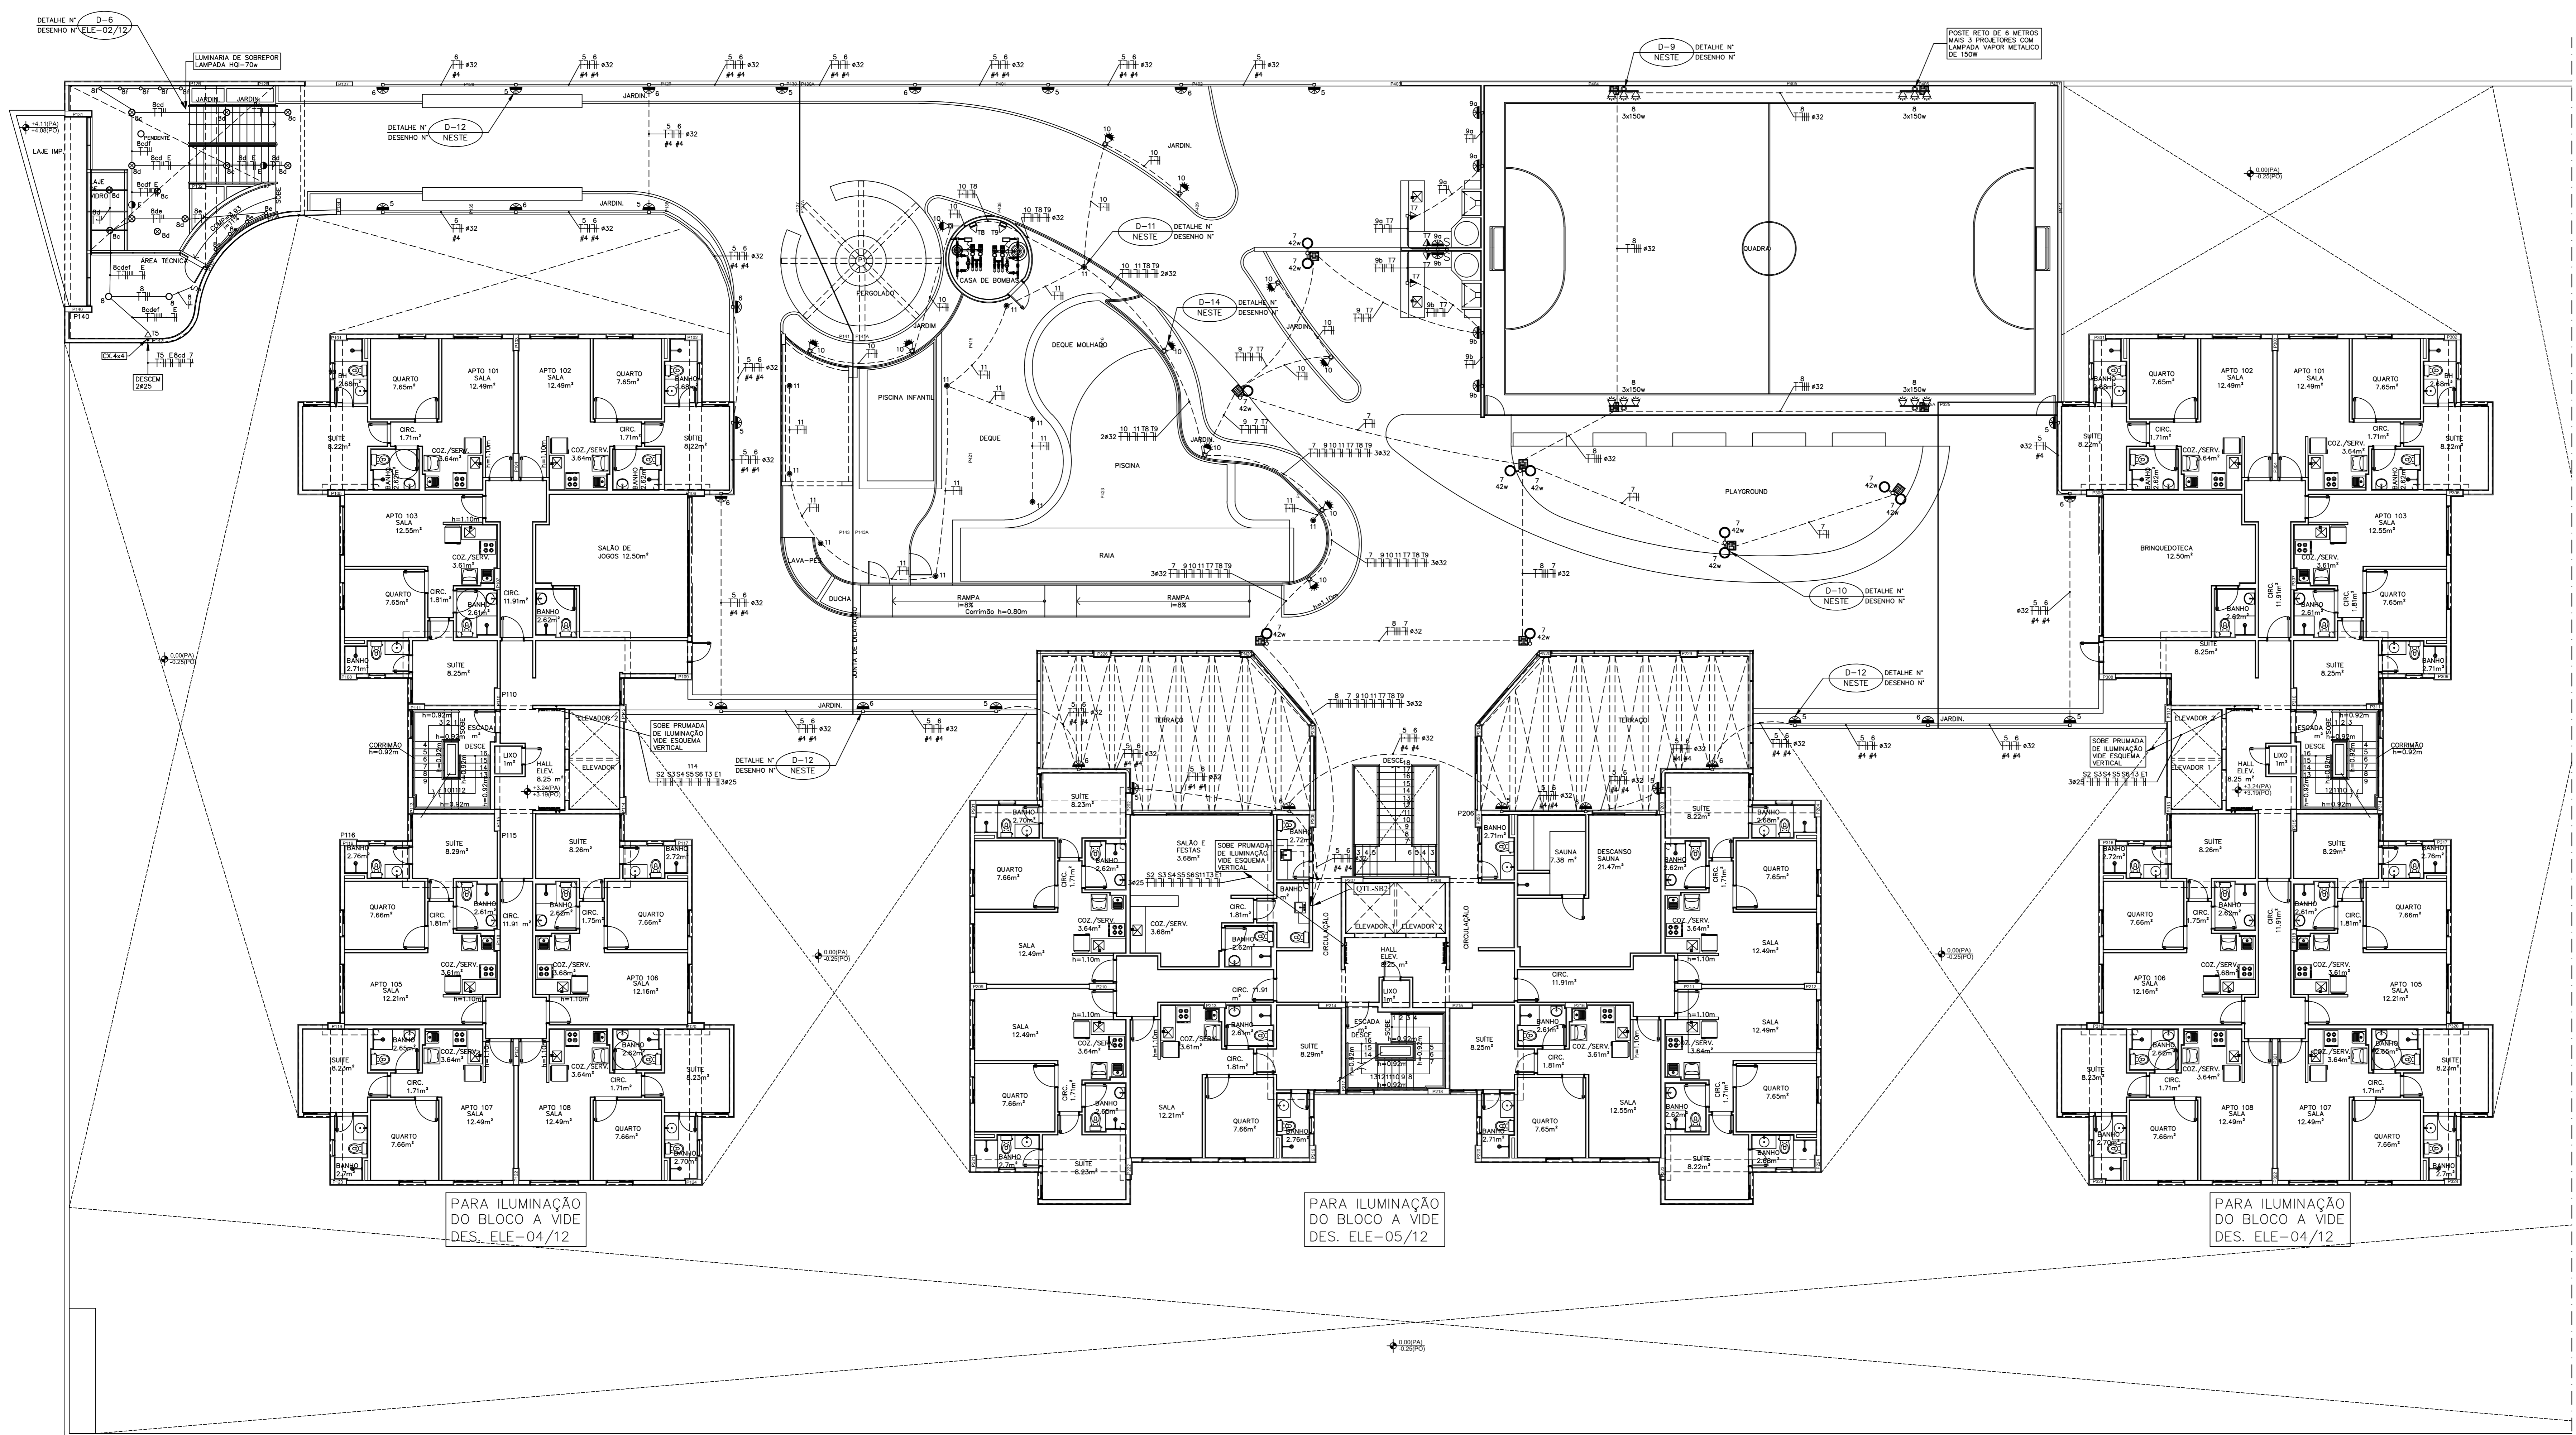

PLANTA BAIXA 1º PAVIMENTO ESCALA 1:100

PARA LEGENDAS E NOTAS VIDE DESENHO ELE-01/12

1	JUL/2015	REVISÃO 2	ILUMINAÇÃO QUARTAS
1	OUT/2014	REVISÃO 1	ACERTO DAS PRIMEIRAS
0	DEZ/2013	EMISSÃO	

N.Taffner Projetos de Instalações Ltda

SUA Avenida 3, lote 635/695 Itaco C sala 221
e-mail: ntaffner@iglobo.com
Telefone (61) 3234-5570

SETOR: **CEILANDIA - BRASÍLIA - DISTRITO FEDERAL**
 ENDEREÇO: **QUO 10 - ÁREA ESPECIAL TP**
 PROPRIETÁRIO: **LEUVEN INCORPORADORA LTDA**
 AUTOR DO PROJETO: **N.TAFFNER PROJETOS DE INSTALAÇÕES LTDA**
 RESPONSÁVEL TÉCNICO:

PROPRIETÁRIO: _____
 AUTOR DO PROJETO: _____ CREA: 6641/D-DF
 RESPONSÁVEL TÉCNICO: _____ CREA:

CEB: _____ CREA: _____
 ORLFO: _____

LEUVEN-CEILANDIA PROJETO DE INSTALAÇÕES
INSTALAÇÃO ELÉTRICA - ILUMINAÇÃO E TOMADAS
 PLANTA BAIXA 1º PAVIMENTO ILUMINAÇÃO