



PLANTA BAIXA 1º PAVIMENTO BLOCO A
ESCALA 1:50

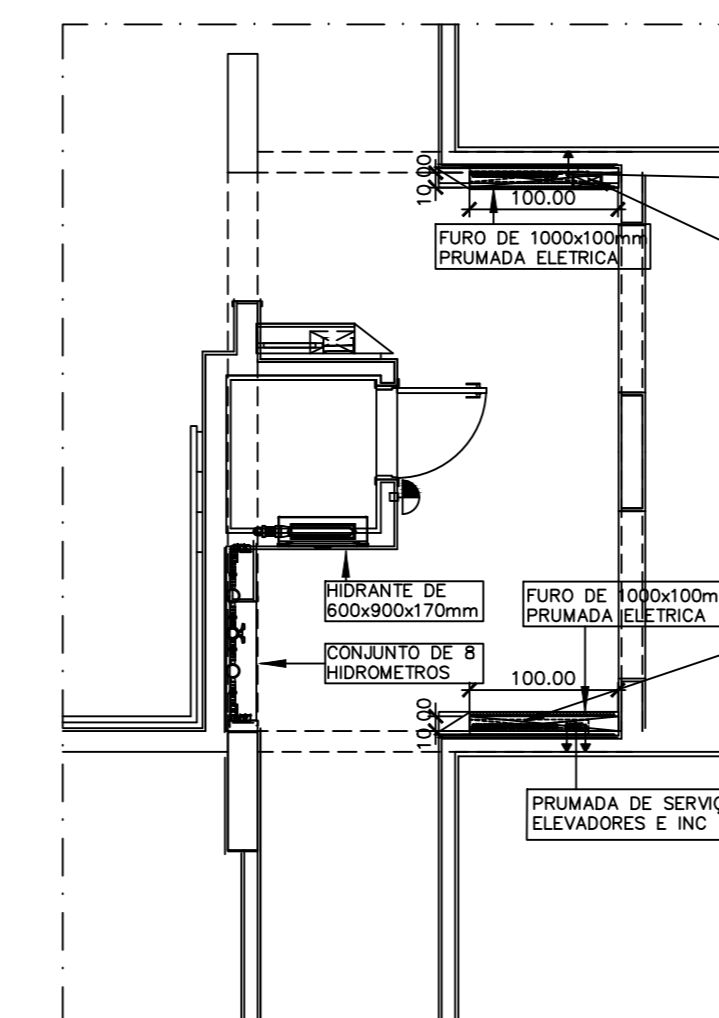

PRUMADAS NO PAVTO.TIPO
ESCALA 1:50

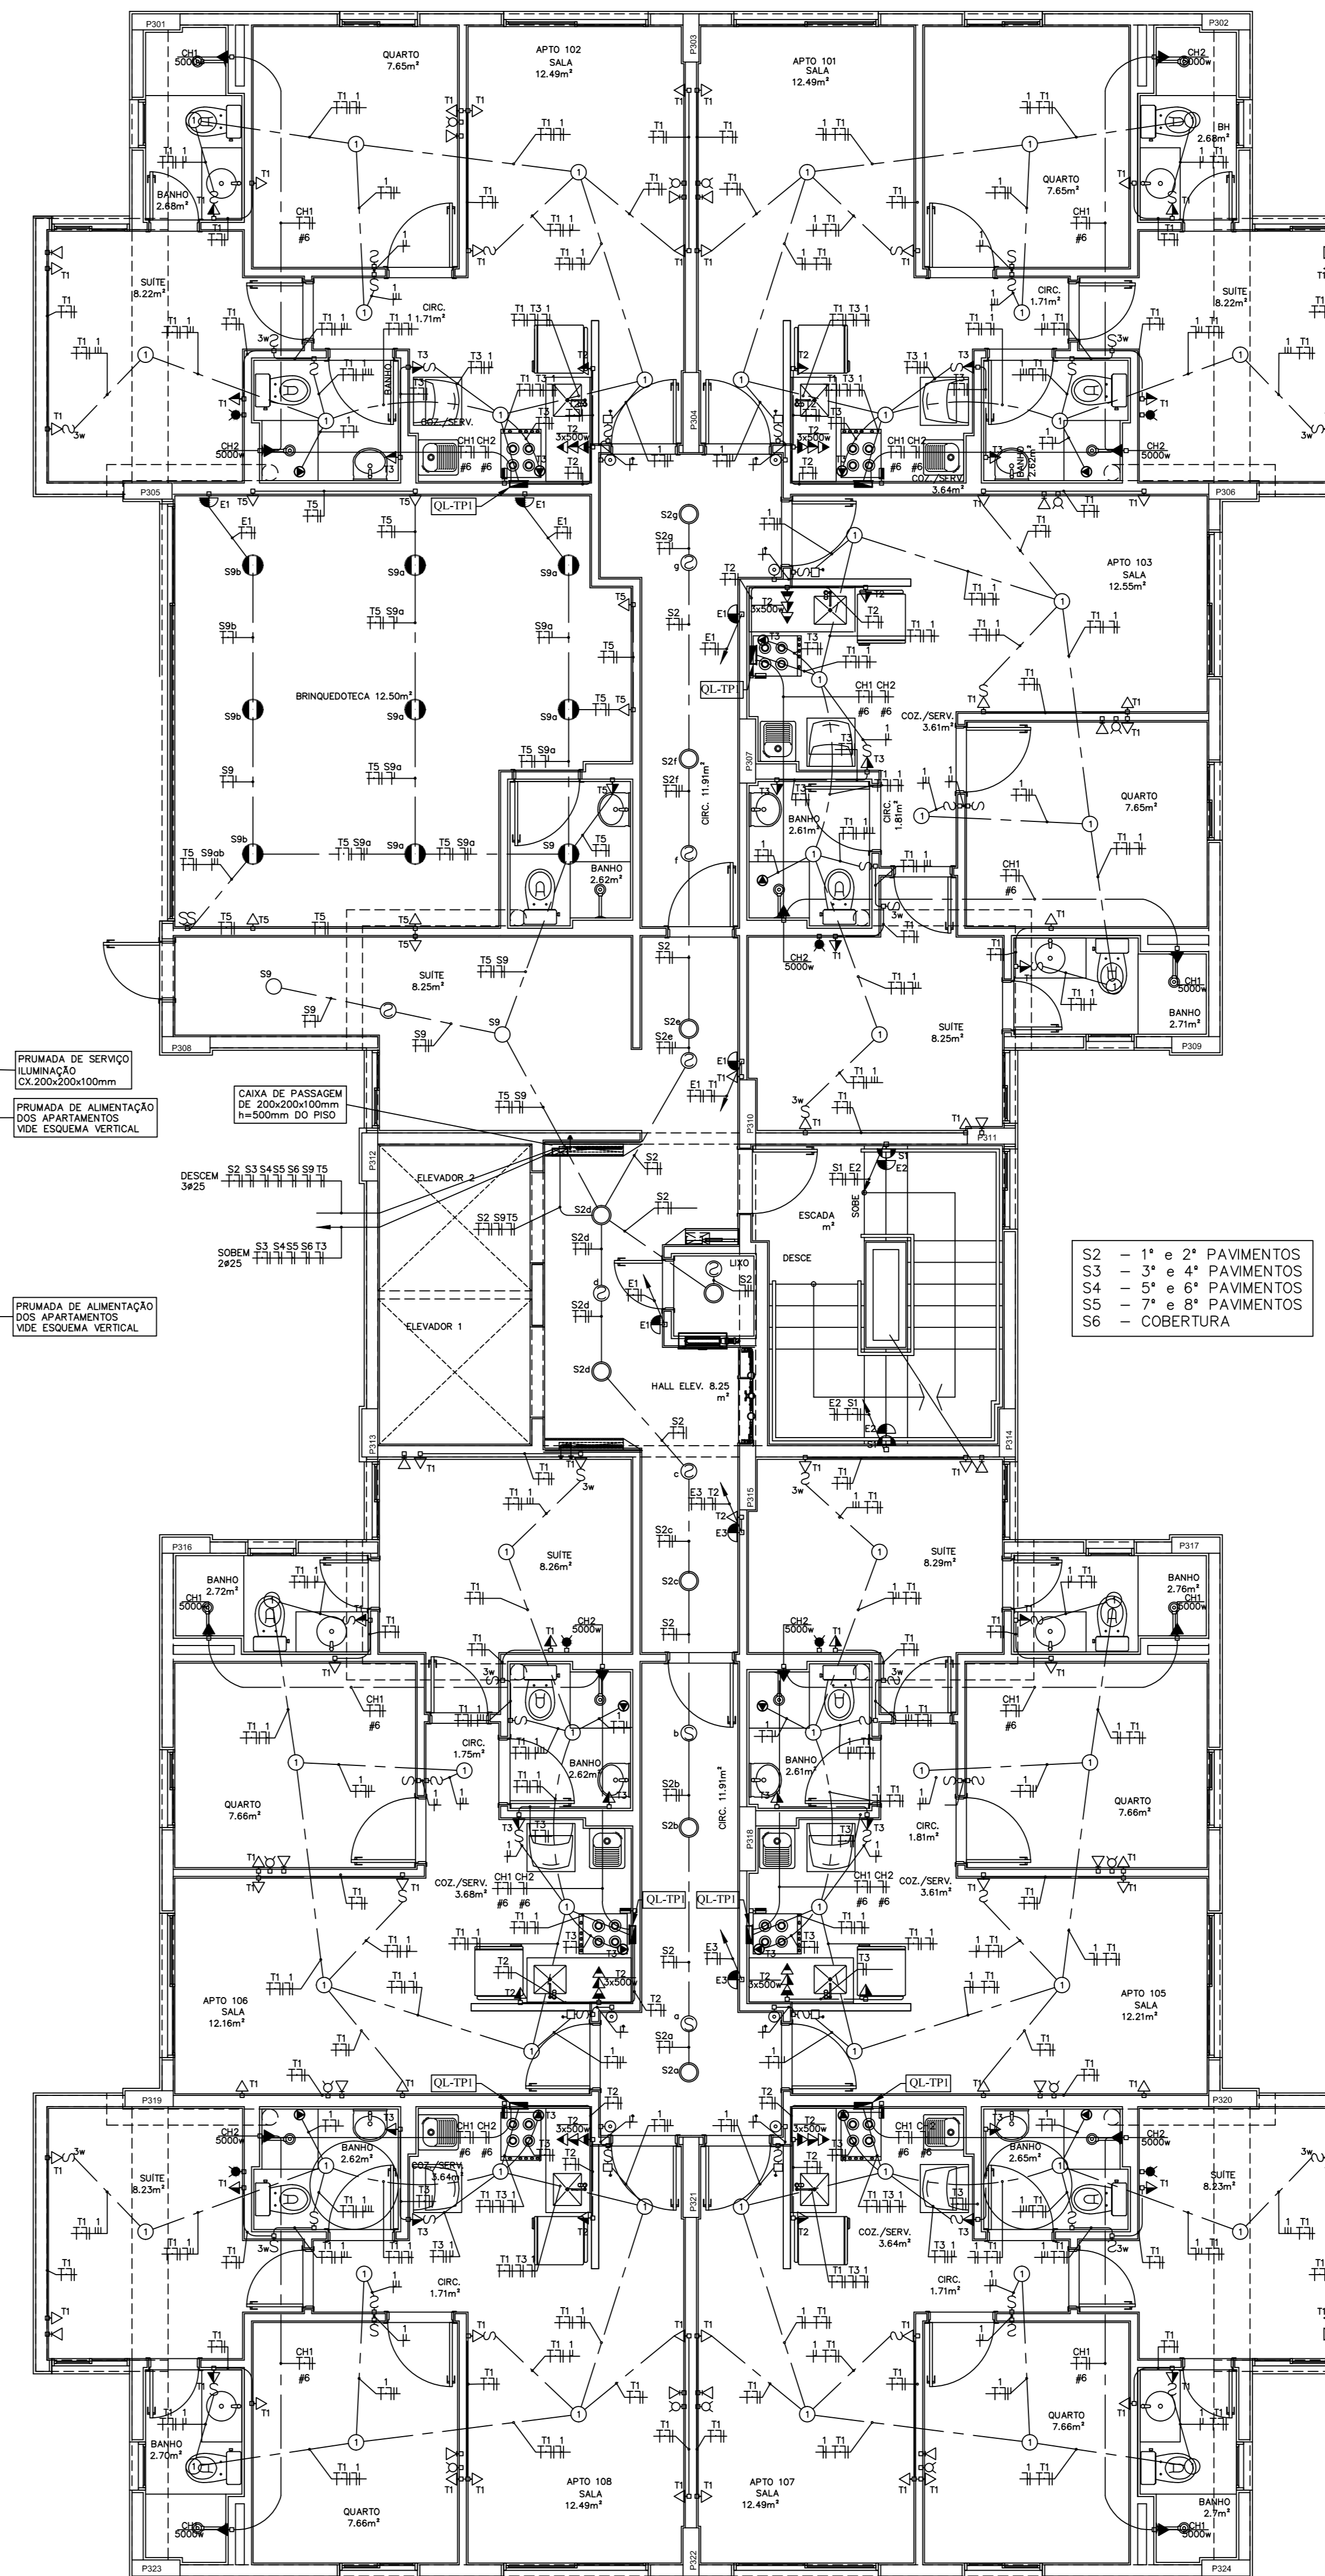

PLANTA BAIXA 1º PAVIMENTO BLOCO C
ESCALA 1:50

PARA LEGENDAS E NOTAS VIDE DESENHO ELE-01/12

N.º	DATA	MODIFICAÇÕES	N.º	VISTO
2	OUT/2014	REVISÃO 2 ACERTO DAS POSIÇÕES DAS PRUMADAS		
1	JAN/2014	REVISÃO 1 - ALTERAÇÕES EM PONTOS DE TOMADAS, CONFORME EXAM. ENVIADO NO DIA 22-01-2014 PELA PORTO ENGENHARIA.		
0	DEZ/2013	EMISSÃO		

N.Taffner Projetos de Instalações Ltda
 Rua Inácio 3, lote 635/695 Marco C sala 221
 e-mail: ntaffner@globos.com
 Telefone (61) 3234-5570

SETOR:	CEILANDIA - BRASÍLIA - DISTRITO FEDERAL
ENDEREÇO:	QNO 10 - ÁREA ESPECIAL "P"
PROPRIETÁRIO:	LEUVEN INCORPORADORA LTDA
AUTOR DO PROJETO:	N.TAFFNER PROJETOS DE INSTALAÇÕES LTDA
RESPONSÁVEL TÉCNICO:	
	CREA: 6647-D-07

CEB	CREA
	DIRLFO

LEUVEN-CEILANDIA
 PROJETO DE INSTALAÇÕES
 INSTALAÇÃO ELÉTRICA - ILUMINAÇÃO E TOMADAS
 PLANTA BAIXA 1º PAVIMENTO BLOCOS A e C

DESENHO:	PROJECADA:	DATA:	ARQUIVO:
N.TAFFNER	PROJECADA	02/2012	NT-55-2012-LEUVEN-ELE-04-ROZ-1PAV-BLA