


ESQUEMA VERTICAL DE ILUMINAÇÃO DE SERVIÇO SEM ESCALA

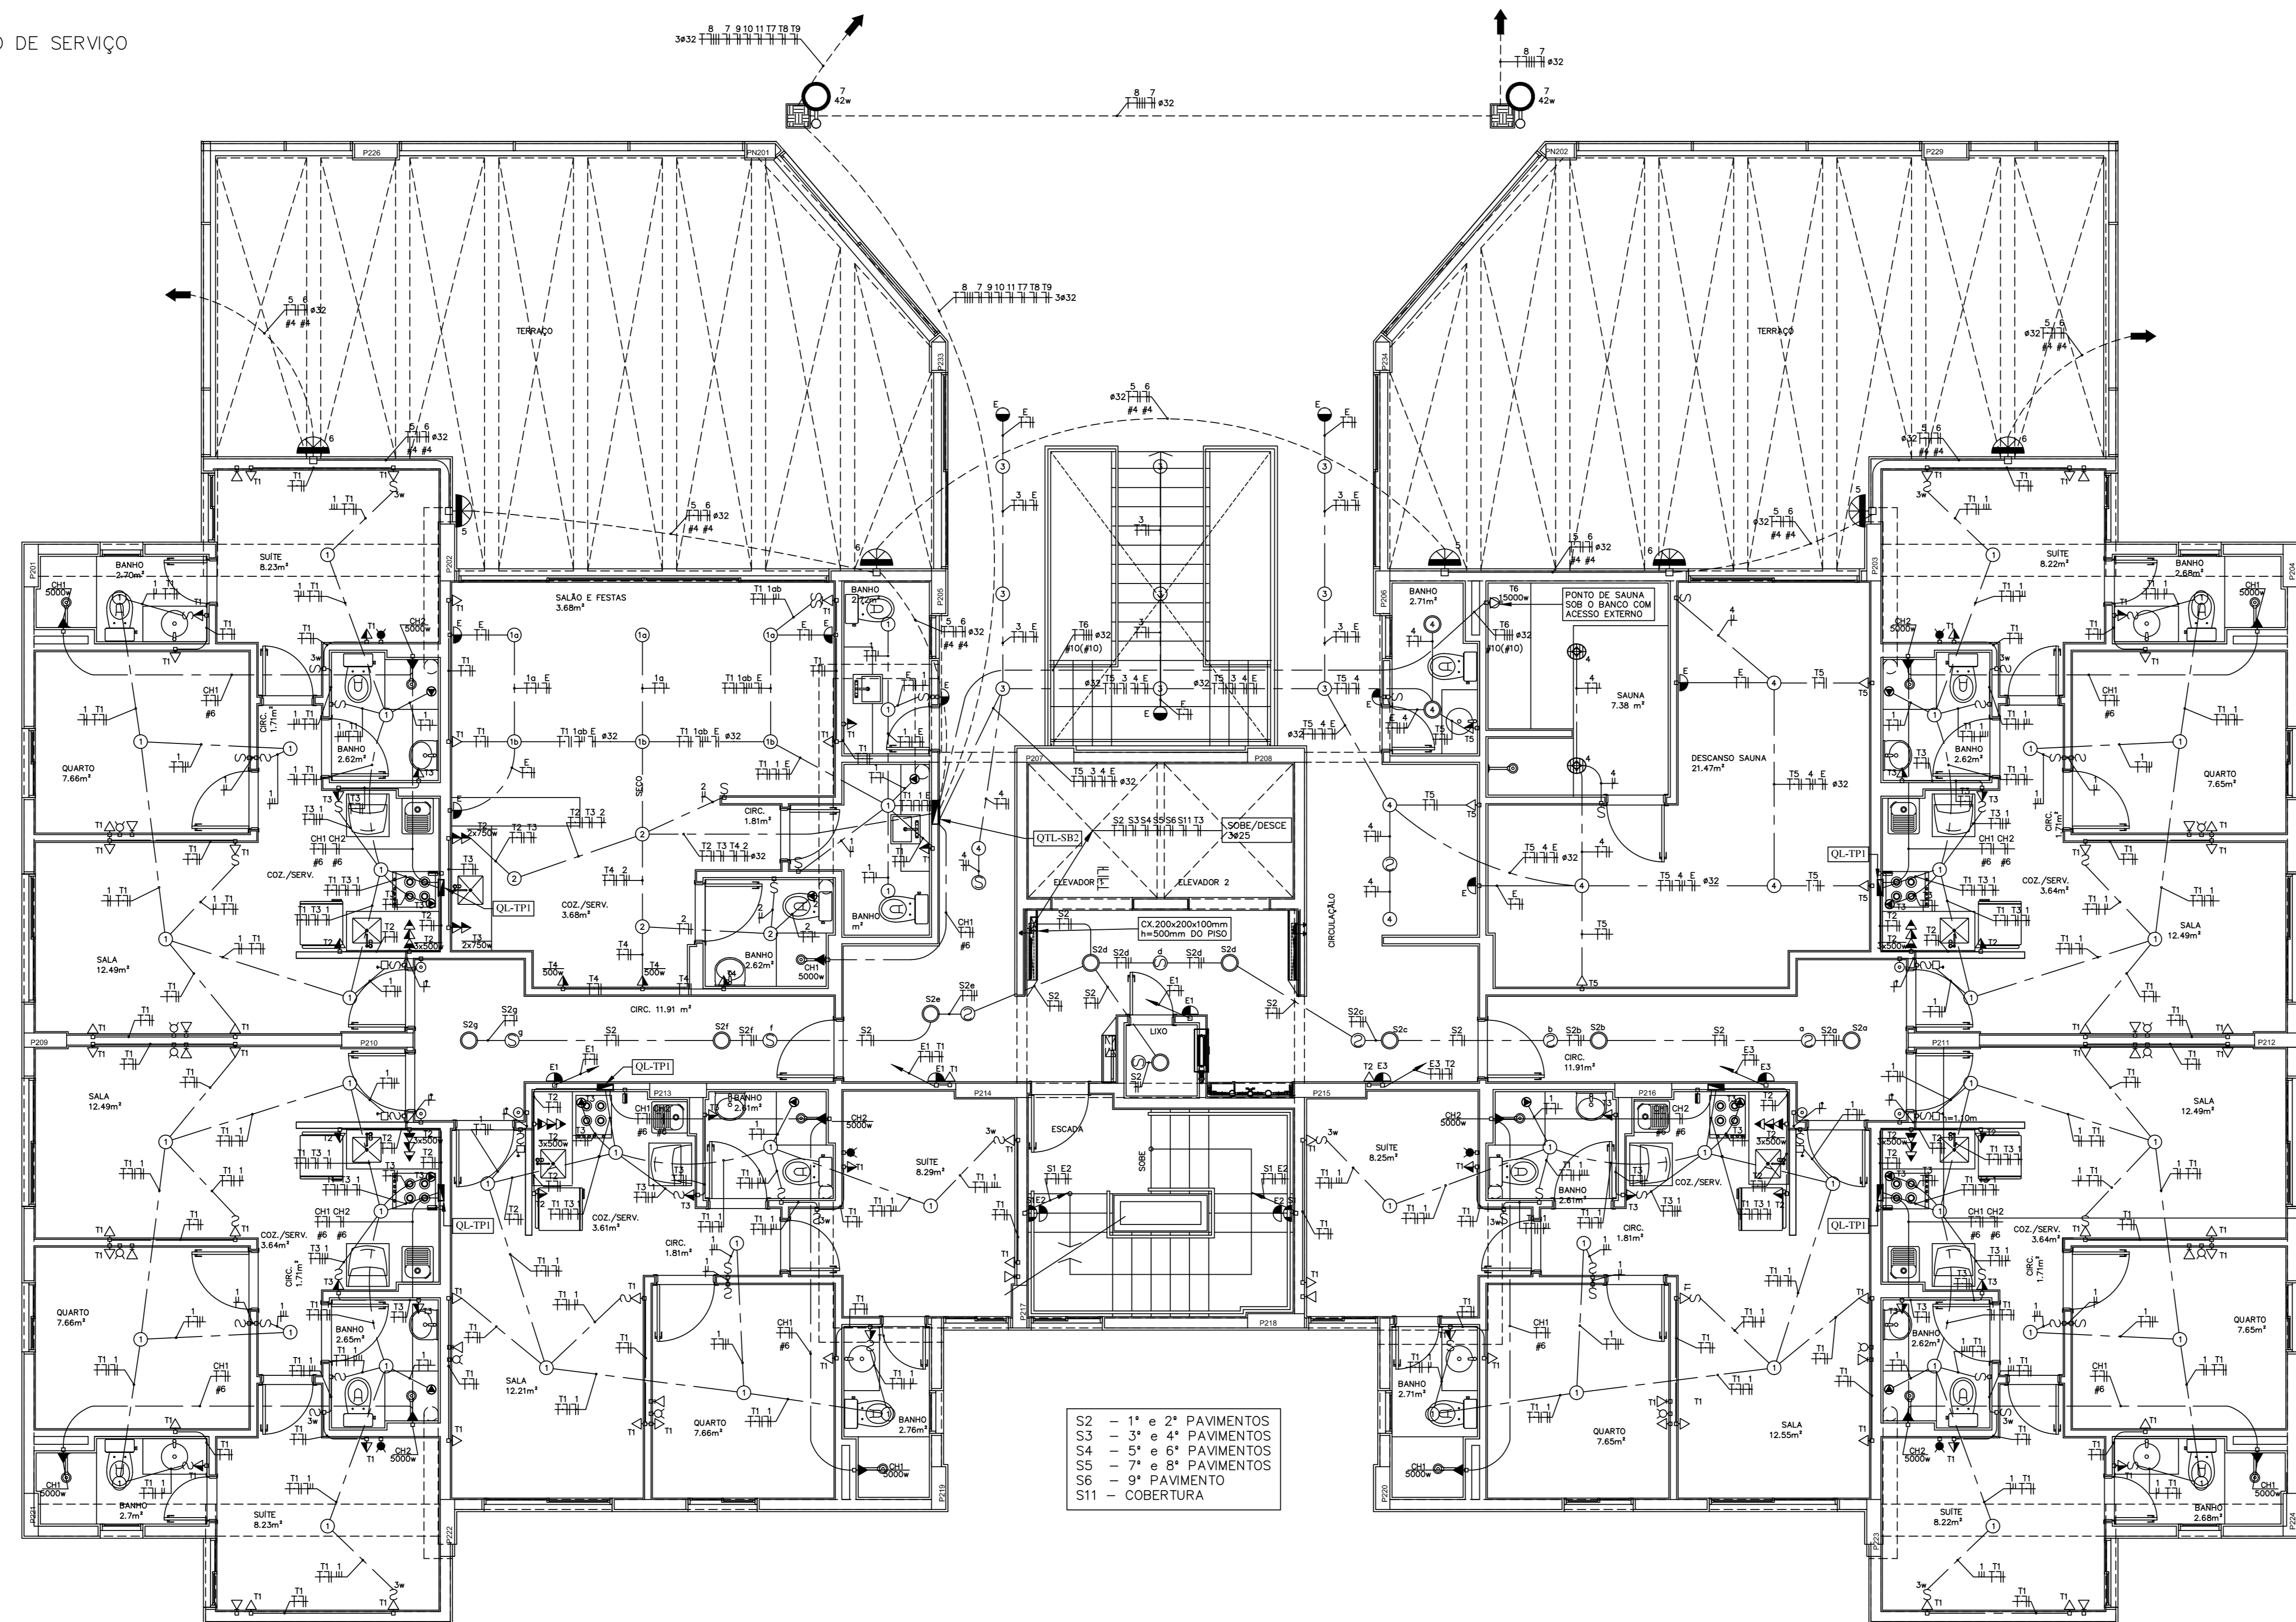

PLANTA BAIXA 1º PAVIMENTO BLOCO B
ESCALA 1:50

PARA LEGENDAS E NOTAS VIDE DESENHO ELE-01/12

2	OUT/2014	REVISÃO 2	ACERTO DAS POSIÇÕES DAS PRUMADAS
1	JAN/2014	REVISÃO 1	ALTERAÇÕES EM PONTOS DE TOMADAS, CONFORME EXAME ENVIADO NO DIA 22-01-2014 PELA PORTO ENGENHARIA.
0	DEZ/2013	EMISSÃO	
N.º	DATA	MODIFICAÇÕES	N.º VISTO

N.Taffner Projetos de Instalações Ltda
 Rua Inês de Castro, 33 - Bloco 3 - Sala 305 - Torre C - Brasília - DF - CEP: 71200-000
 e-mail: ntaffner@iglobal.com
 Telefone: (61) 3234-5570

SETOR:	CEILANDIA - BRASÍLIA - DISTRITO FEDERAL		
ENDEREÇO:	QNO 10 - ÁREA ESPECIAL "P"		
PROPRIETÁRIO:	LEUVEN INCORPORADORA LTDA		
AUTOR DO PROJETO:	N.TAFFNER PROJETOS DE INSTALAÇÕES LTDA		
RESPONSÁVEL TÉCNICO:			
	PROPRIETÁRIO:		
	AUTOR DO PROJETO:	CREA:	6647/D-DF
	RESPONSÁVEL TÉCNICO:	CREA:	

CEB	CREA
	DIRLFO

LEUVEN-CEILANDIA
 PROJETO DE INSTALAÇÕES
 INSTALAÇÃO ELÉTRICA - ILUMINAÇÃO E TOMADAS
 PLANTA BAIXA 1º PAVIMENTO BLOCO B