



ESTUDO-1 DE ESPAÇO PARA CAIXAS D'AGUA INFERIORES COM CAPACIDADE PARA 11.000 LITROS, DIÂMETRO DE 2,40m, ALTURA DE 2,50m COM PÉ DIREITO DE 3,00 METROS

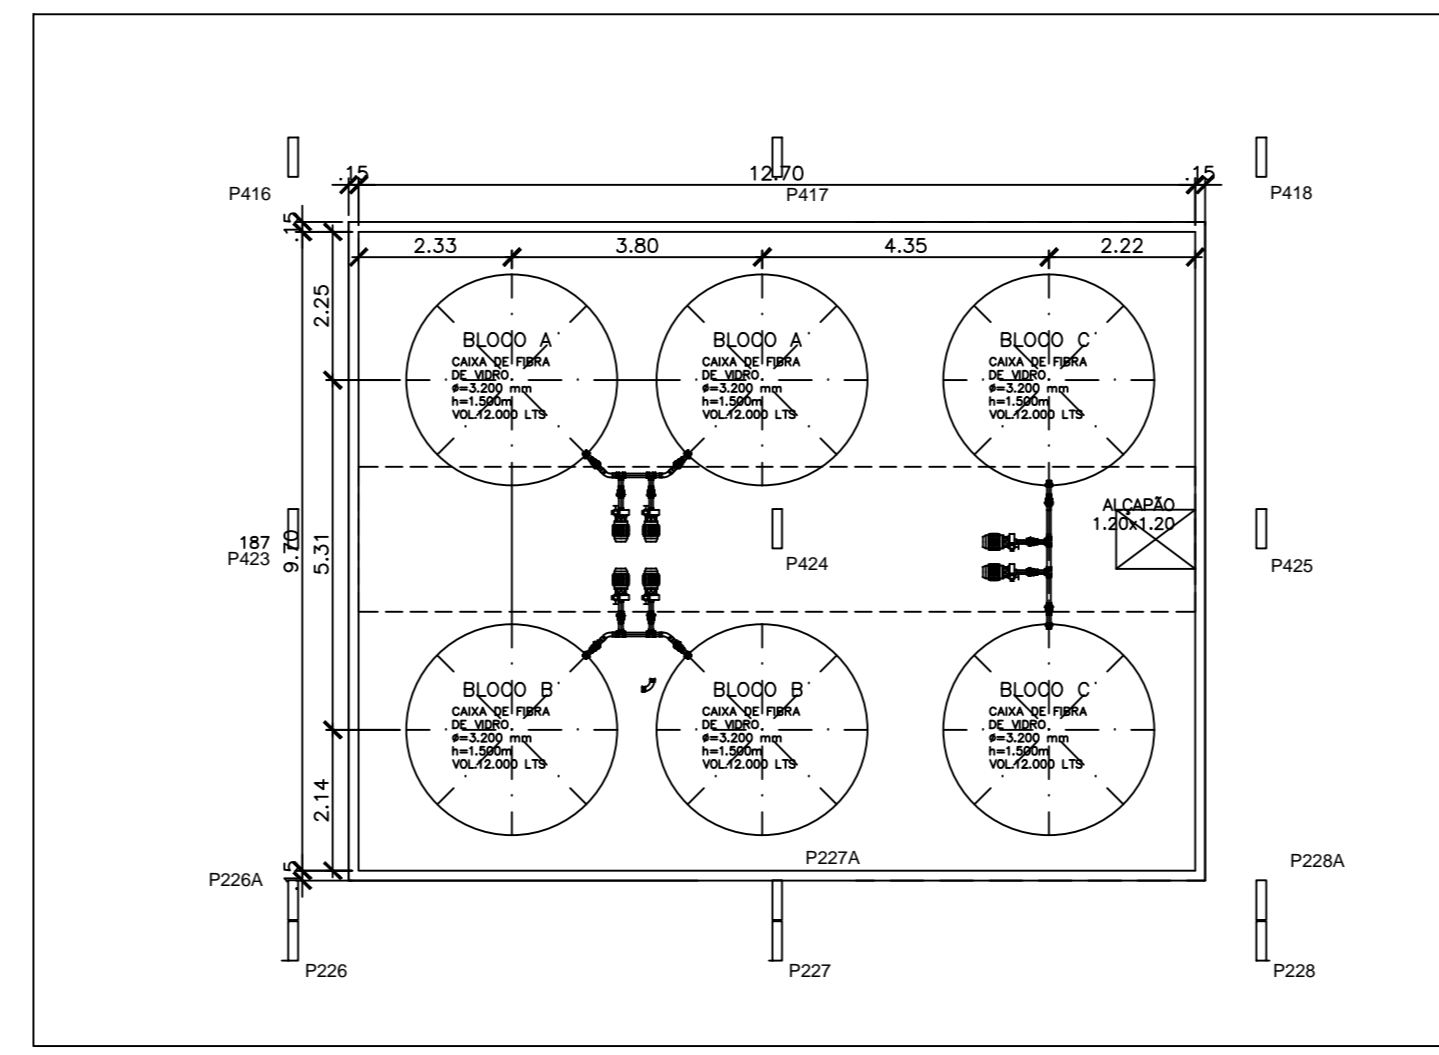

ESTUDO-2 DE ESPAÇO PARA CAIXAS D'AGUA INFERIORES COM CAPACIDADE PARA 12.000 LITROS, DIÂMETRO DE 3,20m, ALTURA DE 1,50m COM PÉ DIREITO DE 2,00 METROS

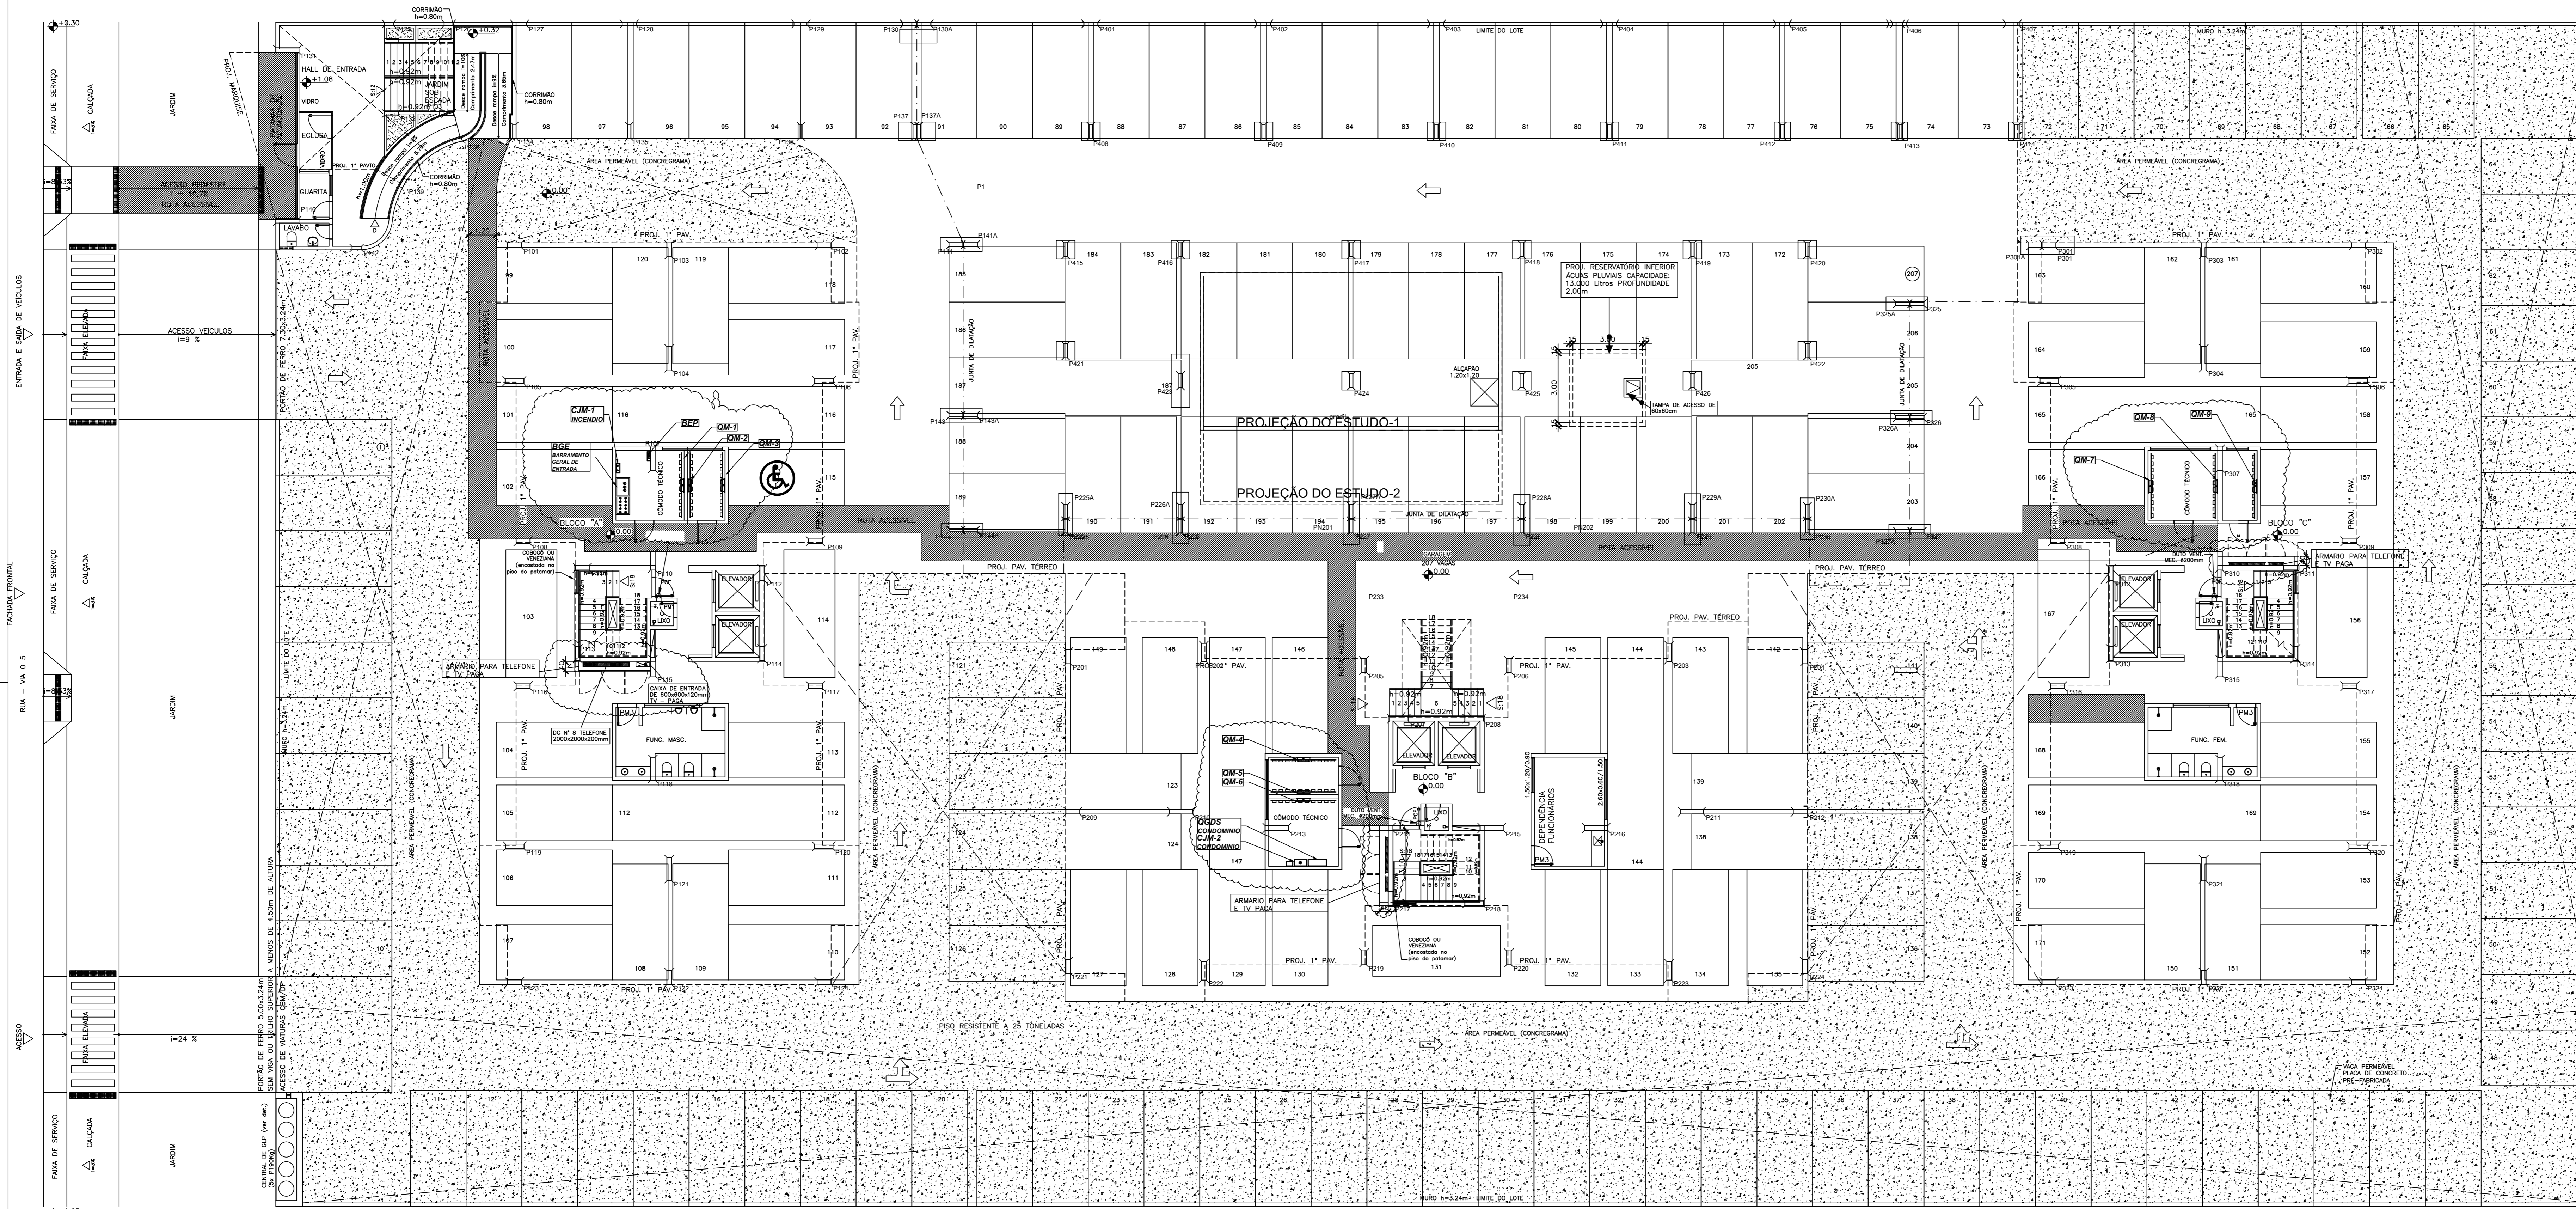

PLANTA BAIXA - PILOTIS
ESCALA 1/100

FACHADA LATERAL DIREITA

0 JUL/2012 EMISSÃO		N.º VISTO	
N.º DATA MODIFICAÇÕES		N.º VISTO	
P O C h t p t ' R t q l s q u t ' g ' h p u e n c t g u ' N m f c			
SUA sede: 3 km 625/695 Bloco C sala 221 Avenida Itália/Porto Alegre Telefone (011) 3234-5570			
SETOR:	CELÂNDIA - BRASÍLIA - DISTRITO FEDERAL		
ENDEREÇO:	QNO 10 - ÁREA ESPECIAL "P"		
PROPRIETÁRIO:	LEUVEN INCORPORADORA LTDA		
AUTOR DO PROJETO:	N.TAFFNER PROJETOS DE INSTALAÇÕES LTDA		
RESPONSÁVEL TÉCNICO:			
O PROPRIETÁRIO		O AUTOR DO PROJETO	
O RESPONSÁVEL TÉCNICO		CREA	
CAESB	CREA	DRUFO	
LEUVEN-CELÂNDIA		SERVIÇO Nº:	
PROJETO DE INSTALAÇÕES		AT-01	
INSTALAÇÃO PLANTA BAIXA PAVIMENTO TÉRREO ESTUDO DE ÁREAS TÉCNICAS PARA INSTALAÇÕES			
PROJETO	FECHA	DATA	ANEXO
N.TAFFNER	JUN/JUL	JUL/2012	VT-02-012-LEUVEN-AT-01-RO-TÉRREO