




PLANTA BAIXA - COBERTURA DO HALL DE ENTRADA  
ESCALA 1:100

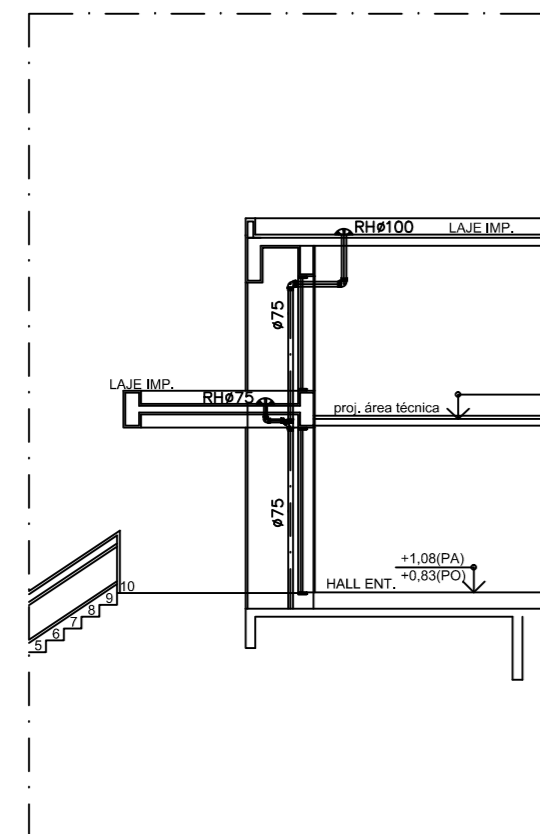


CORTE  
ESCALA 1:100

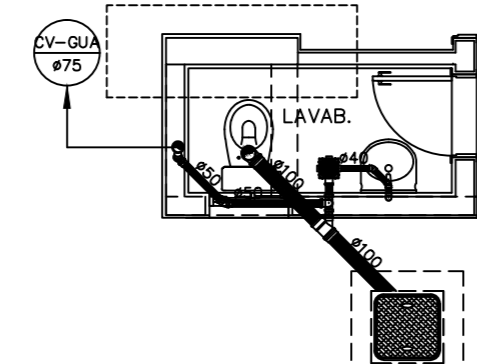


PLANTA BAIXA - DETALHE 1  
ESCALA 1:100

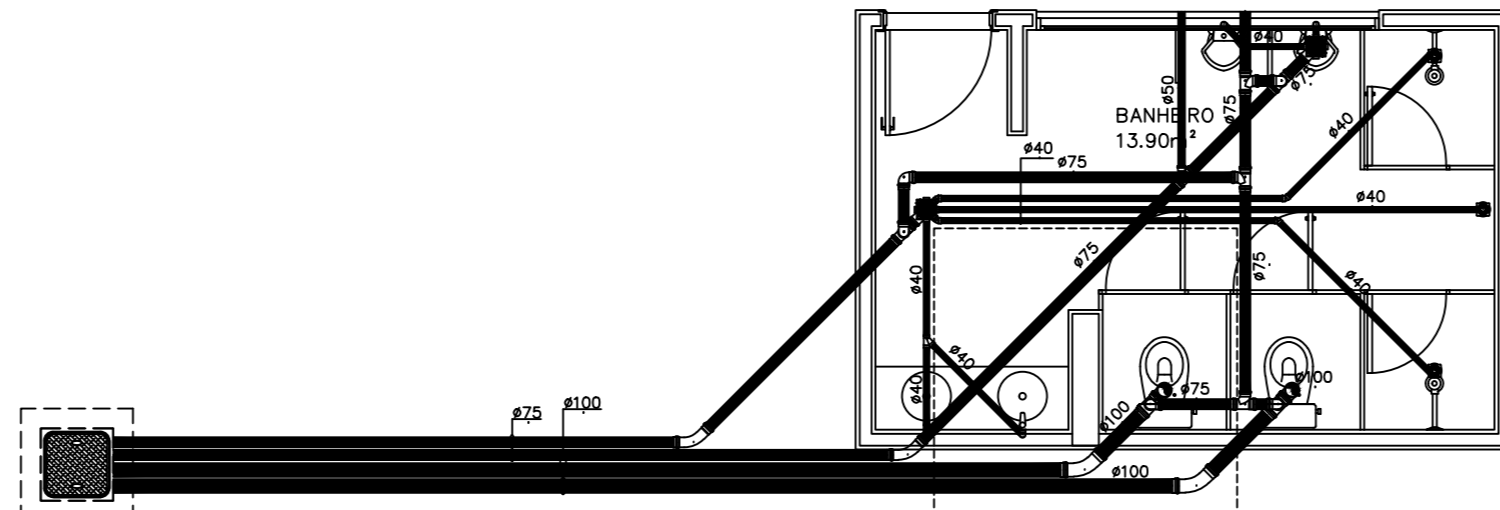


PLANTA BAIXA - DETALHE 2  
ESCALA 1:100

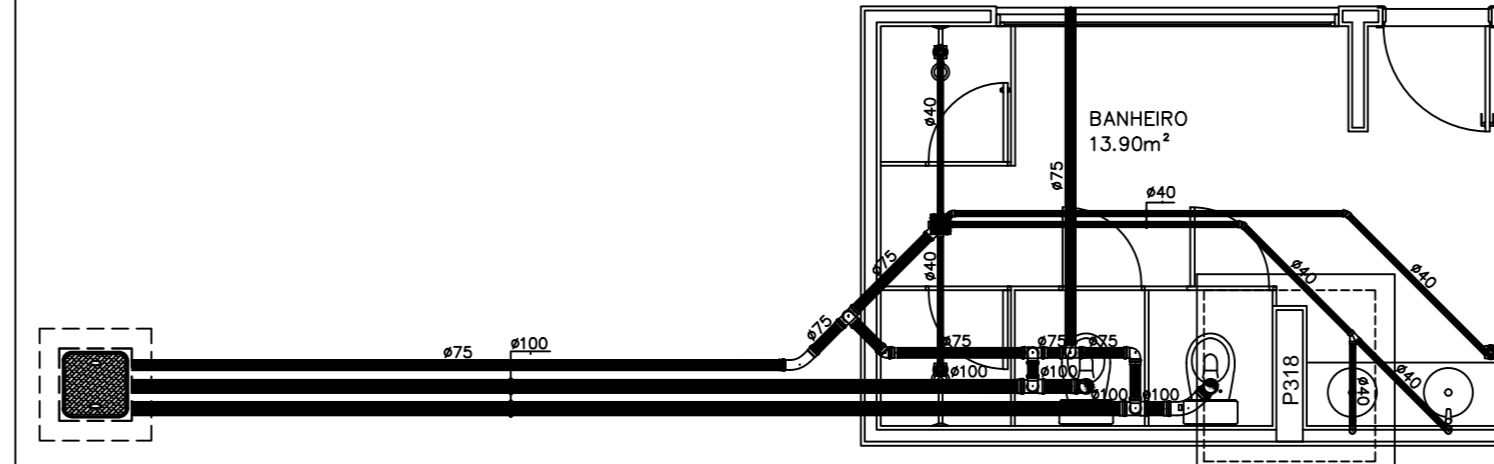


PLANTA BAIXA - DETALHE 3  
ESCALA 1:100

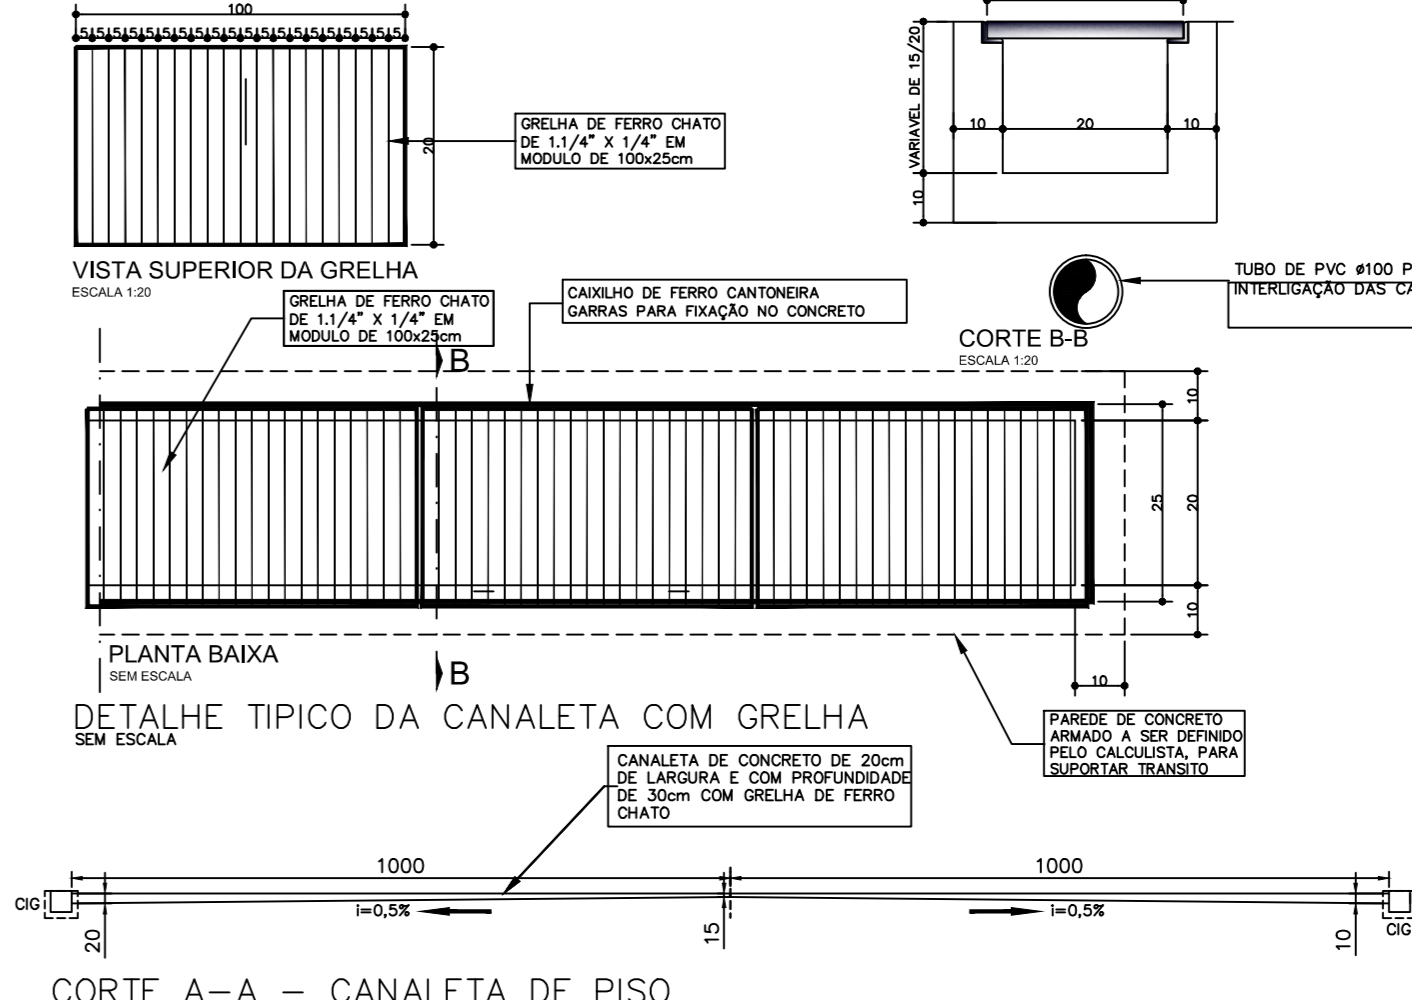

CORTE A-A - CANALETA DE PISO  
ESCALA 1:100

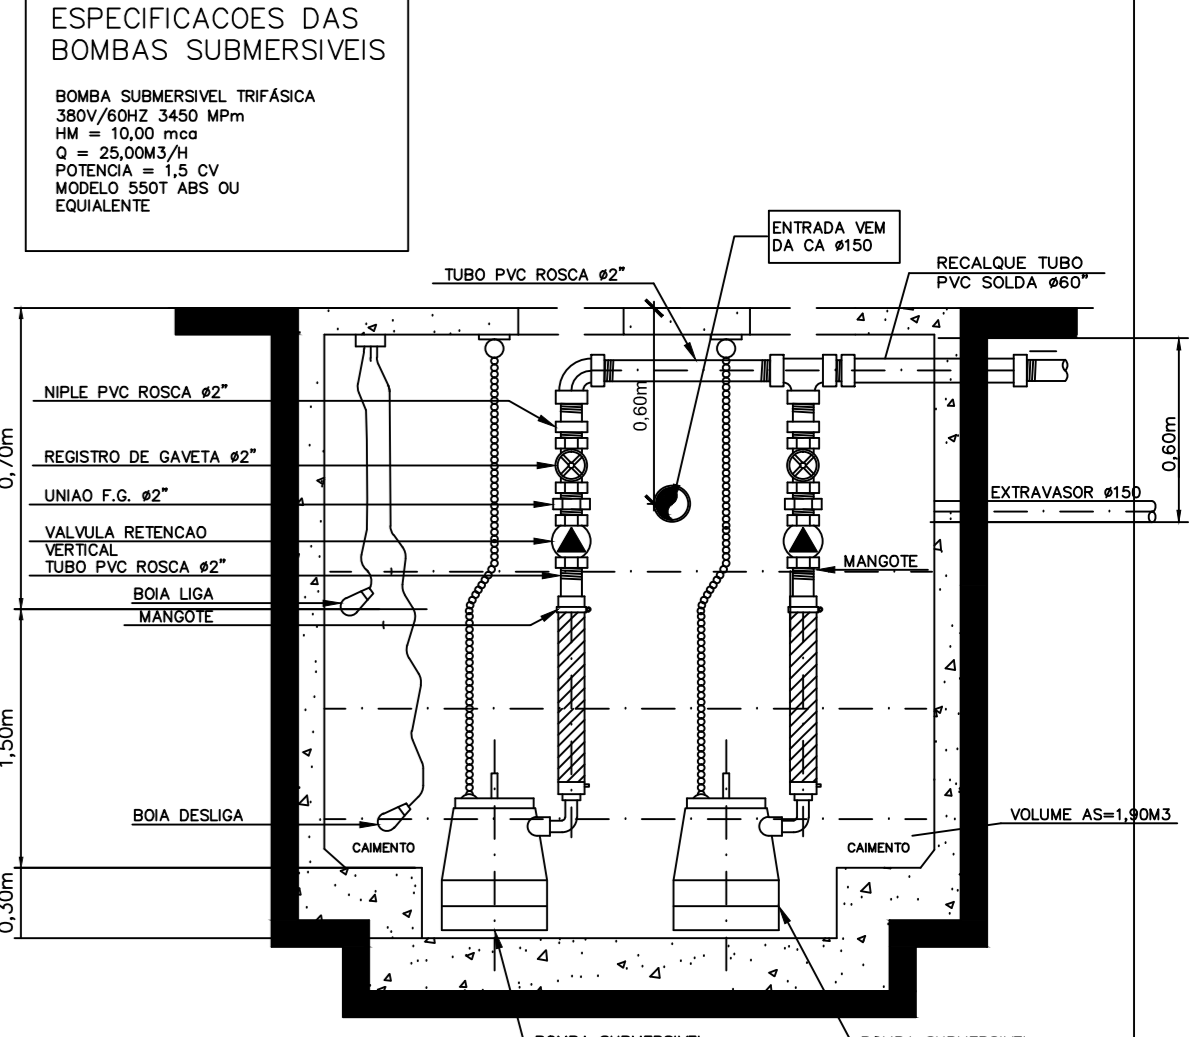

D-BAP DETALHE TÍPICO DAS BOMBAS DE ÁGUA PLUVIAL  
SEM ESCALA

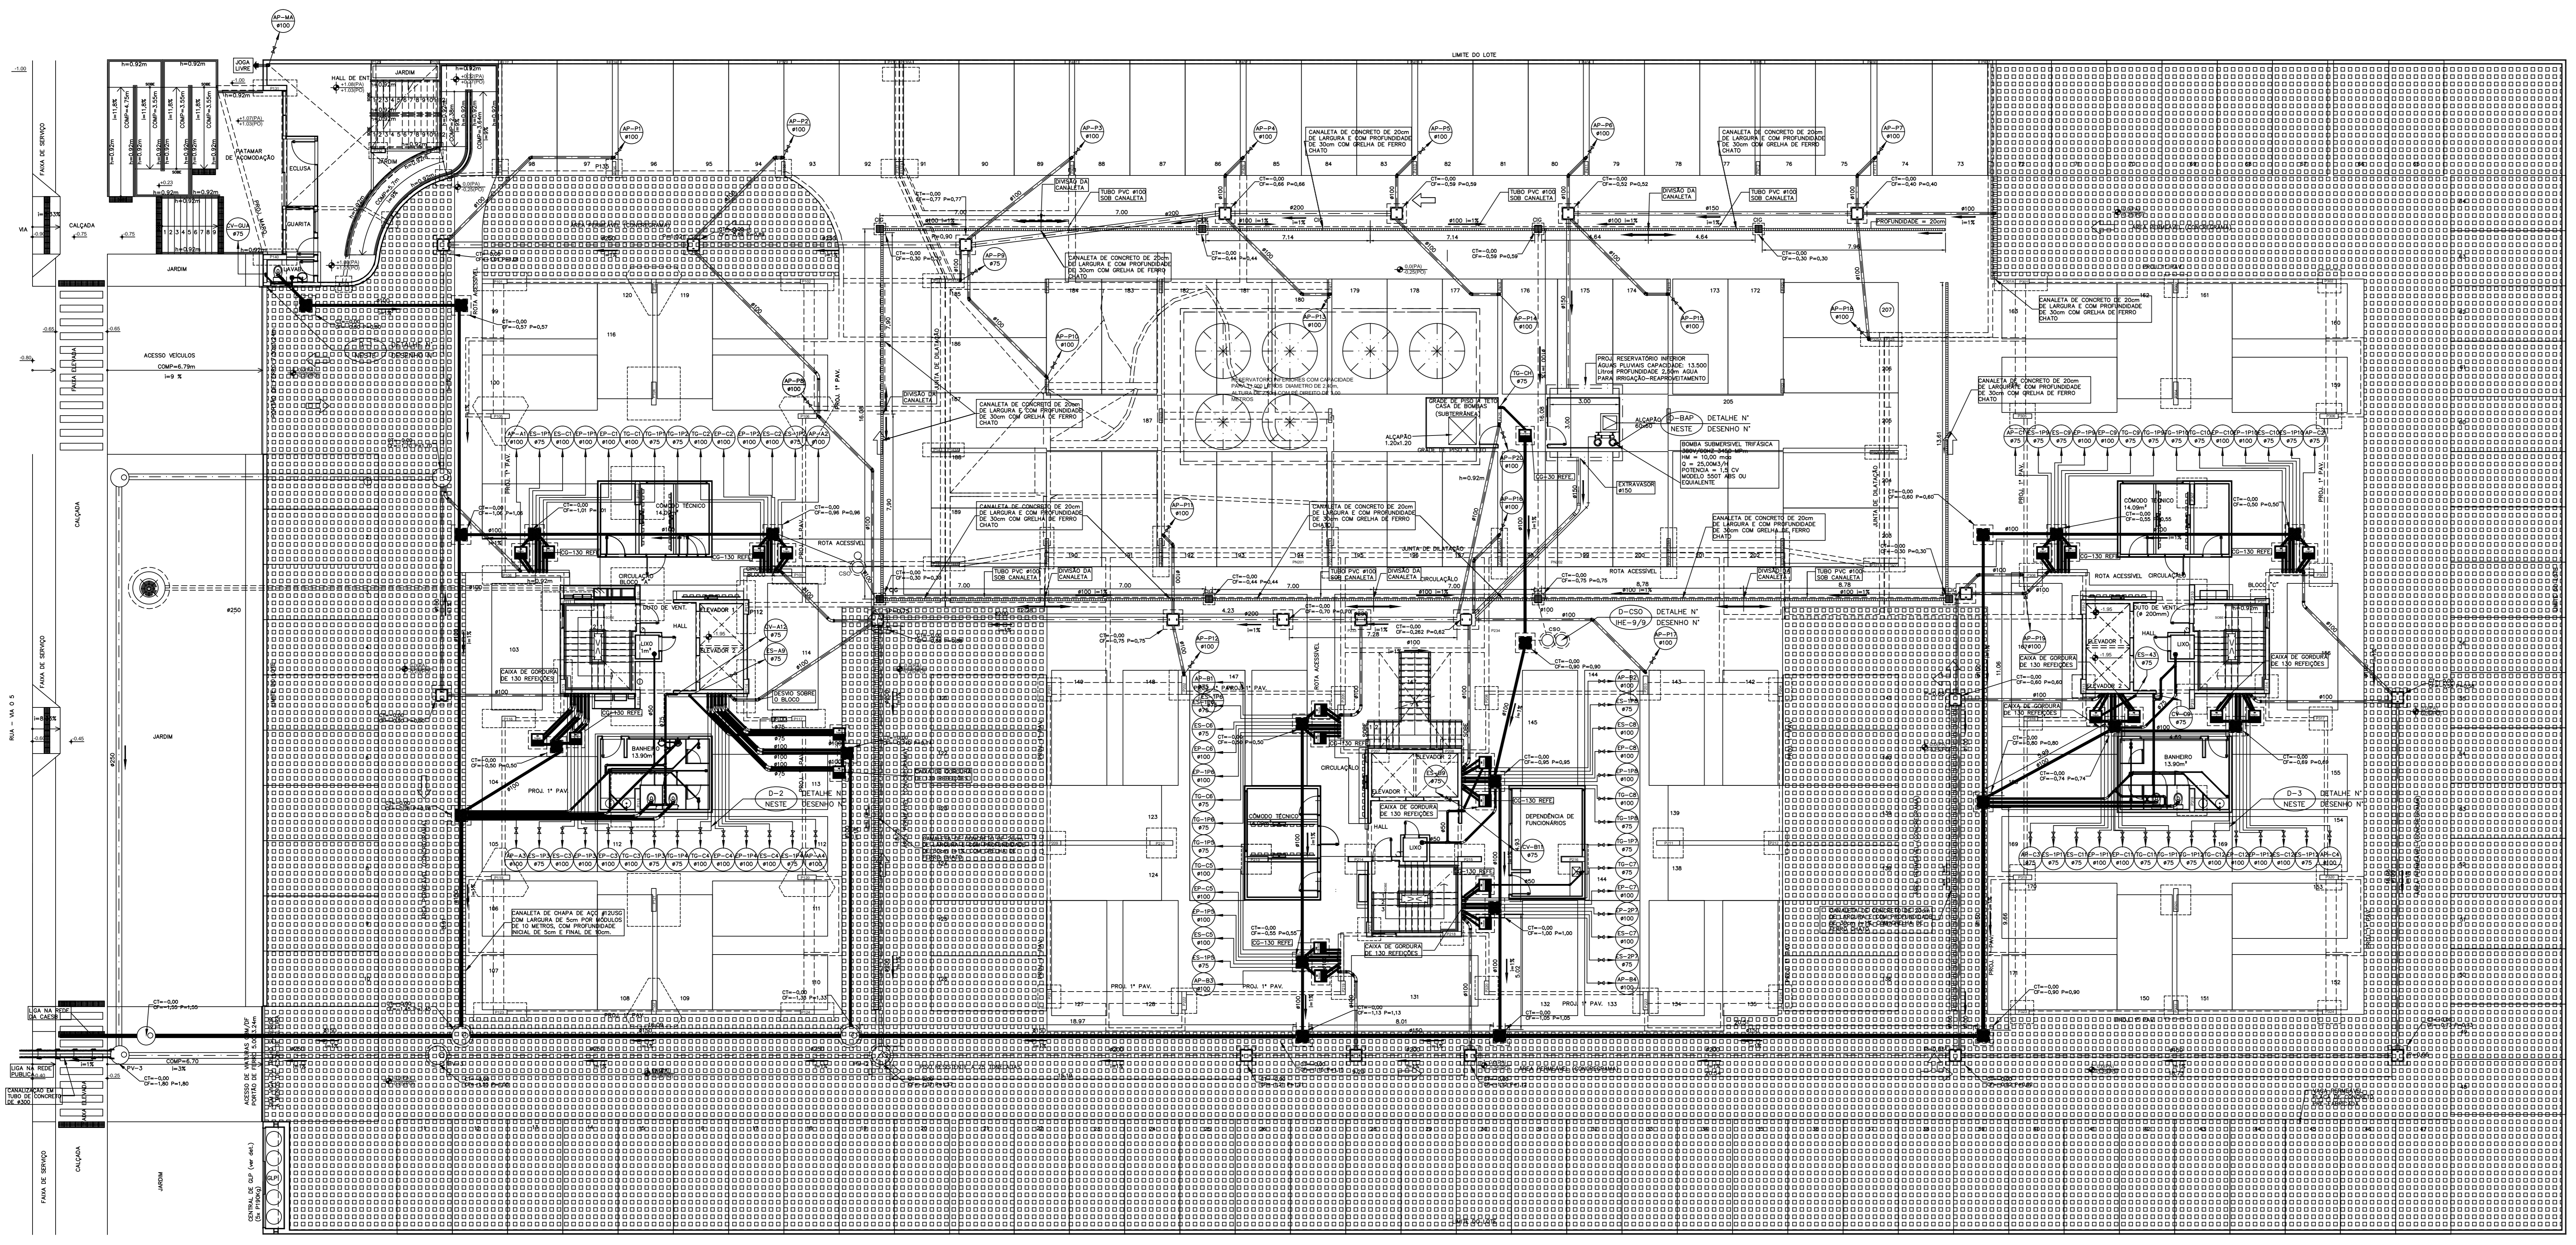

PLANTA BAIXA - PAVIMENTO TERREO  
ESCALA 1:100

PARA LEGENDAS E NOTAS VIDE DESENHO IHE-01/09

N.º	DATA	MODIFICAÇÕES	N.º VISÃO
5	JUN/2015	REVISÃO 5 - DESLOCAMENTO DAS COLUNAS DE ESGOTO PARA PARADE TÉCNICA	
4	MAR/2015	REVISÃO 4 - SUBSTITUIÇÃO DA CANALETA TIPO POSTO POR CANALETA DE CONCRETO COM GRELHA DE FERRO CHATO	
3	OUT/2014	REVISÃO 3 - COMPATIBILIZAÇÃO COM O PROJETO DE ELÉTRICA	
2	JAN/2014	REVISÃO 2 - LANÇAMENTO DE ÁGUA PLUVIAL NA MARQUISE DO HALL DE ENTRADA	
1	OUT/2013	REVISÃO 1 - REVISÃO GERAL	
0	SET/2013	EMISSÃO	

**P (V)lptg' T'rlqqu' T' g' f'punc' z' g' u' N'f' c**  
 SIA Sudo 3 km 625.695 Bloco C sala 221  
 e-mail: maffner@maffner.com  
 Telefone: (61) 3234-5570

SETOR: **CELÂNDIA - BRASÍLIA - DISTRITO FEDERAL**  
 ENDEREÇO: **QNO 10 - ÁREA ESPECIAL "P"**  
 PROPRIETÁRIO: **LEUVEN INCORPORADORA LTDA**  
 AUTOR DO PROJETO: **M. TAFFNER PROJETOS DE INSTALAÇÕES LTDA**  
 RESPONSÁVEL TÉCNICO:

PROPRIETÁRIO	CREA
AUTOR DO PROJETO	CREA 481510-04
RESPONSÁVEL TÉCNICO	CREA

CADEN	CREA
DRUFO	

**LEUVEN - CELÂNDIA**  
**PROJETO DE INSTALAÇÕES**  
**INSTALAÇÃO DE ESGOTO E ÁGUA PLUVIAL**  
**PLANTA BAIXA PAVIMENTO TERREO**

REVISÃO: **IHE-02/09**  
 DATA: **SET/2013**  
 PROJETO: **15-27-2013-LEUVEN-IHE-02-005-TERREO**