
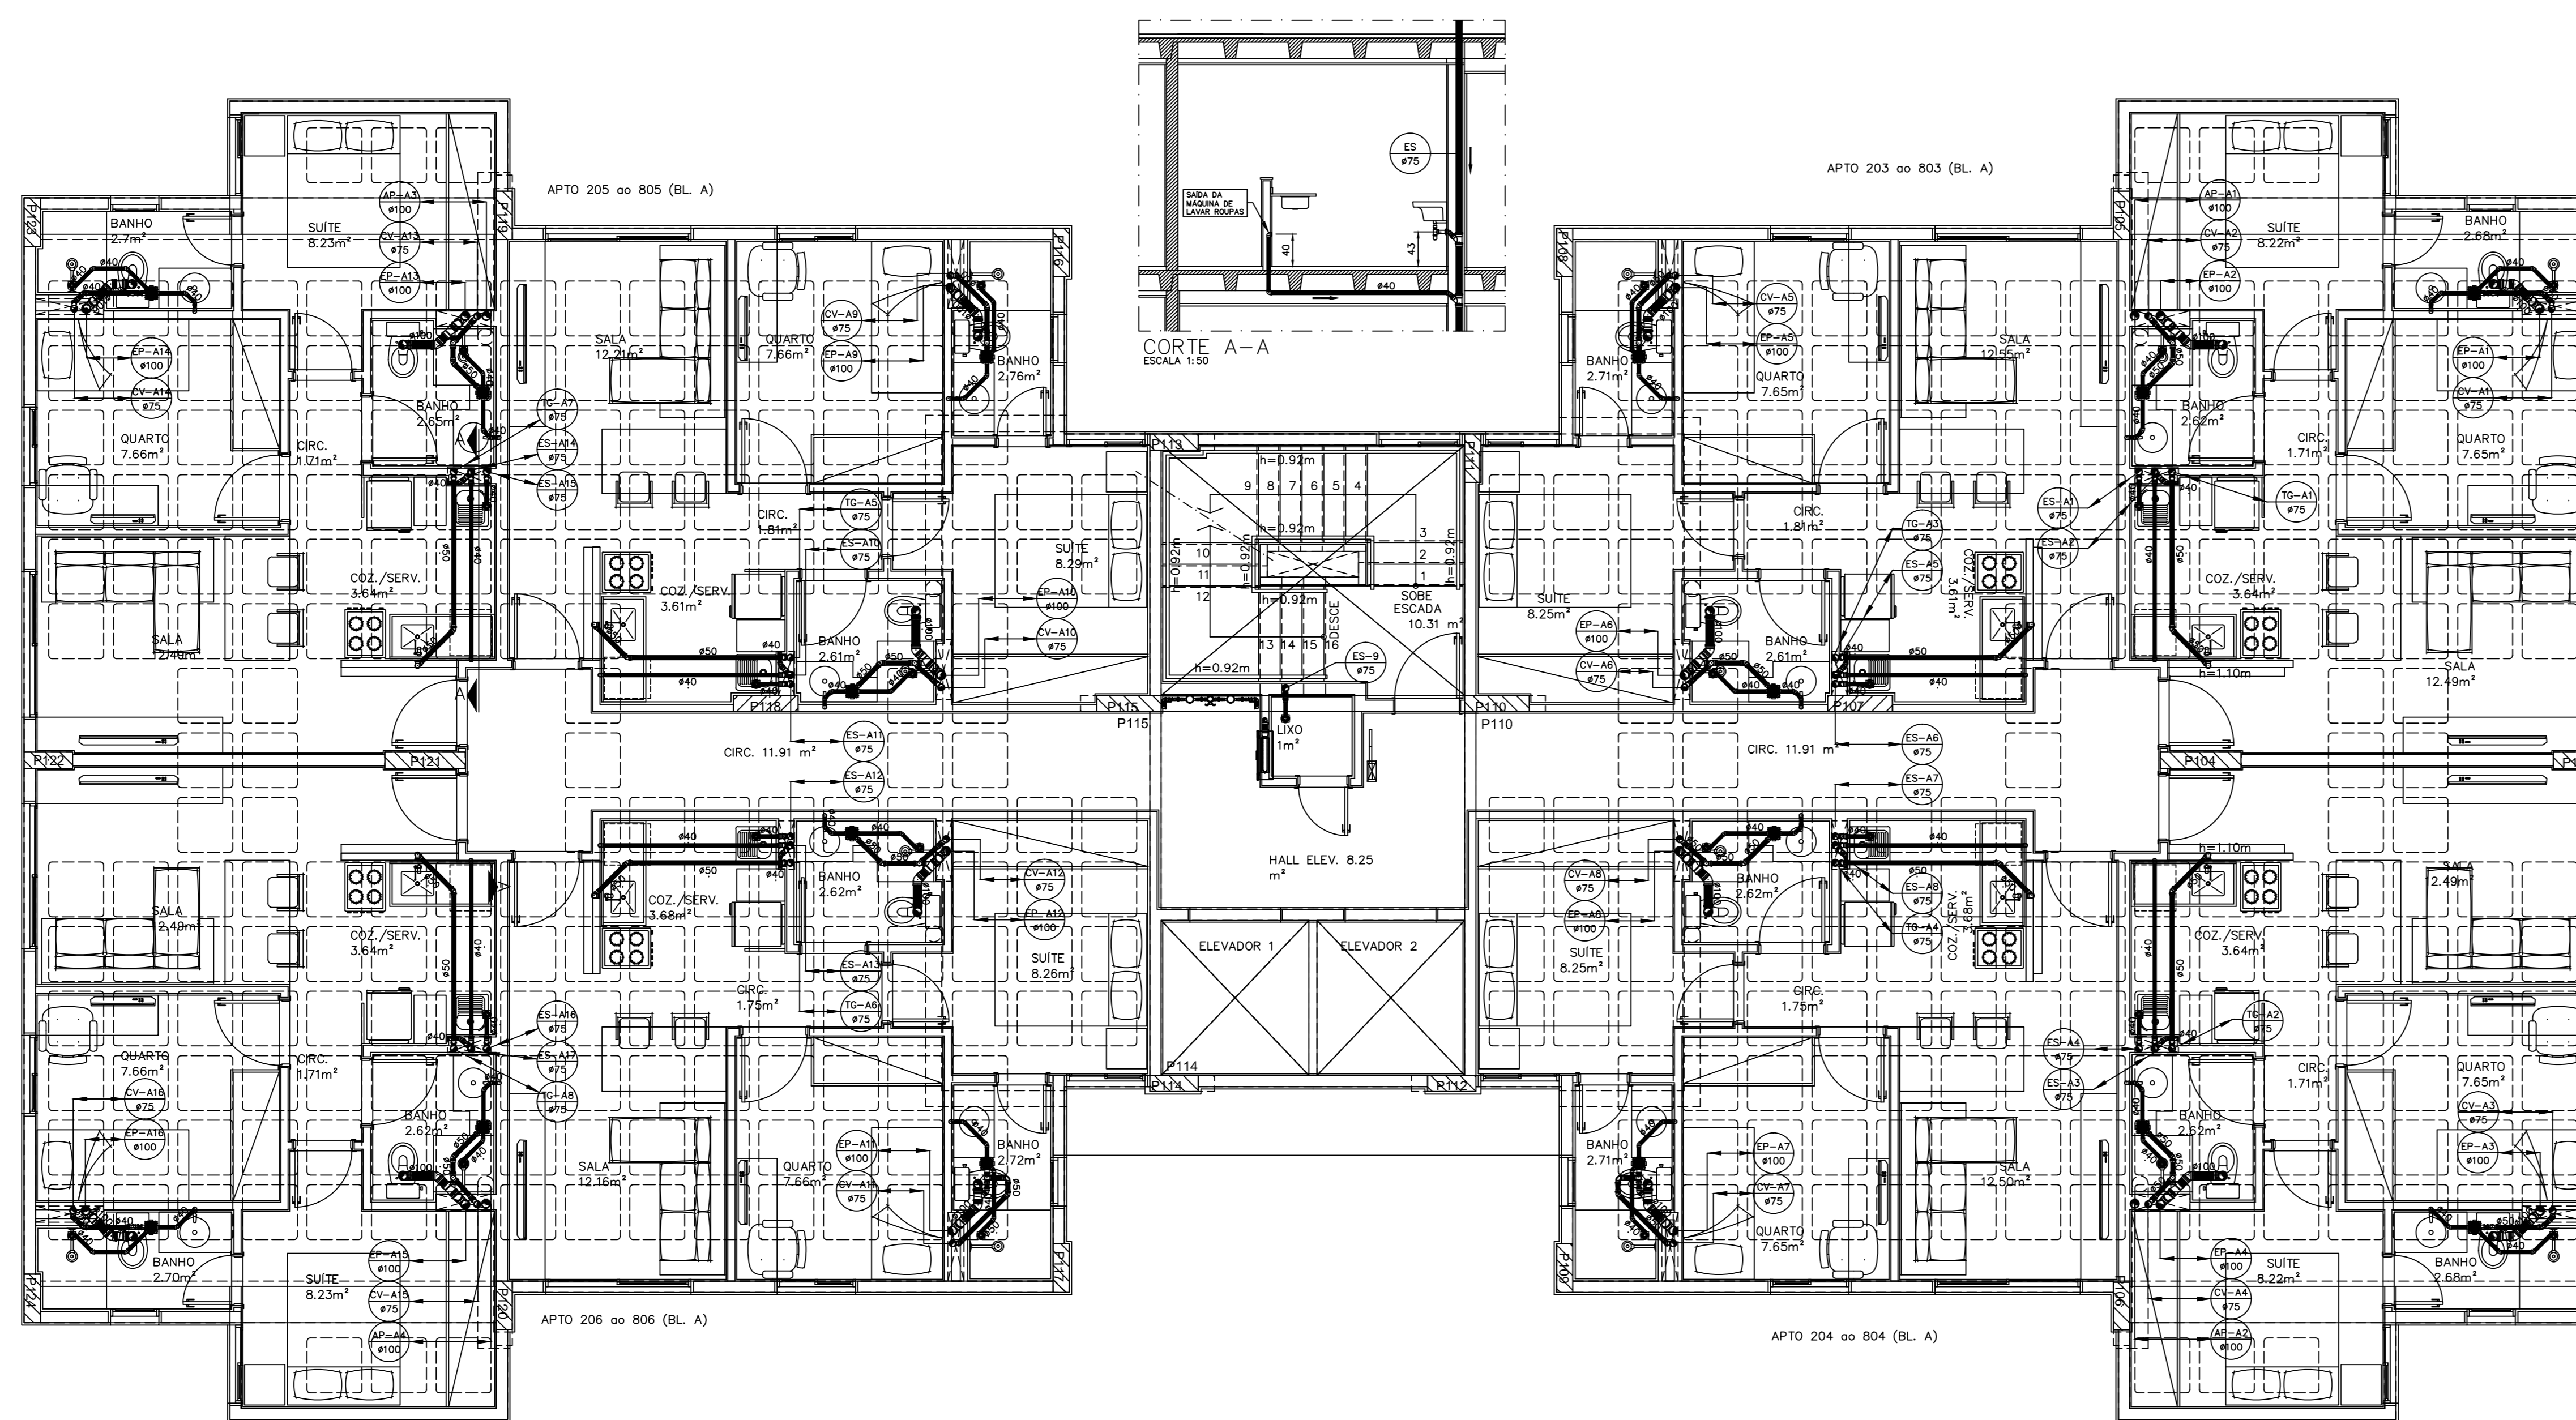


PLANTA BAIXA - COBERTURA BLOCO A  
ESCALA 1:50

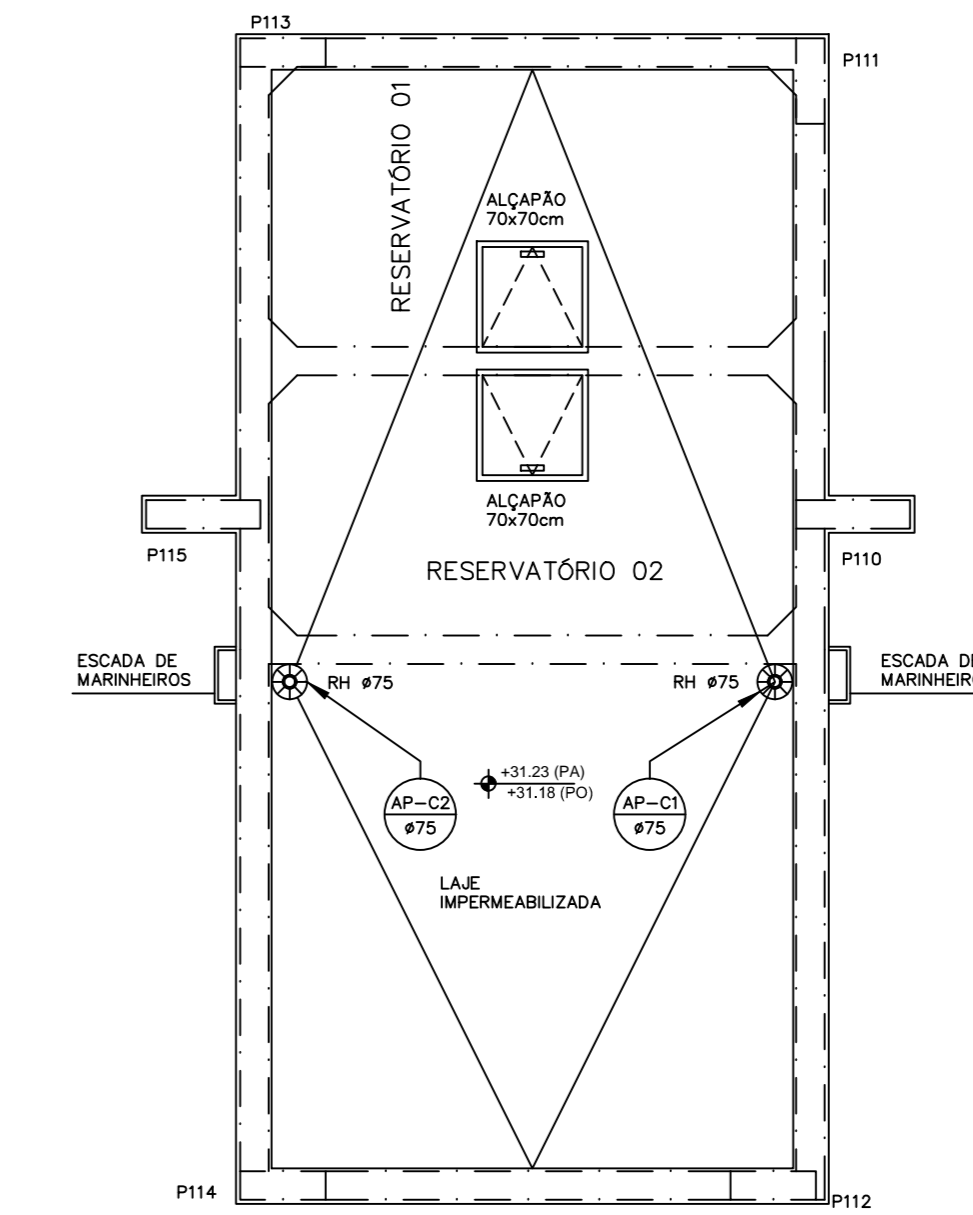

PLANTA BAIXA - 1º AO 8º PAVIMENTO-BLOCO A  
ESCALA 1:50

PRE-FORMA PISO TIPO (2º AO 8º PAVIMENTO)  
BLOCO A (JUNTA-A)

PARA LEGENDAS E NOTAS VIDE DESENHO IHE-01/09

N.º	DATA	MODIFICAÇÕES	N.º	VISTO
3	OUT/2014	REVISÃO 3 -PREVISÃO DE + UM PONTO DE ESGOTO PARA MUR		
2	JAN/2014	REVISÃO 2 - INSTALAÇÃO DA MLR SOB A BANCADA DA PIA A PEDIDO DA ARQUITETA GISELE		
1	OUT/2013	REVISÃO 1 - REVISÃO GERAL		
0	SET/2013	EMISSÃO		

**P 0vchpg'Rtqlgqu'f'g'kpuvcz,gu'Nf'c**

SUA rua: 3 lot 625 095 Itaco C sala 221  
e-mail: staffner@globocom  
Telefone: (61) 3254-5570

SETOR: **CEILANDIA - BRASILIA - DISTRITO FEDERAL**  
 ENDEREÇO: **QNO 10 - AREA ESPECIAL "D"**  
 PROPRIETARIO: **LEUVEN INCORPORADORA LTDA**  
 AUTOR DO PROJETO: **N.TAPFNER PROJETOS DE INSTALAÇÕES LTDA**  
 RESPONSÁVEL TÉCNICO:

PROPRIETÁRIO  
 AUTOR DO PROJETO: CREA: 4815/D-DF  
 RESPONSÁVEL TÉCNICO: CREA:

CAESB	CREA
	ORLFO

REVISOR: **LEUVEN-CEILANDIA** REVISÃO Nº: **IHE-05/09**  
 PROJETO DE INSTALAÇÕES  
 INSTALAÇÃO DE ESGOTO E ÁGUA PLUVIAL  
 PLANTA BAIXA PAVIMENTO TIPO, COBERTURA BLOCO A

REVISOR: **N.TAPFNER** ESCALA: **INDICADA** DATA: **SET/2013** ANEXO: **NT-27-2012-LEUVEN-IHE-05-R03-TIPO-COB-BL**