
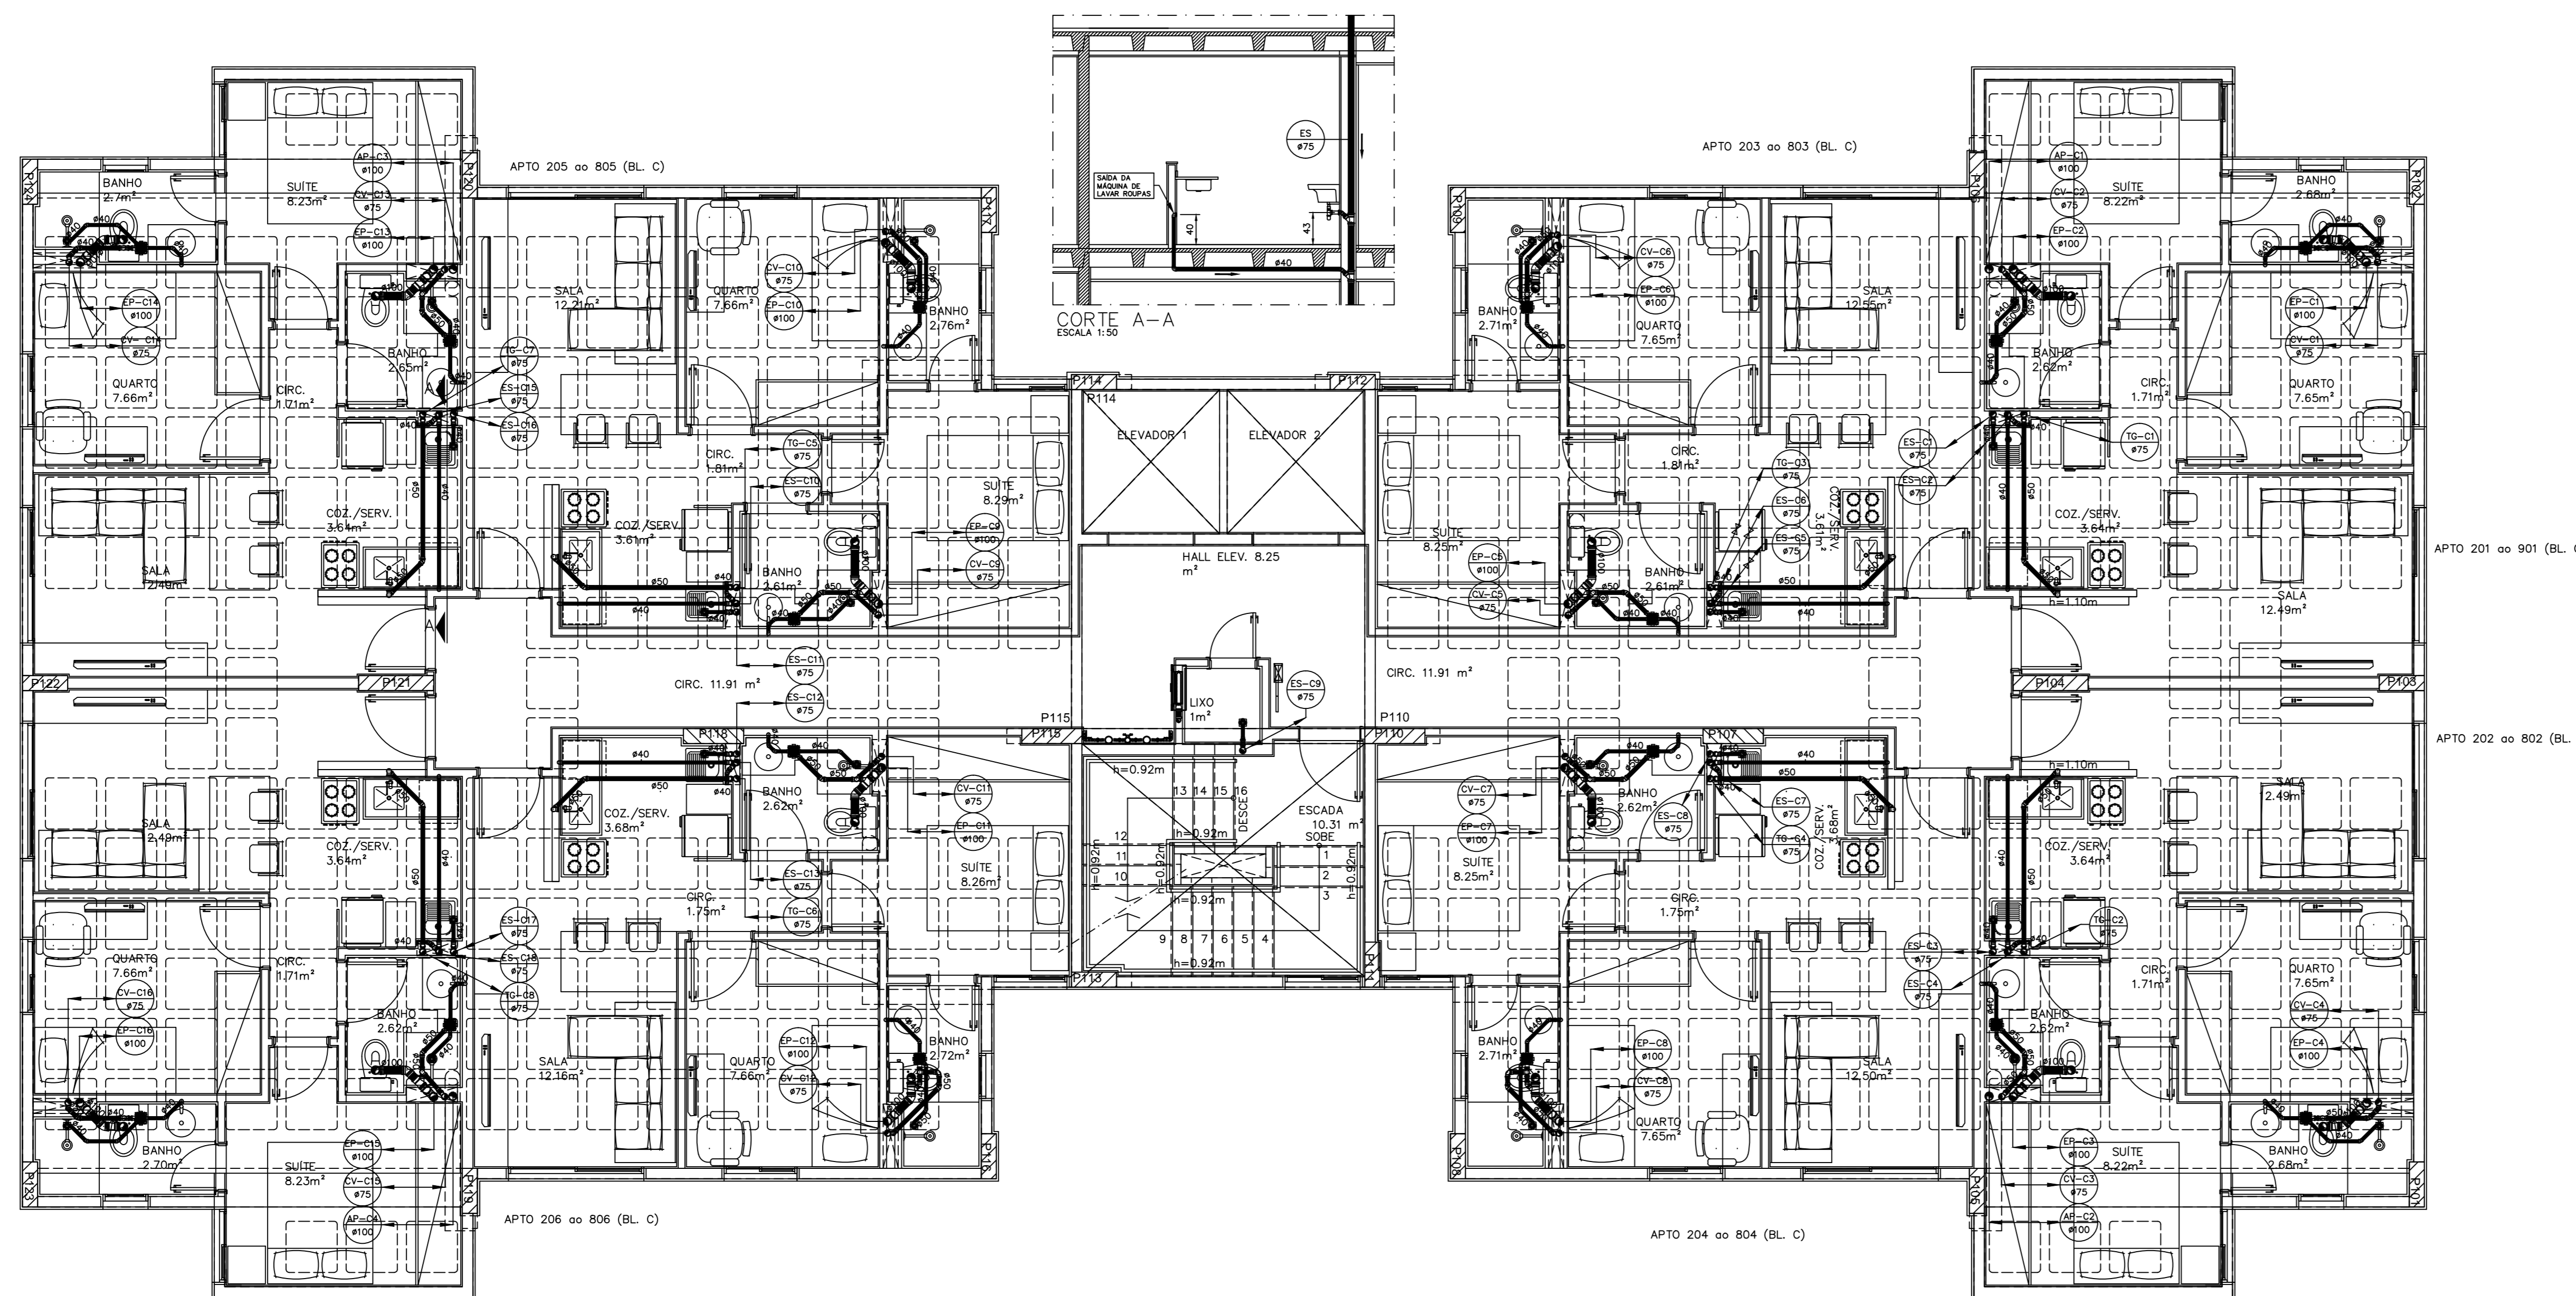


PLANTA BAIXA - COBERTURA BLOCO C
ESCALA 1:50

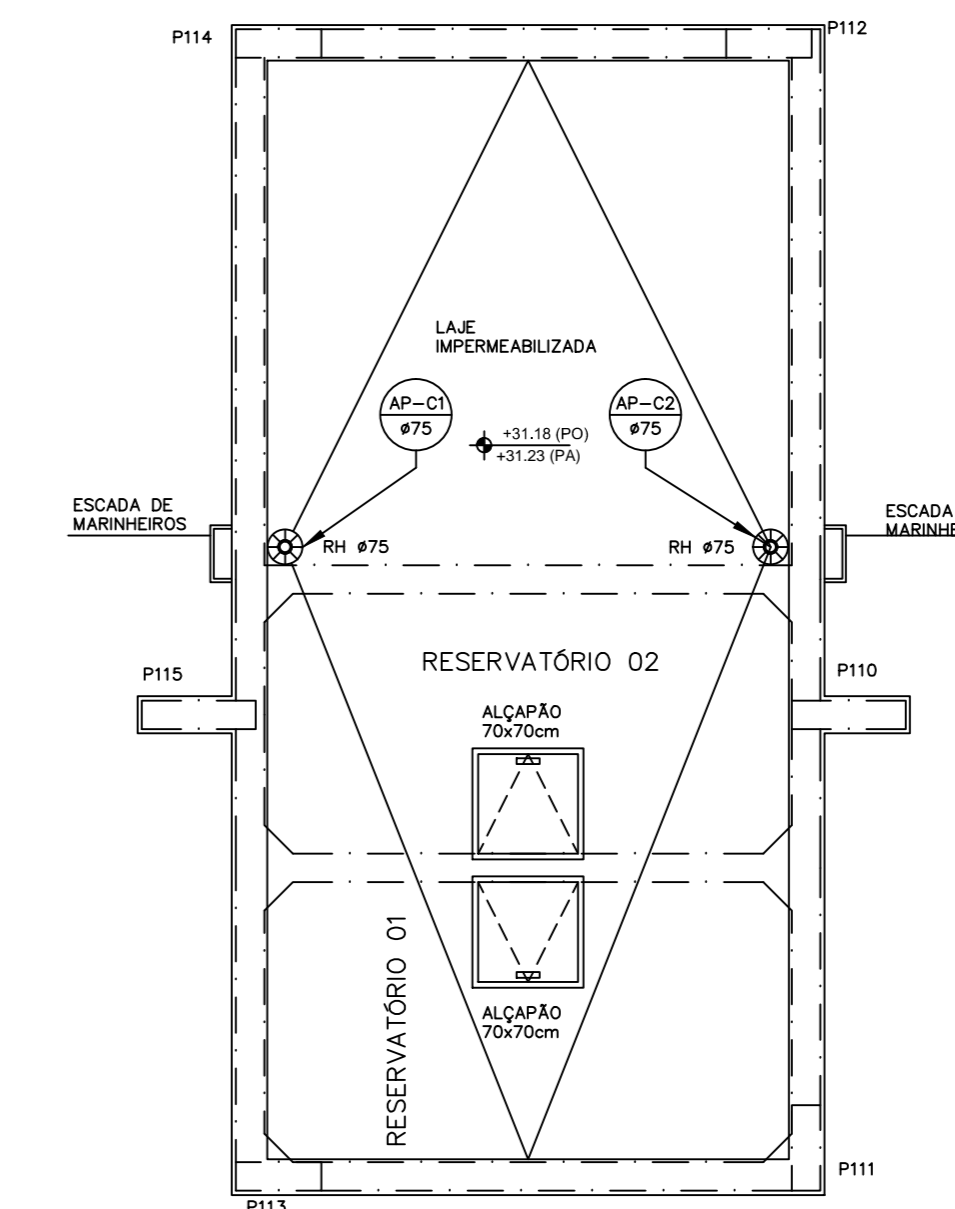

PLANTA BAIXA - 1° AO 8° PAVIMENTO-BLOCO C
ESCALA 1:50

PARA LEGENDAS E NOTAS VIDE DESENHO IHE-01/09

N.º	DATA	MODIFICAÇÕES	N.º VISTO
3	OUT/2014	REVISÃO 3 -PREVISÃO DE + UM PONTO DE ESGOTO PARA MUR	
2	JAN/2014	REVISÃO 2 - INSTALAÇÃO DA MLR SOB A BANCADA DA PIA A PEDIDO DA ARQUITETA GISELE	
1	OUT/2013	REVISÃO 1 - REVISÃO GERAL	
0	SET/2013	EMISSÃO	

P O c h p g t ' R t q l g q u ' t ' g ' k u e n z , g u ' N f c

SUA rua: 3 lot 625 005 bloco C sala 221
e-mail: staffner@ghob.com
Telefone: (61) 3254-5570

SETOR: **CEILANDIA - BRASILIA - DISTRITO FEDERAL**
ENDEREÇO: **QNO 10 - AREA ESPECIAL "D"**
PROPRIETARIO: **LEUVEN INCORPORADORA LTDA**
AUTOR DO PROJETO: **N.TAPFNER PROJETOS DE INSTALACOES LTDA**
RESPONSÁVEL TÉCNICO:

o PROPRIETÁRIO: _____
o AUTOR DO PROJETO: _____ CREA: 4815/D-DF
o RESPONSÁVEL TÉCNICO: _____ CREA: _____

CAESB _____
CREA _____
DR/FO _____

RESENDO: **LEUVEN-CEILANDIA** RESENDO Nº: **IHE-07/09**
PROJETO DE INSTALAÇÕES
INSTALAÇÃO DE ESGOTO E ÁGUA PLUVIAL
PLANTA BAIXA PAVIMENTO TIPO, COBERTURA BLOCO C

RESENDO: **N.TAPFNER** ESCALA: **INDICADA** DATA: **SET/2013** ANOITO: **NT-27-2012-LEUVEN-IHE-07-R032-TIPO-COB-10C**