






RESERVATÓRIOS INFERIORES COM CAPACIDADE PARA 1.000 LITROS DIÂMETRO DE 2,0m, ALTURA DE 1,50m COM FECHAMENTO DE 2,0m

① - BOMBA RECALQUE 380V 60Hz 3.800W/m³
 RPM = 6000/m³
 D = 10.000 l/h
 POTÊNCIA = 7,5 CV
 MODELO = 25-200-1-458

PLANTA BAIXA CAIXAS D'ÁGUA RECALQUE
 ESCALA 1:50

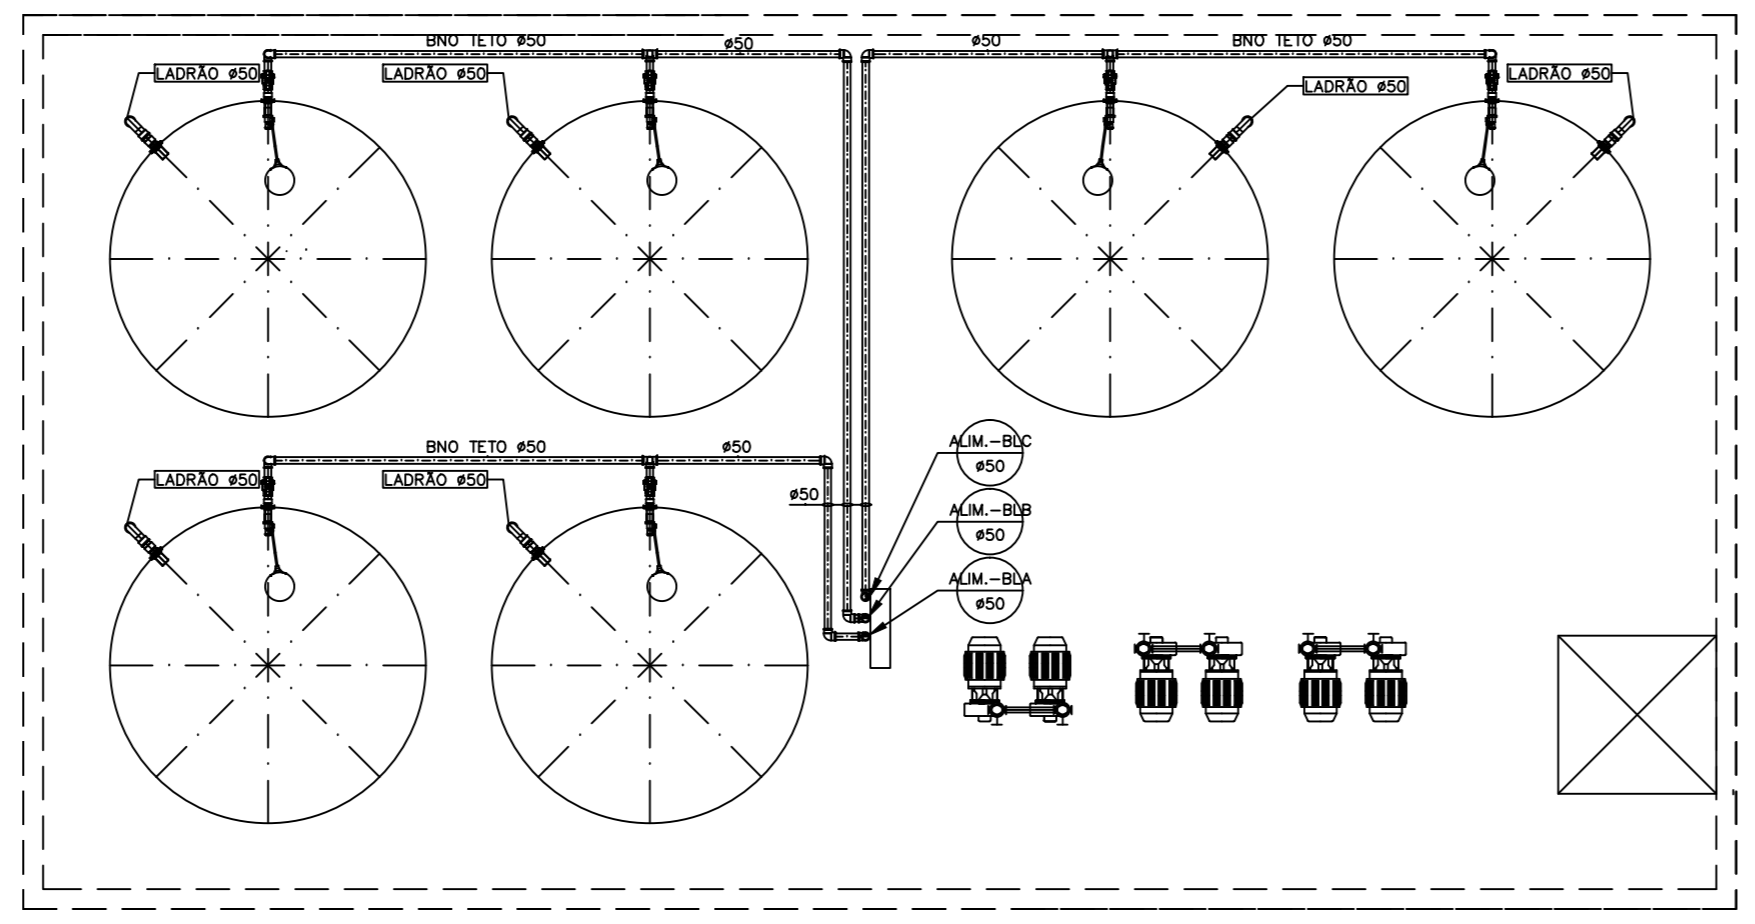

PLANTA BAIXA CAIXAS D'ÁGUA ALIMENTAÇÃO
 ESCALA 1:50

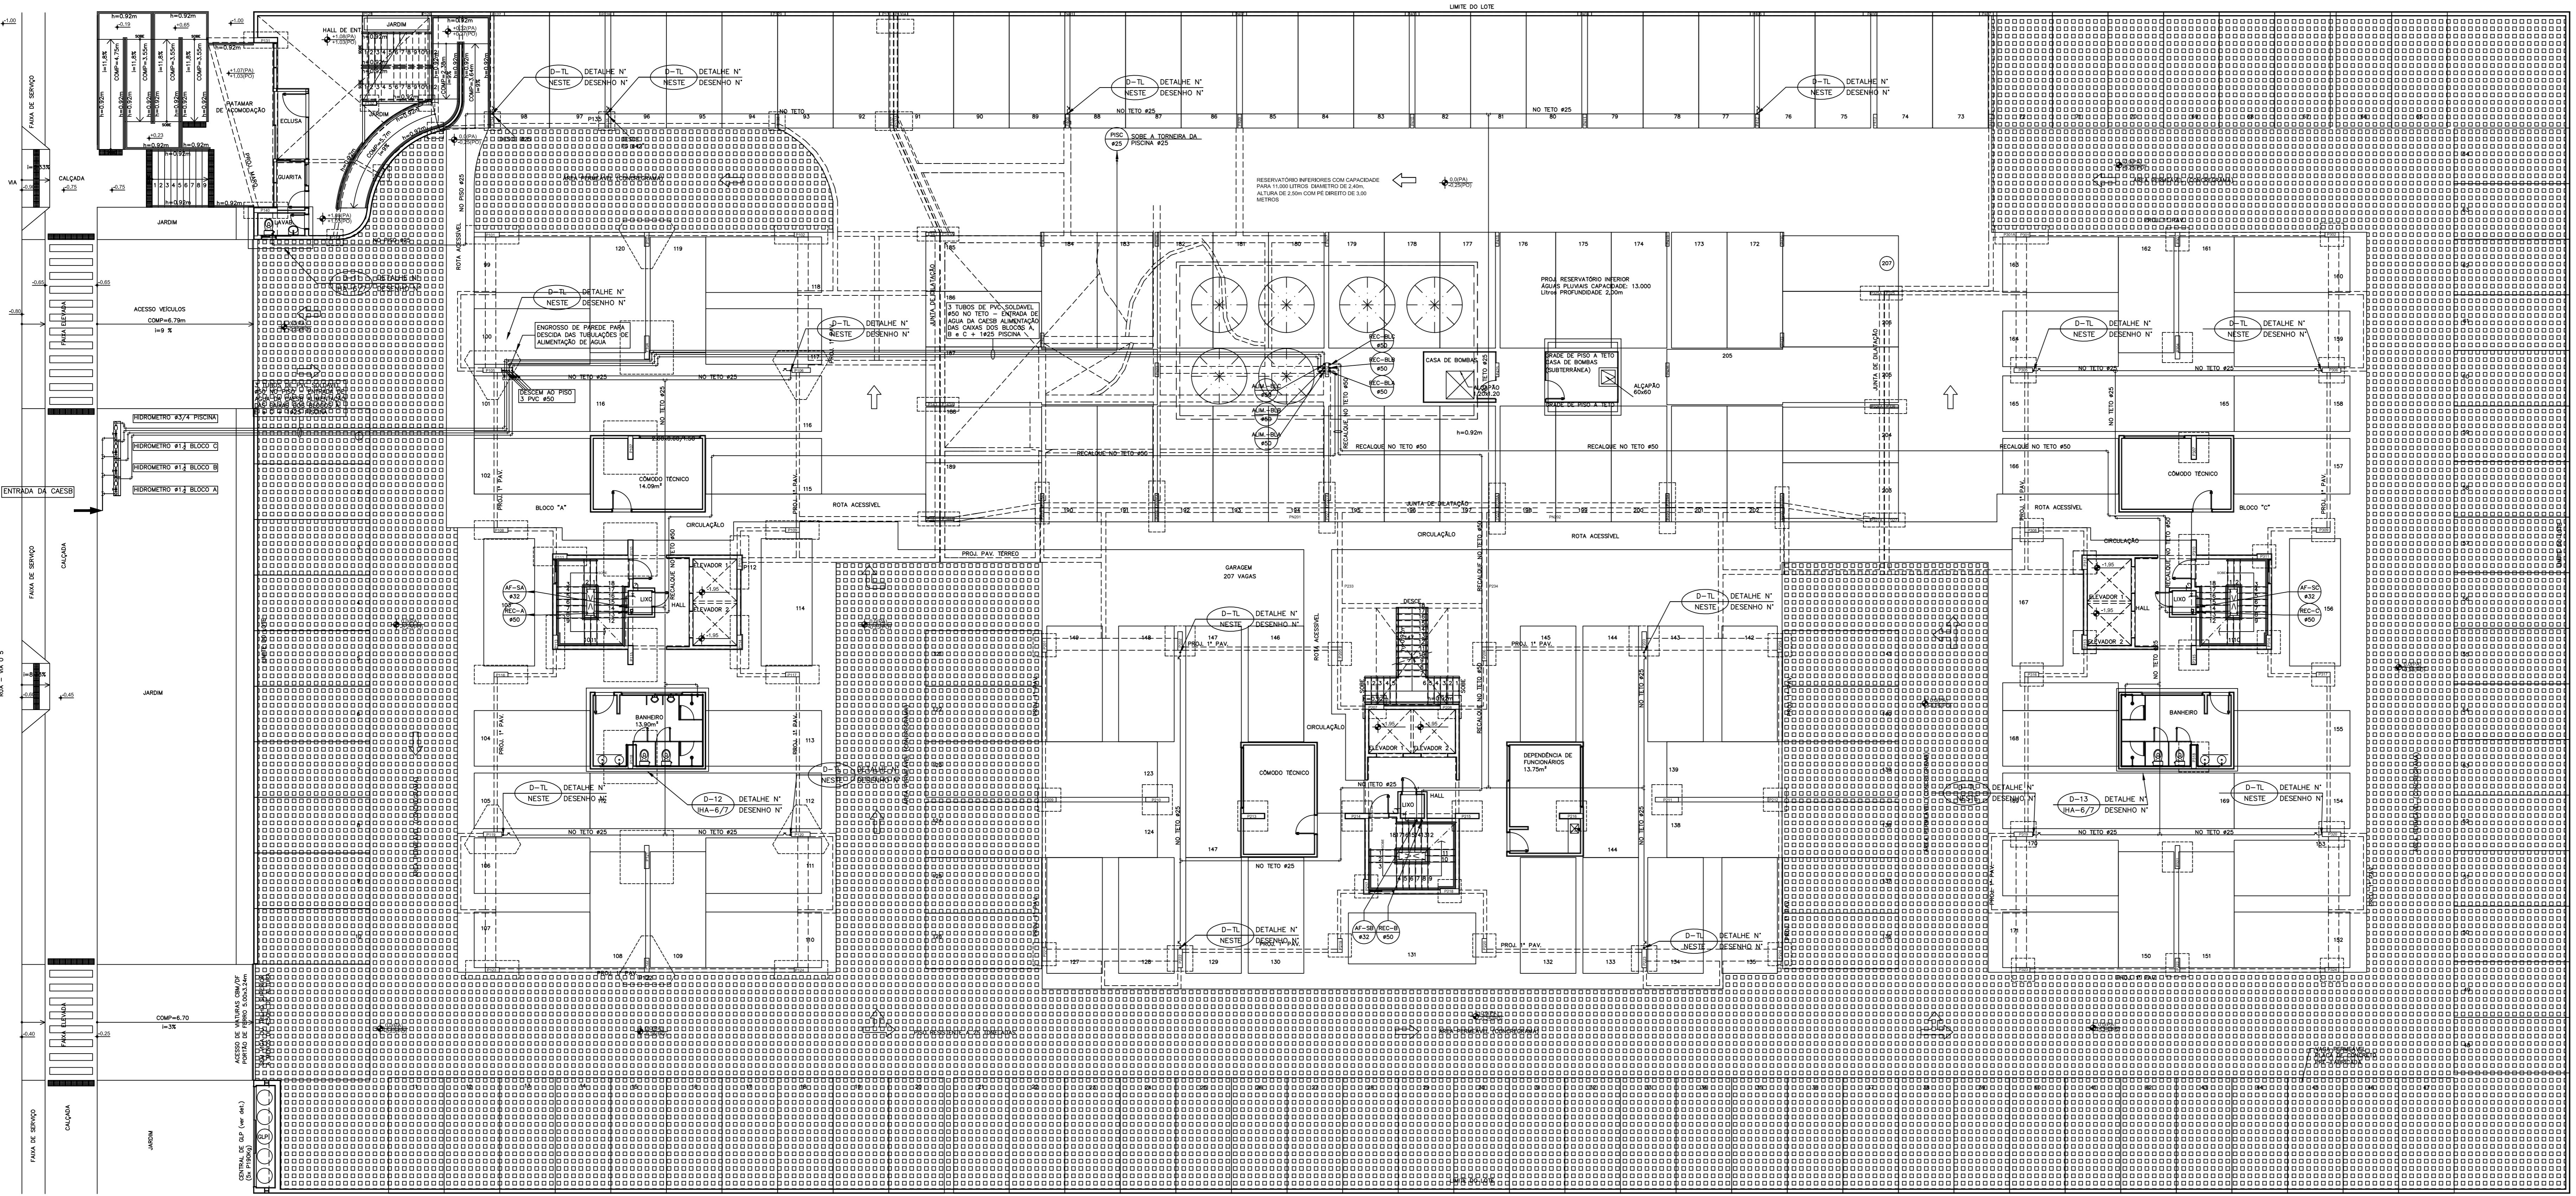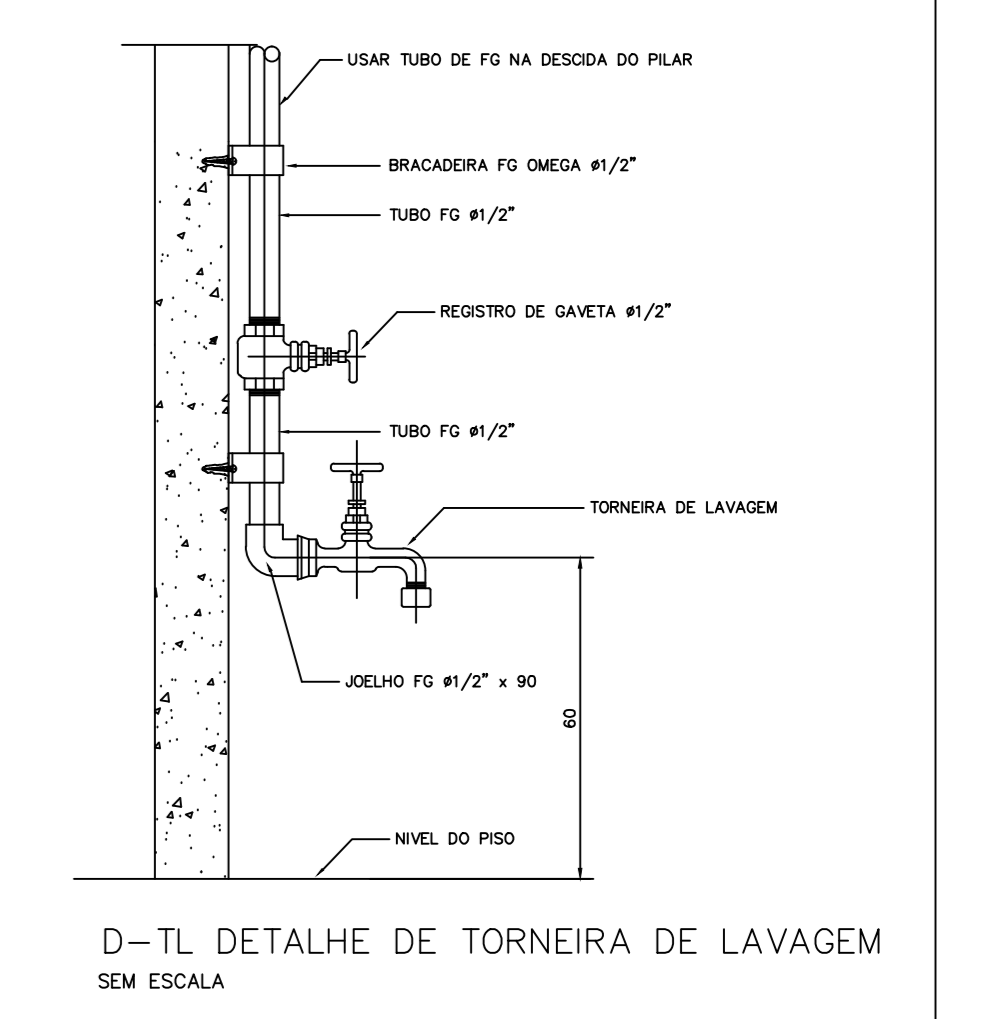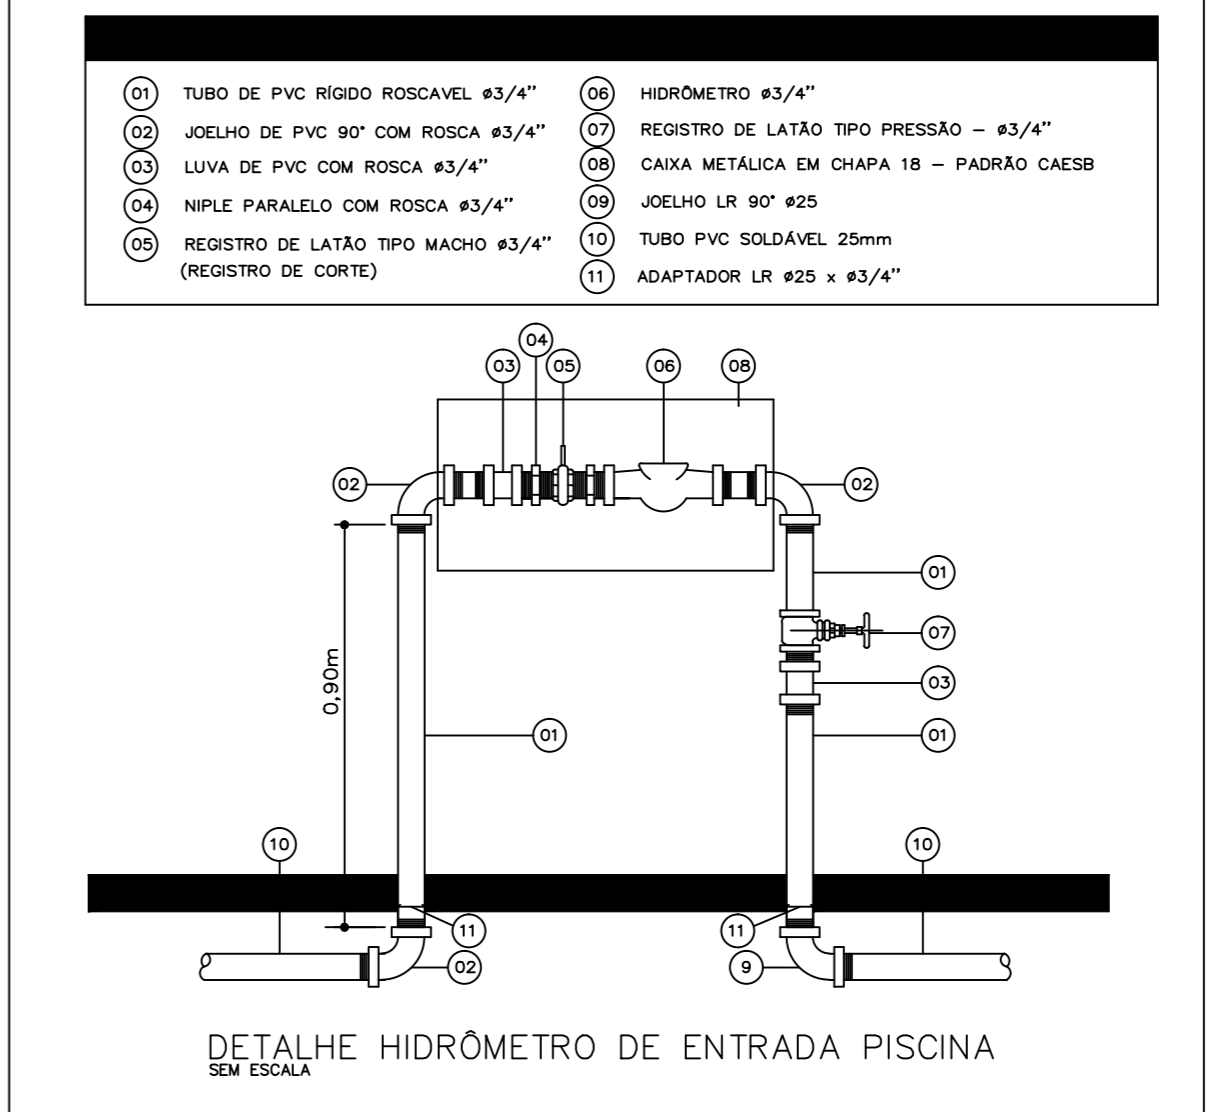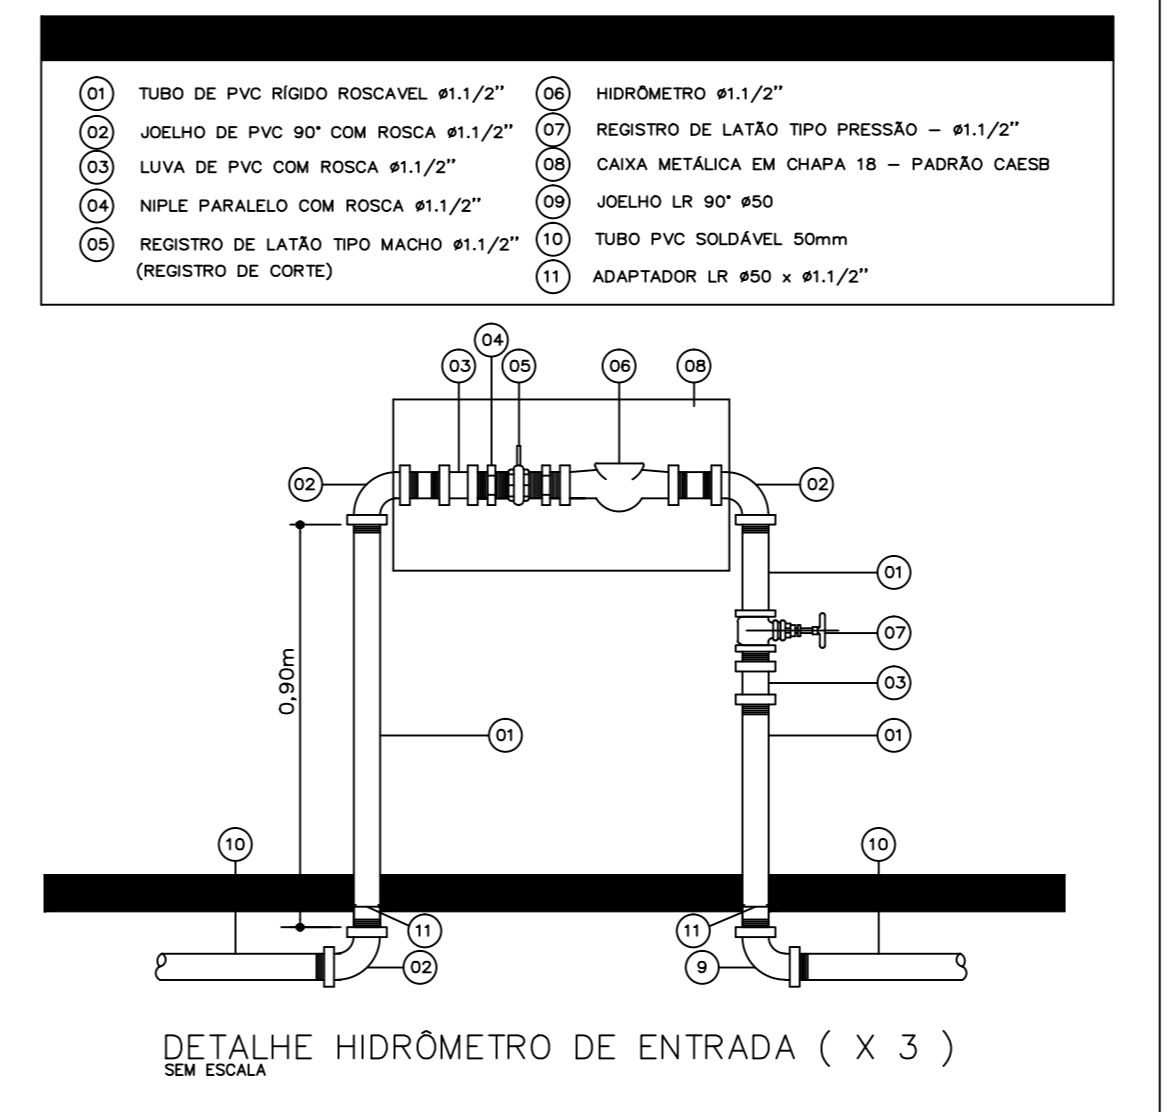

PLANTA BAIXA PAVIMENTO TÉRREO
 ESCALA 1:100

PARA LEGENDAS E NOTAS VIDE DESENHO IHA-01/07

0	SET/2013	EMISSÃO		
N.º	DATA	MODIFICAÇÕES	N.º	VISTO

N.Taffner Projetos de Instalações Ltda
 SIA Sudoeste 3 Lote 625 695 Bloco C sala 221
 e-mail: ntaffner@n.com
 Telefone: (011) 3234-5370

SETOR: **CELILANDIA - BRASÍLIA - DISTRITO FEDERAL**
 ENDEREÇO: **QUA 10 - ÁREA ESPECIAL "P"**
 PROPRIETÁRIO: **LEUVEN INCORPORADORA LTDA**
 AUTOR DO PROJETO: **N.TAFFNER PROJETOS DE INSTALAÇÕES LTDA**
 RESPONSÁVEL TÉCNICO:

	O PROPRIETÁRIO	
	O AUTOR DO PROJETO	CREA 48151/04
	O RESPONSÁVEL TÉCNICO	CREA

CASES	CREA
	DR/FO

LEUVEN - CELILANDIA		DESENHO Nº:
PROJETO DE INSTALAÇÕES		IHA-02/07
INSTALAÇÃO ÁGUA		
PLANTA BAIXA PAVIMENTO TÉRREO		
REVISÃO:	FECHA:	DATA:
N.TAFFNER	INDICADA	JAN/2013
		PROJETO: 15-22-012-LEUVEN-IHA-02-R0-TERRAO