



DETALHE-01  
ESCALA 1:50

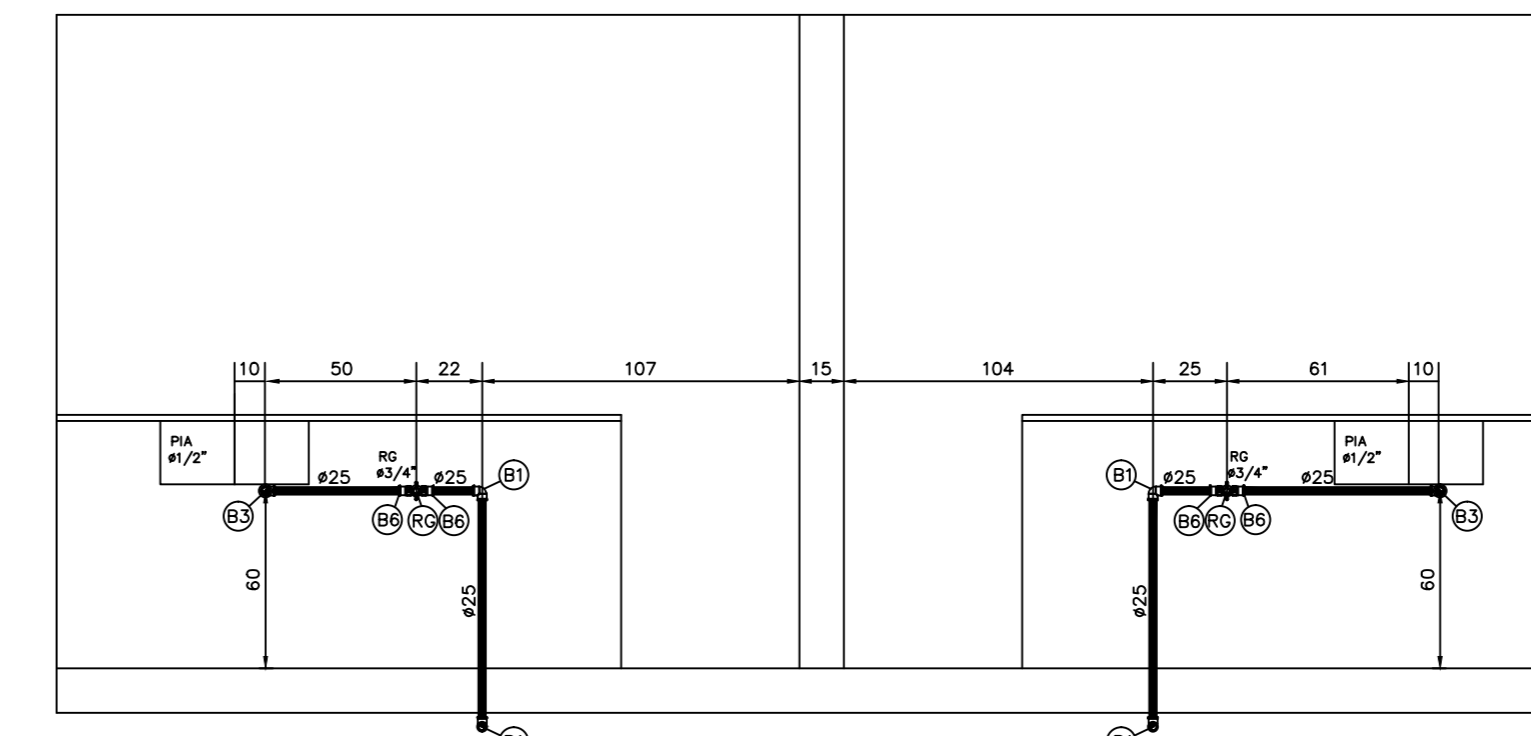

VISTA-1  
ESCALA 1:25

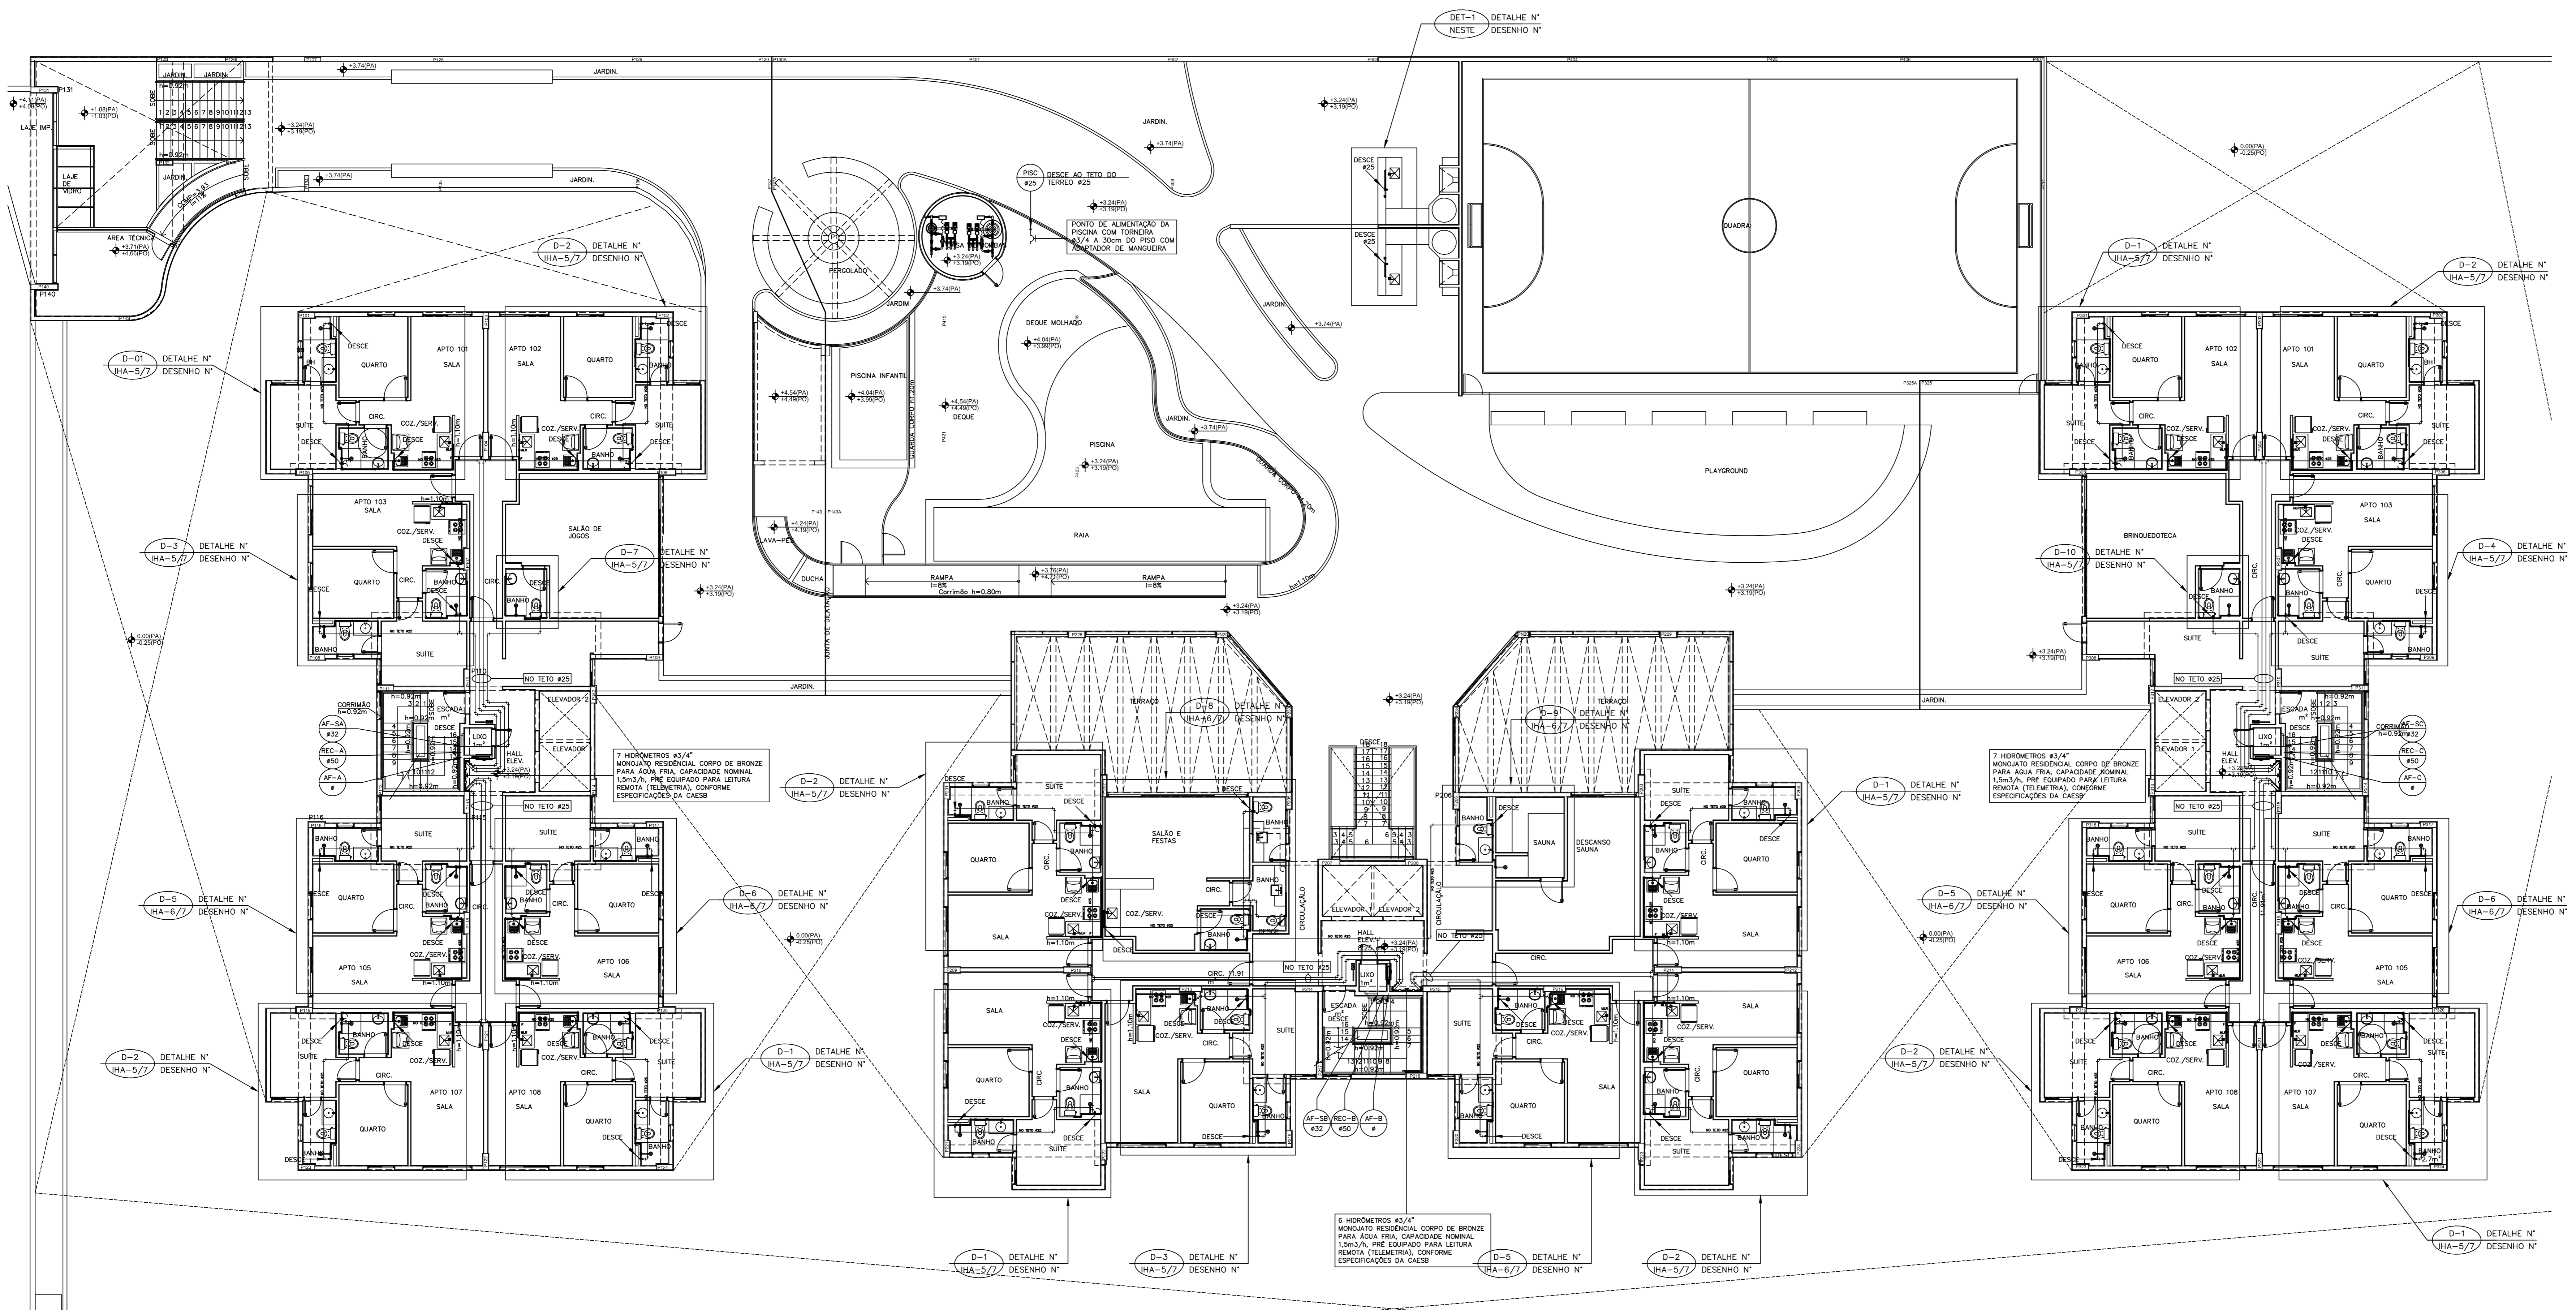

PARA LEGENDAS E NOTAS VIDE DESENHO IHA-01/07

N.º	DATA	MODIFICAÇÕES	N.º	VISTO
2	SET/2014	REVISÃO 2 ATENDENDO SOLICITAÇÃO DA CAESB PASSANDO		
1	JAN/2014	REVISÃO 1 - INSTALAÇÃO DA MLR SOB A BANCADA DA PIA		
0	SET/2013	EMISSÃO		

**N.Taffner Projetos de Instalações Ltda**  
 SIA trecho 3 lote 635/695 Marco C sala 221  
 e-mail: ntaffner@iglobo.com  
 Telefone (61) 3234-5570

SETOR:	CEILANDIA - BRASILIA - DISTRITO FEDERAL
ENDEREÇO:	QNO 10 - ÁREA ESPECIAL "P"
PROPRIETÁRIO:	LEUVEN INCORPORADORA LTDA
AUTOR DO PROJETO:	N.TAFFNER PROJETOS DE INSTALAÇÕES LTDA
RESPONSÁVEL TÉCNICO:	
PROPRIETÁRIO:	
AUTOR DO PROJETO:	CREA: 4815/D-07
RESPONSÁVEL TÉCNICO:	CREA:

CAESB	CREA	DR/FO
<b>LEUVEN-CEILANDIA</b>		
PROJETO DE INSTALAÇÕES		DESENHO Nº: <b>IHA-03/07</b>
INSTALAÇÃO ÁGUA		
PLANTA BAIXA 1º PAVIMENTO - LAZER		