




PLANTA BAIXA PAVIMENTO COBERTURA A
ESCALA 1:50

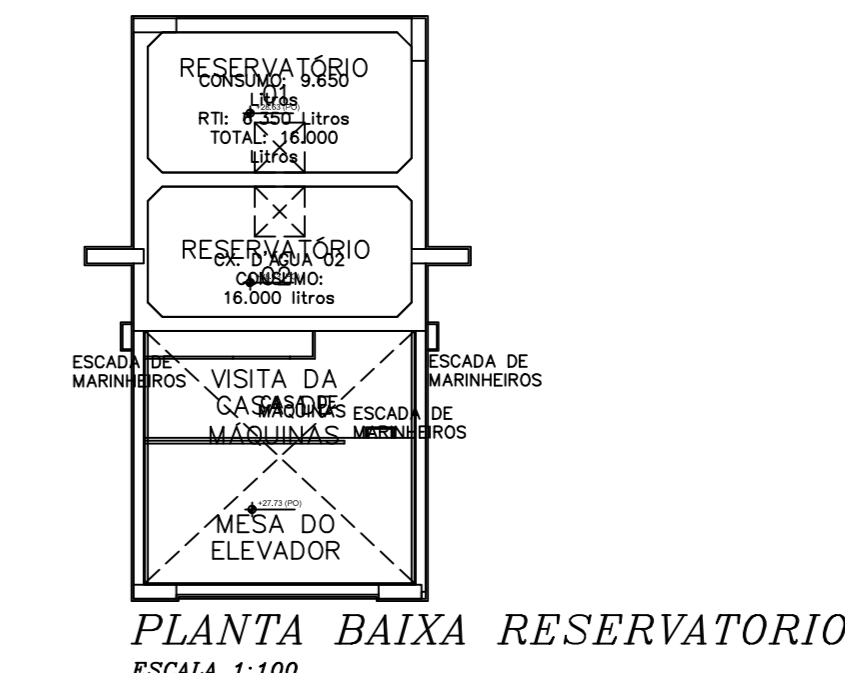

PLANTA BAIXA RESERVATÓRIO
ESCALA 1:100

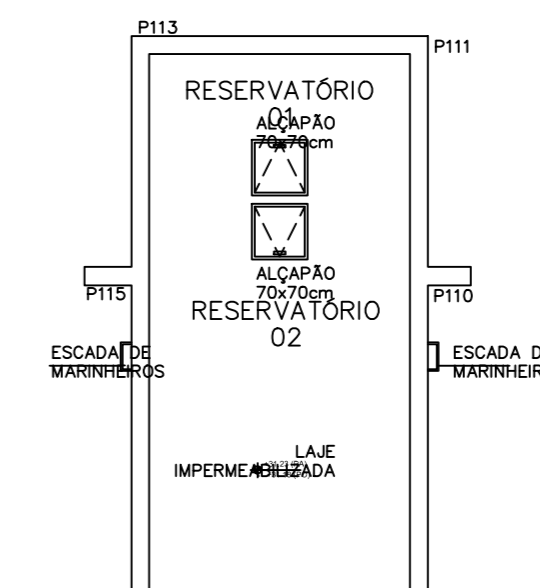

PLANTA BAIXA CX. D'AGUA
ESCALA 1:100

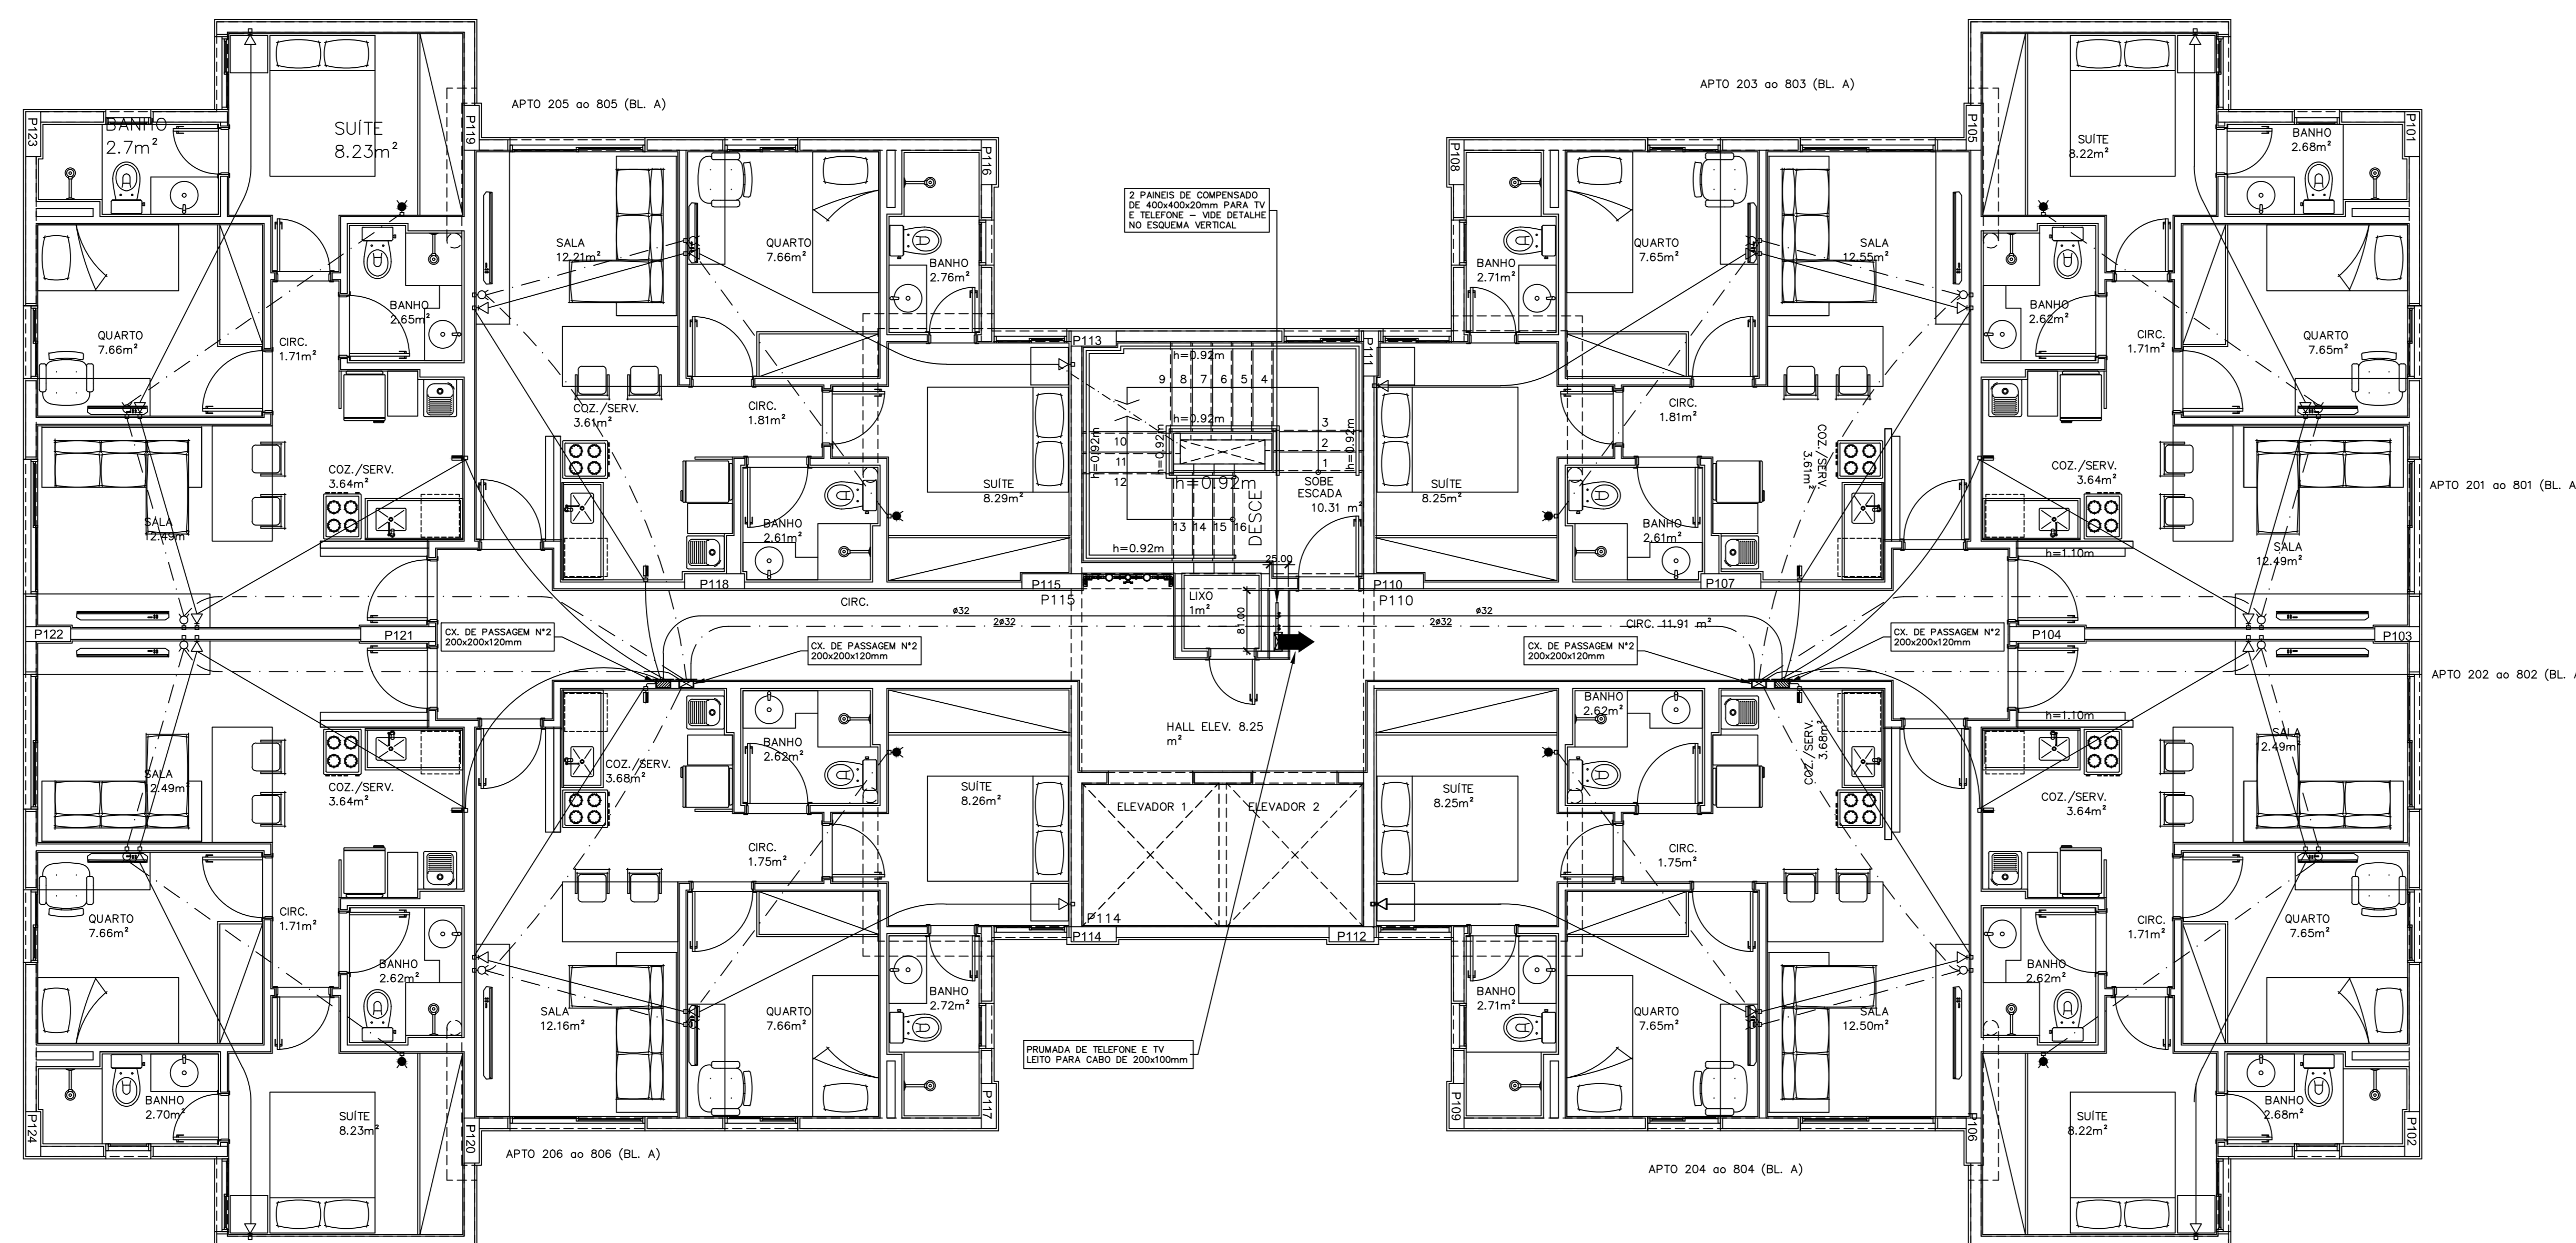

PLANTA BAIXA PAVIMENTO TIPO BLOCO A
ESCALA 1:50

PARA LEGENDAS E NOTAS VIDE DESENHO ITE-01/07

N.º	DATA	MODIFICAÇÕES	N.º	VISTO
1	JAN/2014	REVISÃO 1 - ALTERAÇÕES EM PONTOS DE TOMADAS, CONFORME EMAIL ENVIADO NO DIA 22-01-2014 PELA PORTO ENGENHARIA		
0	DEZ/2012	EMISSÃO		

N.Taffner Projetos de Instalações Ltda

S/A Trecho 3 lote 625/695 bloco C sala 221
e-mail: staffner@gbloco.com
Telefone (61) 3234-5570

SETOR: CEILÂNDIA - BRASÍLIA - DISTRITO FEDERAL
ENDEREÇO: QNO 10 - ÁREA ESPECIAL "P"
PROPRIETÁRIO: LEUVEN INCORPORADORA LTDA
AUTOR DO PROJETO: N.TAFFNER PROJETOS DE INSTALAÇÕES LTDA
RESPONSÁVEL TÉCNICO:

O PROPRIETÁRIO

O AUTOR DO PROJETO: CREA: 6647/D-DF

O RESPONSÁVEL TÉCNICO: CREA:

O/BT

CREA

DRLFO

LEUVEN-CEILÂNDIA
PROJETO DE INSTALAÇÕES
INSTALAÇÃO DE TELEFONE TV
PLANTA BAIXA PAVIMENTO TIPO, COBERTURA BLOCO A

REVISOR: N.TAFFNER ESCALA: INDICADA DATA: SET/2013 ANEXO: NT-25-2012-LEUVEN-ITE-05-R1-TIPO-COB-BLA