




PLANTA BAIXA PAVIMENTO COBERTURA B  
ESCALA 1:50

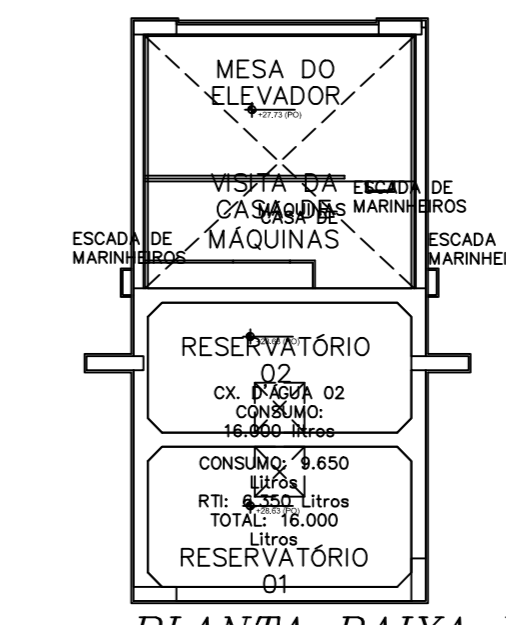

PLANTA BAIXA RESERVATORIO  
ESCALA 1:100

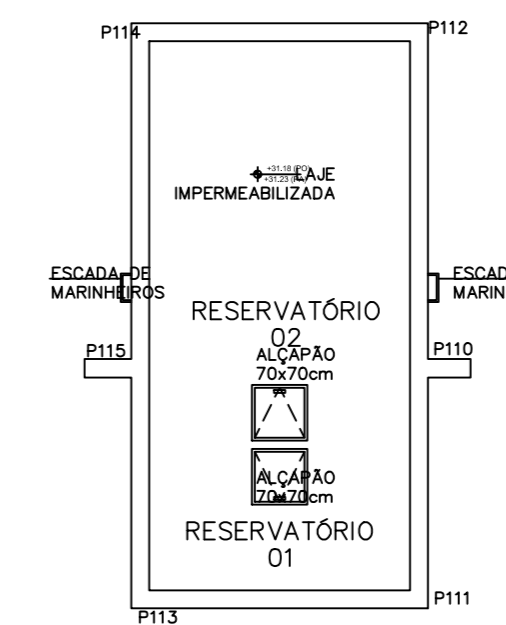

PLANTA BAIXA CX. D'ÁGUA  
ESCALA 1:100

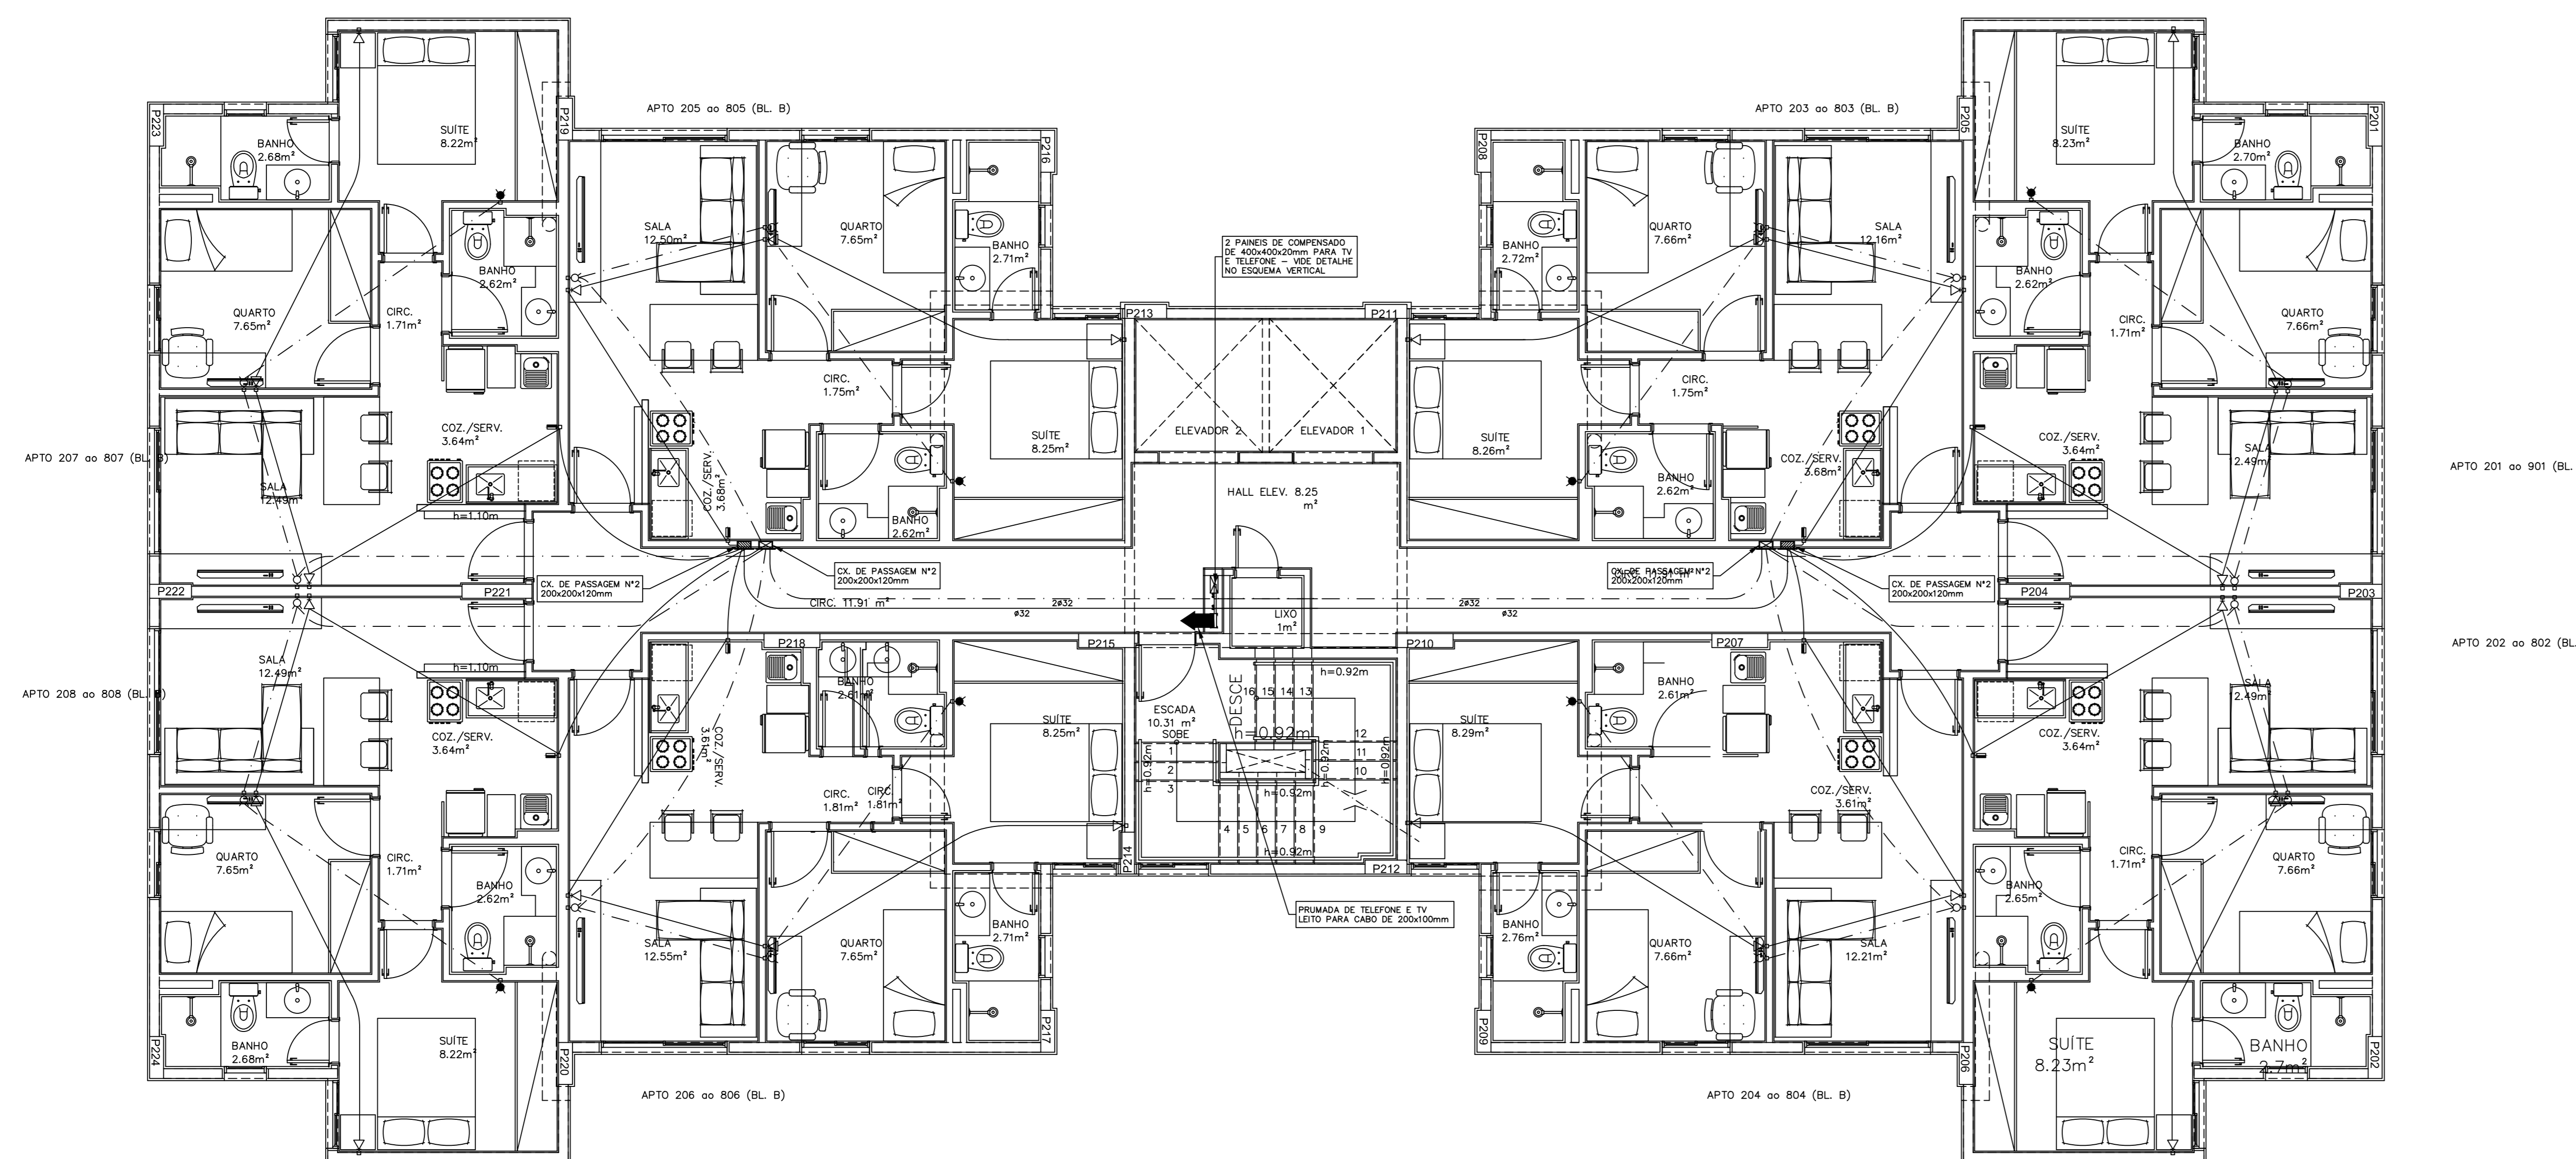

PLANTA BAIXA PAVIMENTO TIPO BLOCO B  
ESCALA 1:50

PARA LEGENDAS E NOTAS VIDE DESENHO ITE-01/07

N.º	DATA	MODIFICAÇÕES	N.º	VISTO
1	JAN/2014	REVISÃO 1 - ALTERAÇÕES EM PONTOS DE TOMADAS, CONFORME EMAIL ENVIADO NO DIA 22-01-2014 PELA PORTO ENGENHARIA		
0	DEZ/2012	EMISSÃO		

**N.Taffner Projetos de Instalações Ltda**

SUA rua 3 Jato 625 695 bloco C sala 221  
e-mail: staffner@gblobo.com  
Telefone (61) 3234-5570

SETOR: CEILÂNDIA - BRASÍLIA - DISTRITO FEDERAL  
ENDEREÇO: QVO 10 - ÁREA ESPECIAL "P"  
PROPRIETÁRIO: LEUVEN INCORPORADORA LTDA  
AUTOR DO PROJETO: N.TAFFNER PROJETOS DE INSTALAÇÕES LTDA  
RESPONSÁVEL TÉCNICO:

PROPRIETÁRIO: \_\_\_\_\_  
AUTOR DO PROJETO: \_\_\_\_\_ CREA: 6647/D-DF  
RESPONSÁVEL TÉCNICO: \_\_\_\_\_ CREA: \_\_\_\_\_

CREA: \_\_\_\_\_  
DRLFO: \_\_\_\_\_

LEUVEN-CEILÂNDIA  
PROJETO DE INSTALAÇÕES  
INSTALAÇÃO DE TELEFONE E TV  
PLANTA BAIXA PAVIMENTO TIPO, COBERTURA BLOCO B

REVISÃO: N.TAFFNER ESCALA: INDICADA DATA: SET/2013 ANEXO: NT-25-2012-LEUVEN-ITE-06-R1-TIPO-COB-BLA