




PLANTA BAIXA PAVIMENTO COBERTURA C  
ESCALA 1:50

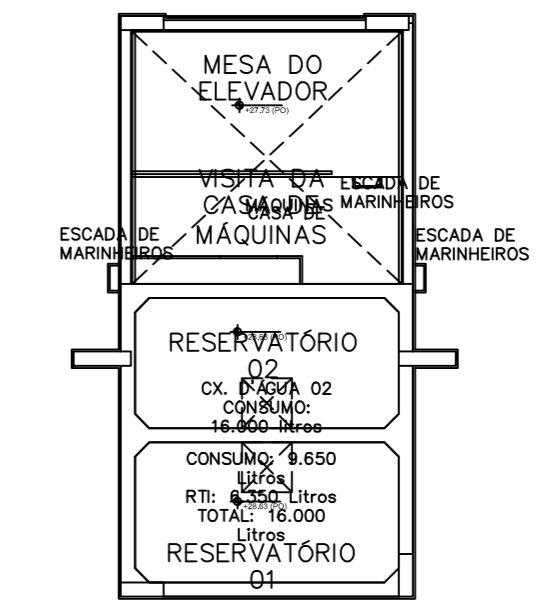

PLANTA BAIXA RESERVATORIO  
ESCALA 1:100

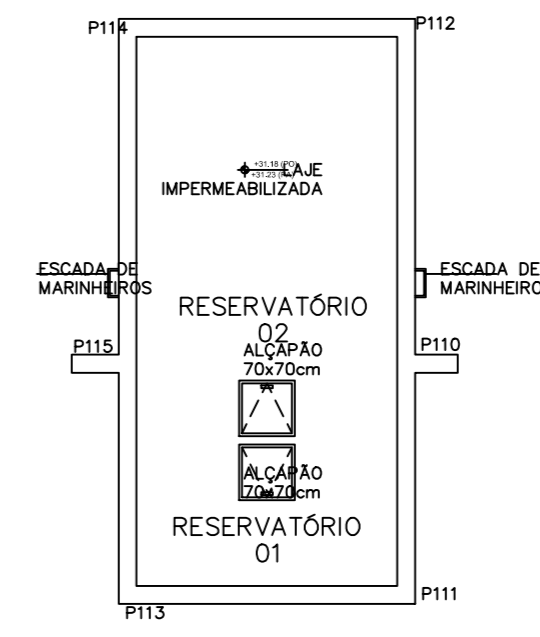

PLANTA BAIXA CX. D'AGUA  
ESCALA 1:100

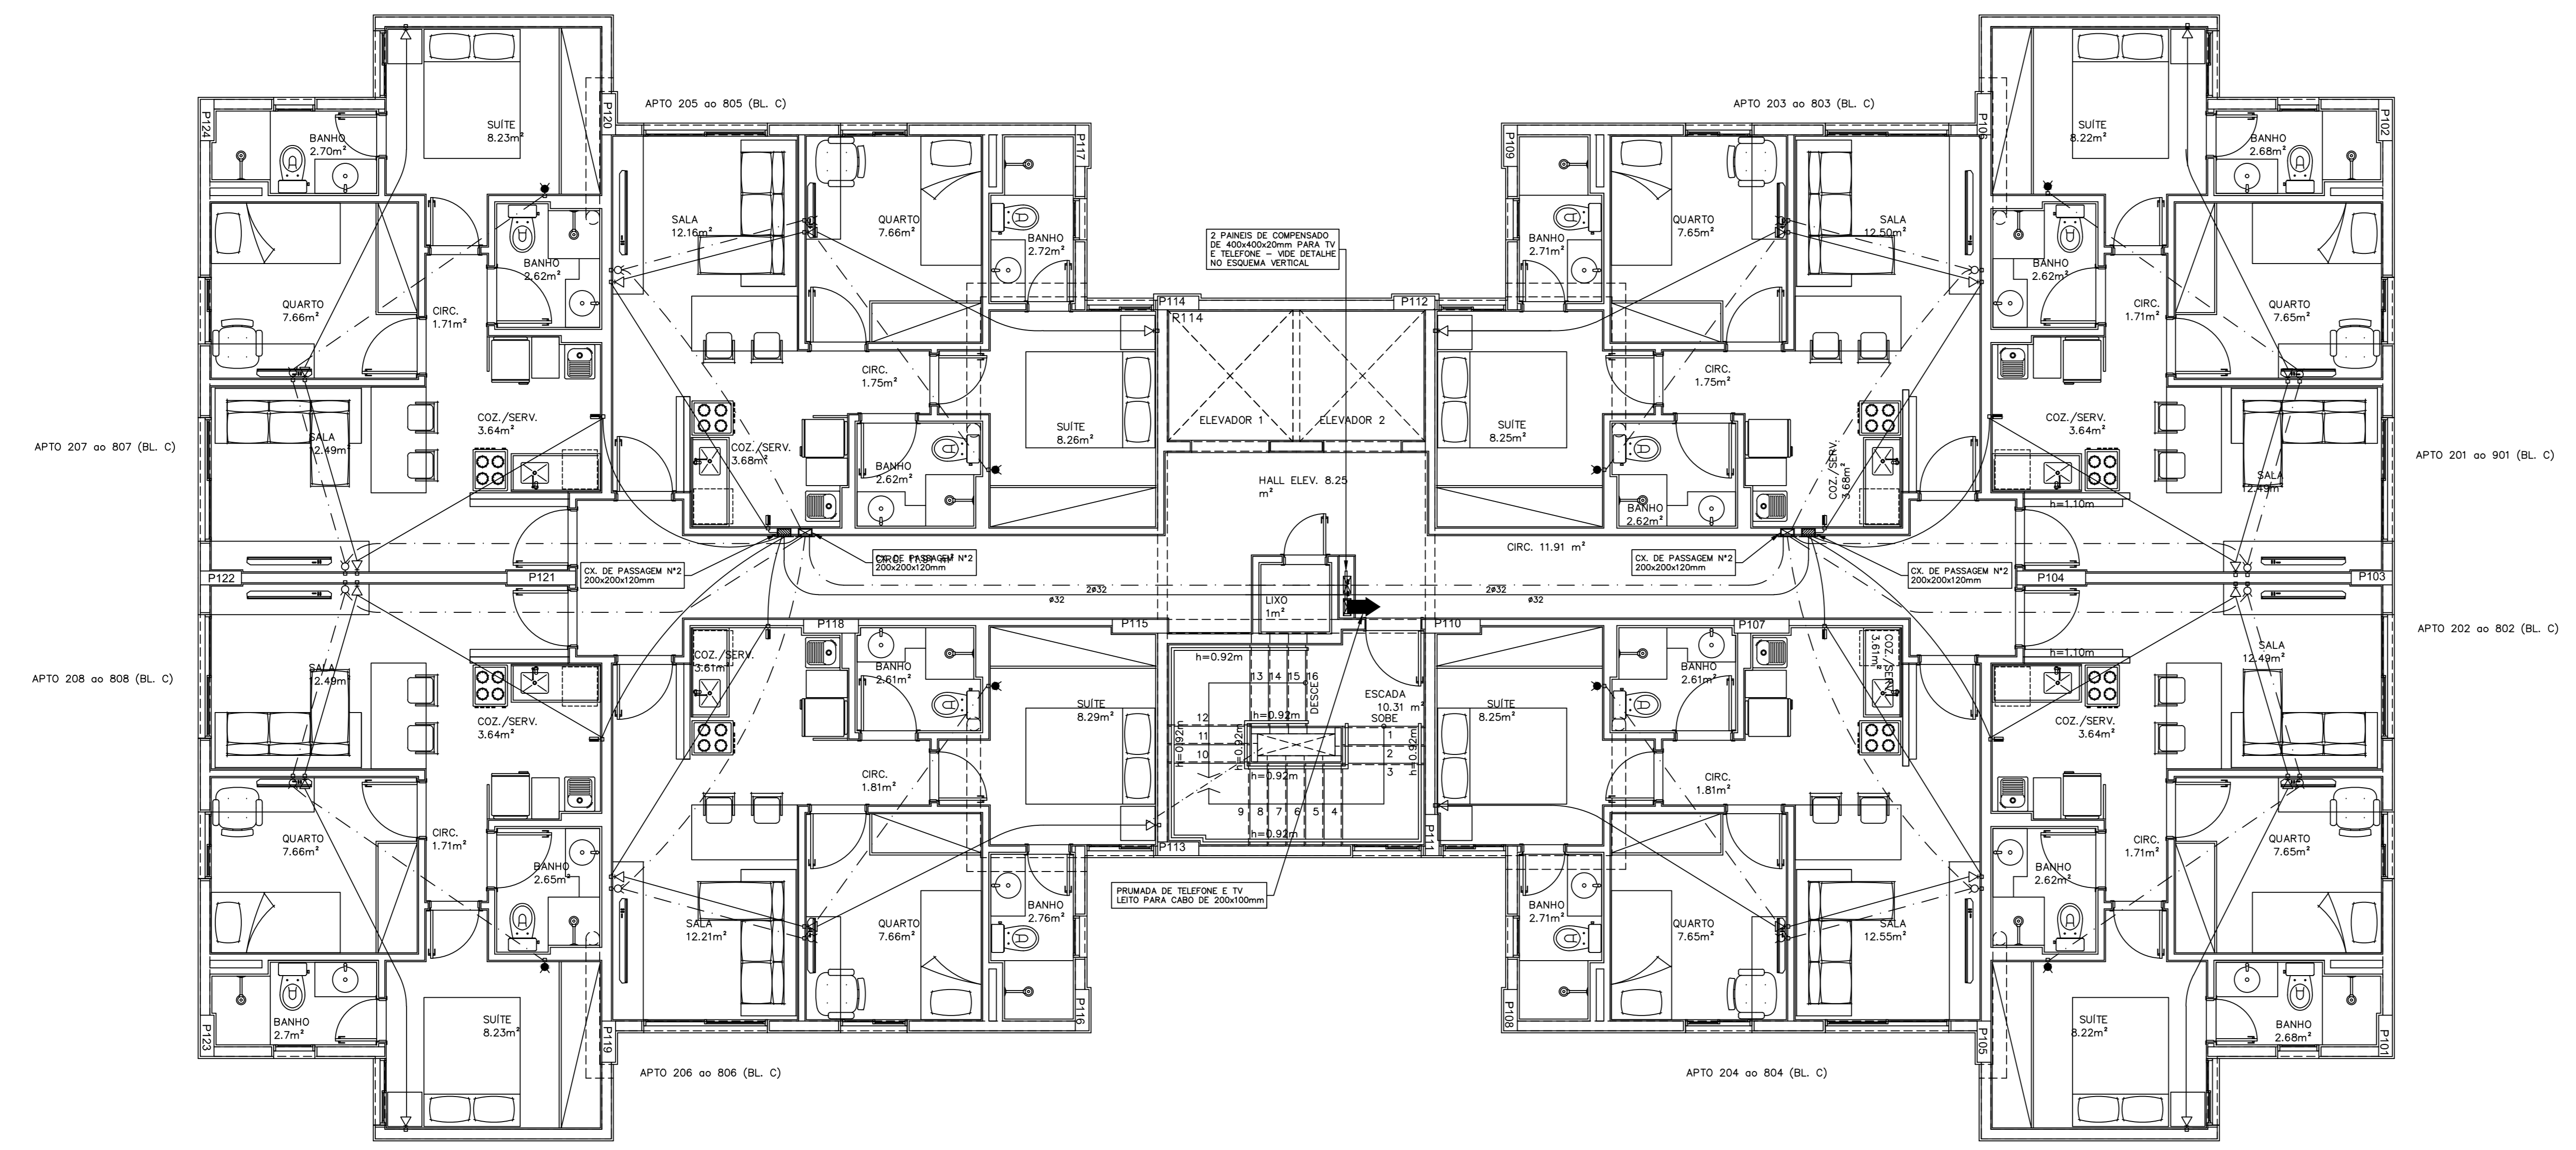

PLANTA BAIXA PAVIMENTO TIPO BLOCO C  
ESCALA 1:50

PARA LEGENDAS E NOTAS VIDE DESENHO ITE-01/07

N.º	DATA	MODIFICAÇÕES	N.º VISTO
1	JAN/2014	REVISÃO 1 - ALTERAÇÕES EM PONTOS DE TOMADAS, CONFORME EMAIL ENVIADO NO DIA 22-01-2014 PELA PORTO ENGENHARIA	
0	DEZ/2012	EMISSÃO	

**N.Taffner Projetos de Instalações Ltda**

SUA rua 3 lote 625/695 bloco C sala 221  
e-mail: staffner@gblo.com  
Telefone (61) 3234-5570

SETOR: CEILANDIA - BRASILIA - DISTRITO FEDERAL  
ENDEREÇO: QNO 10 - AREA ESPECIAL "D"  
PROPRIETARIO: LEUVEN INCORPORADORA LTDA  
AUTOR DO PROJETO: N.TAFFNER PROJETOS DE INSTALAÇÕES LTDA  
RESPONSÁVEL TÉCNICO:

PROPRIETARIO:  
AUTOR DO PROJETO: CREA: 6647/D-DF  
RESPONSÁVEL TÉCNICO: CREA:

CREA:  
DRLFO

REVISÃO Nº: ITE-07/07  
LEUVEN-CEILANDIA  
PROJETO DE INSTALAÇÕES

INSTALAÇÃO DE TELEFONE TV  
PLANTA BAIXA PAVIMENTO TIPO, COBERTURA BLOCO C

PROJETO: N.TAFFNER  
ESCALA: INDICADA  
DATA: SET/2013  
AUTOR: N.T-26-2012-LEUVEN-ITE-07-R1-TIPO-COB-BLC